


COMUNE DI FRANCAVILLA FONTANA
PROVINCIA DI BRINDISI
Cont. n° 16978
Fabbricato
Località :
PESCHIERA

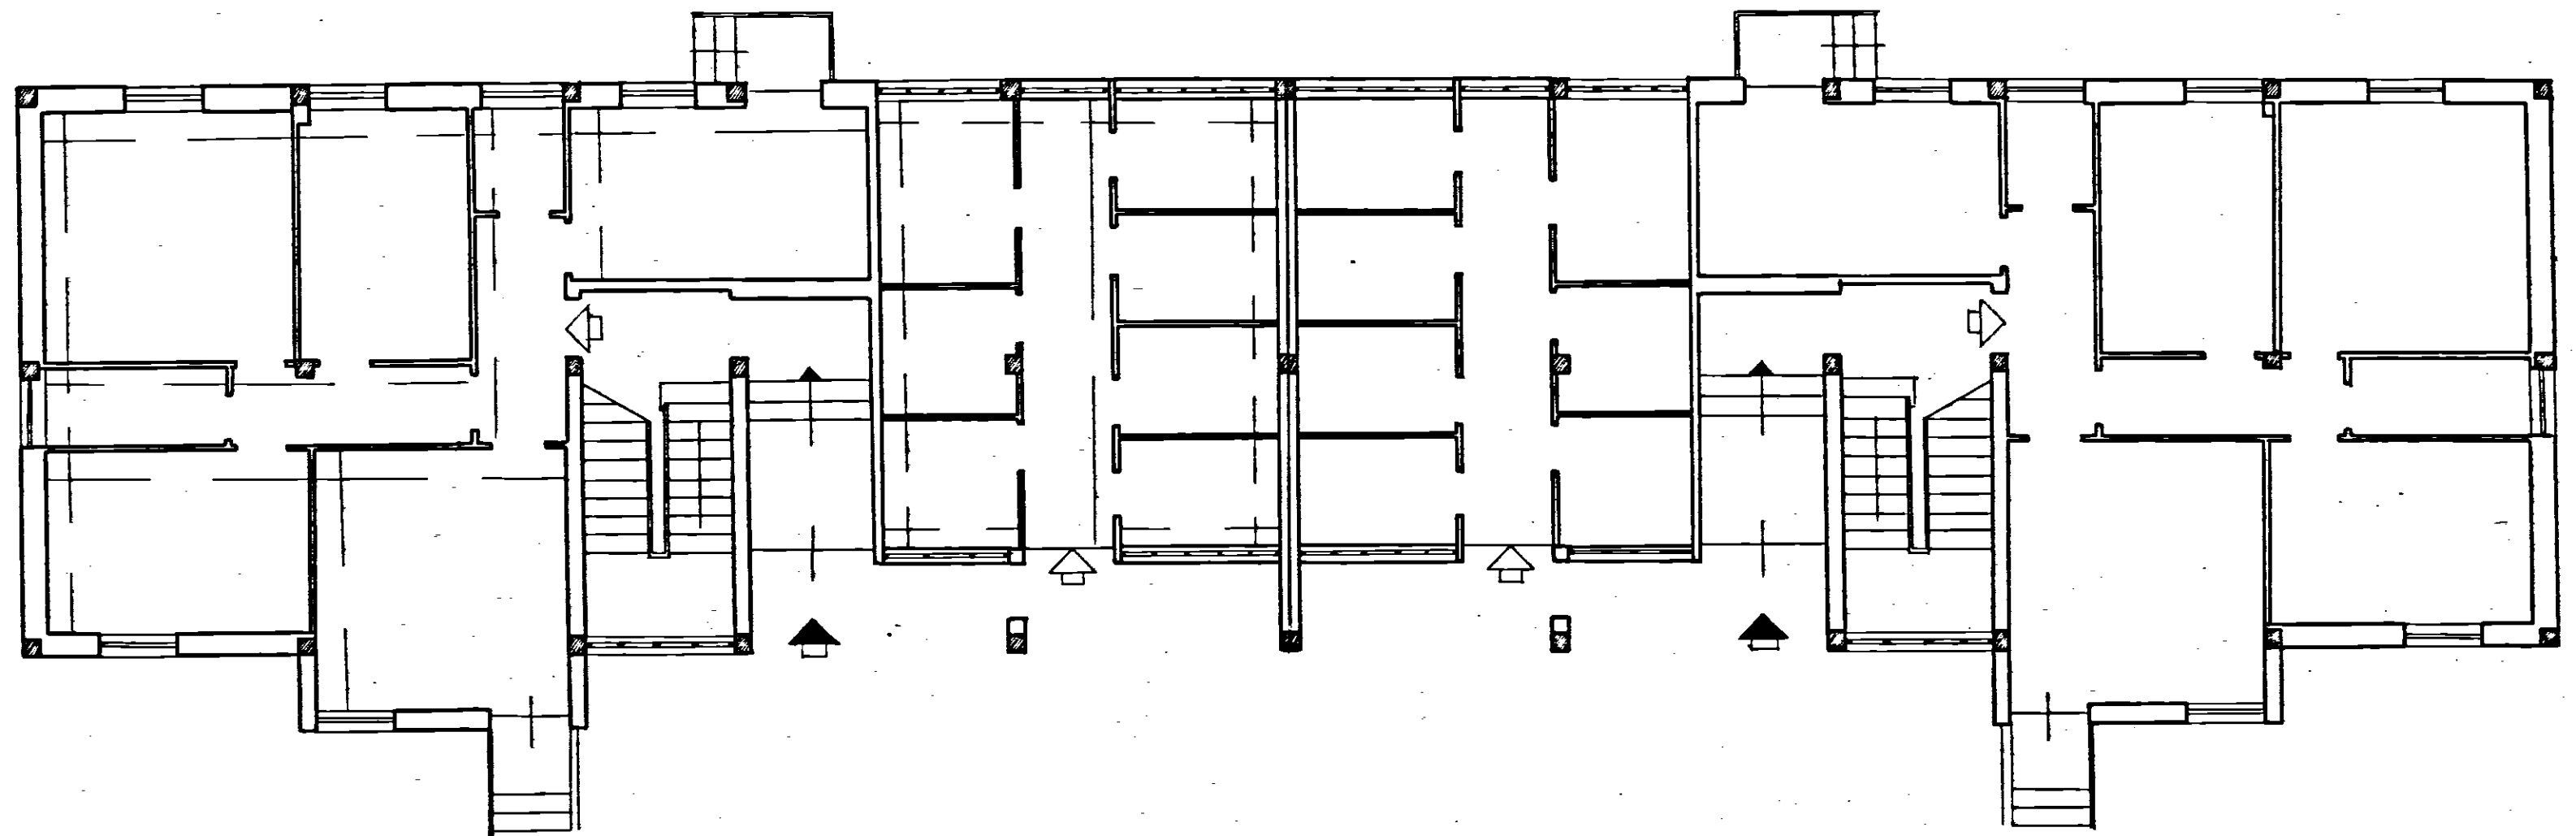

PIANTA PIANO TERRA

Data della compilazione Agosto 1969

Scala 1:100