

COMUNE DI BRINDISI

COMMITTENTE: ISTITUTO AUTONOMO PER LE CASE POPOLARI
DELLA PROVINCIA DI BRINDISI

DATA
Febr. '87
AGG.

OGGETTO:
Adeguamento alla normativa antincendio della
Centrale Termica dell'edificio sito in Brindisi
alla Via Trasimeno, lotto 69, rione Perrino.


TAVOLA

3


ELABORATO: Pianta - Sezione - Prospetto
Centrale Termica

SCALA
1:50


STUDIO TECNICO
Dott. Ing. Francesco LUBRANO L.
Via Imperatore Augusto, 86
BRINDISI

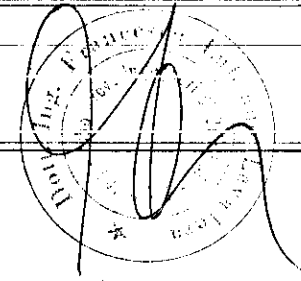

CENTRALE TERMICA VIA TRASIMENO

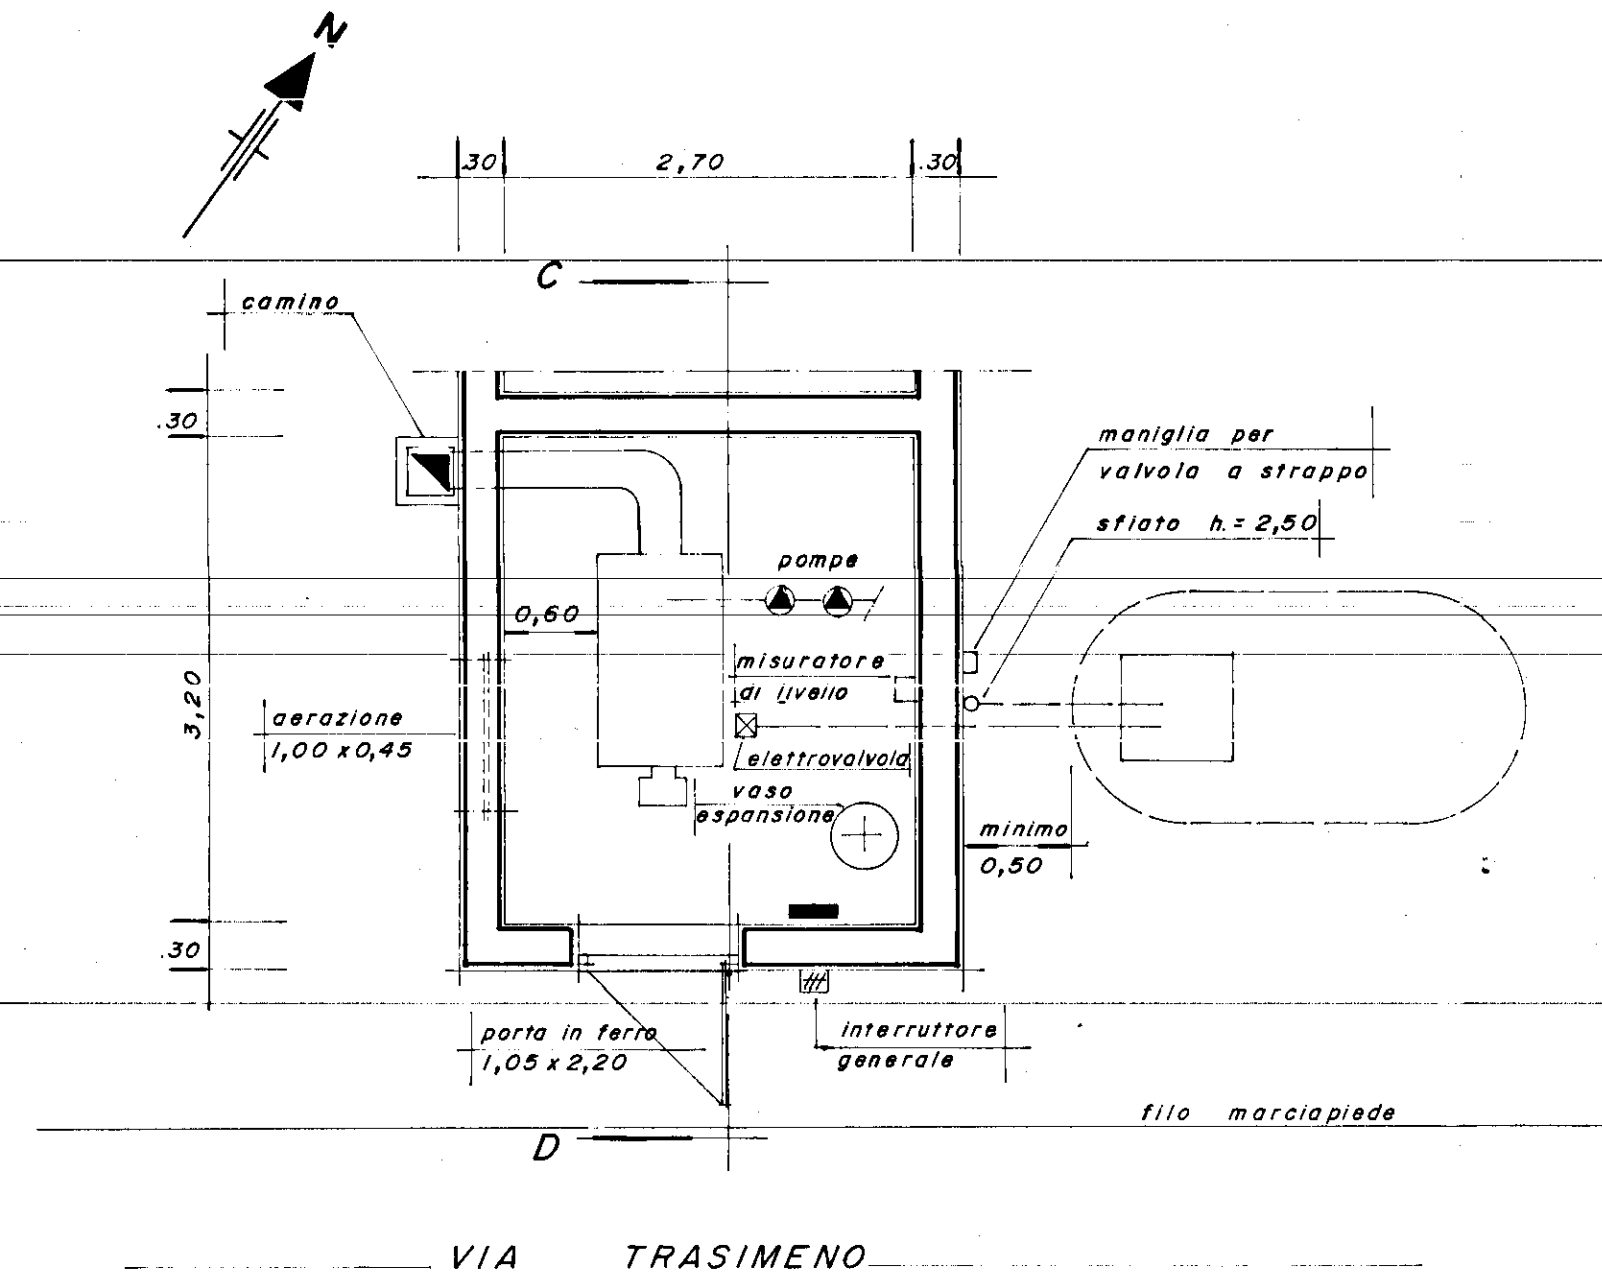

PIANTA

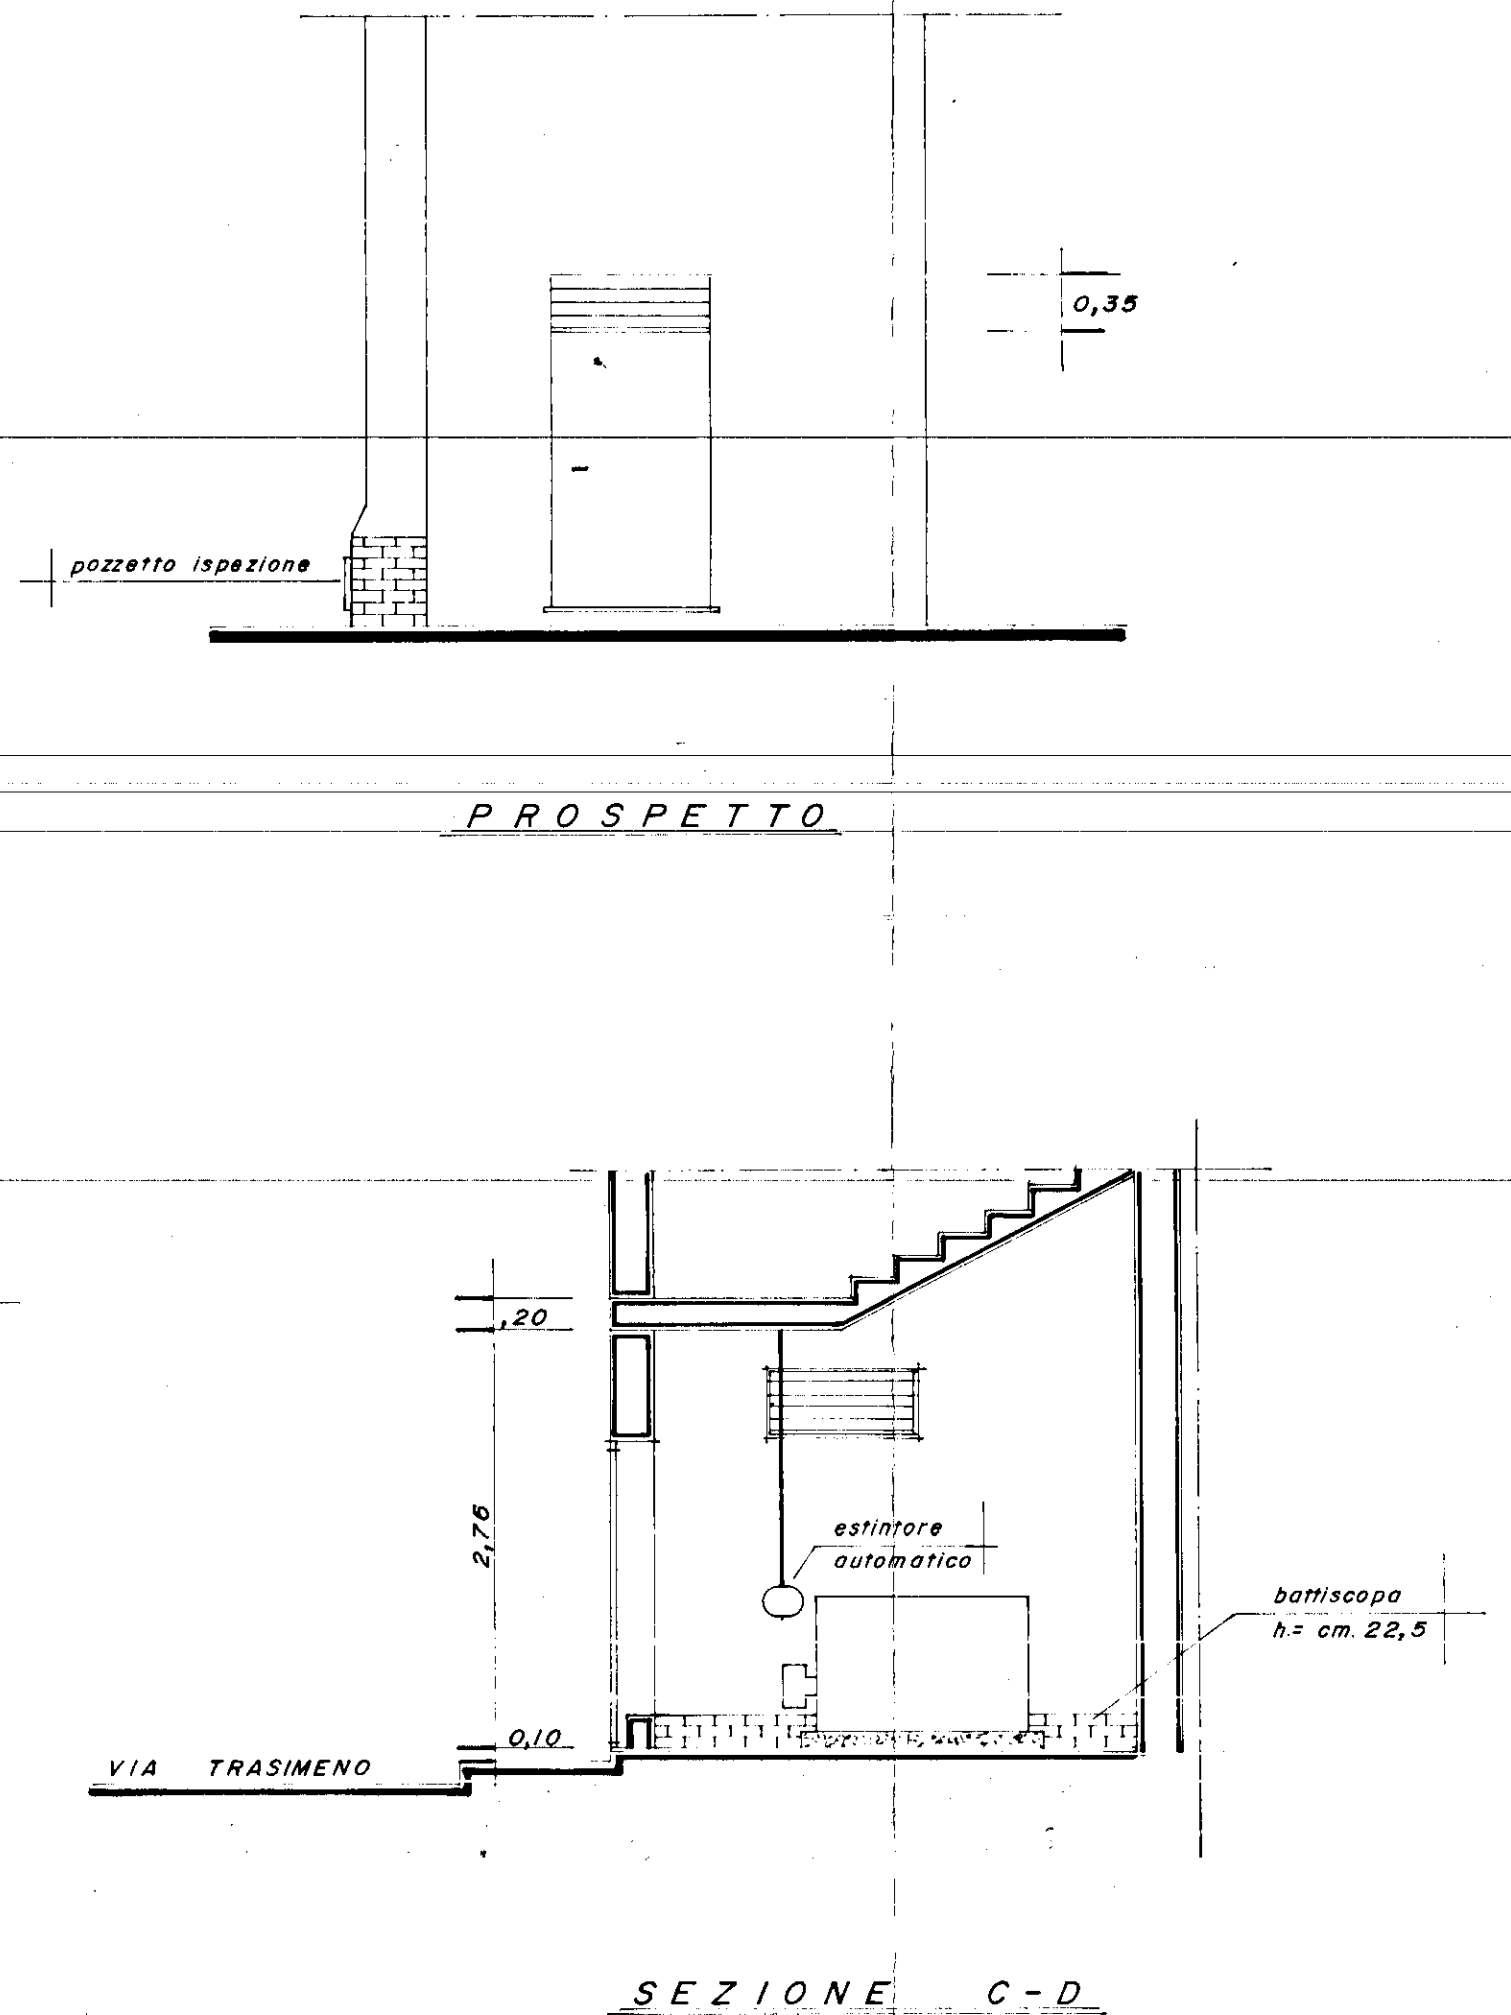

SEZIONE C-D