

ISTITUTO AUTONOMO CASE POPOLARI
PER LA PROVINCIA DI BRINDISI

IMPRESA EDILE
FERRARI, LUIGI
Via Gomm... 2, 720100 BRINDISI
Tel. 0874/271426
Partita IVA 0199270745

LEGGE 04/12/1993 - ART.11
PROGRAMMA D'INTERVENTO CODICE SR 74/001/0493/1/001/4

PROGETTO PER IL RECUPERO E LA RISTRUTTURAZIONE
DI ALLOGGI POPOLARI IN BRINDISI - LOTTO C4
QUARTIERE S. ELIA OVEST
PIANO DI ZONA 167 - COMPARTO "C"
VIA CADUTI DI VIA FANI, PIAZZA RAFFAELLO SANZIO

ALLOGGI N° 14 DA MQ. 89

progetto esecutivo

PROGETTISTA:

DOTT.ING. Giuseppe DE ANGELIS

RESPONSABILE DEL PROCEDIMENTO:

DOTT.ING. Giuseppe DE ANGELIS

COORDINATORE SICUREZZA

IN FASE DI PROGETTAZIONE

GEOM. VINCENZO SERNELLI

COLLABORAZIONE TECNICA

GEOM. FORTUNATO DEL PRATO

GEOM. NICOLA GIORDANO

GEOM. ROCCO CARLINI


DATA: SETTEMBRE 2005

SCALA: 1:25

TAV. 4i


LOTTO 4°

IMPIANTO ELETTRICO
D'APPARTAMENTO

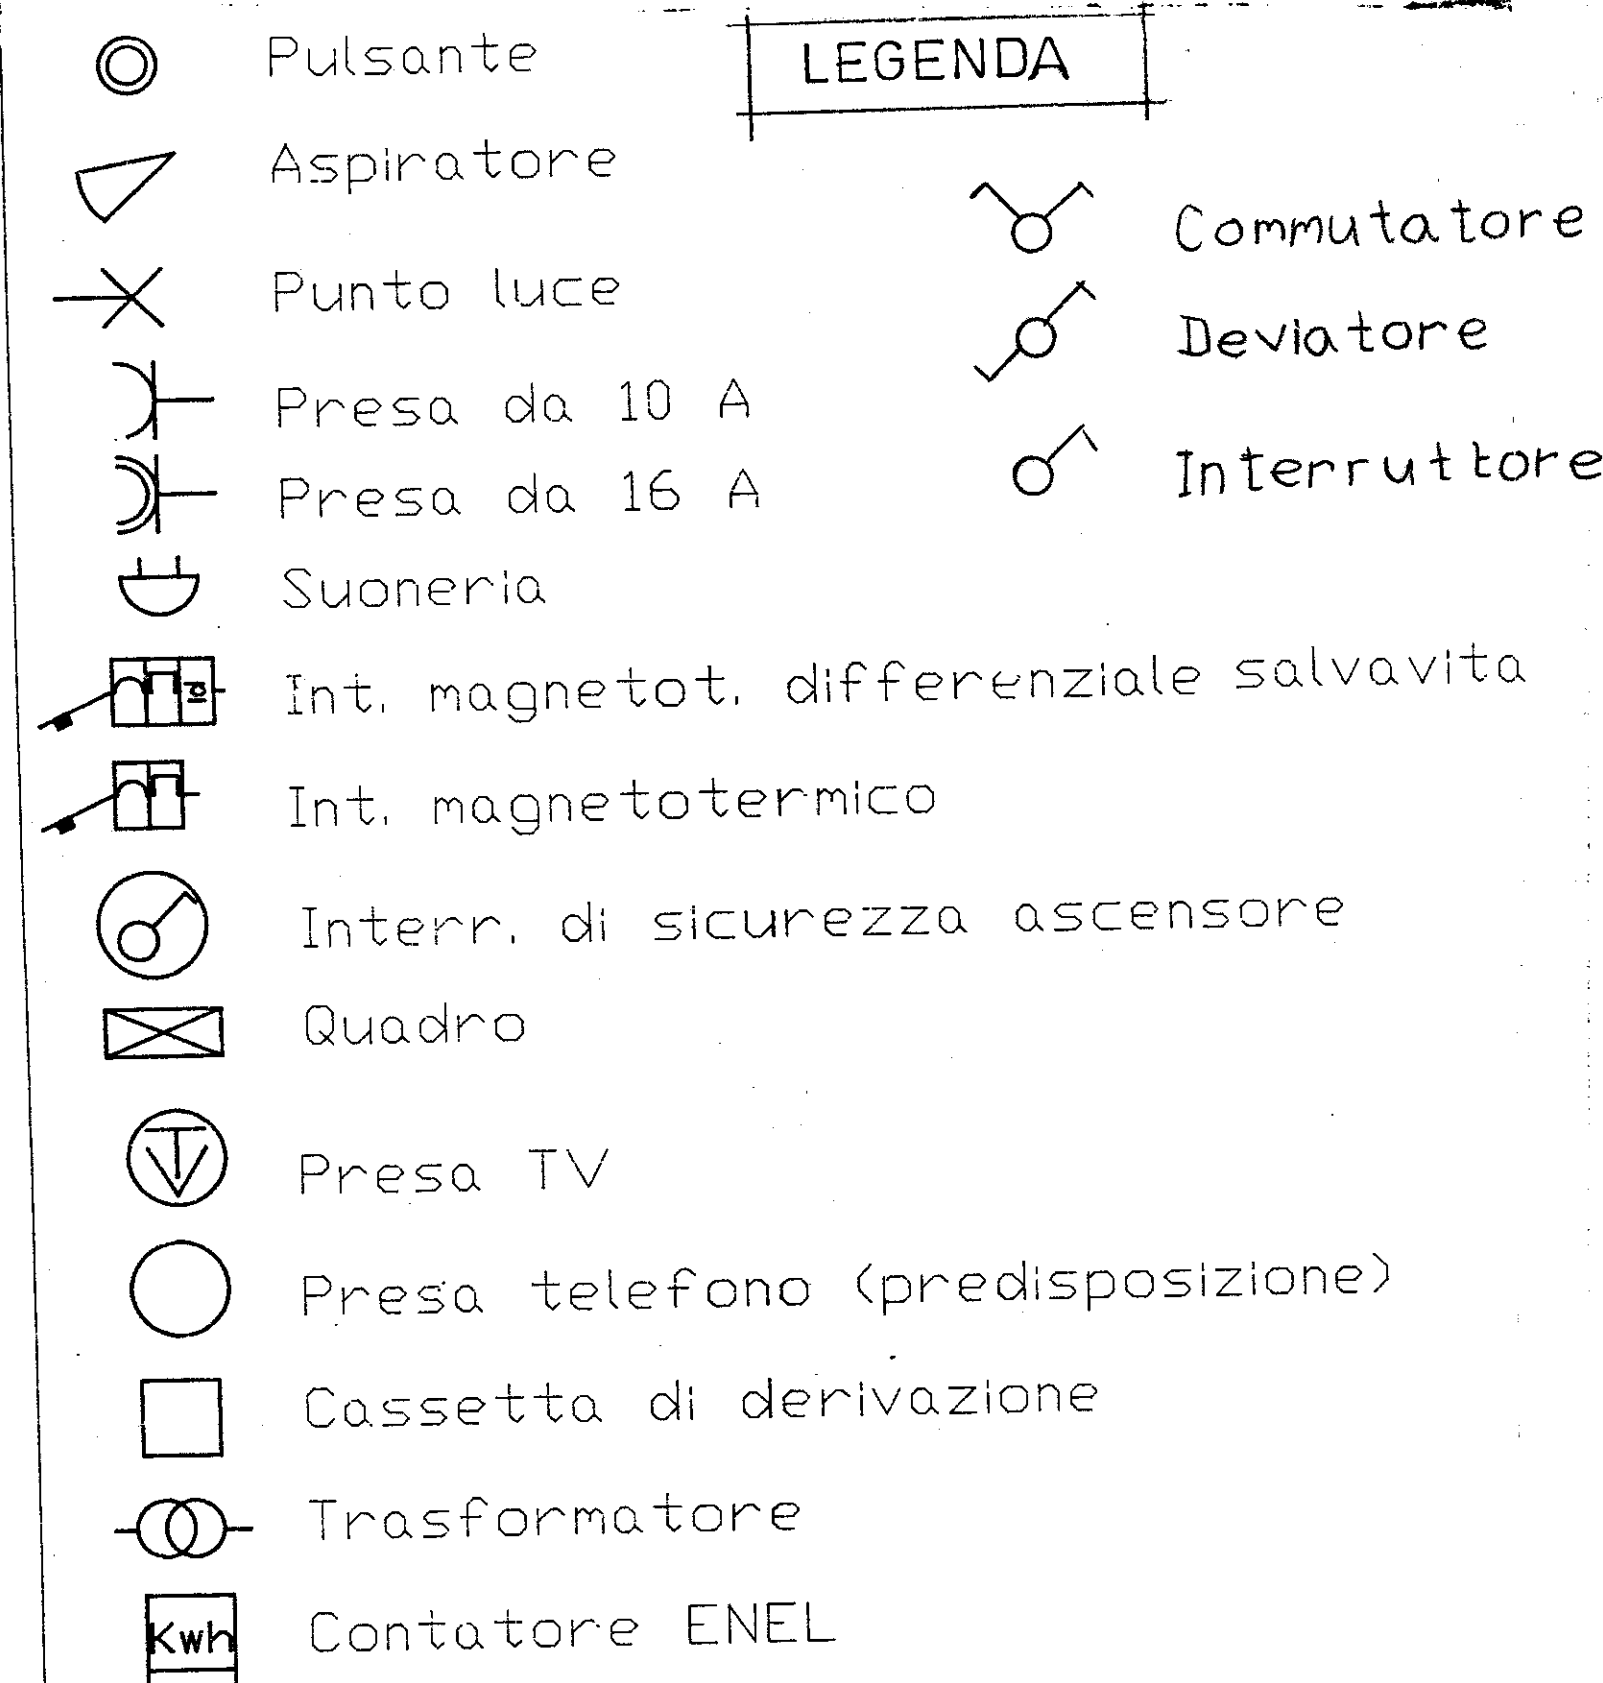


NOTE:

I collegamenti presa senza indicazione sono da 3x2.5φ20
I collegamenti luce senza indicazione sono da 3x1.5φ20
I collegamenti interruttore sono da 2x1.5φ20
Gli elementi metallici del bagno e della cucina sono dotati di collegamenti equipotenziali con conduttore da 2.5 mmq
I tubi di protezione delle linee sono in PVC leggero per i tratti a parete ed a soffitto, in PVC pesante per quelli a pavimento

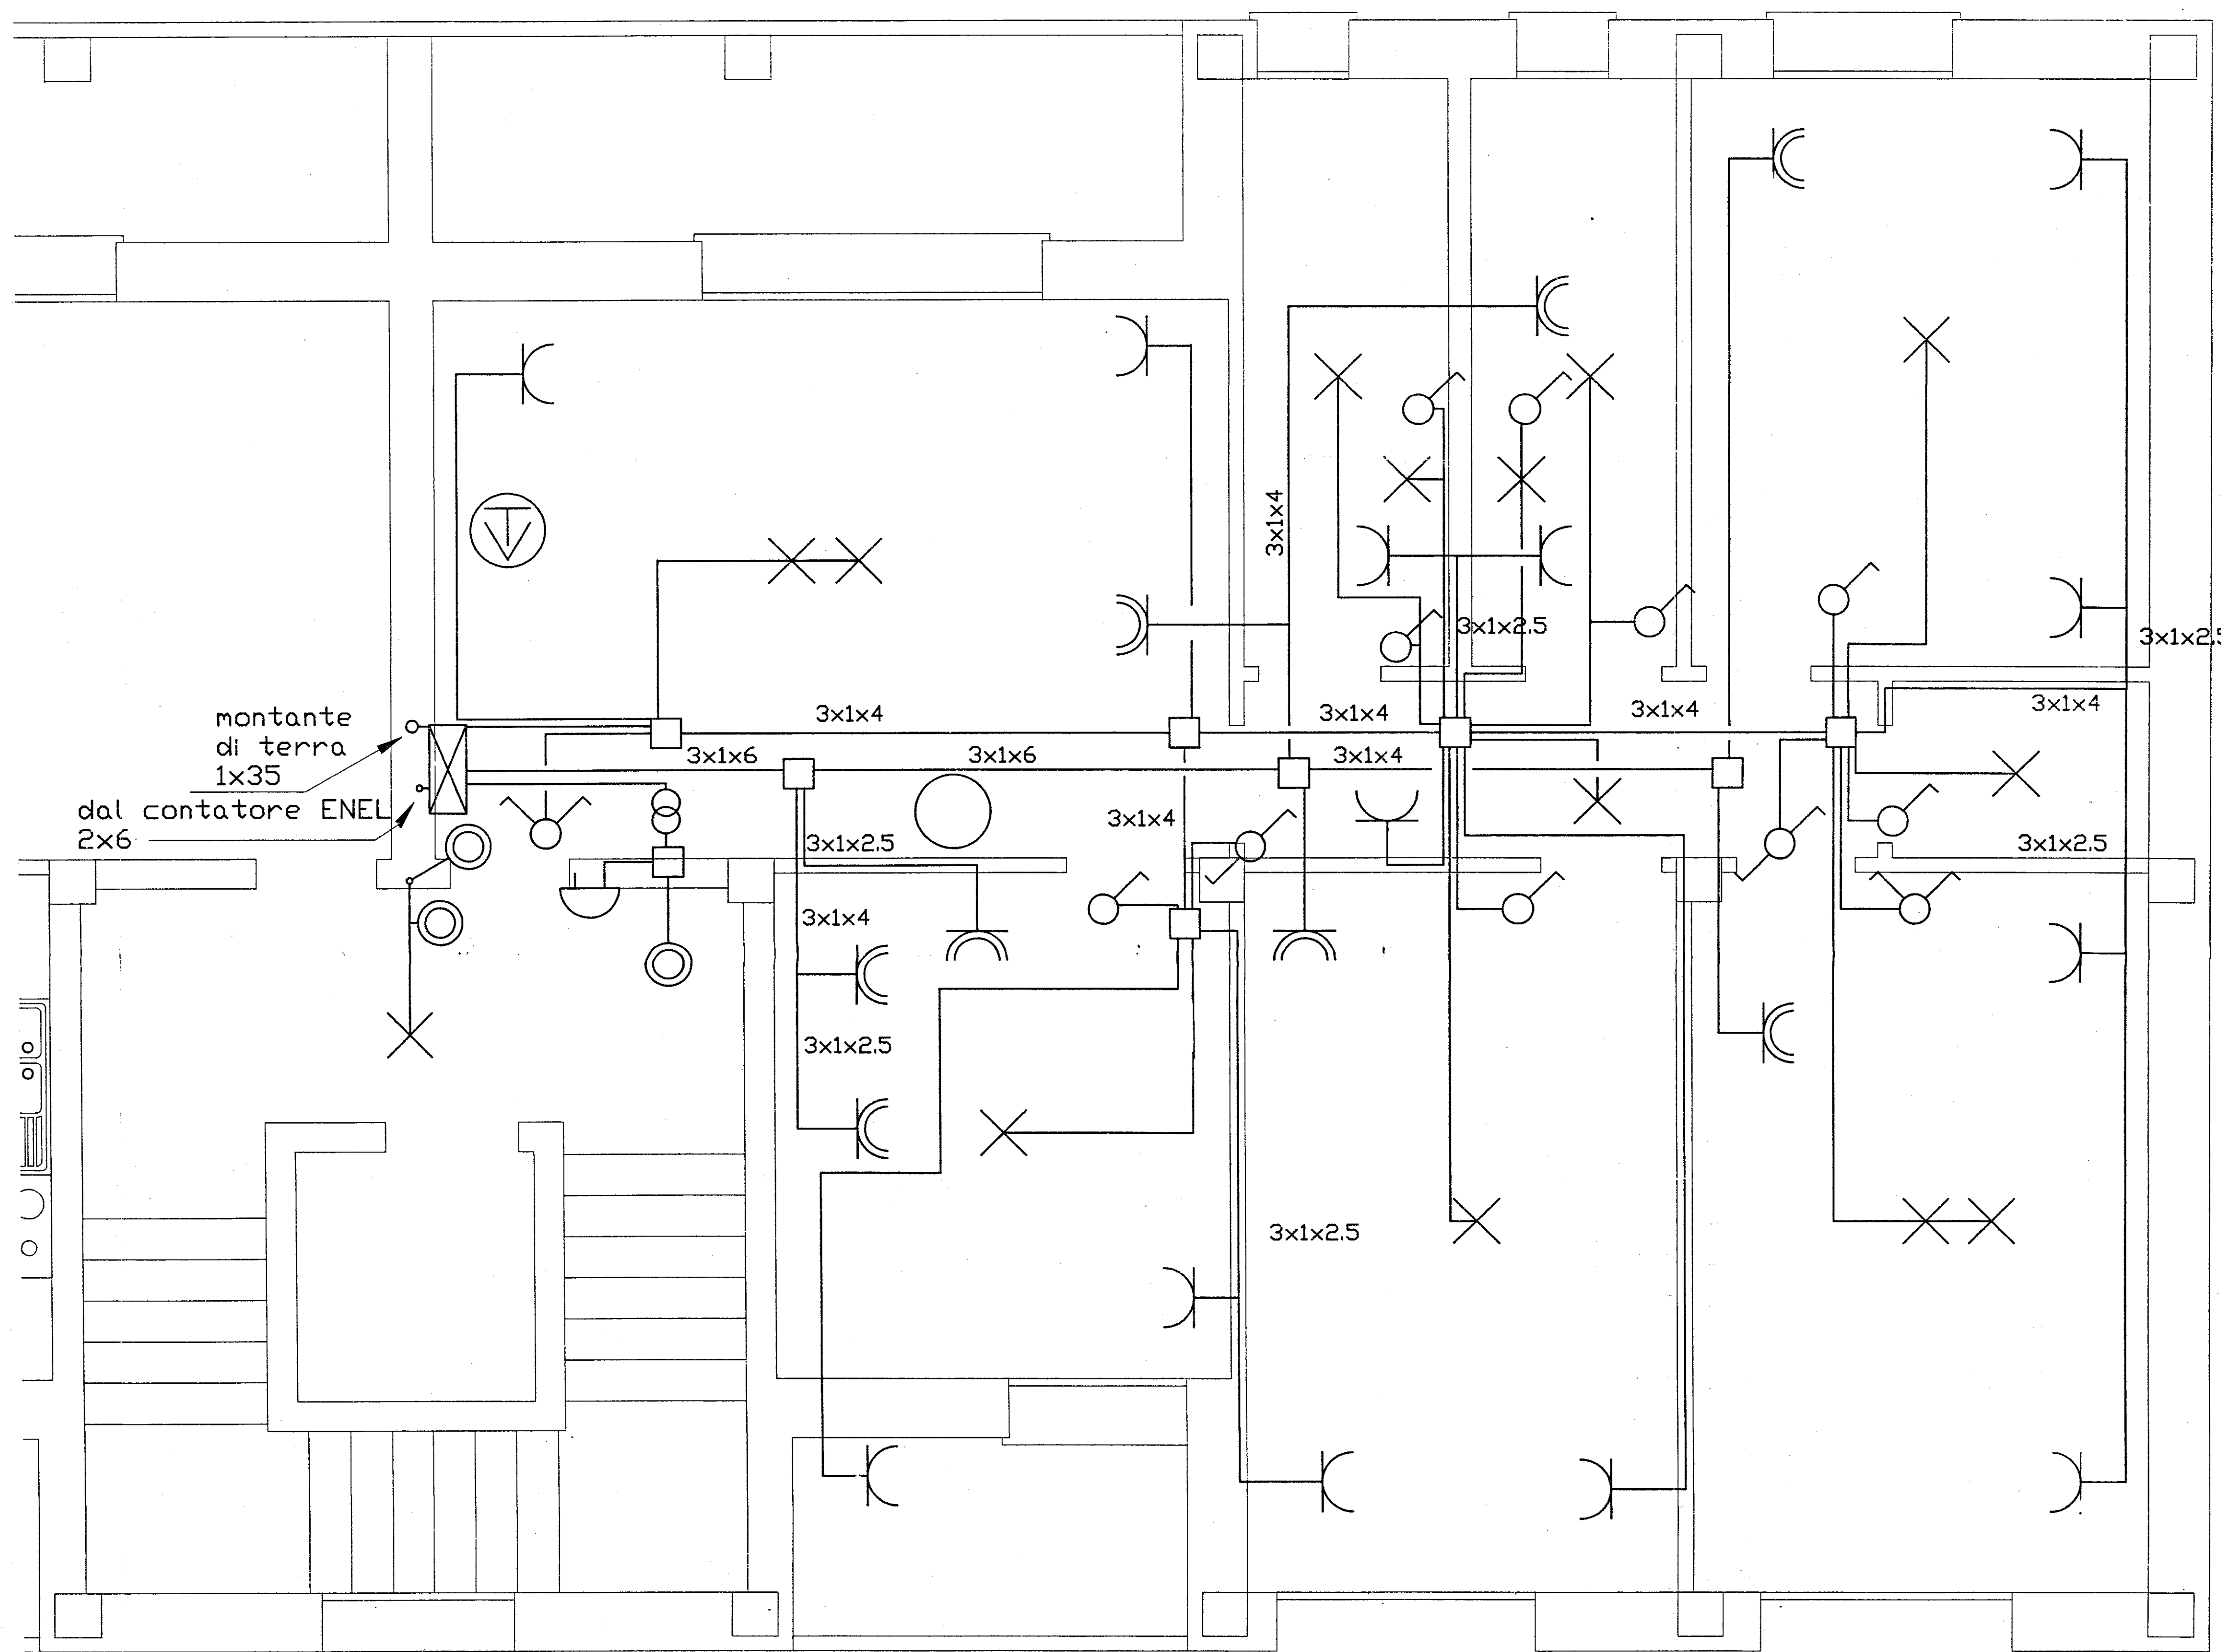

IMPIANTO ELETTRICO PIANO TIPO - LOTTO 4
(Scala 1 : 25)

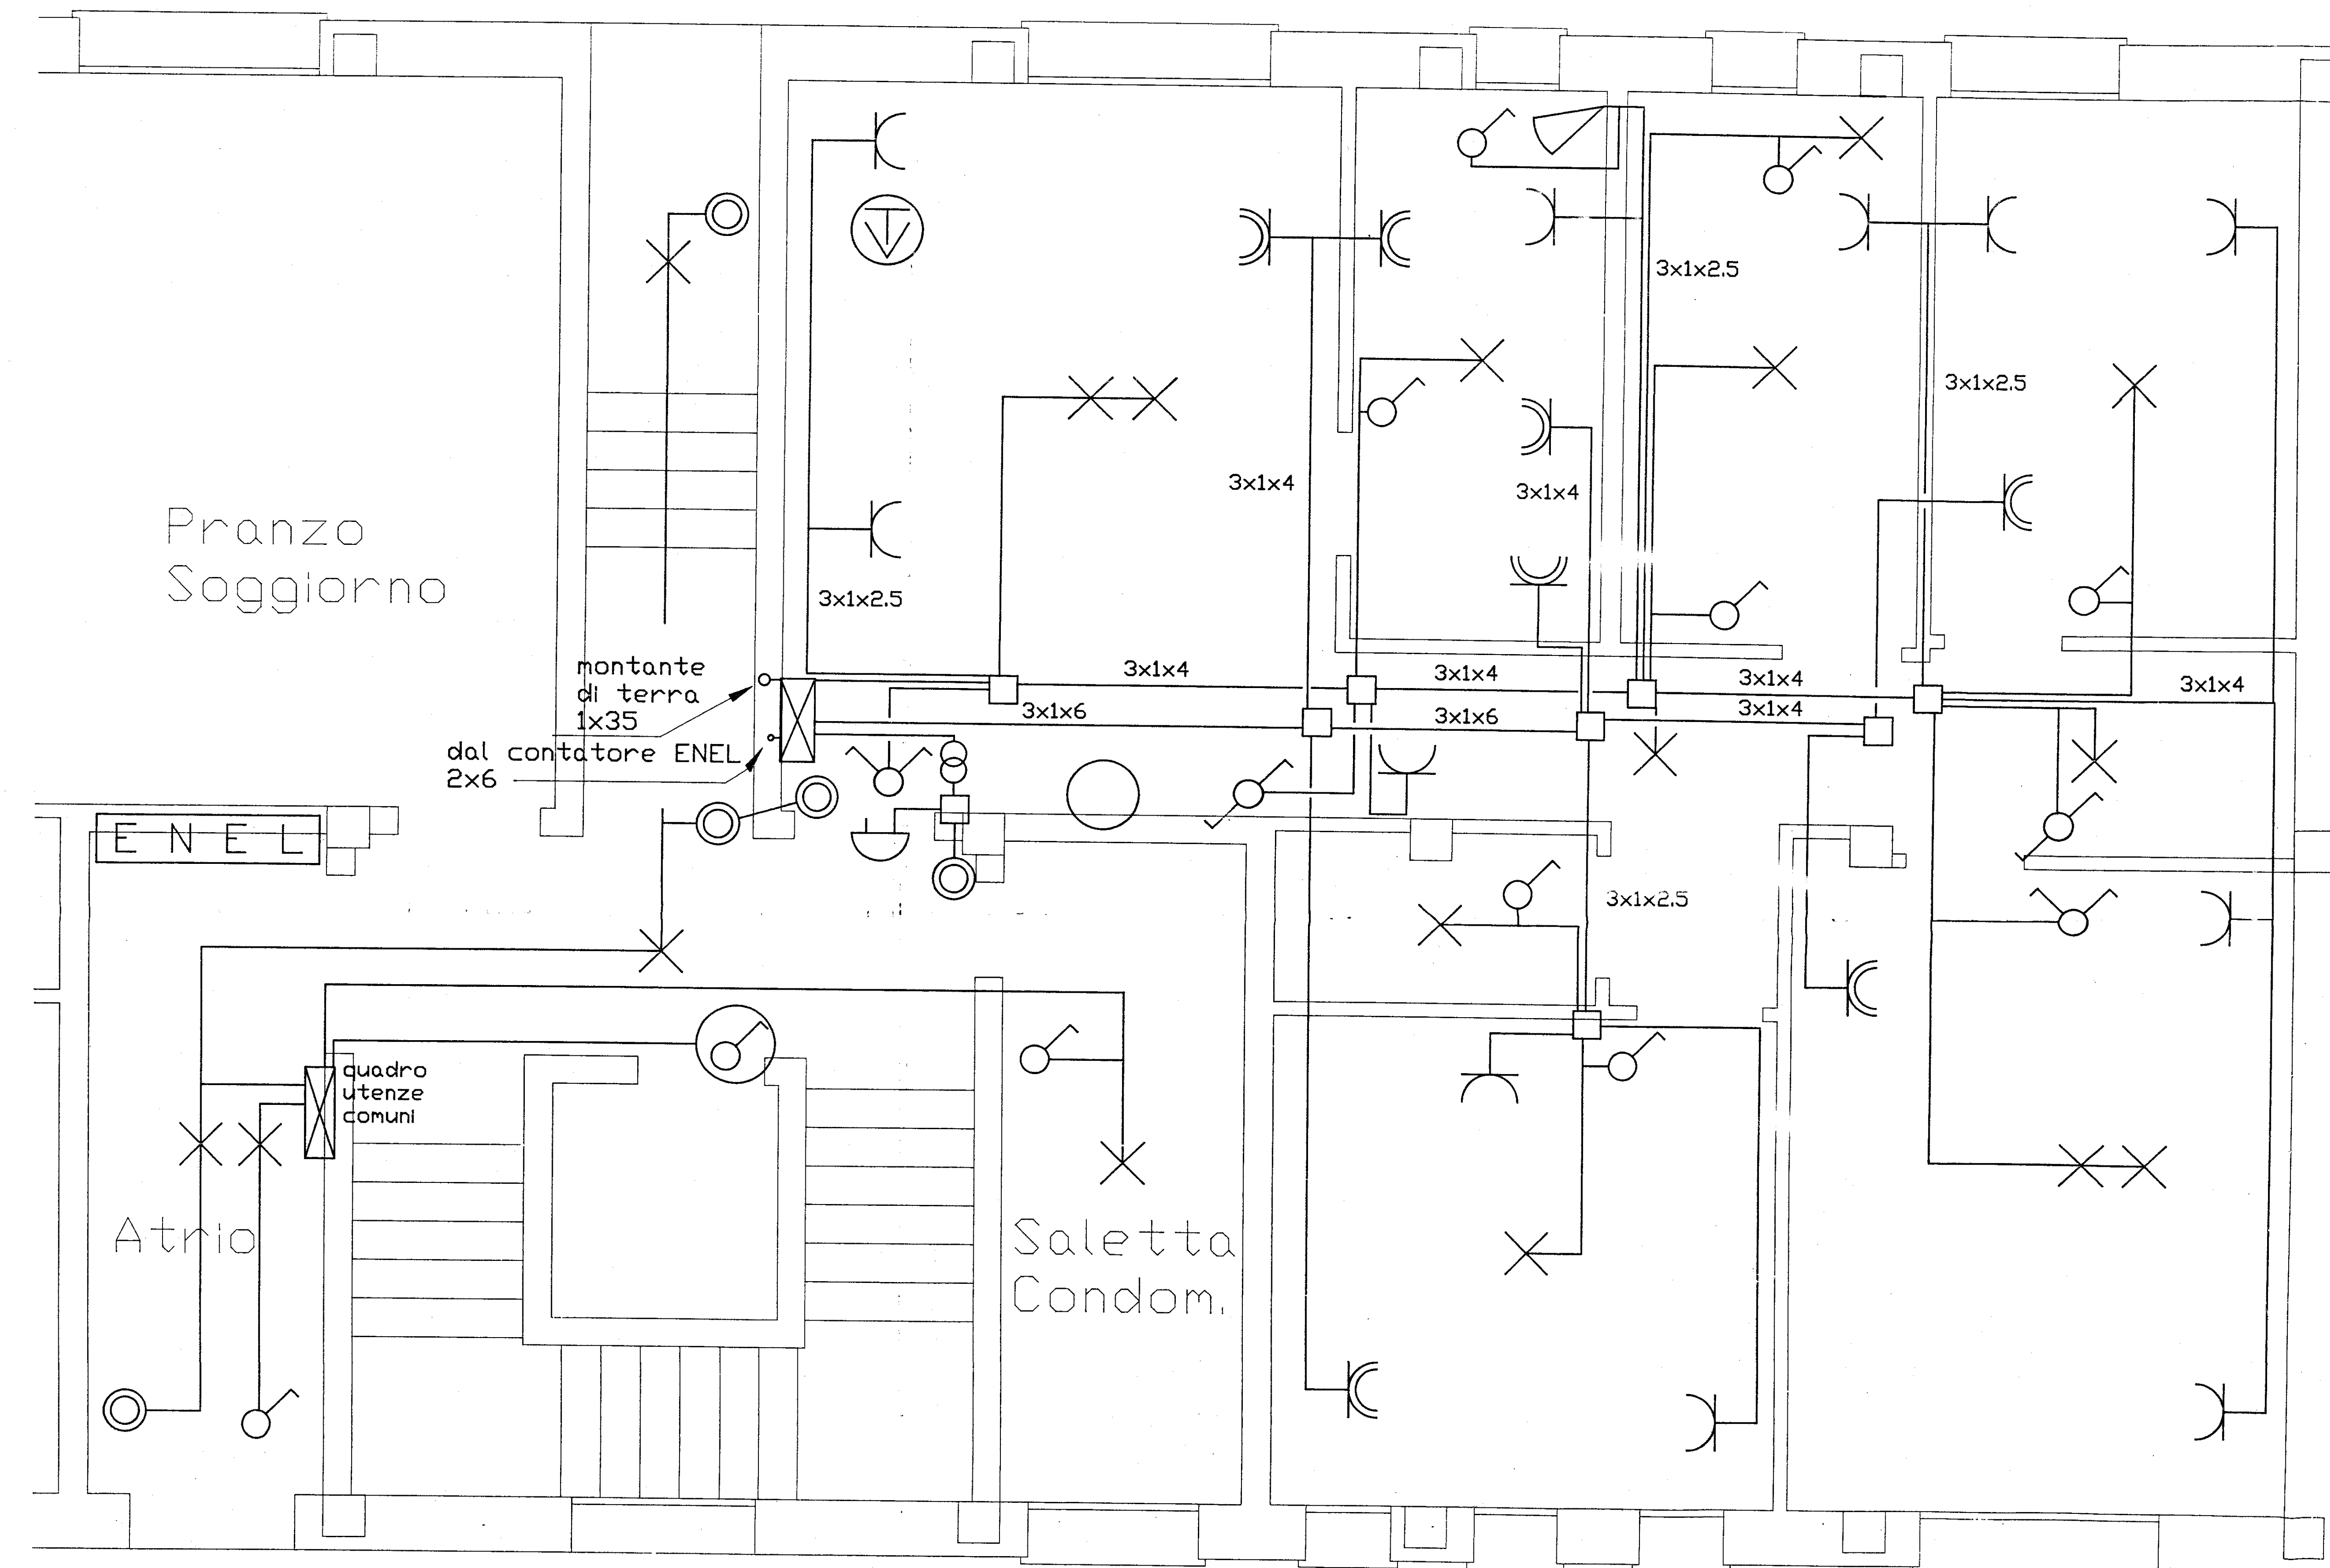

IMPIANTO ELETTRICO PIANO RIALZATO - LOTTO 4
(Scala 1 : 25)