
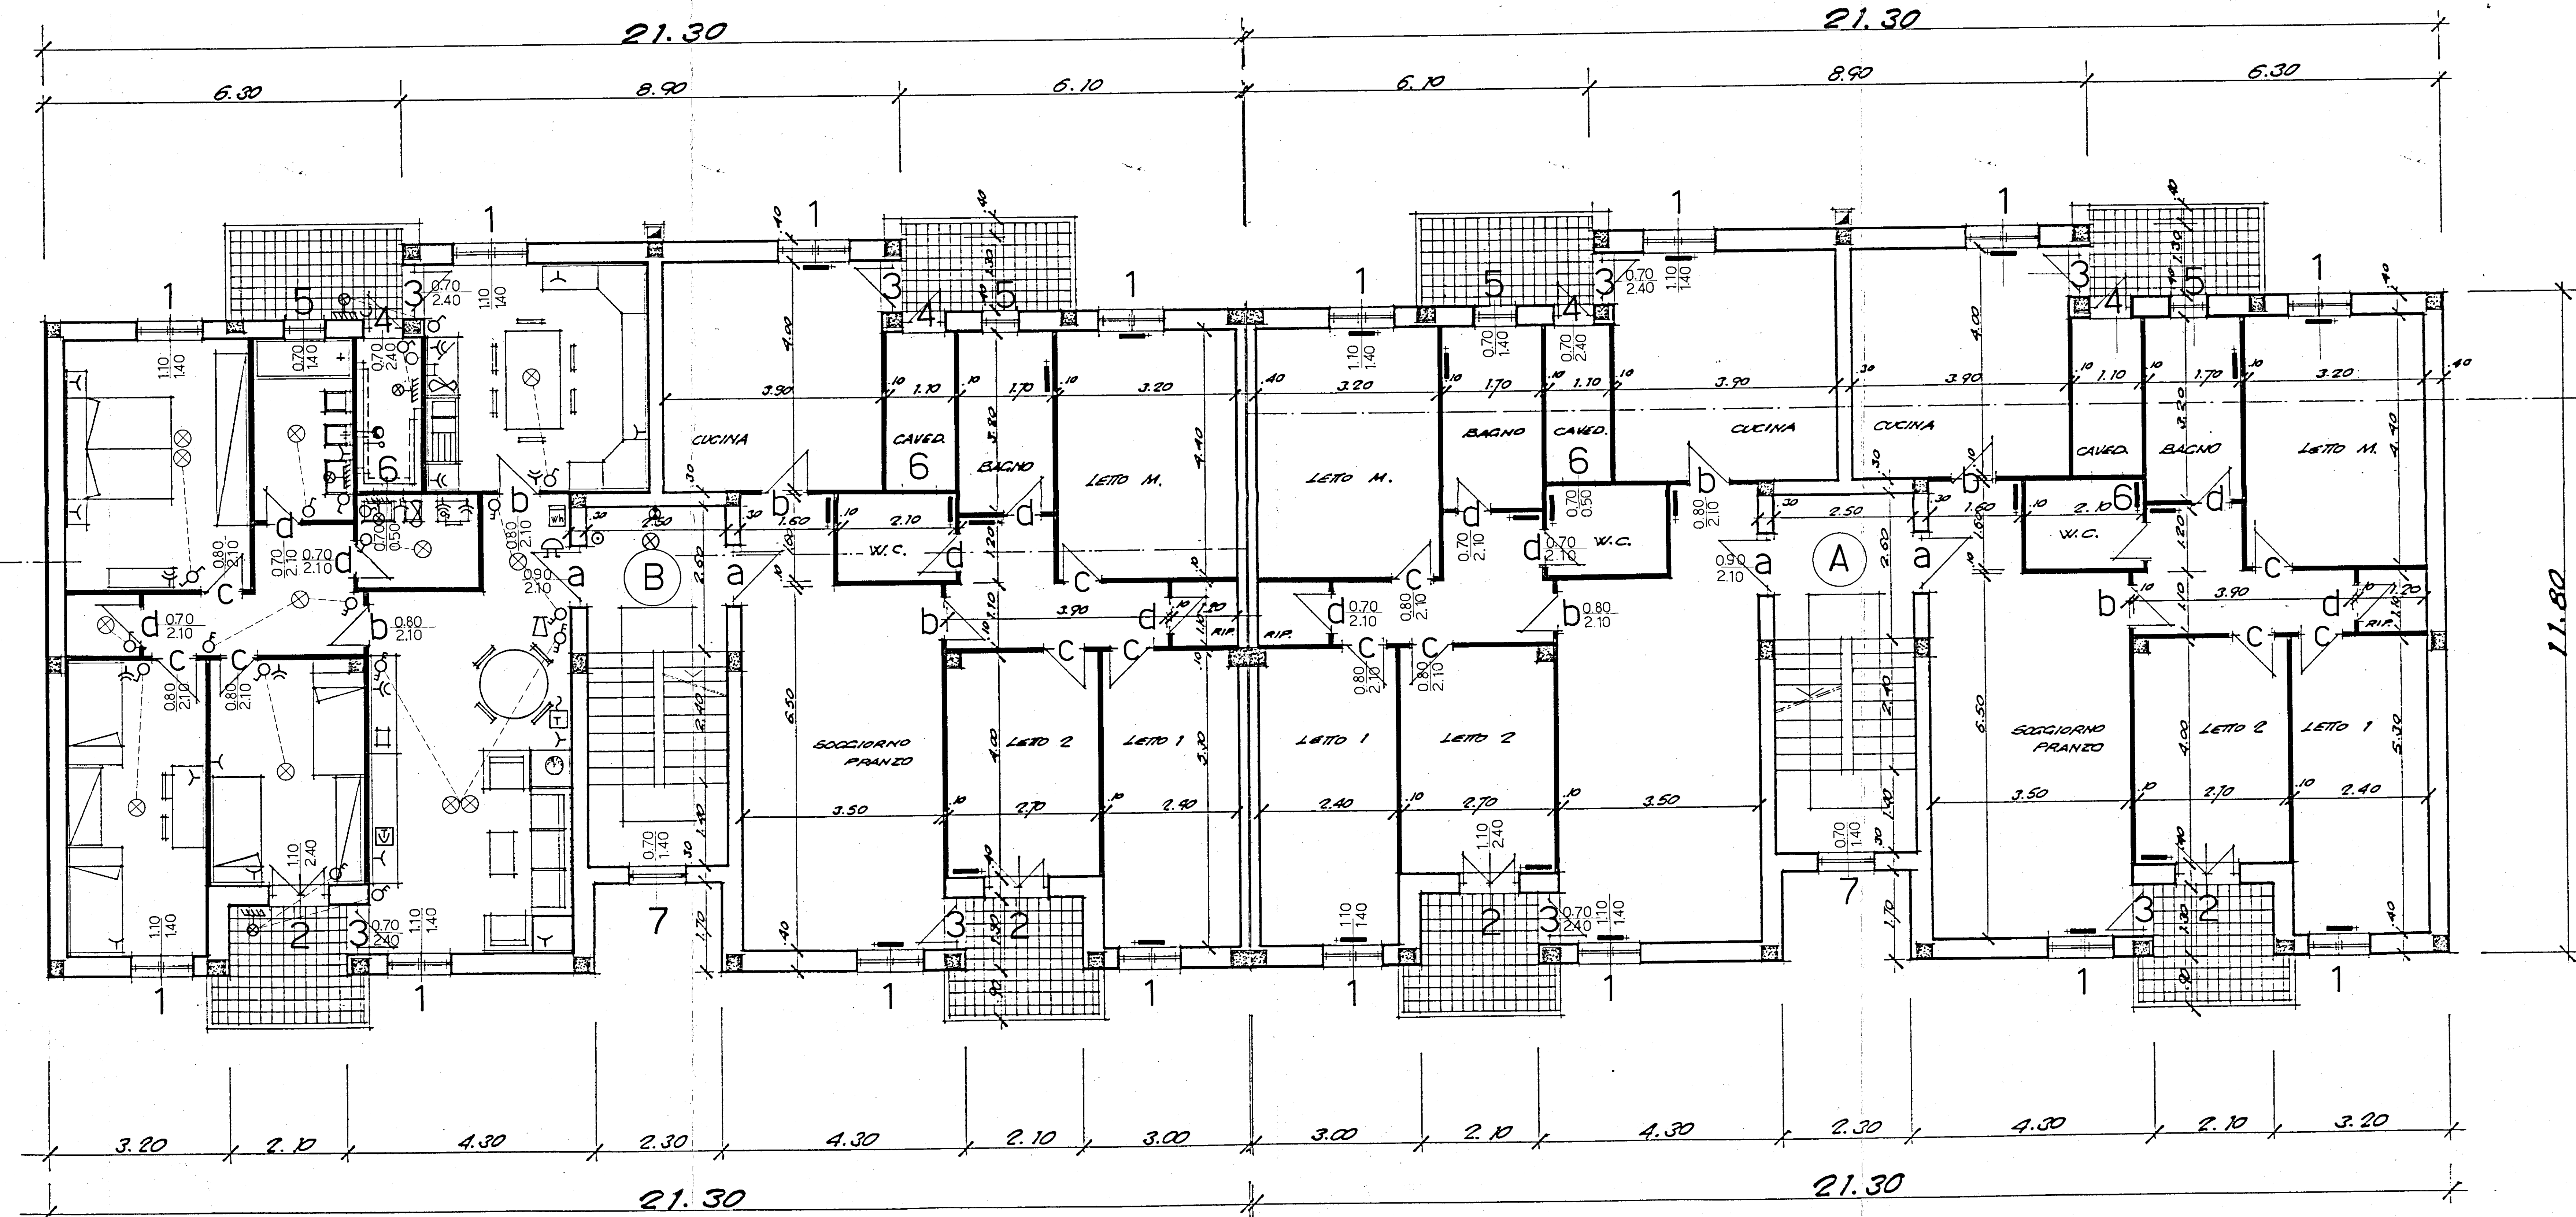



CALCOLO DELLE SUPERFICI UTILI

LETO 1	2.40 x 5.30	12.72 mq.
LETO 2	4.00 x 2.70	10.80
LETO M.	4.40 x 3.00	14.08
RIP.	1.10 x 1.20	1.32
CORRIDIO	3.90 x 1.10 + 1.70 x 1.20	6.33
SOGG. PRANZO	0.50 x 3.50 + 1.60 x 1.70	25.47
W.C.	2.10 x 1.60	3.36
BAGNO	3.20 x 1.70	5.44
CUCINA	4.20 x 3.90	15.60
INC. PILASTRI	0.20 x 0.20	-0.04
TOTALE		95.08 mq.

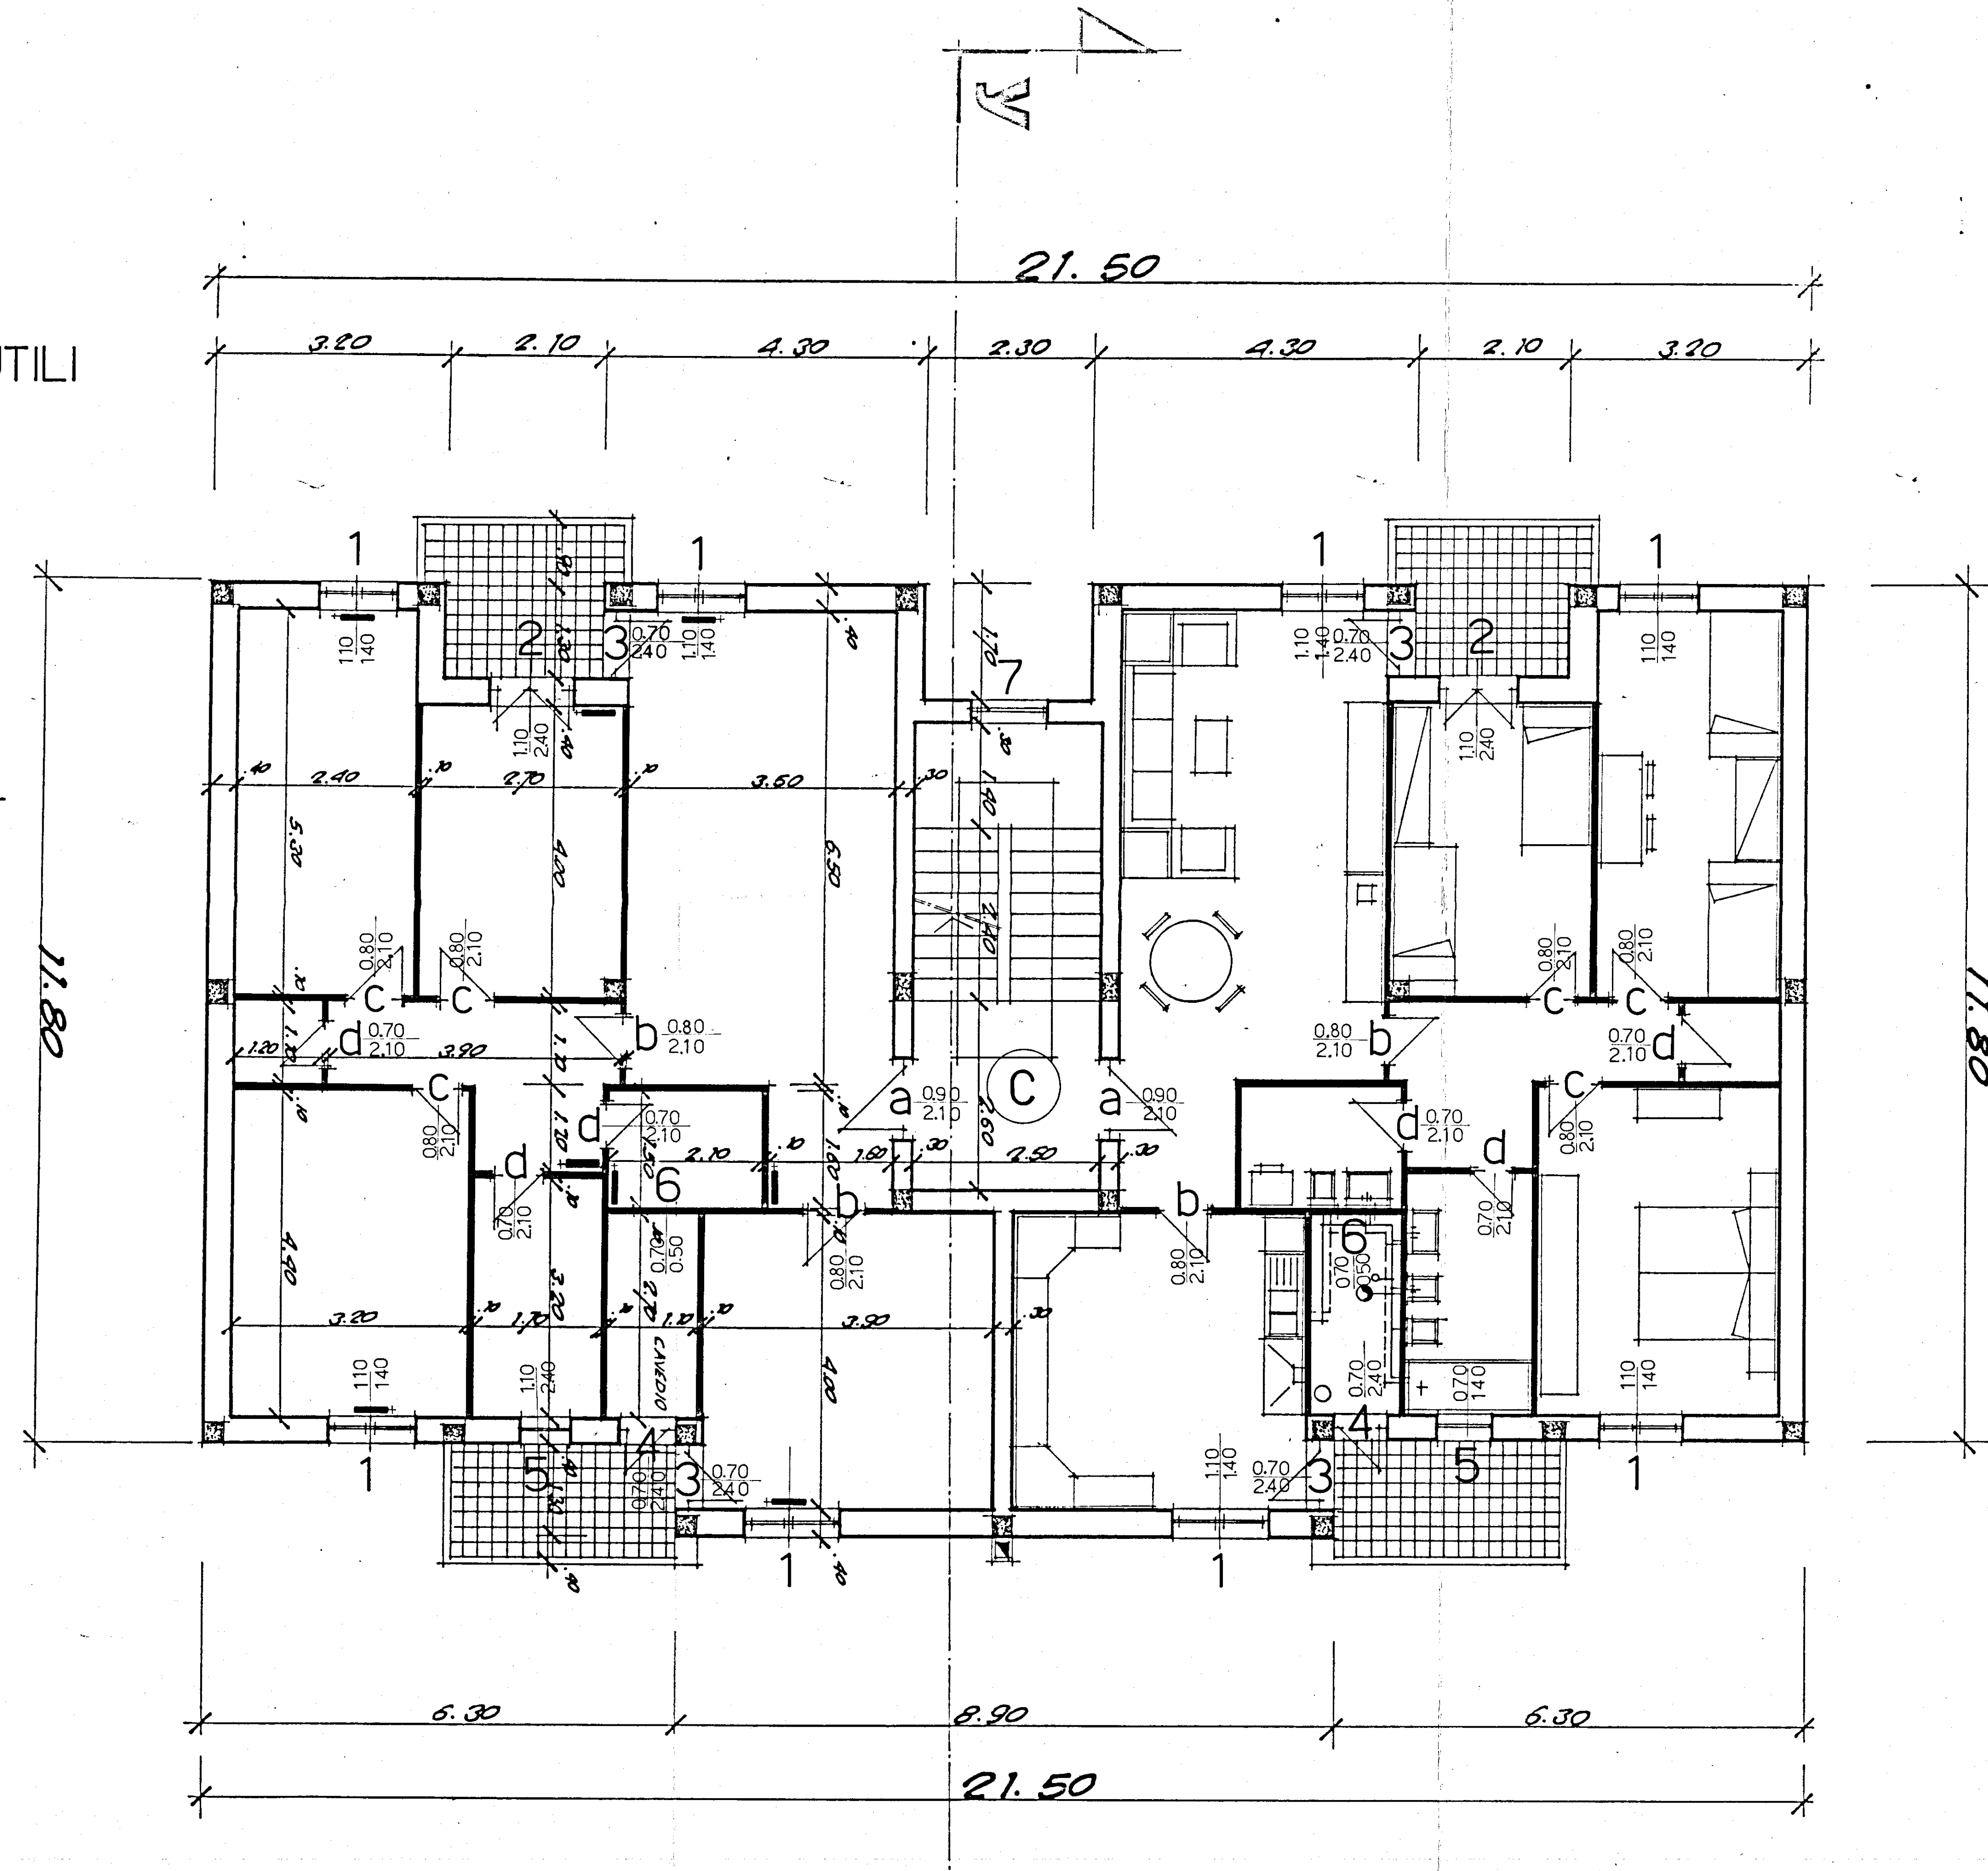

LEGENDA impianto elettrico

- Y presa luce
- Y presa monofase
- citofono parete
- contatore
- interruttore
- deviatore
- commutatore
- aspiratore
- pulsante
- punto luce interrotto
- punto luce commutato
- punto luce a parete
- interruttore scaldabagno
- presa televisione
- presa telefono
- suoneria
- invertitore
- interruttore periodico

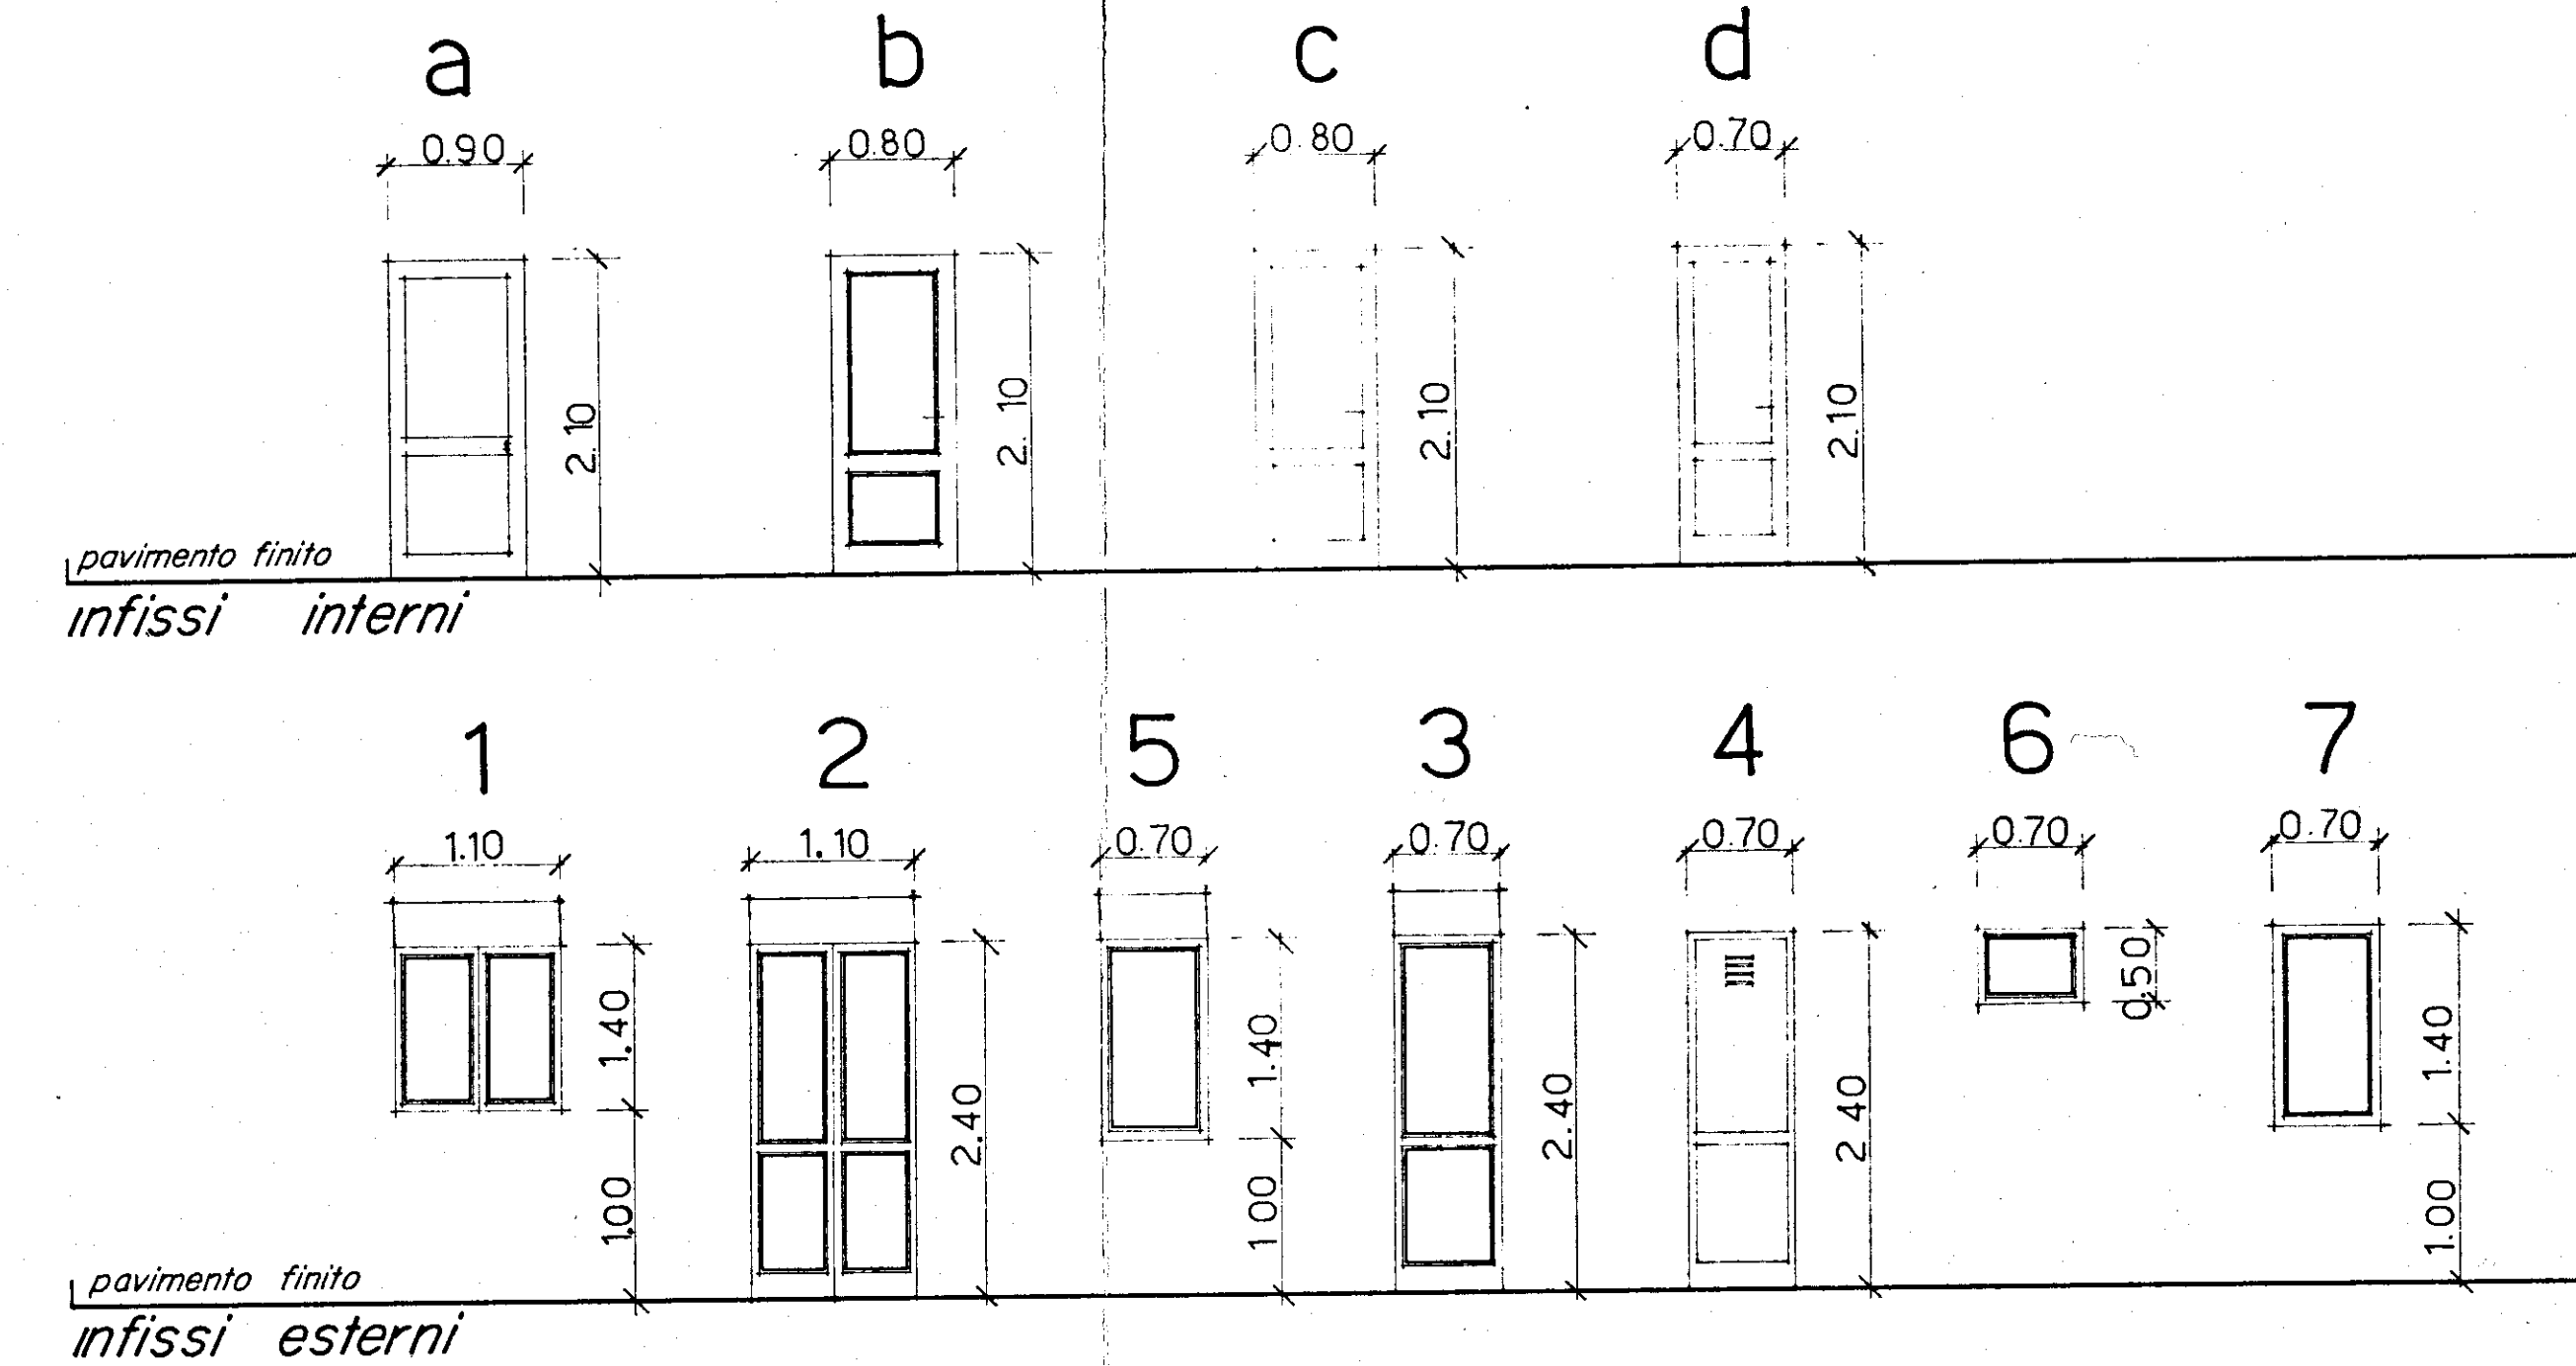

istituto autonomo
case popolari
— brindisi —

4a

legge 5.8.1976 n. 457 1° biennio 1981-85
programma intervento n. 020-114-1
codice 4-16-74-020-01

progetto per la costruzione di alloggi
popolari in VILLA CASTELLI
lotto comparto piano di zona 187
CL 4

alloggi n. 13 da mq. 95

PIANTA PIANO TIPO

ufficio
progettazione
I. S. S. P.
brindisi

scala 1:50