


BR 0160 I 0014

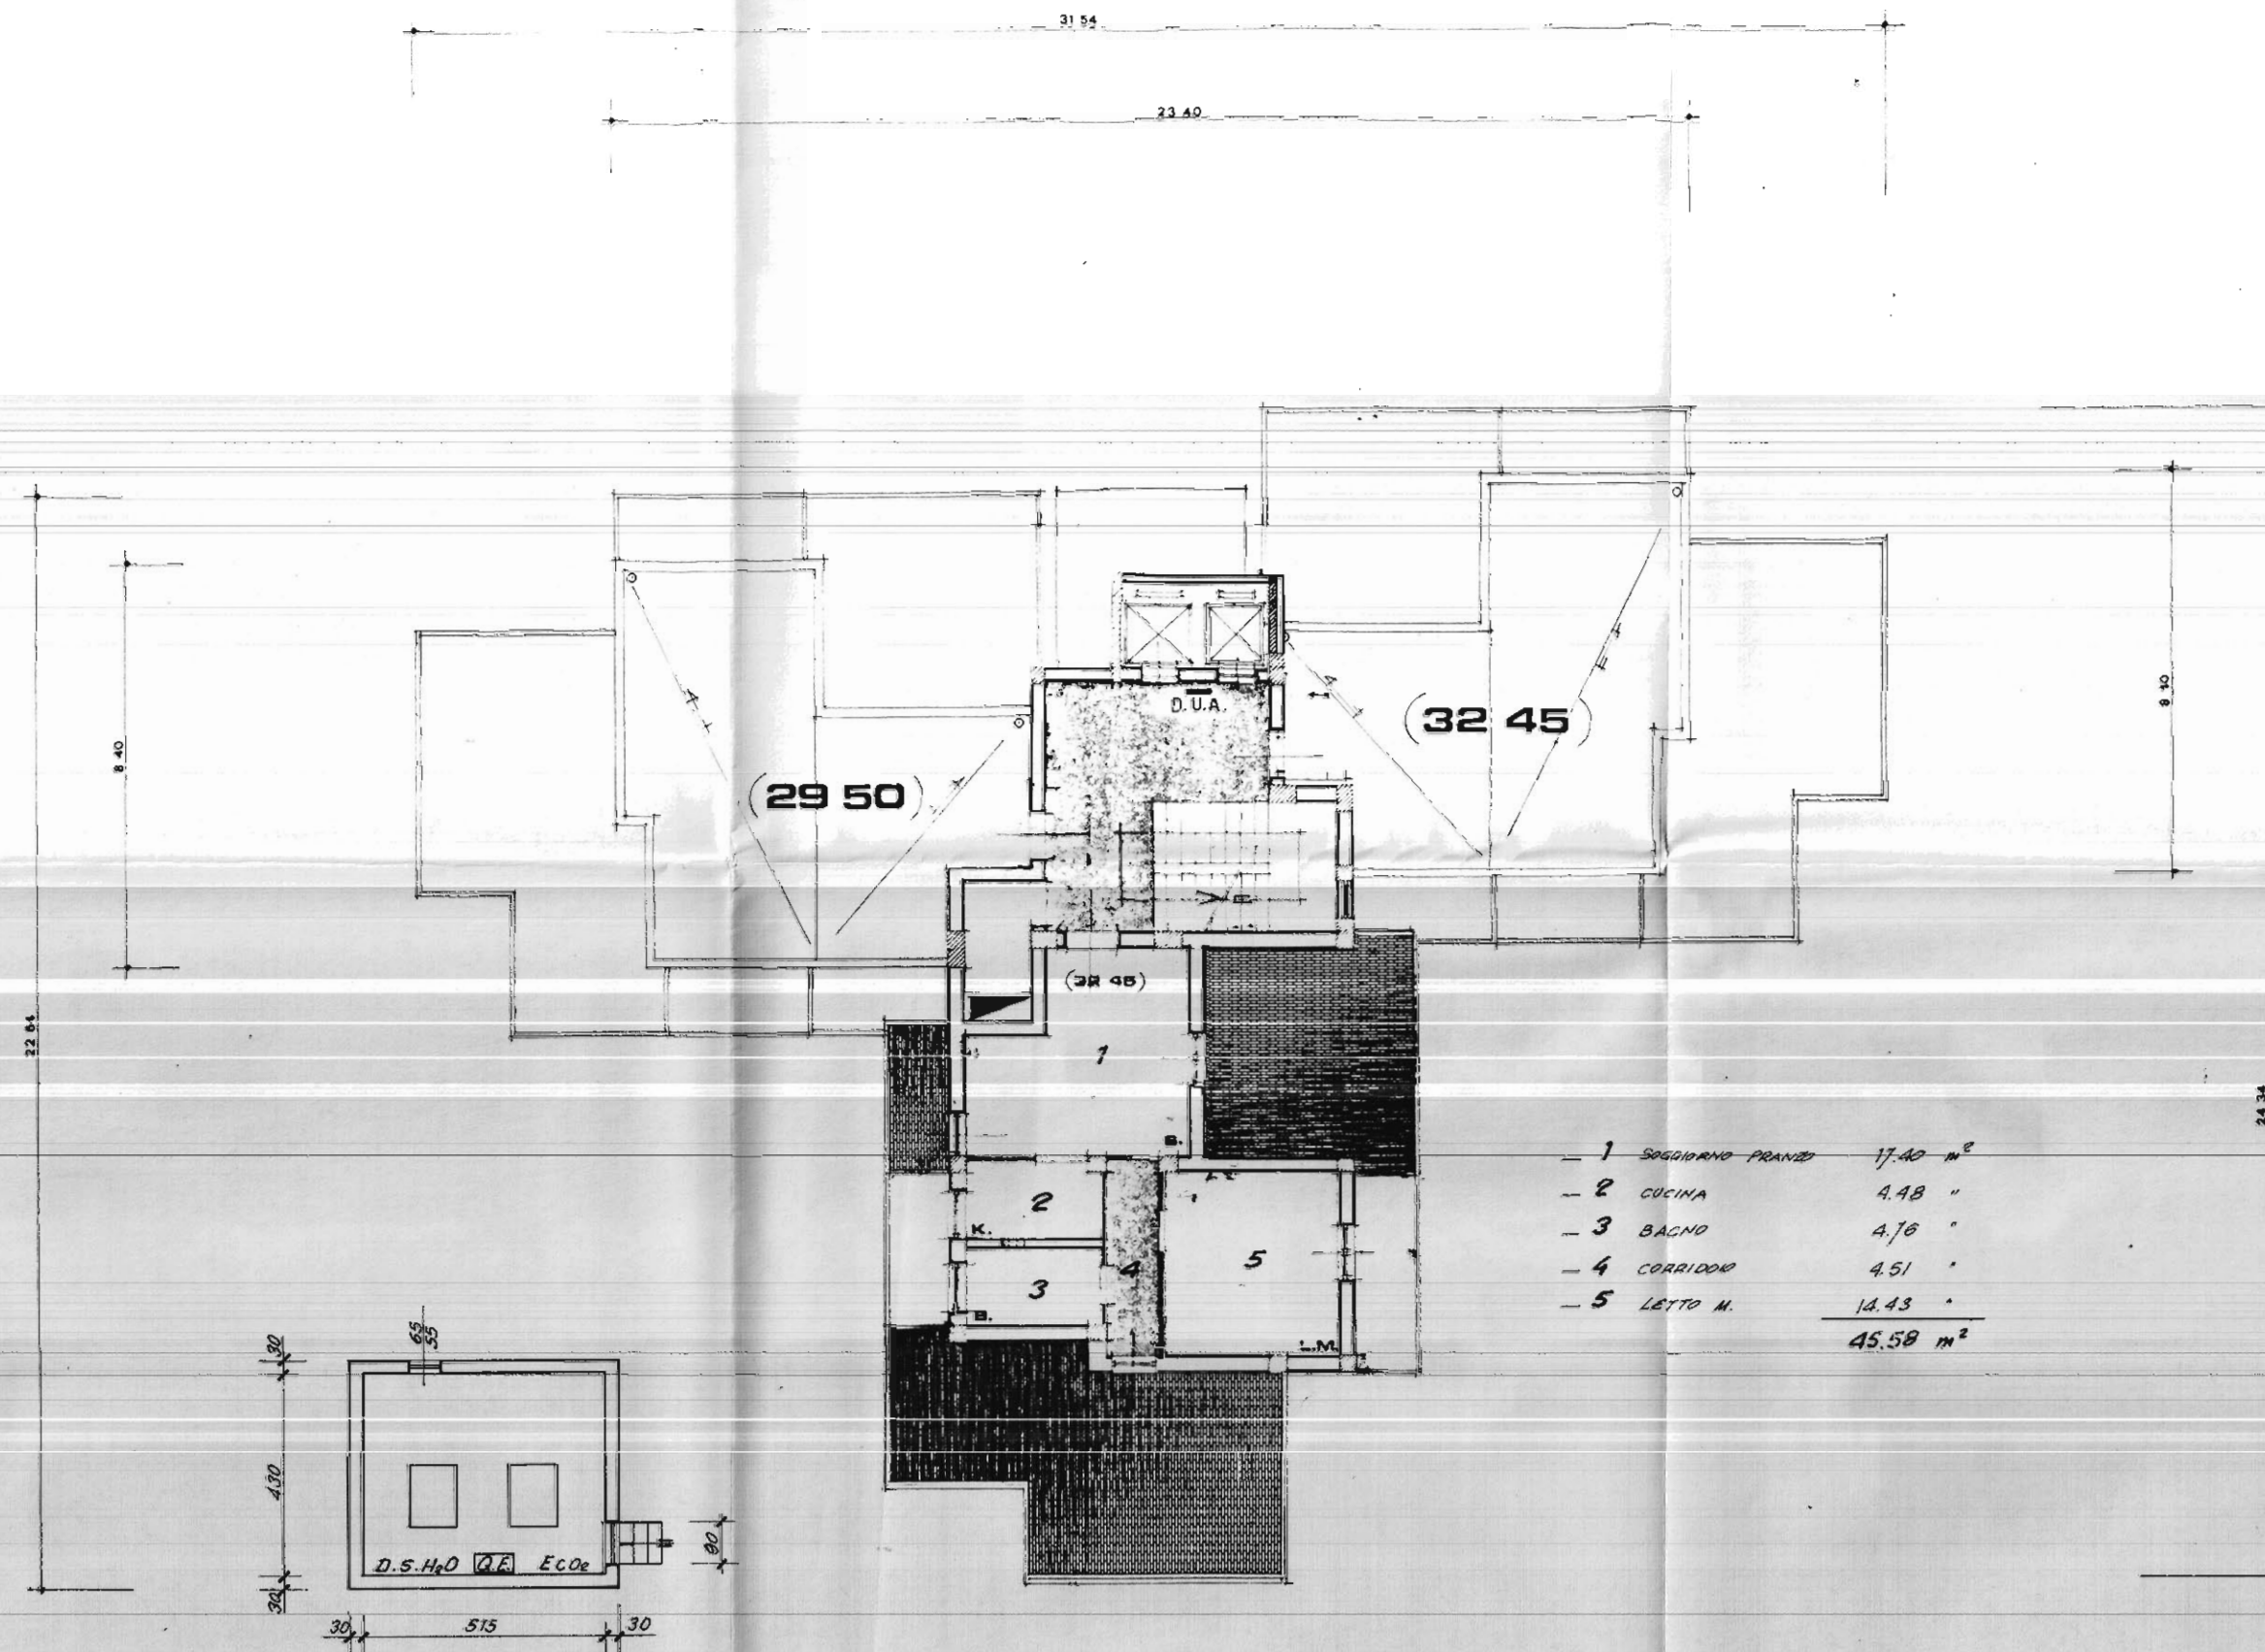

1	SOGGIORNO PRANZO	17.40 m ²
2	CUCINA	4.48 "
3	BAGNO	4.76 "
4	CORRIDOIO	4.51 "
5	LETTO M.	10.43 "
		45.58 m ²

PIANTA LOCALE SALA
MACCHINE ASCENSORE.

STUDIO TECNICO ING. GIORGIO GABRIELI VIA DUOMO 1 - TEL. 0831/29013	REV.:
PROGETTAZIONE - CALCOLI STATICI IN C.A. E A SFRUTTURA METALLICA IMPIANTI TERMICI E SANITARI - CONSULENZE TECNICHE E PERITALI	REV.:
COMMITTENTE ISTITUTO AUTONOMO PER LE CASE POPOLARI - BRINDISI -	REV.:
OGGETTO LEGGE 7/12/1984 N° 818	DISG.:
PROGETTO NULLA OSTA PROVVISORIO I.A.C.P. - BRINDISI - LOTTO N° 60 - A/3 TORRE - Pianta Piano Undicesimo -	SCALA: 1:100 DATA: FEBBRAIO 1987 TAVOLA N° 7