


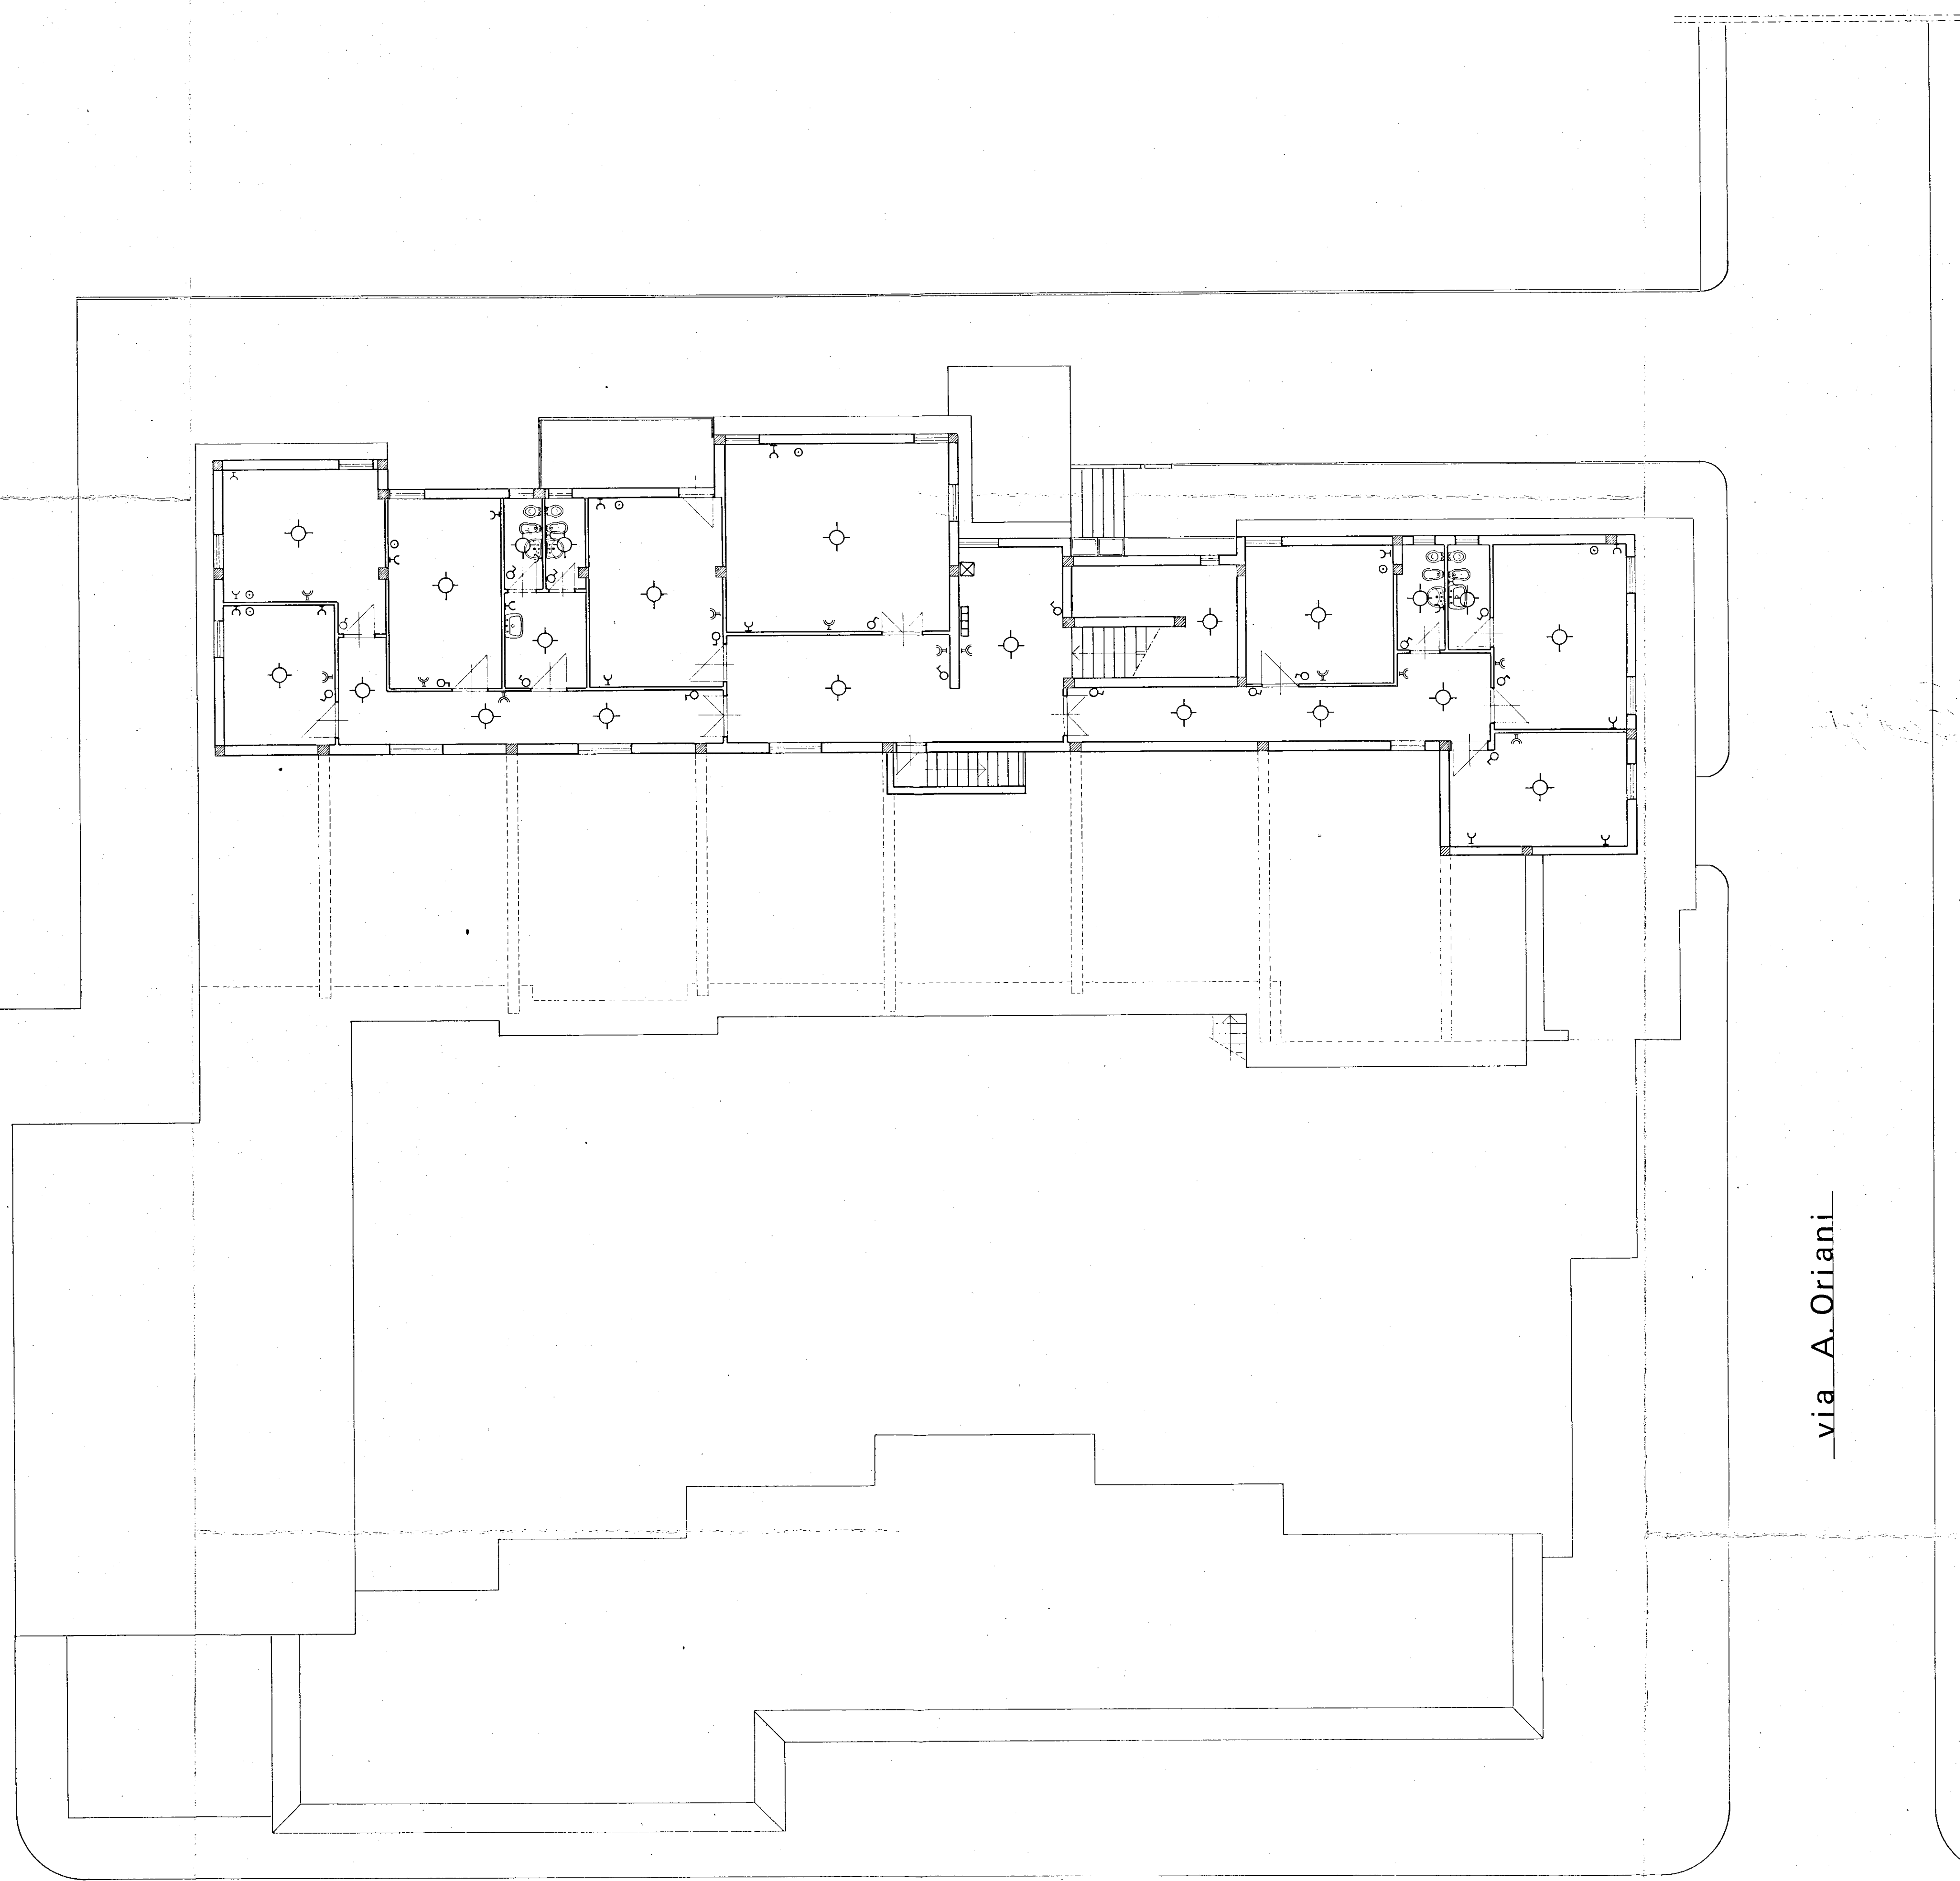

via A. Oriani

via G. Carducci

COMUNE DI BRINDISI		DATA: 23 MAR 1970
DESIGNAZIONE DELL'OPERA: progetto di costruzione per un mercato di quartiere e delegazione comunale al quartiere C.E.P. - Rione Paradiso - Brindisi		AGGIORNAMENTO:
OGGETTO DEL DISEGNO: SCHEMA DELL'IMPIANTO ELETTRICO.		NUM. DEL DISEGNO:
1° PIANO	SCALA 1:100	RIFERIMENTO:
IL PROGETTISTA: Dott. Arch. GIAN LUIGI CONSALES		
STUDIO: DOTT. ING. UGO LONDOCE DOTT. ARCH. GIAN LUIGI CONSALES		

A. Gian Luigi Consales