

TAV. n. 11


CASE POPOLARI IN BRINDISI  
QUARTIERE C.E.P. 6° LOTTO B

FABBRICATO n. 4

IMPRESA ING. GIOVANNI DATI

PIANTA PIANO RILZATO E PRIMO PIANO

scala 1/100

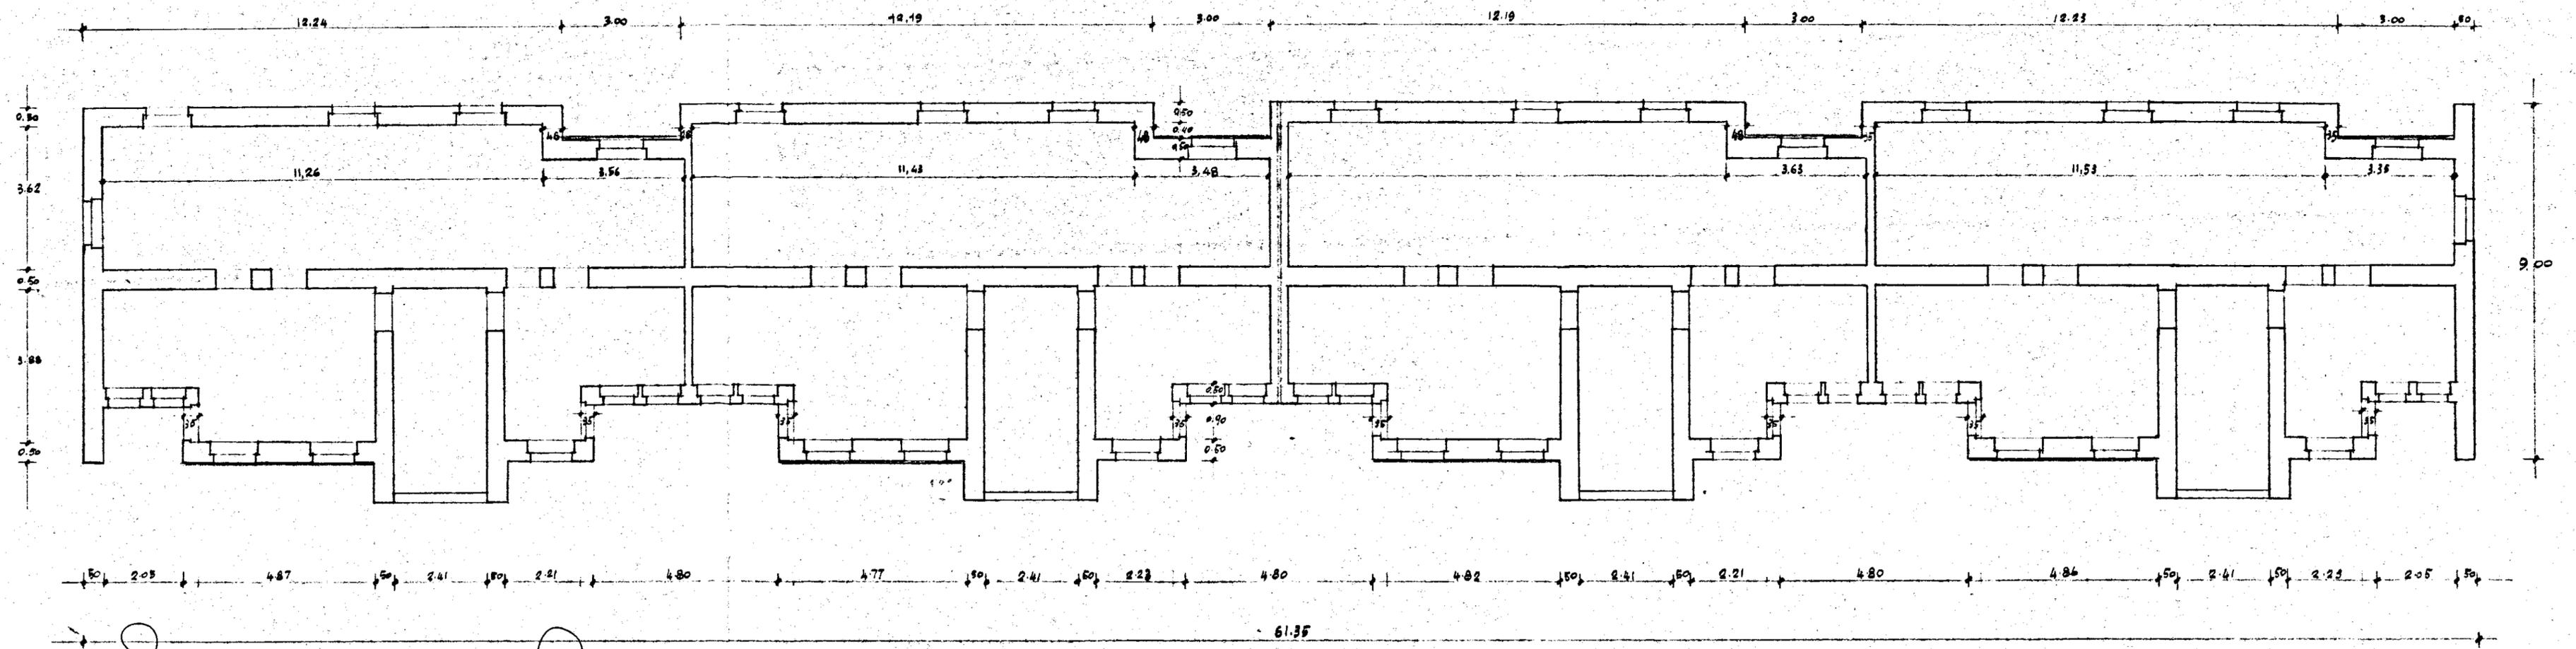

L'IMPRESA  
Ing. Giovanni Dati

IL DIRETTORE  
[Signature]