

— COMUNE DI MESAGNE —
(Provincia di Brindisi)

Oggetto:

LAVORI di Recupero Edilizio di proprietà comunali da destinare
ad alloggi di E.R.P.

Localizzazione Interventi di Edilizia Sovvenzionata
L. n. 179/92, n. 493/93, e n. 85/94

Delibere di G.R. n° 3074/96 — 4568/96 — 1616/98

1° Biennio 1992-93

Importo 330.000.000

Lavoro:

Progetto Esecutivo
Recupero Immobili ex-Antonucci e vico Morranza

Gruppo di progettazione:

Arch. Salvatore FAVALE

Arch. Marcellina PERRONE

Ing. Franco GALLO

Collaboratori: Ing. Cataldo BOCCUNI — Ing. Oronzo MAZZOTTA



Titolo:

INTERVENTO
IMPIANTO IDRICO — FOGNANTE

Data:

Scala:

1:100

Tavola n.


7

Rev. A:

Rev. B:


Mesagne li

Visto:

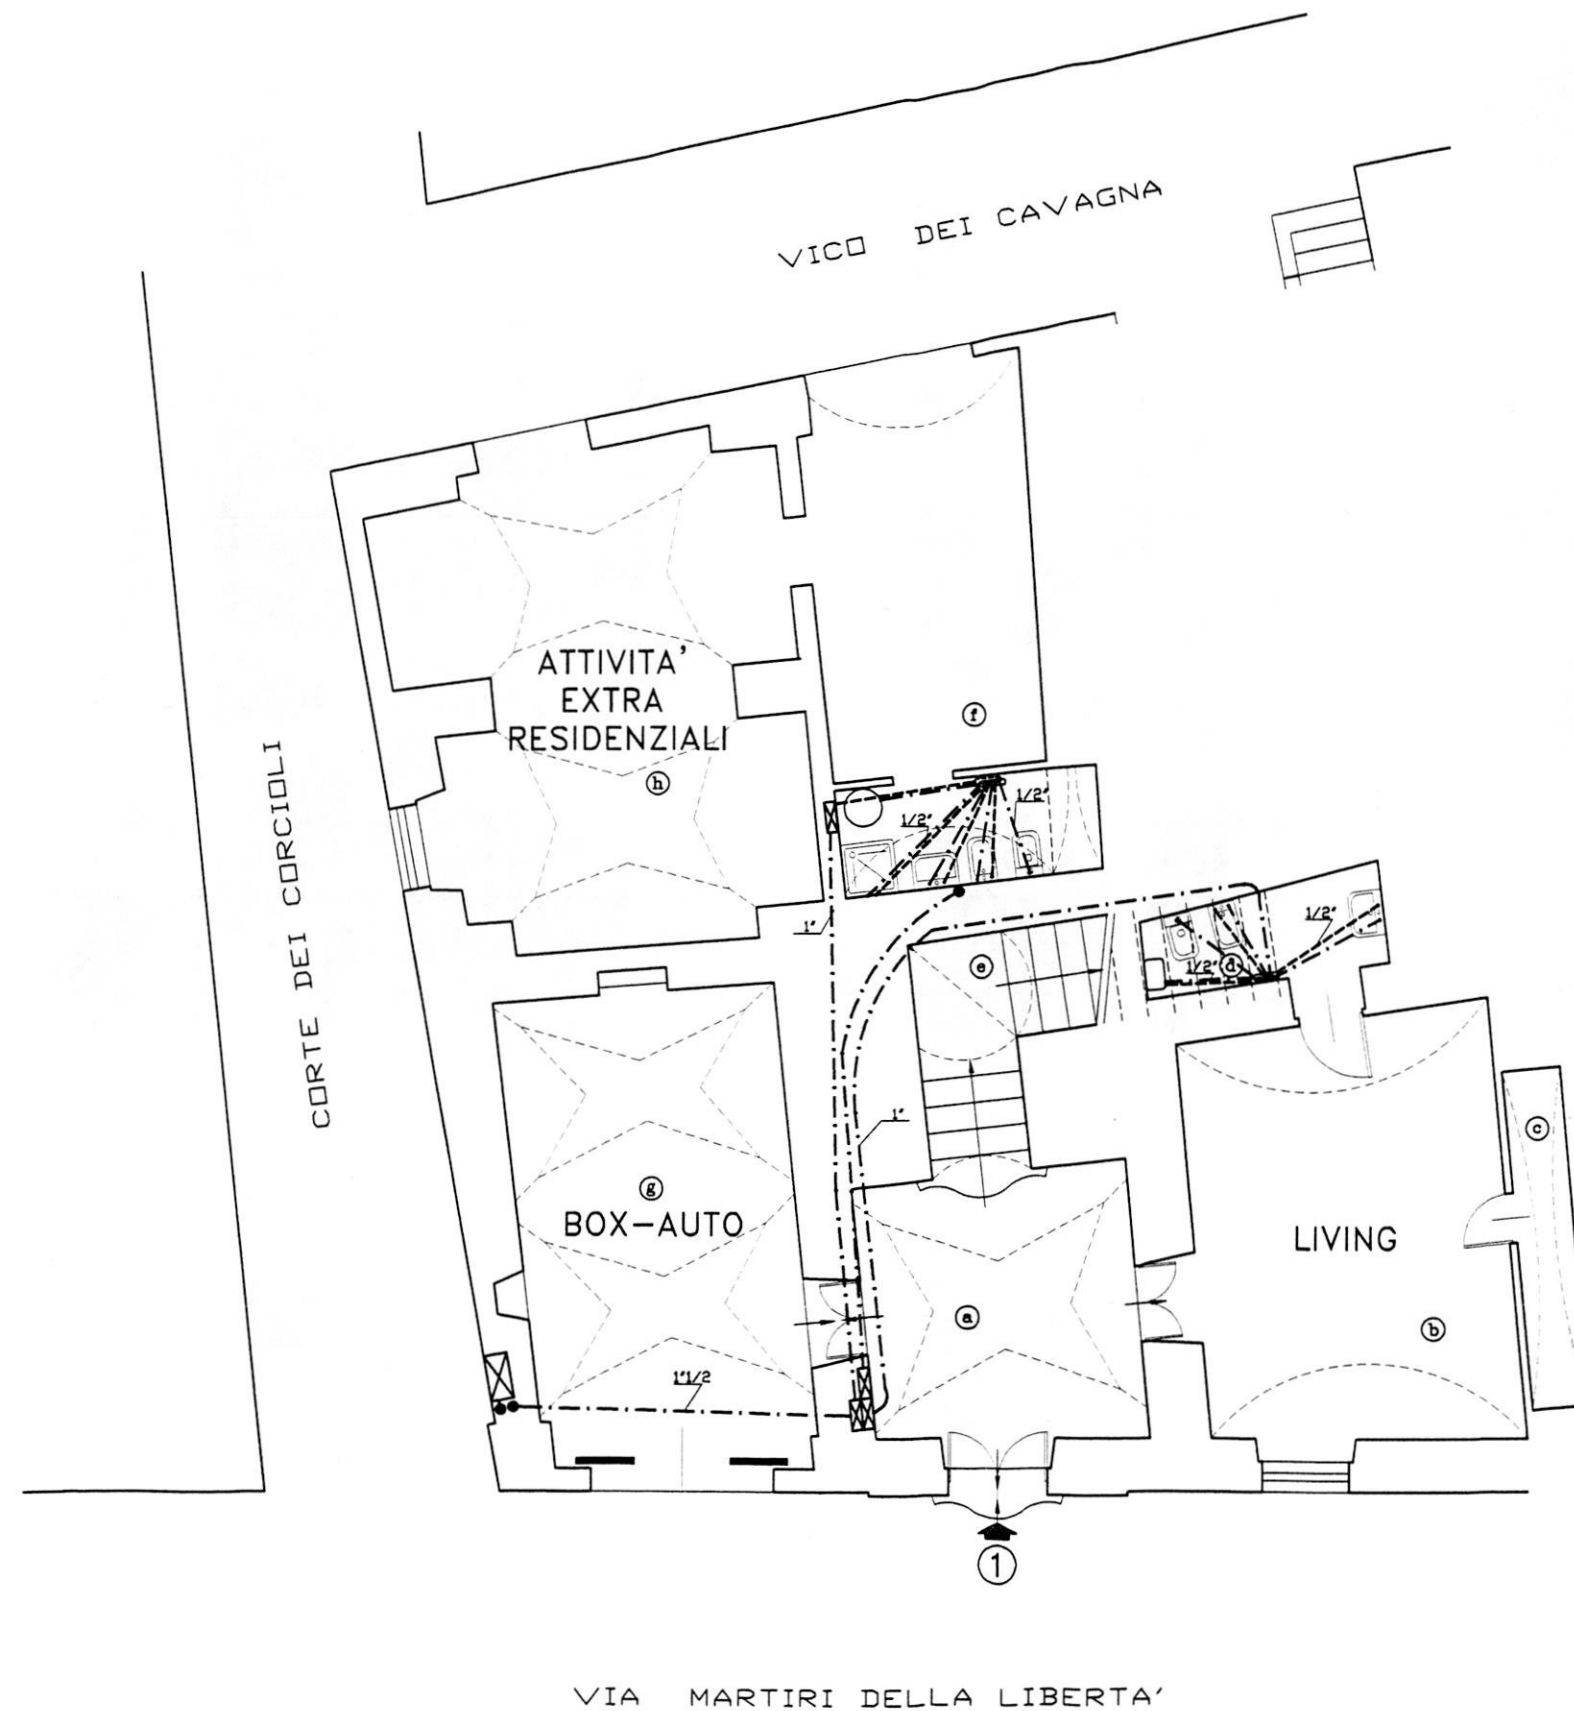

- COLONNA IMPIANTO IDRICO
- 1000 SERBATOIO DI ACCUMULO ACQUA DA 1000 LITRI
- GRUPPO POMPE DA CV 1,5
- ⊠ CONTATORE
- ⊠ QUADRO EAAP
- COLLETTORE ACQUA FREDDA
- - - COLLETTORE ACQUA CALDA
- ... TUBAZIONE ACQUA CALDA
- ... TUBAZIONE ACQUA FREDDA
- BOYLER
- BOYLER PICCOLO
- ⊠ CALDAIA
- 1/2" DIAMETRI TUBAZIONI IN POLLICI




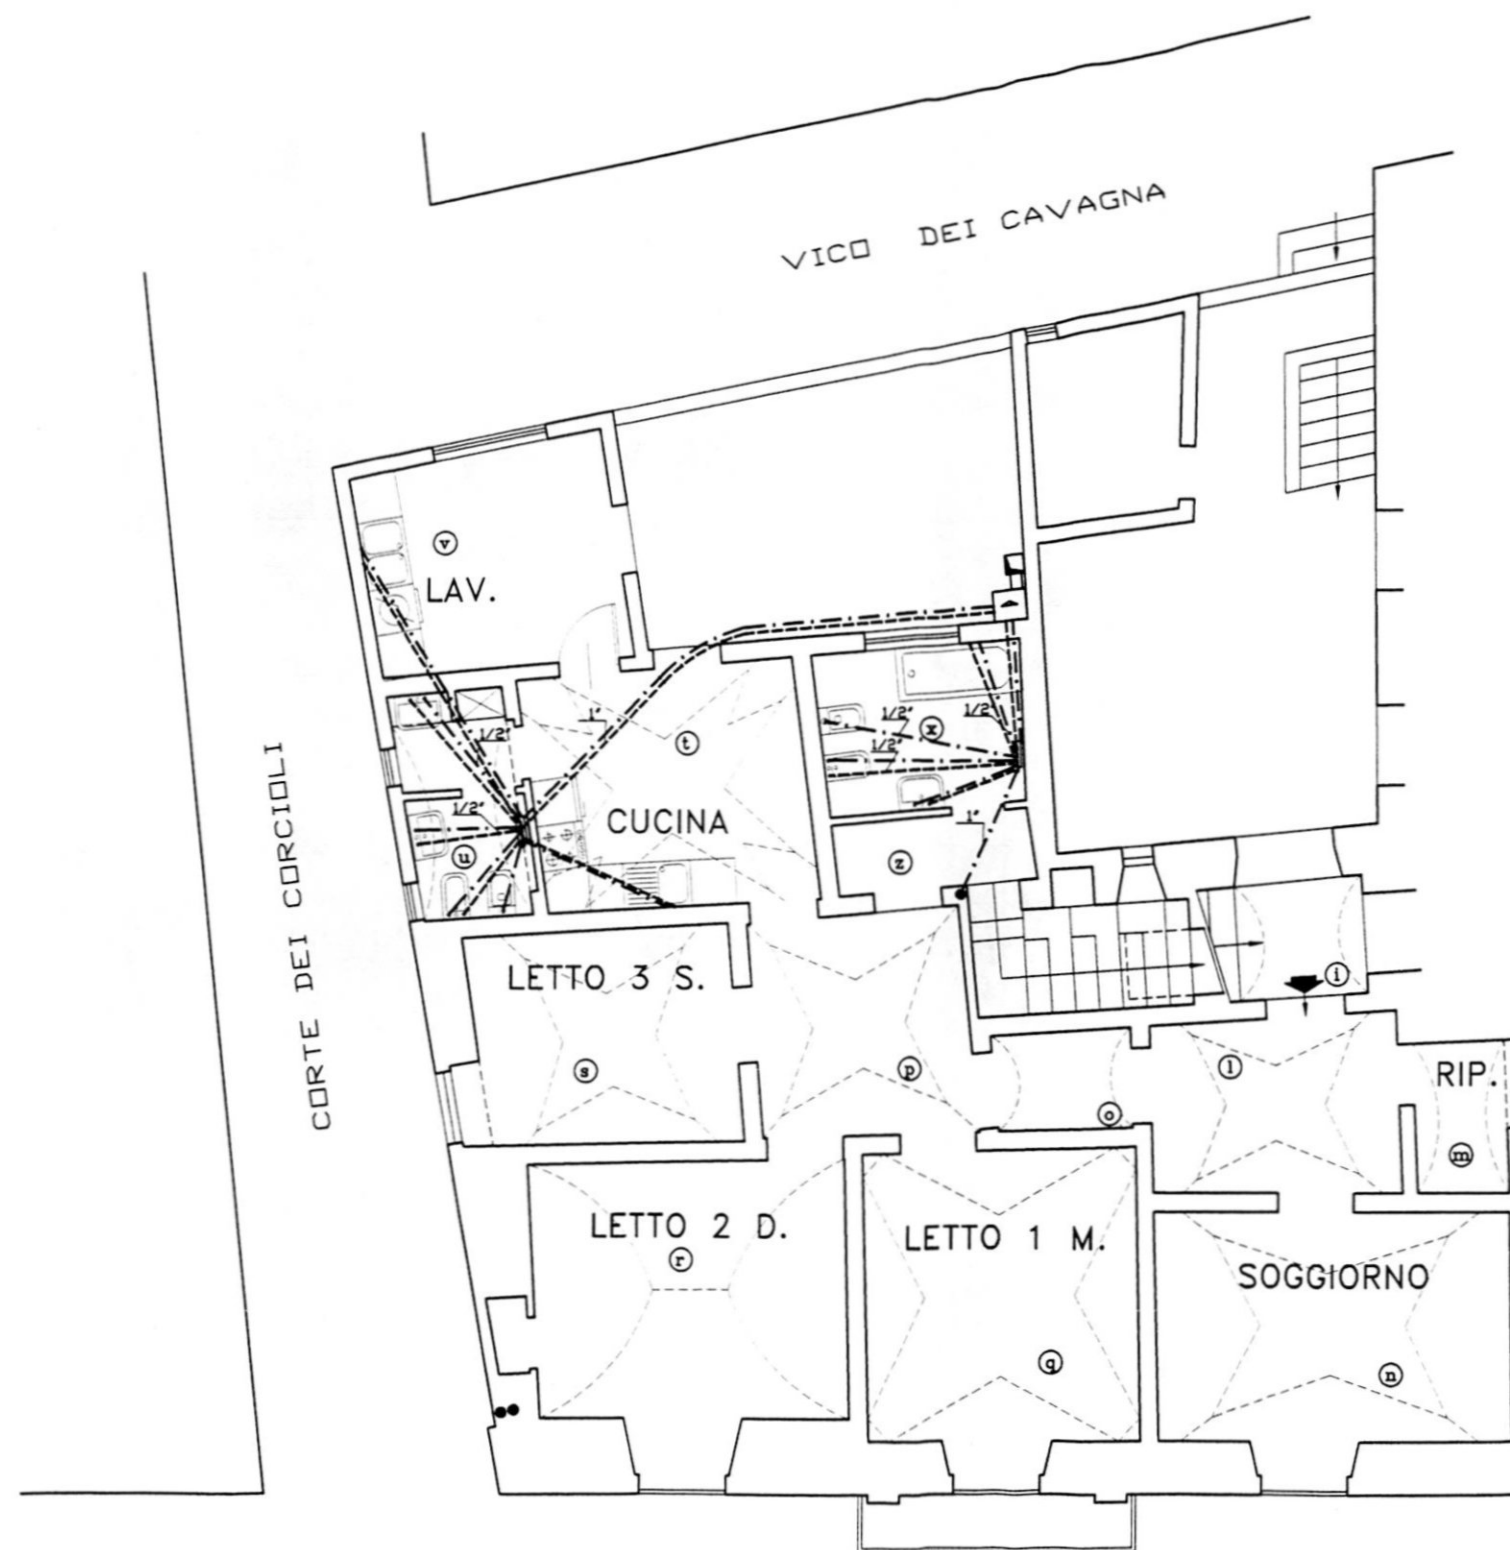


- COLONNA IMPIANTO IDRICO
- 1000 SERBATOIO DI ACCUMULO ACQUA DA 1000 LITRI
- GRUPPO POMPE DA CV 1,5
- CONTATORE
- QUADRO EAAP
- COLLETTORE ACQUA FREDDA
- COLLETTORE ACQUA CALDA
- TUBAZIONE ACQUA CALDA
- TUBAZIONE ACQUA FREDDA
- BOILER
- BOILER PICCOLO
- CALDAIA
- 1/2" DIAMETRI TUBAZIONI IN POLLICI



VIA MARTIRI DELLA LIBERTA'

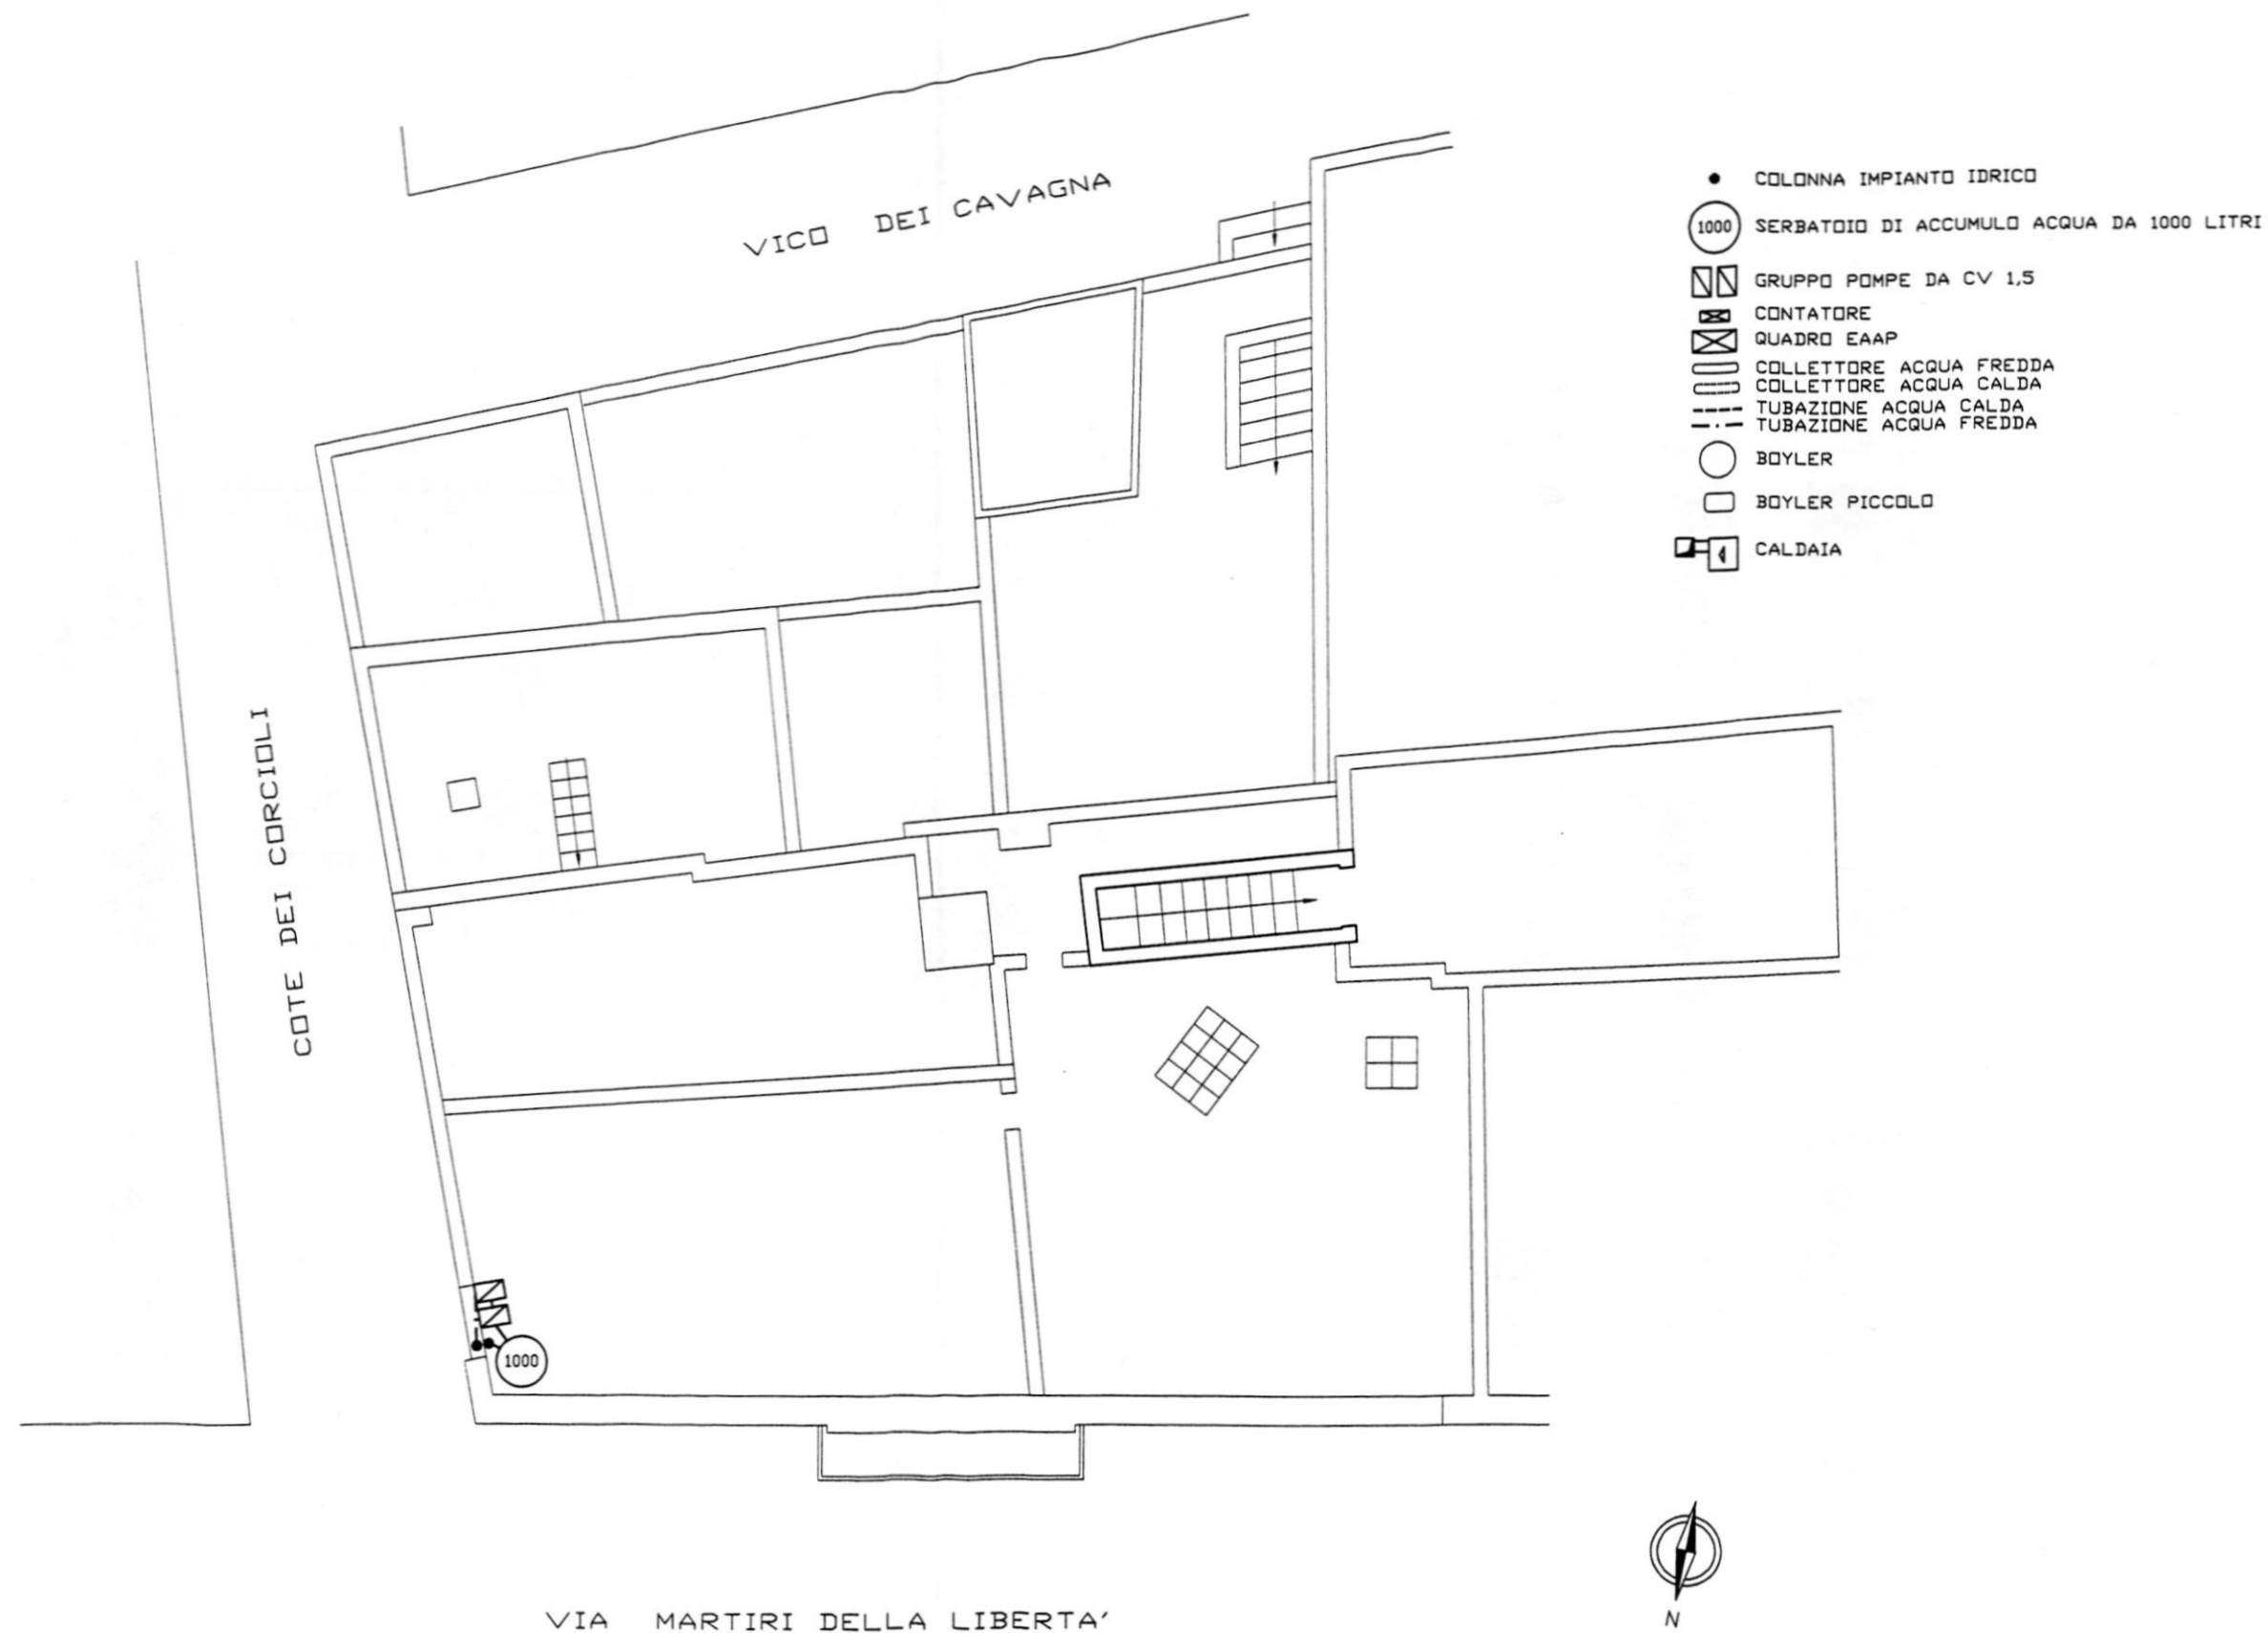

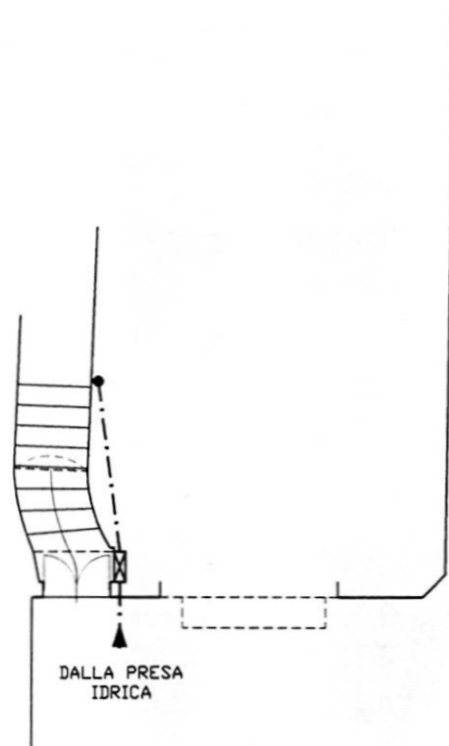



PIANTA PIANO TERRA




PIANTA PIANO PRIMO


- COLONNA IMPIANTO IDRICO
- 1000 SERBATOIO DI ACCUMULO ACQUA DA 1000 LITRI
- GRUPPO POMPE DA CV 1,5
- CONTATORE
- QUADRO EAAP
- COLLETTORE ACQUA FREDDA
- COLLETTORE ACQUA CALDA
- TUBAZIONE ACQUA CALDA
- TUBAZIONE ACQUA FREDDA
- BOILER
- BOILER PICCOLO
- CALDAIA
- 1/2" DIAMETRI TUBAZIONI IN POLLICI

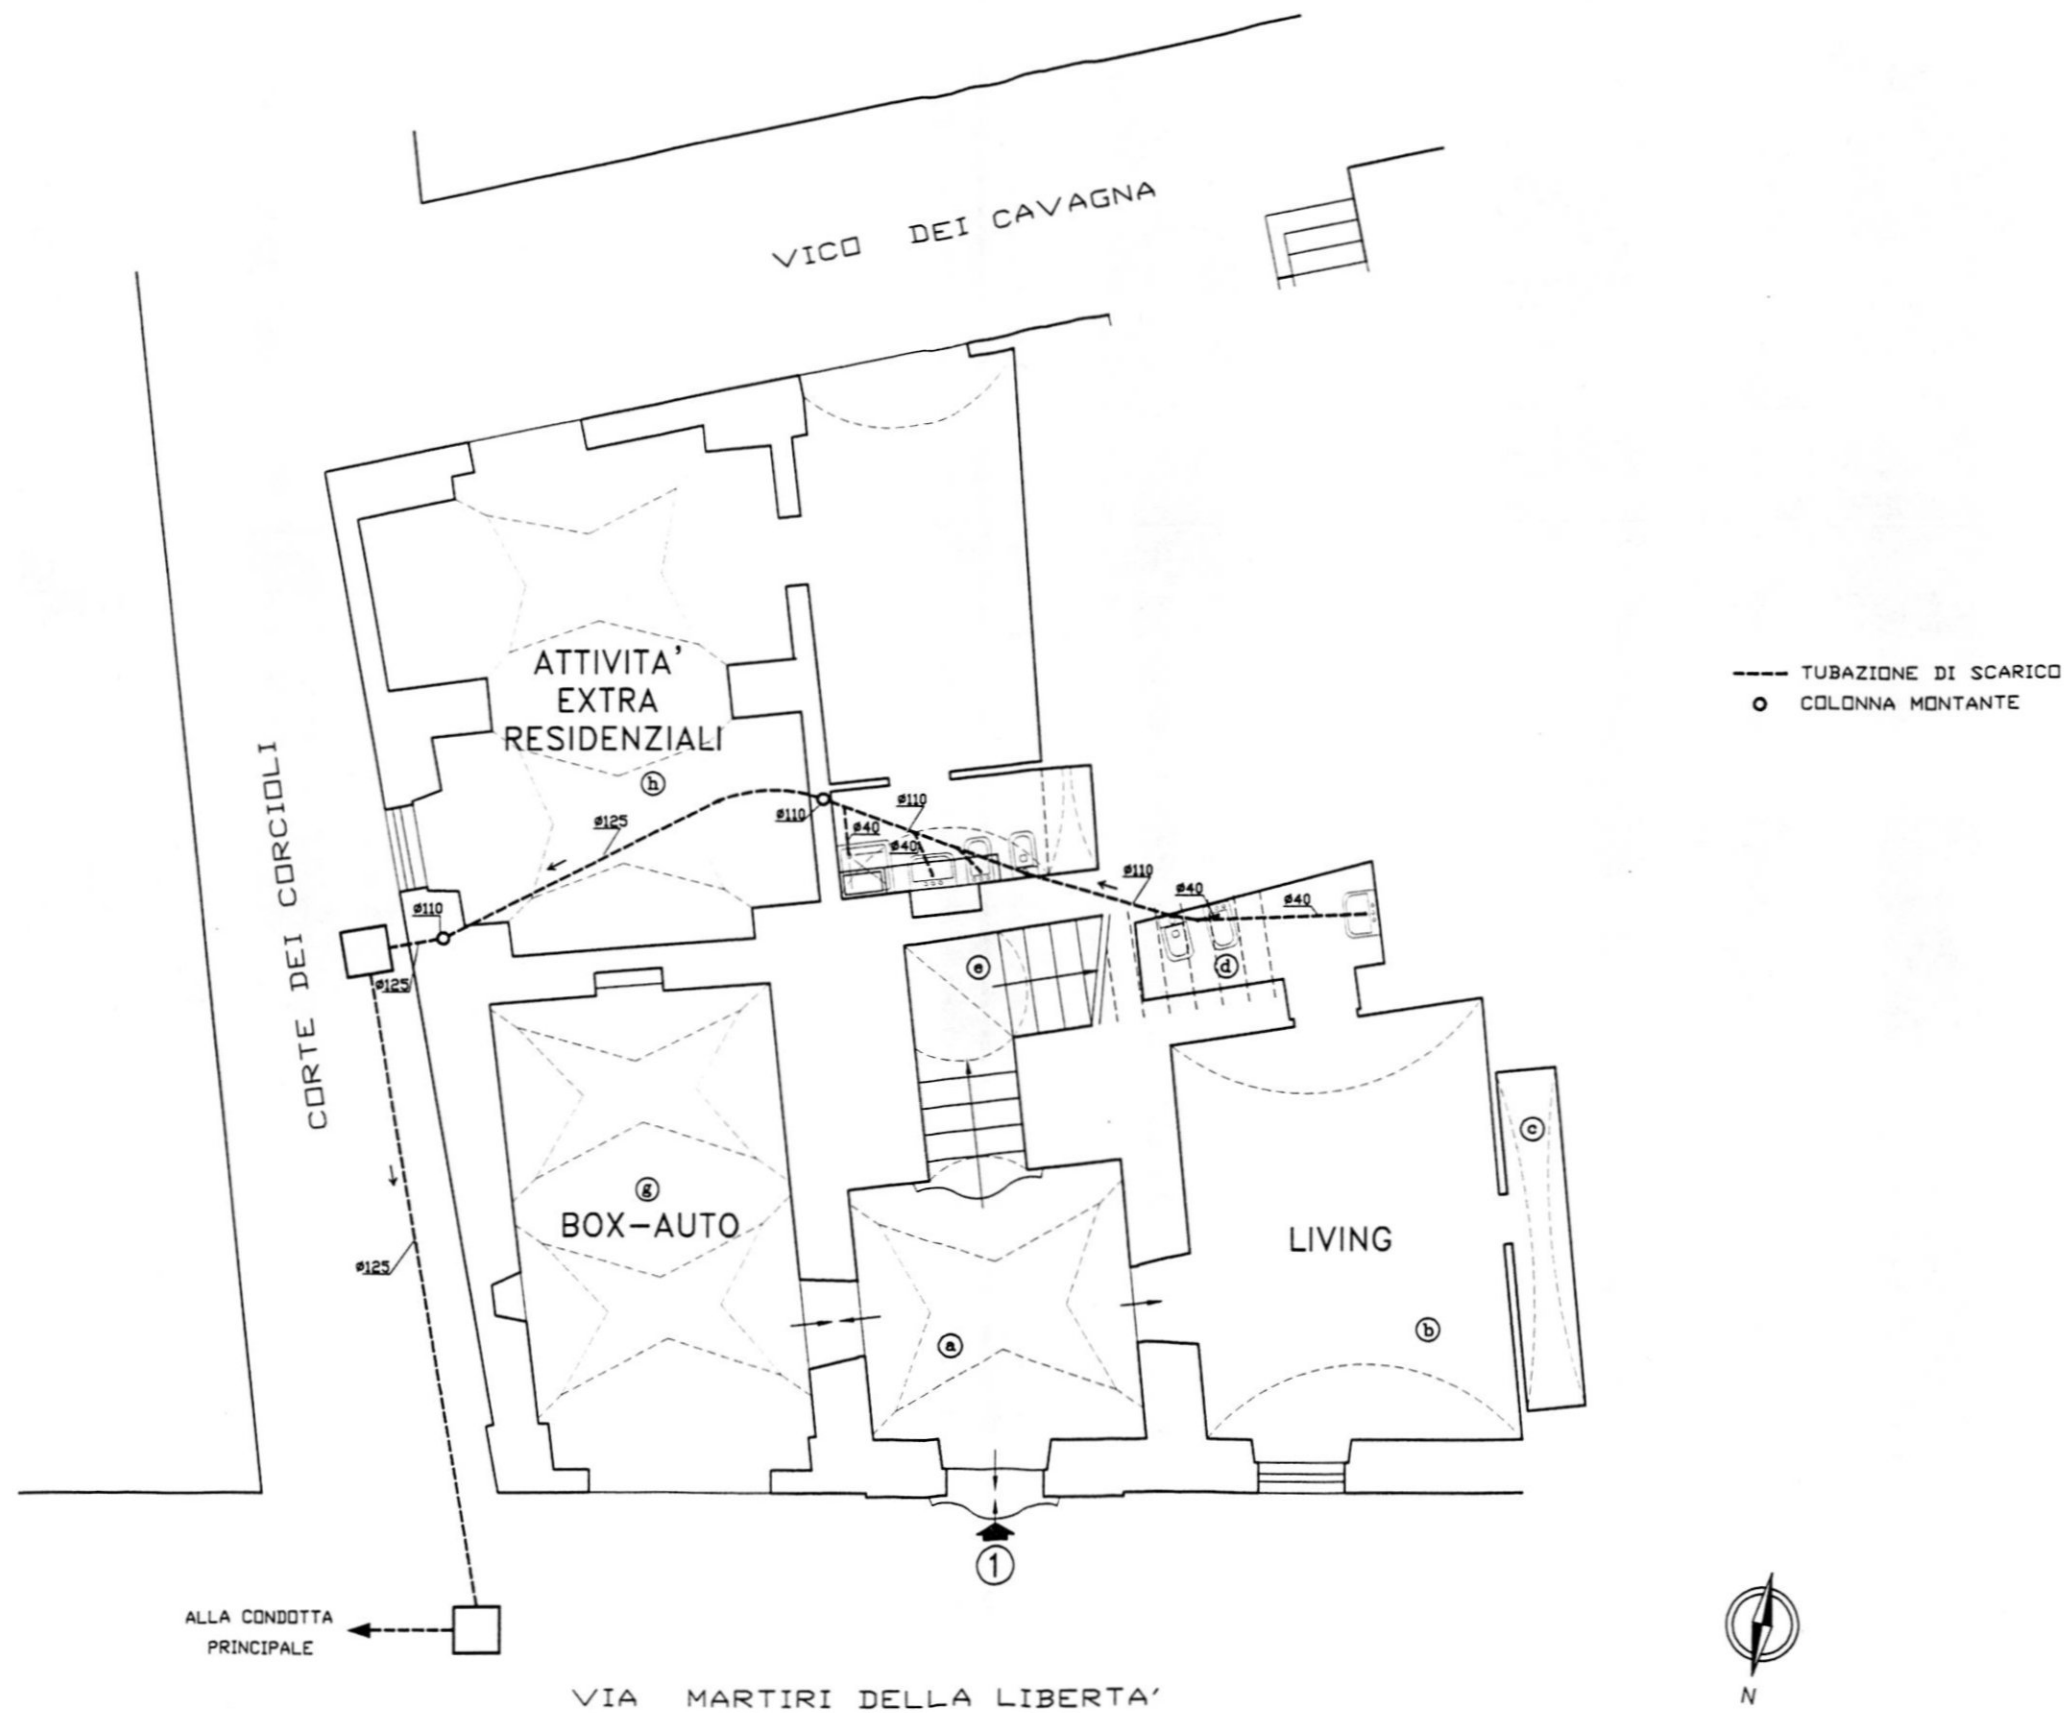

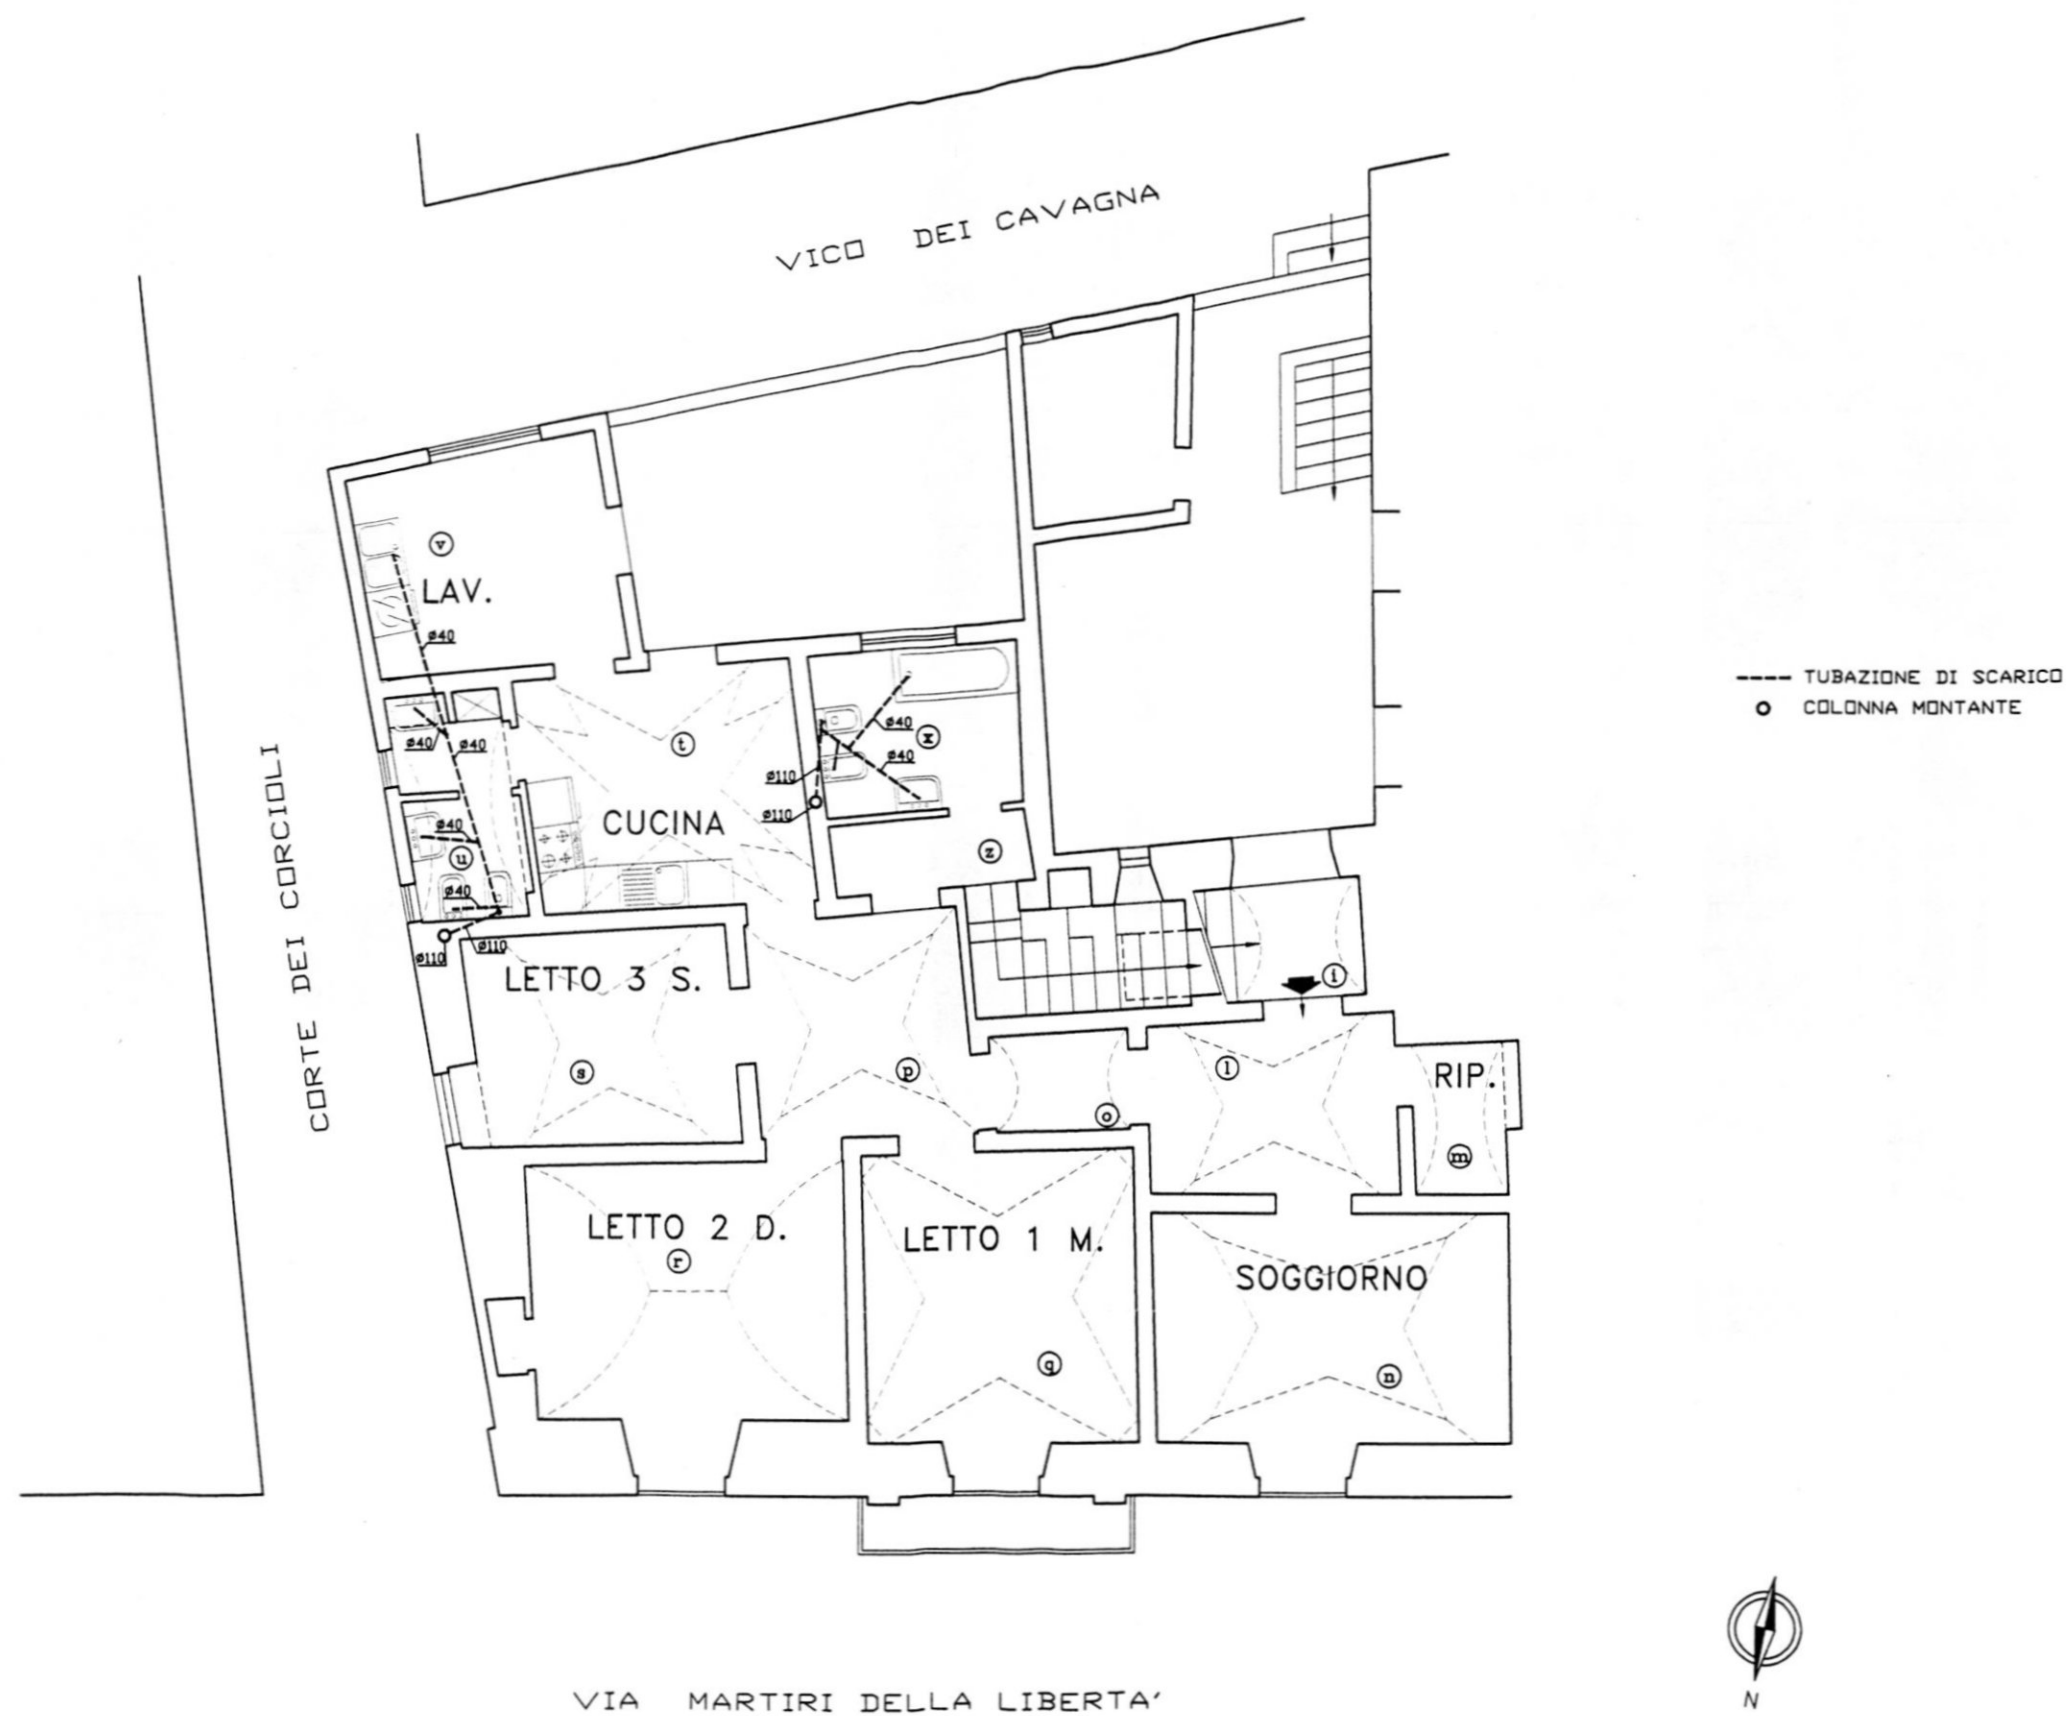

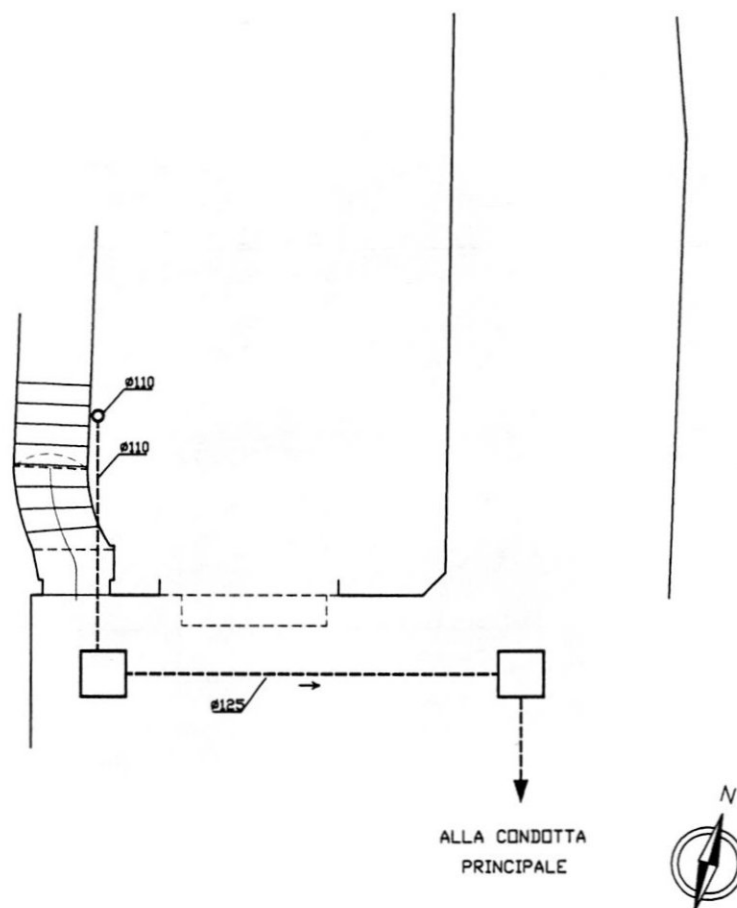

PIANTA PIANO TERRA

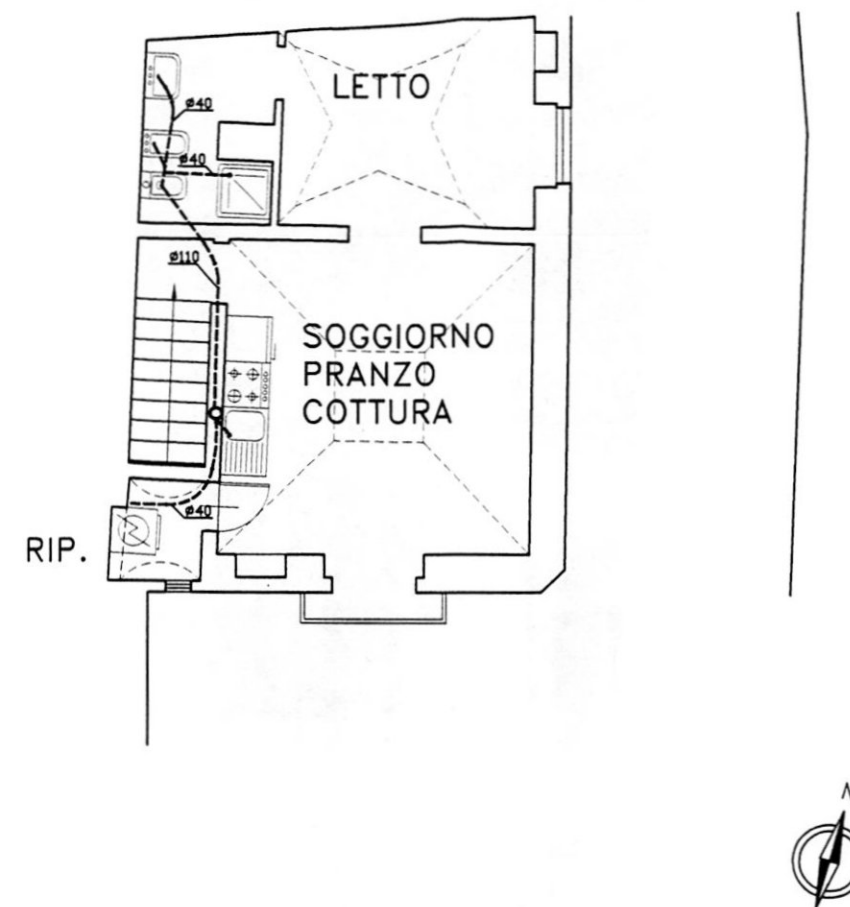

PIANTA PIANO PRIMO

--- TUBAZIONE DI SCARICO
 ○ COLONNA MONTANTE