


COMUNE DI FRANCAVILLA FONTANA
PROVINCIA DI BRINDISI
Cant. n° 16978
Fabbricato
Località:
PESCHIERA

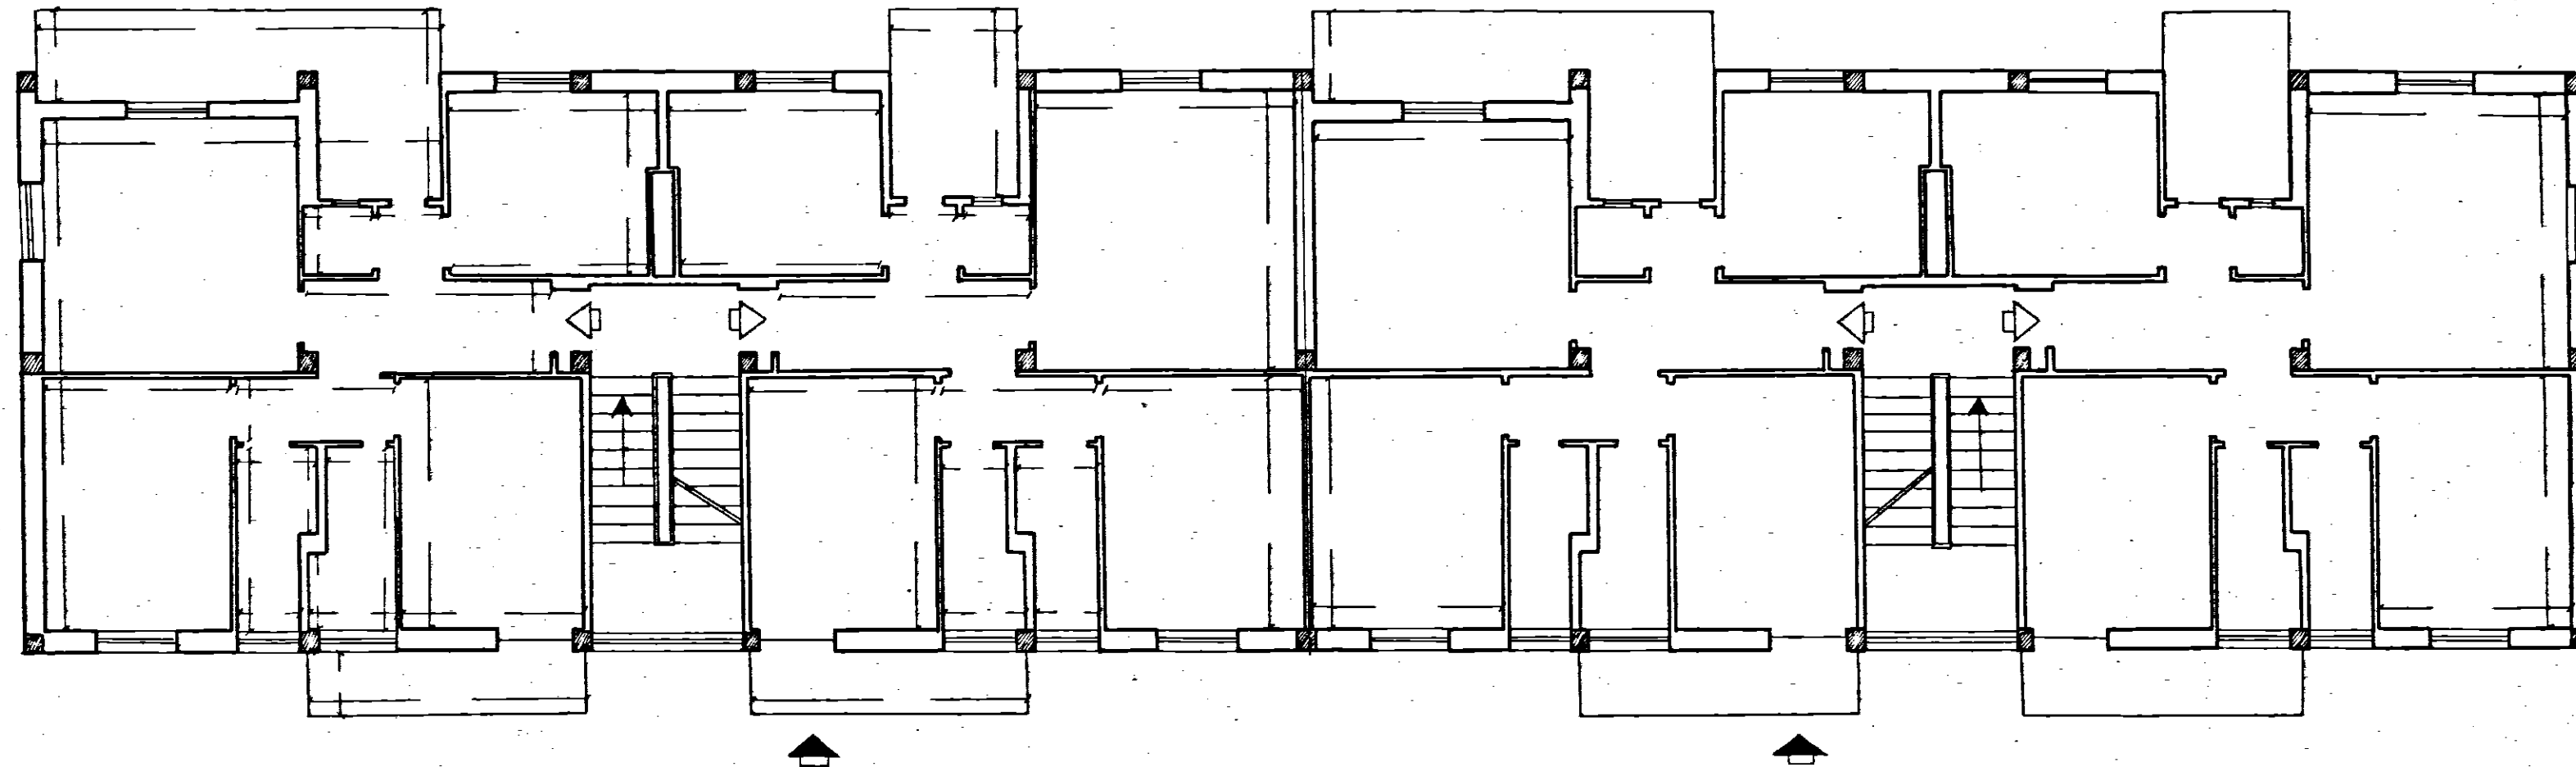

PIANTA PIANO TIPO

Data della compilazione Agosto 1962

Scala 1:100