

Comittente:
IACP
BRINDISI

COMUNE DI FRANCAVILLA F.

Oggetto:
ADEGUAMENTO
ALLA
NORMATIVA
ANTINCENDIO

Complesso:
IACP
VIA SAN LORENZO SCALA A1-B3 C384



Commissa:
FF 02-10/85
Disegno 01

Particolare:
CENTRALE TERMICA E RELATIVO
DEPOSITO CARBURANTE

Data: //


Scala: //

STUDIO TECNICO ING. SALVATORE CHIONNA

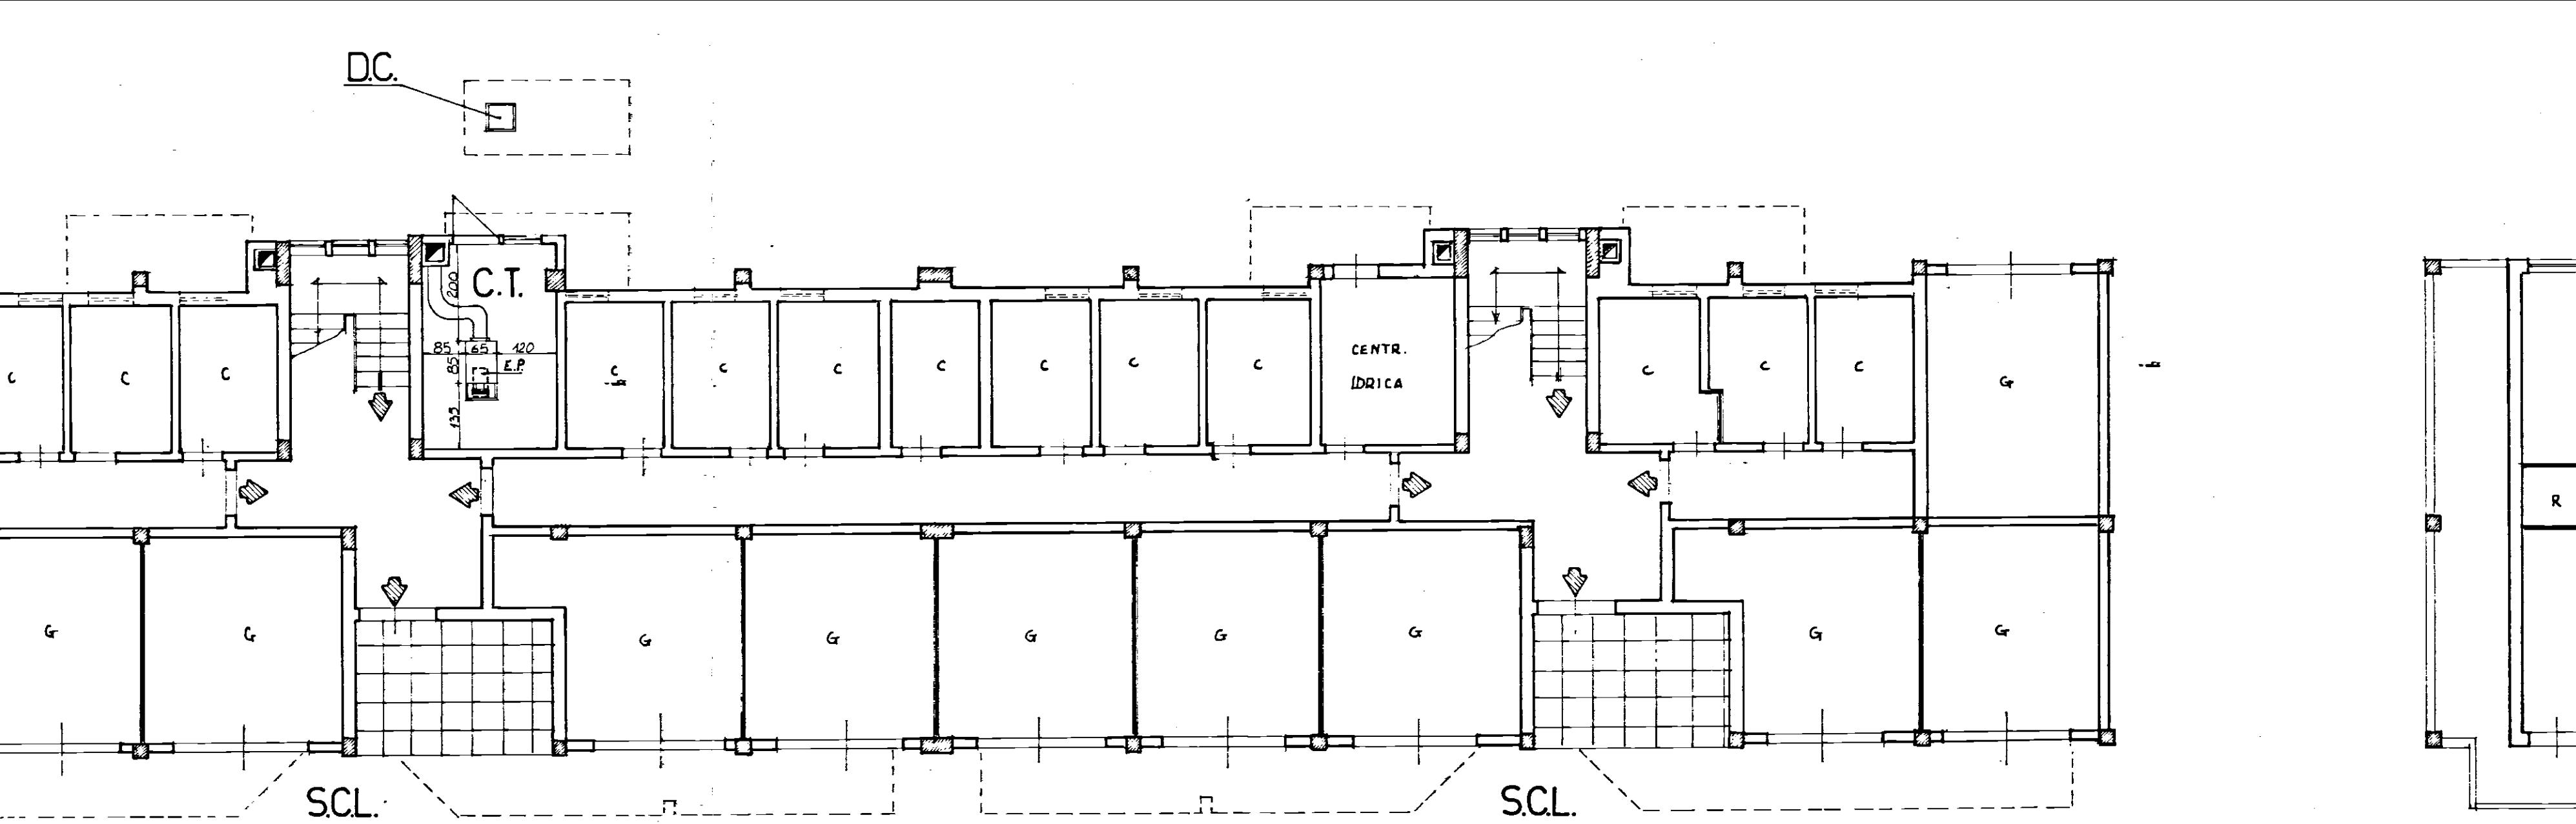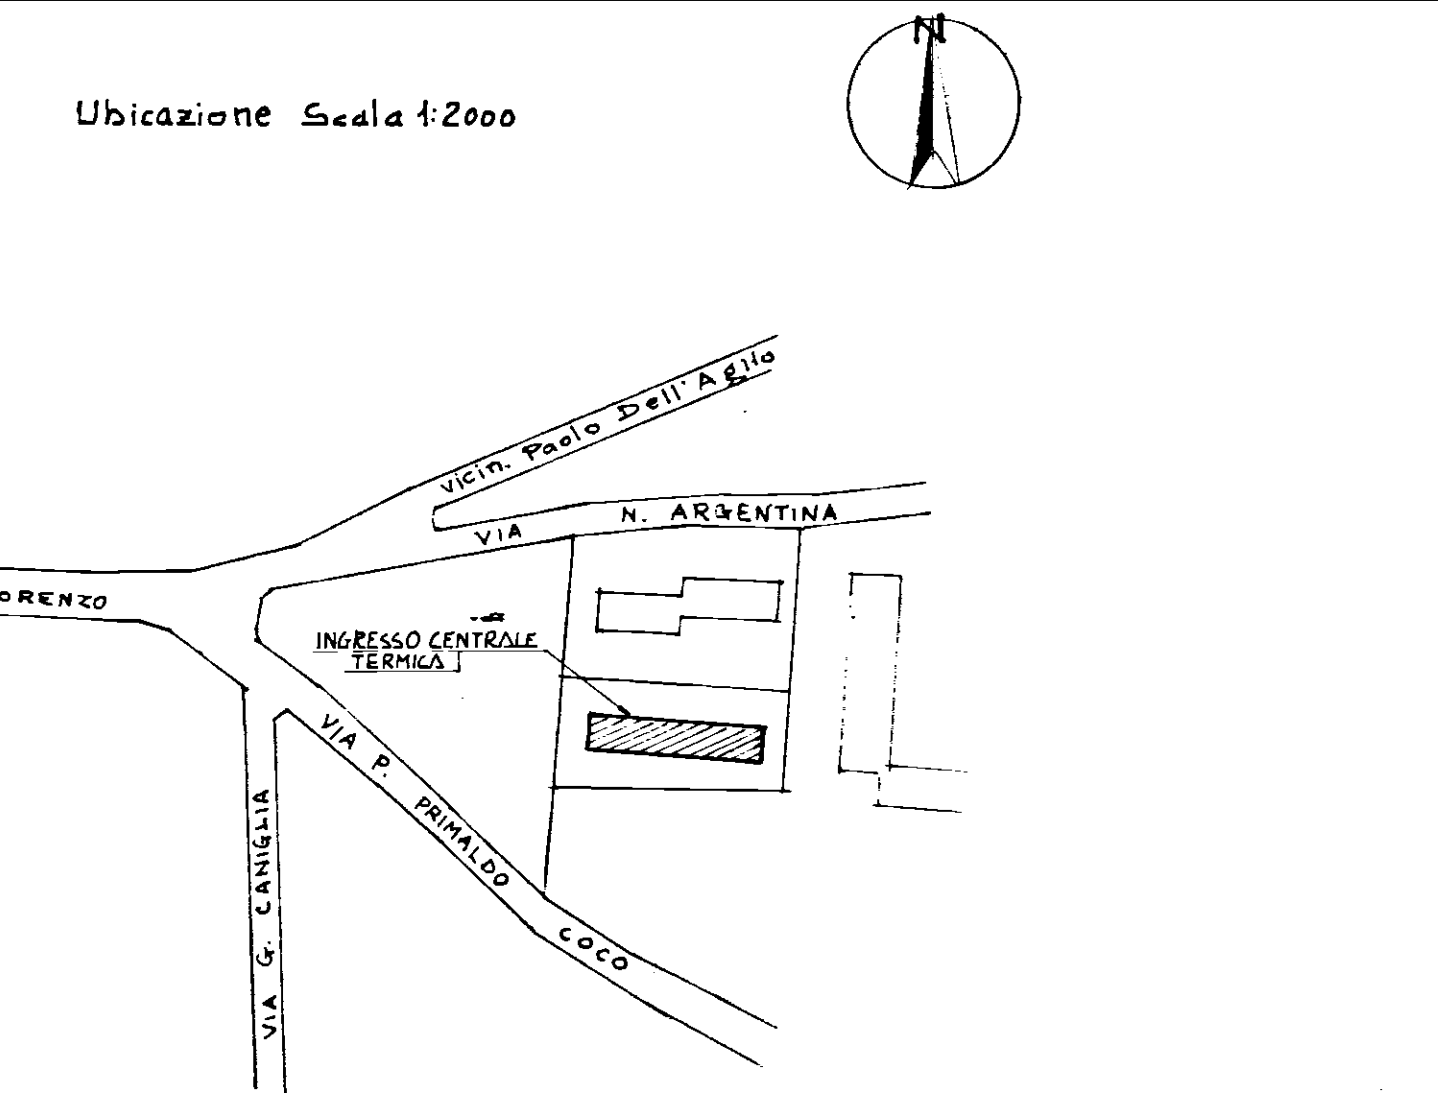


PIANTA PIANO TERRA - SCALA 1:100 -

- LEGENDA:
- G : GARAGE
 - C : CANTINA
 - C.T. CENTRALE TERMICA
 - DC. DEPOSITO CARBURANTE (GASOLIO) INTERRATO
 - EST. ESTINTORE A POLVERE DEL TIPO A PIOGGIA
 - PERCORSO ORIZZONTALE
 - PERCORSO VERSO IL BASSO
 - SCL. SPAZIO A CIELO LIBERO
 - S SOGGIORNO
 - K CUCINA
 - T TINELLO
 - L LETTO
 - B BAGNO
 - R RIPOSTIGLIO

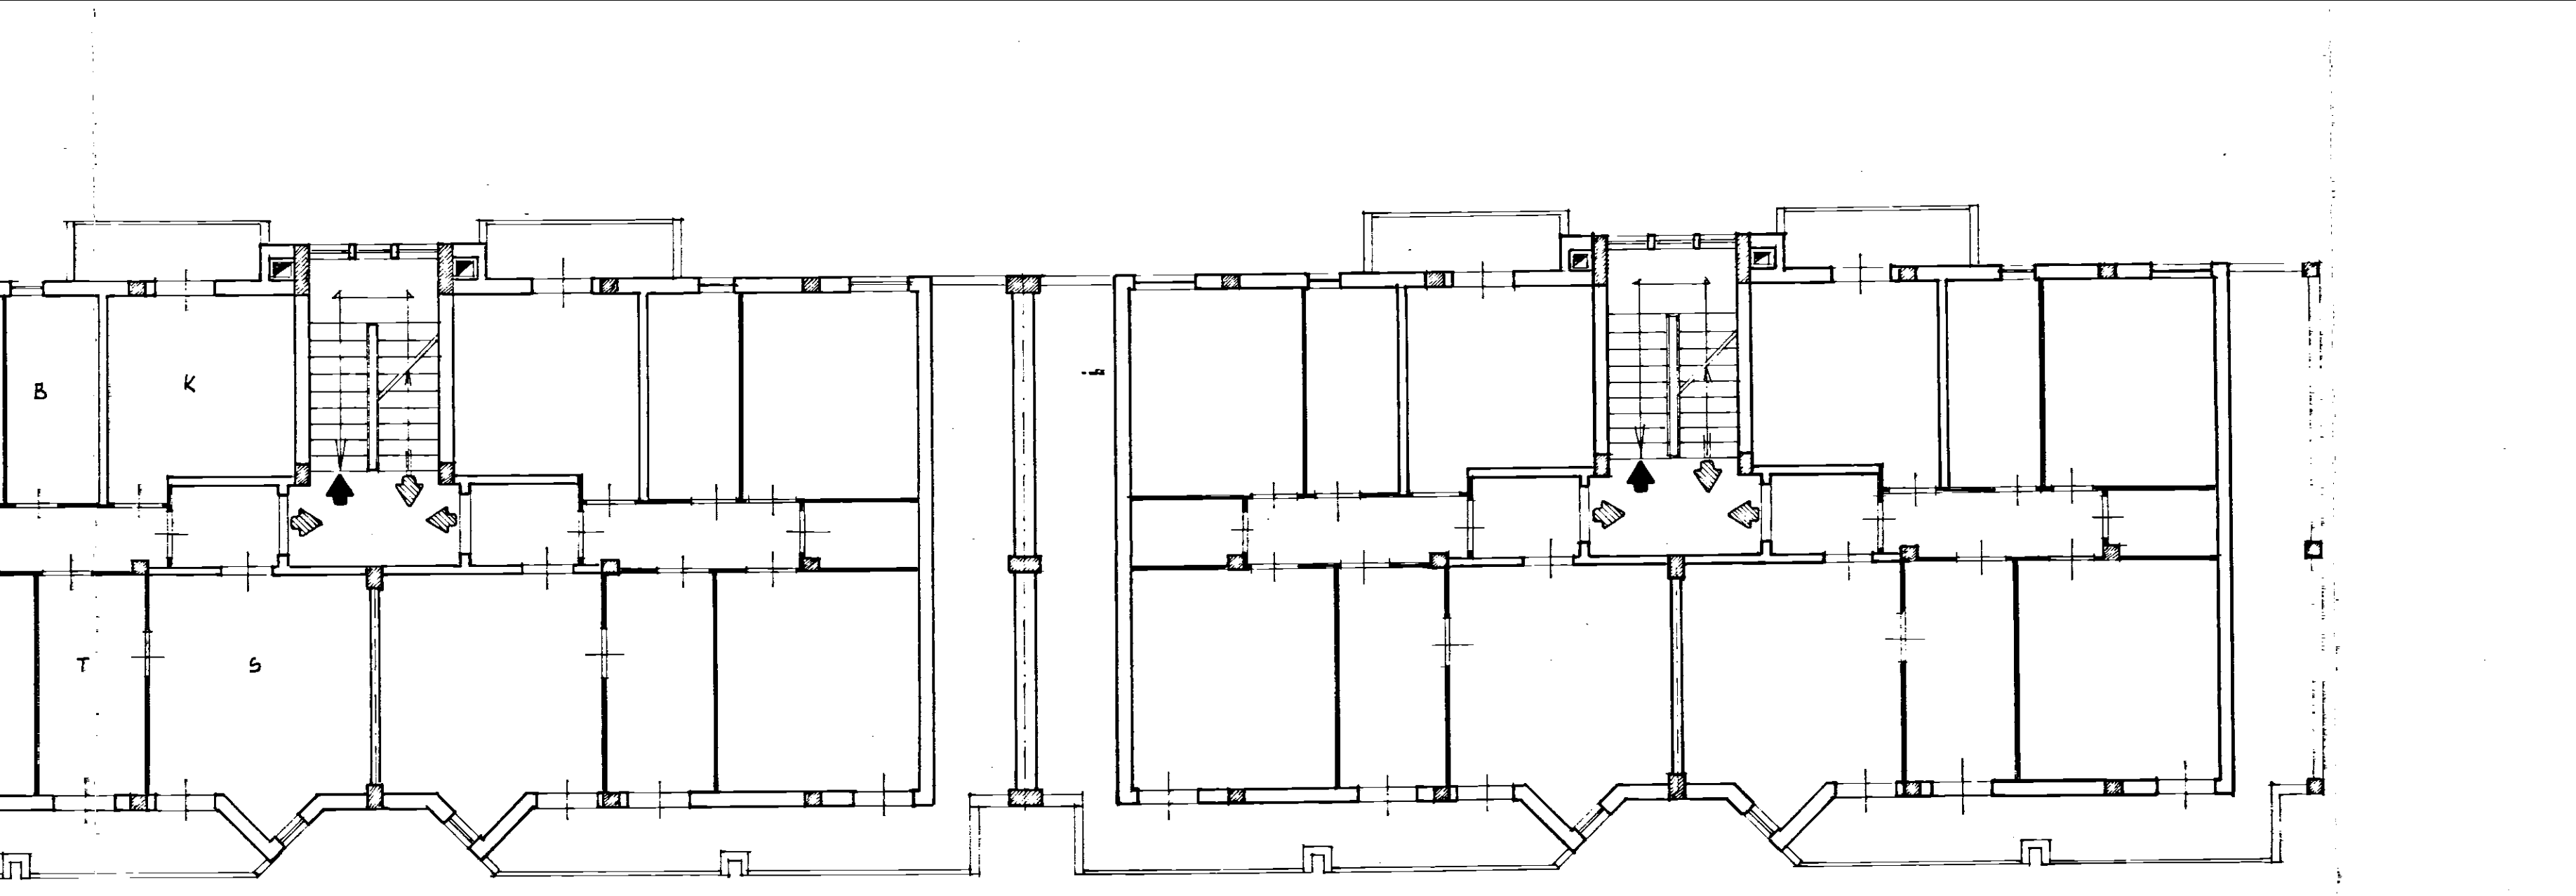


PIANTA PIANO TIPO - SCALA 1:100 -

PARTICOLARE "X"

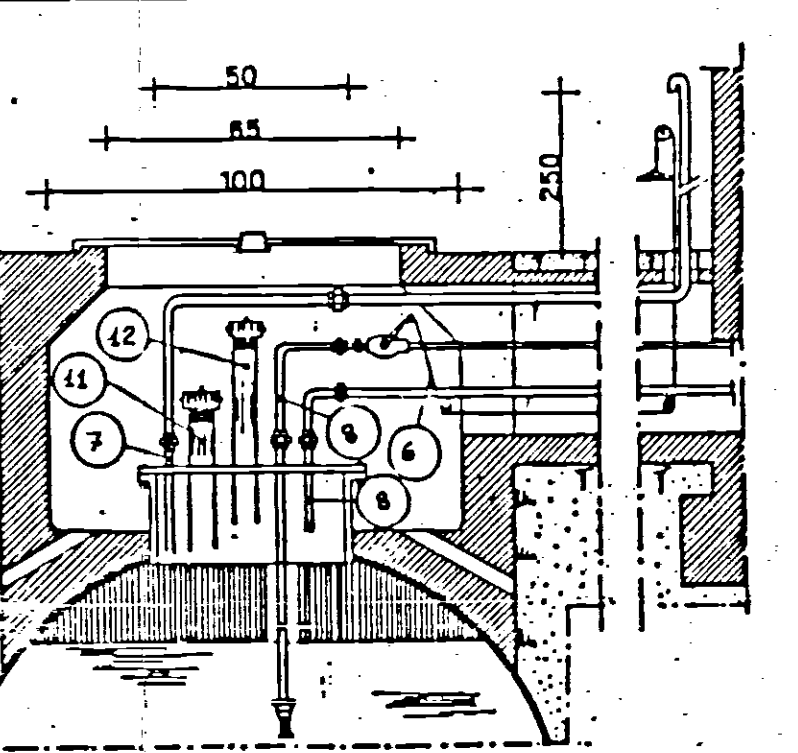


- ACCESSO DIRETTO DA SPAZIO A CIELO LIBERO
- PORTA INCOMBUSTIBILE CON CONGEDO DI AUTOCHIUSURA
- SOGGIA DI 20cm
- VASCA CONTENENTE SABBIA PER L'ASSORBIMENTO DELLE EVENTUALI PERDITE DI COMBUSTIBILE
- INDICATORE DI LIVELLO COMBUSTIBILE
- VALVOLA A STRAPPO CHIUSURA RAPIDA COMBUSTIBILE
- TUBO DI SFIATO DEPOSITO CARBURANTE CON RETICELLA TAGLIAFIAMMA
- TUBO DI MANDATA E RITORNO COMBUSTIBILE
- CAMINO
- COLLETTORE DEL TIPO COIBENTATO
- TROPPOPIENO
- CARICO

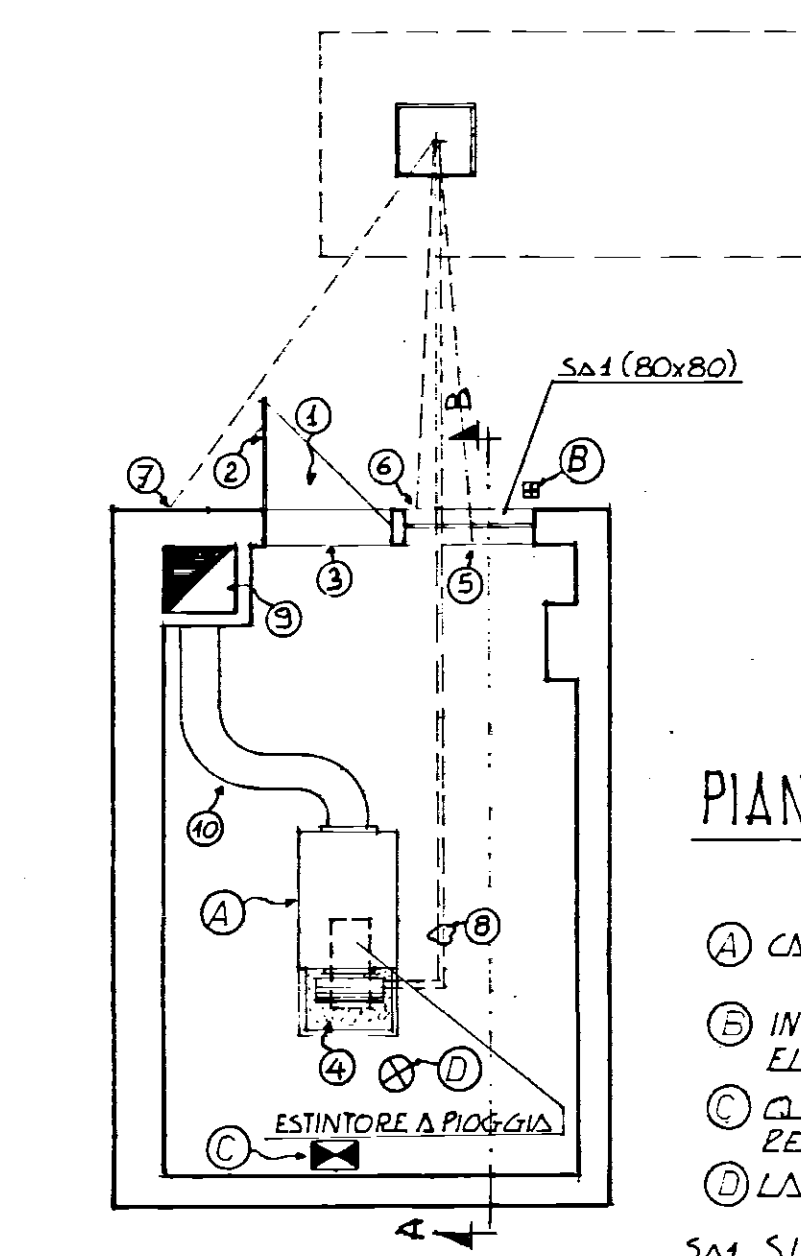


PIANTA C.T. 1:50

- 1 CALDAIA (SARA MODENA) RENA POTENZA 130.000 KWH
- 2 INTERRUOTTORE GENERALE ESTERNO ALIMENTAZIONE ELETTRICA
- 3 QUADRO ELETTRICO E RELATIVA CENTRALINA DI REGOLAZIONE
- 4 LAMPADA AD INCANDESCENZA DEL TIPO A STAGNO
- 5 S.A. SUPERFICIE DI AERAZIONE $\approx 0,64 m^2$

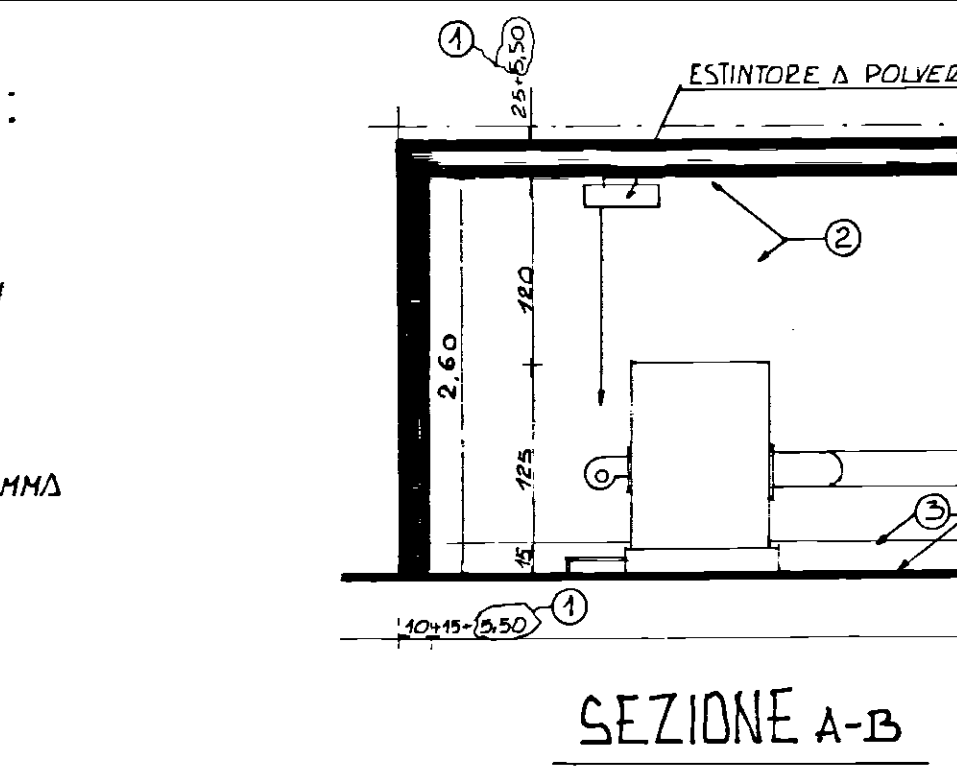

SEZIONE A-B

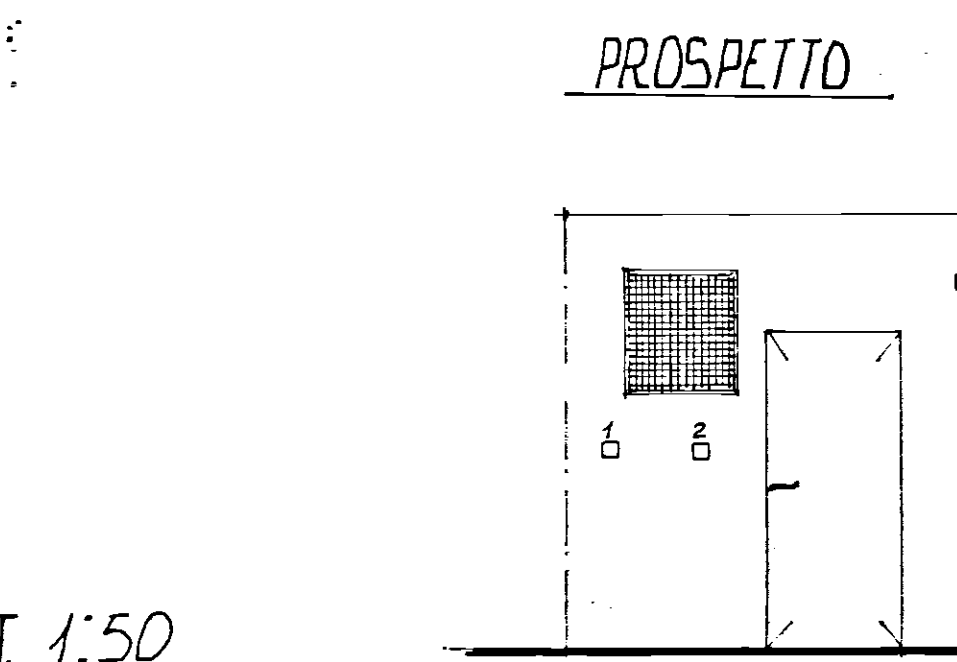

PROSPETTO

- 1 INTERRUOTTORE GENERALE ESTERNO ALIMENTAZIONE ELETTRICA
- 2 VALVOLA A STRAPPO CHIUSURA RAPIDA COMBUSTIBILE
- 3 TUBO DI SFIATO DEPOSITO CARBURANTE CON RETICELLA TAGLIAFIAMMA

- 1 INTONACO DI CEMENTO CON RETE (3,5cm) PIU' INTONACO DI TIPO NORMALE (2cm)
- 2 SOLAI E PARETI RESISTENTI AL FUOCO PER 120 MINUTI PRIMI
- 3 PAVIMENTO E ZOLCOLATURA DI 20cm IMPERMEABILI