



COMUNE DI BRINDISI	
COMMITTEE: ISTITUTO AUTONOMO PER LE CASE POPOLARI DELLA PROVINCIA DI BRINDISI	DATA: Febr. '87 AGG.
OGGETTO: Adeguamento alla normativa antincendio della Centrale Termica dell'edificio sito in Brindisi alla Via Garigliano, lotto 69, rione Perrino.	TAVOLA: 3
ELABORATO: Pianta - Sezione - Prospetto Centrale Termica	SCALA: 1:50
STUDIO TECNICO Dott. Ing. Francesco LUBRANO L. Via Imperatore Augusto, 86 BRINDISI	


CENTRALE TERMICA VIA GARIGLIANO

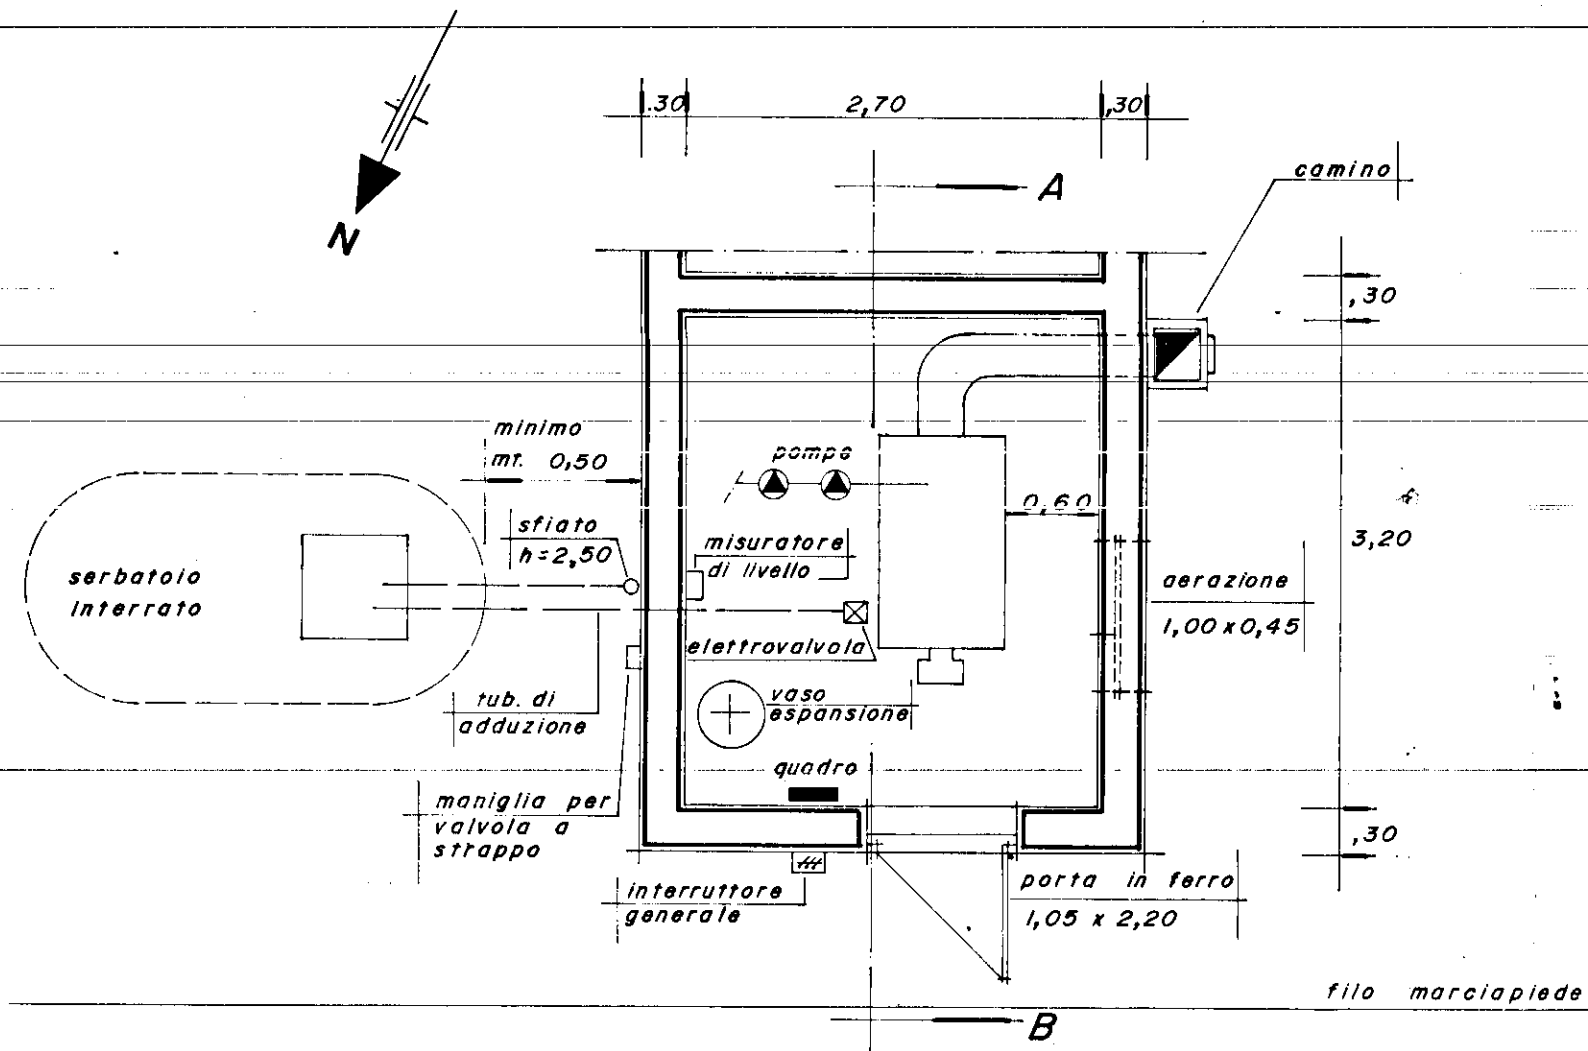

PIANTA

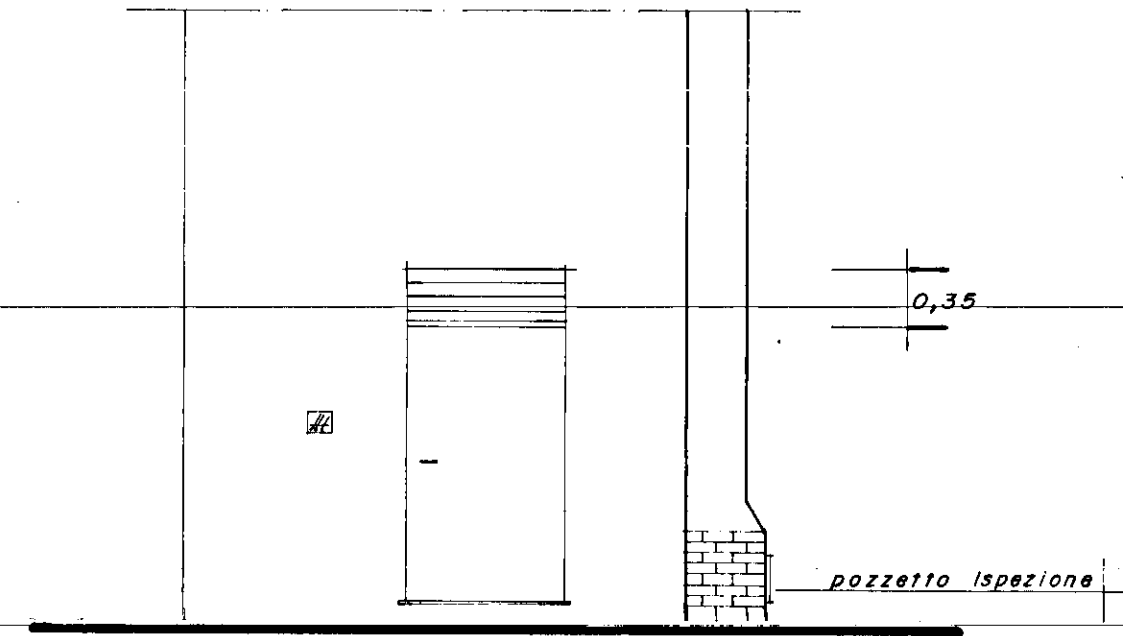

PROSPETTO

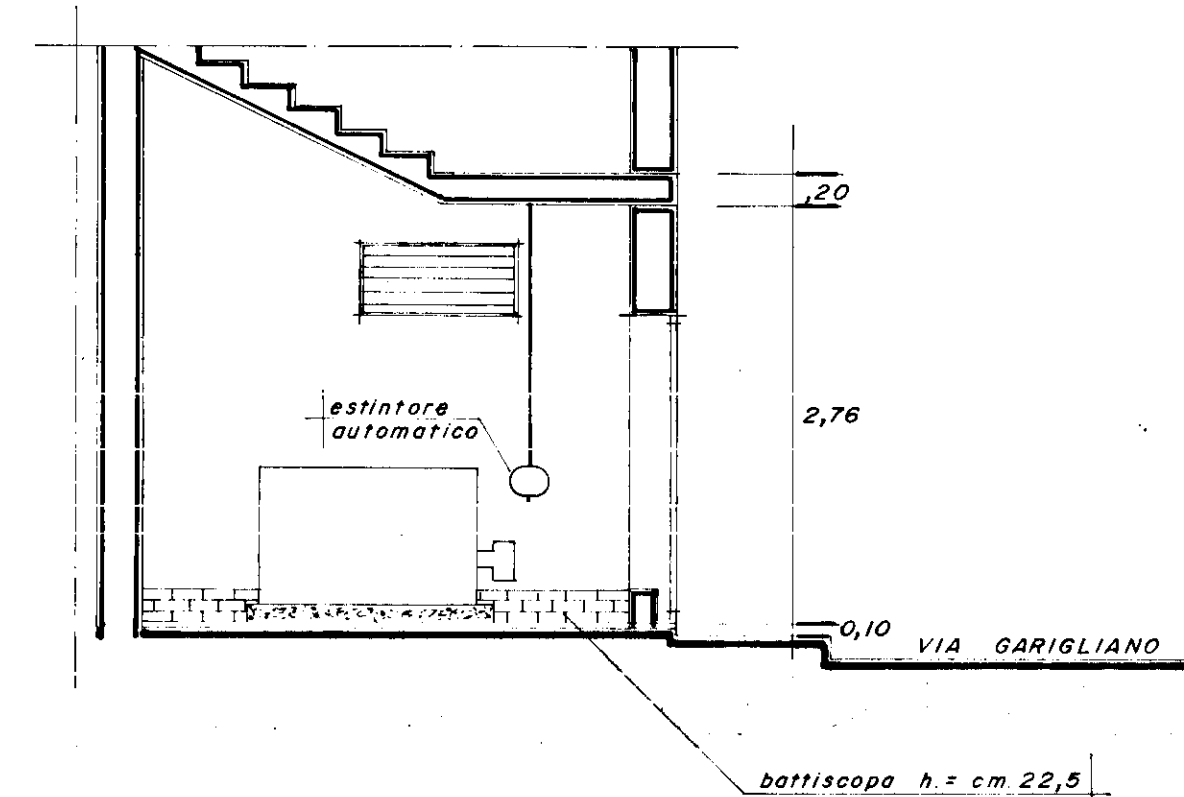

SEZIONE A - B