

PER LO I.A.C.P. FIRMATO DALL'IMPRESA

LEGGE 04/12/1993 – ART.11

**QUARTIERE S.ELIA EST – COMPARTO C4 – VIA CADUTI DI VIA FANI –
PIAZZA RAFFAELLO SANZIO.**

ELABORATI DI PROGETTO :

TAV. 1 STRALCIO PLANIMETRICO Scala 1:2000 – 1:200

TAV. 2 PIANTA PIANO INTERRATO Scala 1:100

TAV. 3 PIANTA PIANO RIALZATO Scala 1:100

TAV. 4 PIANA PIANO TIPO Scala 1:100

TAV. 5 PROSPETTI - SEZIONI Scala 1:100

TAV. 6 PIANTE Scala 1:50

TAV. 1i IMPIANTI: ATTRAVERSAMENTI VERTICALI
- PIANO TIPO Scala:1:50

TAV. 2i IMPIANTO TERMICO E DI ADDUZIONE GAS
- PIANO RIALZATO Scala:1:50

TAV. 3i IMPIANTO TERMICO E DI ADDUZIONE GAS
- PIANO TIPO Scala:1:50

TAV. 4i IMPIANTO ELETTRICO D'APPARTAMENTO Scala:1:25

TAV. 5i QUADRI ELETTRICI

TAV. 6i IMPIANTO IDRICO Scala:1:100 – 1:25

TAV. 7i RETE DI SCARICO Scala 1:100 – 1:25

- CAPITOLATO SPECIALE D'APPALTO E DISCIPLINARE D'APPALTO
- PIANO DI SICUREZZA E COORDINAMENTO
- FASCICOLO DELLA MANUTENZIONE

IMPRESA EDILE
FERRARI LUIGI
Via Germania, 2 - 72100 BRINDISI
Tel. & Fax 0831.571426
Partita IVA 00199270745

- CRONOPROGRAMMA
- ELENCO PREZZI
- RELAZIONE TECNICA
- RELAZIONE TECNICA IMPIANTO TERMICO E DI ADDUZIONE GAS
- IMPIANTO ELETTRICO E MESSA A TERRA LEGGE N.46/90

IMPRESA EDILE
FERRARI LUIGI
Via Germania, 2 - 72100 BRINDISI
Tel. & Fax 0831.571426
Partita IVA 00198270745

L'IMPRESA _____

LO I.A.C.P. _____

BRINDISI

26/03/06

PER L'IMPRESA

LEGGE 04/12/1993 – ART.11

**QUARTIERE S.ELIA EST – COMPARTO C4 – VIA CADUTI DI VIA FANI –
PIAZZA RAFFAELLO SANZIO.**

ELABORATI DI PROGETTO :

TAV. 1 STRALCIO PLANIMETRICO Scala 1:2000 – 1:200

TAV. 2 PIANTE PIANO INTERRATO Scala 1:100

TAV. 3 PIANTE PIANO RIALZATO Scala 1:100

TAV. 4 PIANA PIANO TIPO Scala 1:100

TAV. 5 PROSPETTI - SEZIONI Scala 1:100

TAV. 6 PIANTE Scala 1:50

TAV. 1i IMPIANTI: ATTRAVERSAMENTI VERTICALI
- PIANO TIPO Scala:1:50

TAV. 2i IMPIANTO TERMICO E DI ADDUZIONE GAS
- PIANO RIALZATO Scala:1:50

TAV. 3i IMPIANTO TERMICO E DI ADDUZIONE GAS
- PIANO TIPO Scala:1:50

TAV. 4i IMPIANTO ELETTRICO D'APPARTAMENTO Scala:1:25

TAV. 5i QUADRI ELETTRICI

TAV. 6i IMPIANTO IDRICO Scala:1:100 – 1:25

TAV. 7i RETE DI SCARICO Scala 1:100 – 1:25

IMPRESA EDILE
FERRARI LUIGI
Via Germania 2 - 72100 BRINDISI
Tel. & Fax 0831.571426
Partita IVA 00199270745



- CAPITOLATO SPECIALE D'APPALTO E DISCIPLINARE D'APPALTO
- PIANO DI SICUREZZA E COORDINAMENTO
- CRONOPROGRAMMA
- ELENCO PREZZI
- RELAZIONE TECNICA

L'IMPRESA _____


LO I.A.C.P. _____

IMM. /
FERRAROLI EDILE
LUIGI
 Via Germania, 2 - 72100 BRINDISI
 Tel. & Fax 0831.571426
 Partita IVA 00199270745

BRINDISI _____

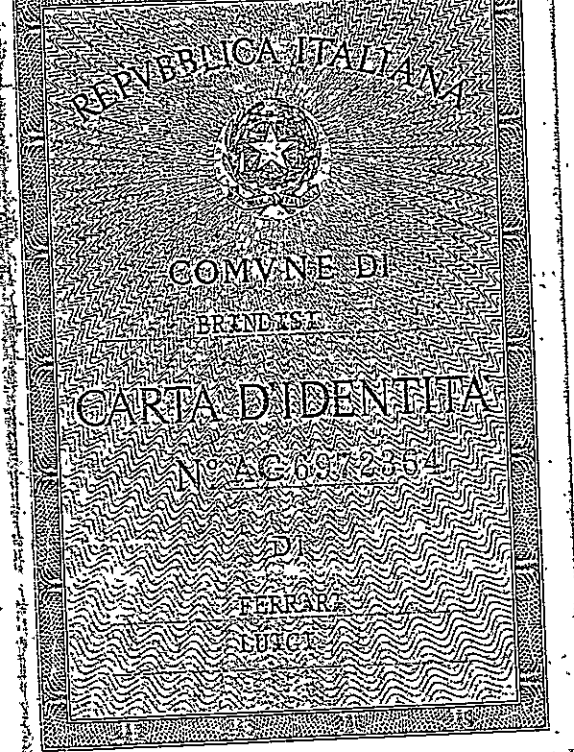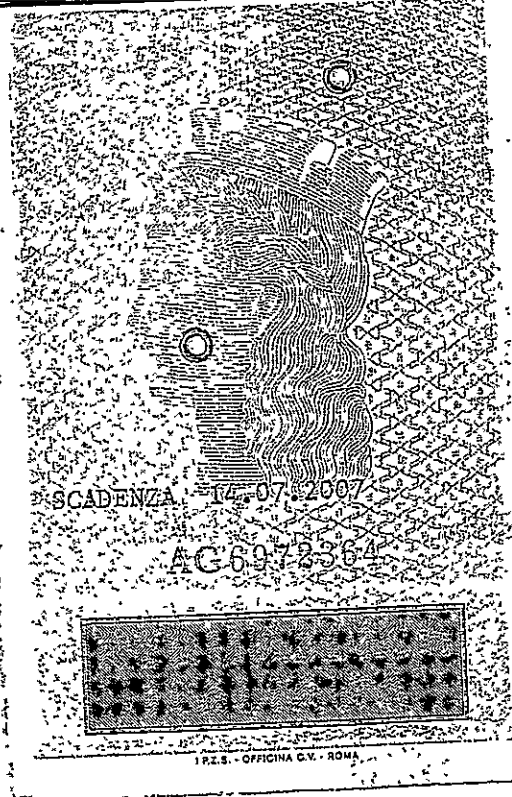


Cognome FERRARI
 Nome LUIGI
 nato il 25.07.1944
 (atto n. 783 P. I S. A)
 a BRINDISI
 Cittadinanza ITALIANA
 Residenza BRINDISI
 Via A. LECABUE 57
 Stato civile //
 Professione * VENDITORE *
 CONNOTATI E CONTRASSEGNI SALIENTI
 Statura 1,83
 Capelli CASTANO - SCURI
 Occhi CASTANI
 Segni particolari //
 * Dico Meglio IMPRENDITORE

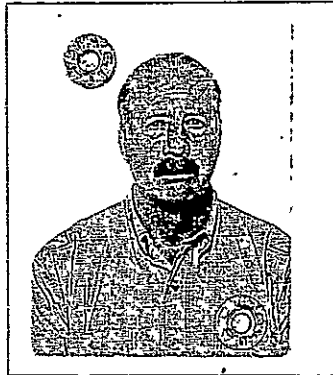
 Firma del titolare [Signature]
BRINDISI il 15.07.2002
 Impronta del dito indice sinistro
 IL SINDACO
 L'INCARICATO DEL SINDACO
 Uff. Stato Civile / Segreteria Municipale
 [Signature]
 Comune di BRINDISI
 Carte d'Identità
 BRINDISI


IACP Brindisi

In data 6-2-06 il sottoscritto Trapani Gen
Alessandro dipendente della ditta Ferraro Luigi
ritira il Piano di sicurezza e coordinamento
relativo alla gara d'appalto del Lotto c/4
Piazza Raffaello per poter redigere il
Piano Operativo di Sicurezza dell'impresa


Brindisi li 06-02-06

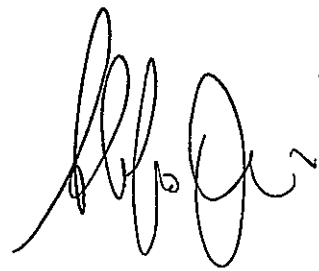

Cognome..... TRAPANI
 Nome..... ALESSANDRO
 nato il..... 24/01/1976
 (atto n..... 151 p..... I S..... A.....)
 a..... BRINDISI.....
 Cittadinanza..... ITALIANA
 Residenza..... BRINDISI
 Via..... VIA CHINNICI ROCCO 6
 Stato civile.....
 Professione..... IMPIEGATO
 CONNOTATI E CONTRASSEGNI SALIENTI
 Statura..... mt..... 1.80
 Capelli..... CASTANI
 Occhi..... CELESTI
 Segni particolari.....

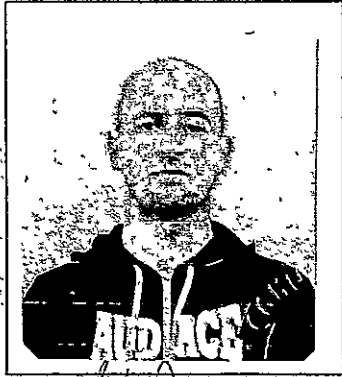
 Firma del titolare.....
 BRINDISI..... 21/11/2005
 IL SINDACO
 SEZIONE AMMINISTRATIVA
 INCARICATO DEL SINDACO
 Uff. Stato Civile - Anagrafe
 ITALIA 1050 Anagrafe

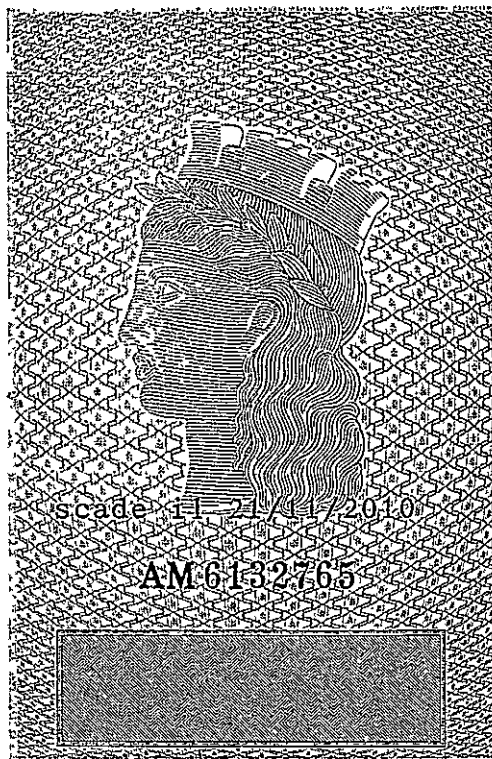

LP.Z.S. - OFFICINA C.V. - ROMA

