

ISTITUTO AUTONOMO CASE POPOLARI DI BRINDISI

PROGETTO DI ADEGUAMENTO ALLA NORMATIVA ANTINCENDIO ED
ANTINFORTUNISTICA DI CUI ALLA LEGGE 7/12/84 N.818 E
SUCCESSIVE MODIFICAZIONI ED INTEGRAZIONI DEGLI IMPIANTI
TERMICI DEGLI EDIFICI DI PROPRIETA' DELL'IACP

FABBRICATO VIA DON MINZONI CANT.213 PAL.E
A FASANO

IL TECNICO


(ING. GIOVANNI VALENTINI)

Ing. Valentini

FASANO, 26.2.1987


VISTO:

2

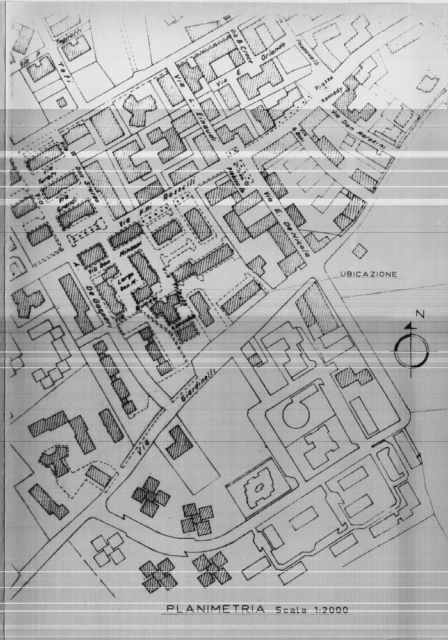

PIANTA LOCALE CENTRALE TERMICA


(SCALA: 1/50)

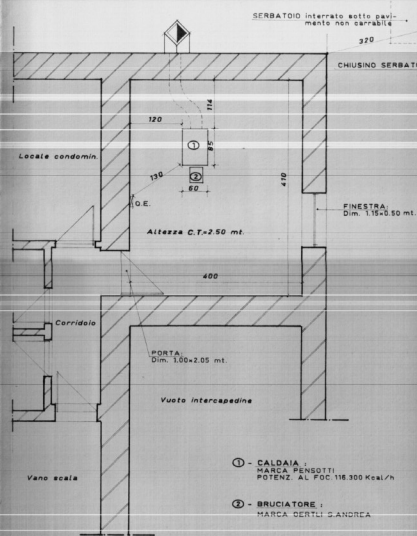


PIANTA LOCALE CENTRALE TERMICA

ADEGUAMENTO

(SCALA: 1/50)

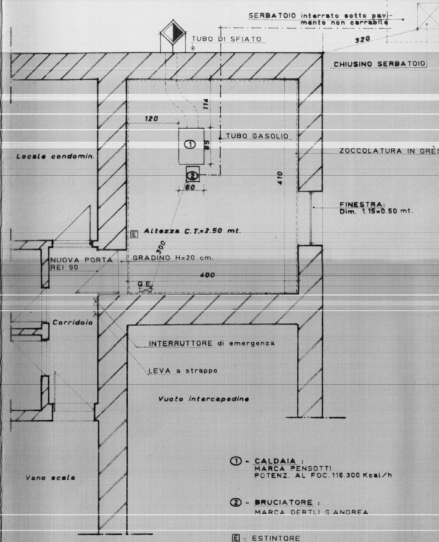

SEZIONE TRASVERSALE SERBATOIO INTERRATO

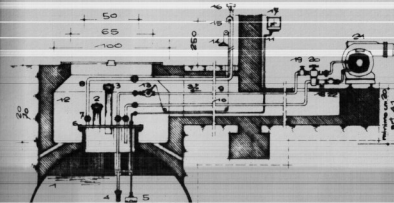

Alimentazione del bruciatore per aspirazione (tappa)

- | | | |
|-------------------------------------|---------------------------------------|---------------------------------|
| 1. Serbatoio | 9. Tubo di mandata | 16. Elettrovalvola a 3 vie |
| 2. Troppopieno | 10. Tubo di ritorno | 17. Indicatore di livello |
| 3. Lancia | 11. Tubo aspiratore di livello | 18. Rubinetto prelievo campioni |
| 4. Valvola di fondo | 12. Pozzetto | 19. Servomeccanismo a ventolina |
| 5. Campanello indicatore di livello | 13. Servomeccanismo a chiusura rapida | 20. Filtro |
| 6. Lettura permanente | 14. Manovra valvola chiusura rapida | 21. Bruciatore |
| 7. Guarnizione | 15. Carica con rete di antiscintille | 22. Valvola di ritegno |
| 8. Tubo di sfogo | | |