

ISTITUTO AUTONOMO CASE POPOLARI
PER LA PROVINCIA DI
BRINDISI

COSTRUZIONE DI CASE POPOLARI IN BRINDISI
QUARTIERE S. ELIA LEGGE 4-11-1963 NR. 1460


PIANTE
SCALA 1:100

Stampa circolare: PROV. DI BRINDISI - DIREZIONE REGIONALE - 10 DIVISIONE U.M.

IL DIRETTORE TECNICO
(Dott. F. G. Giovanni Rossi)

Stampa rettangolare: 2-6-MAR 1966


Stampa circolare: PROV. DI BRINDISI - DIREZIONE REGIONALE - 10 DIVISIONE U.M.

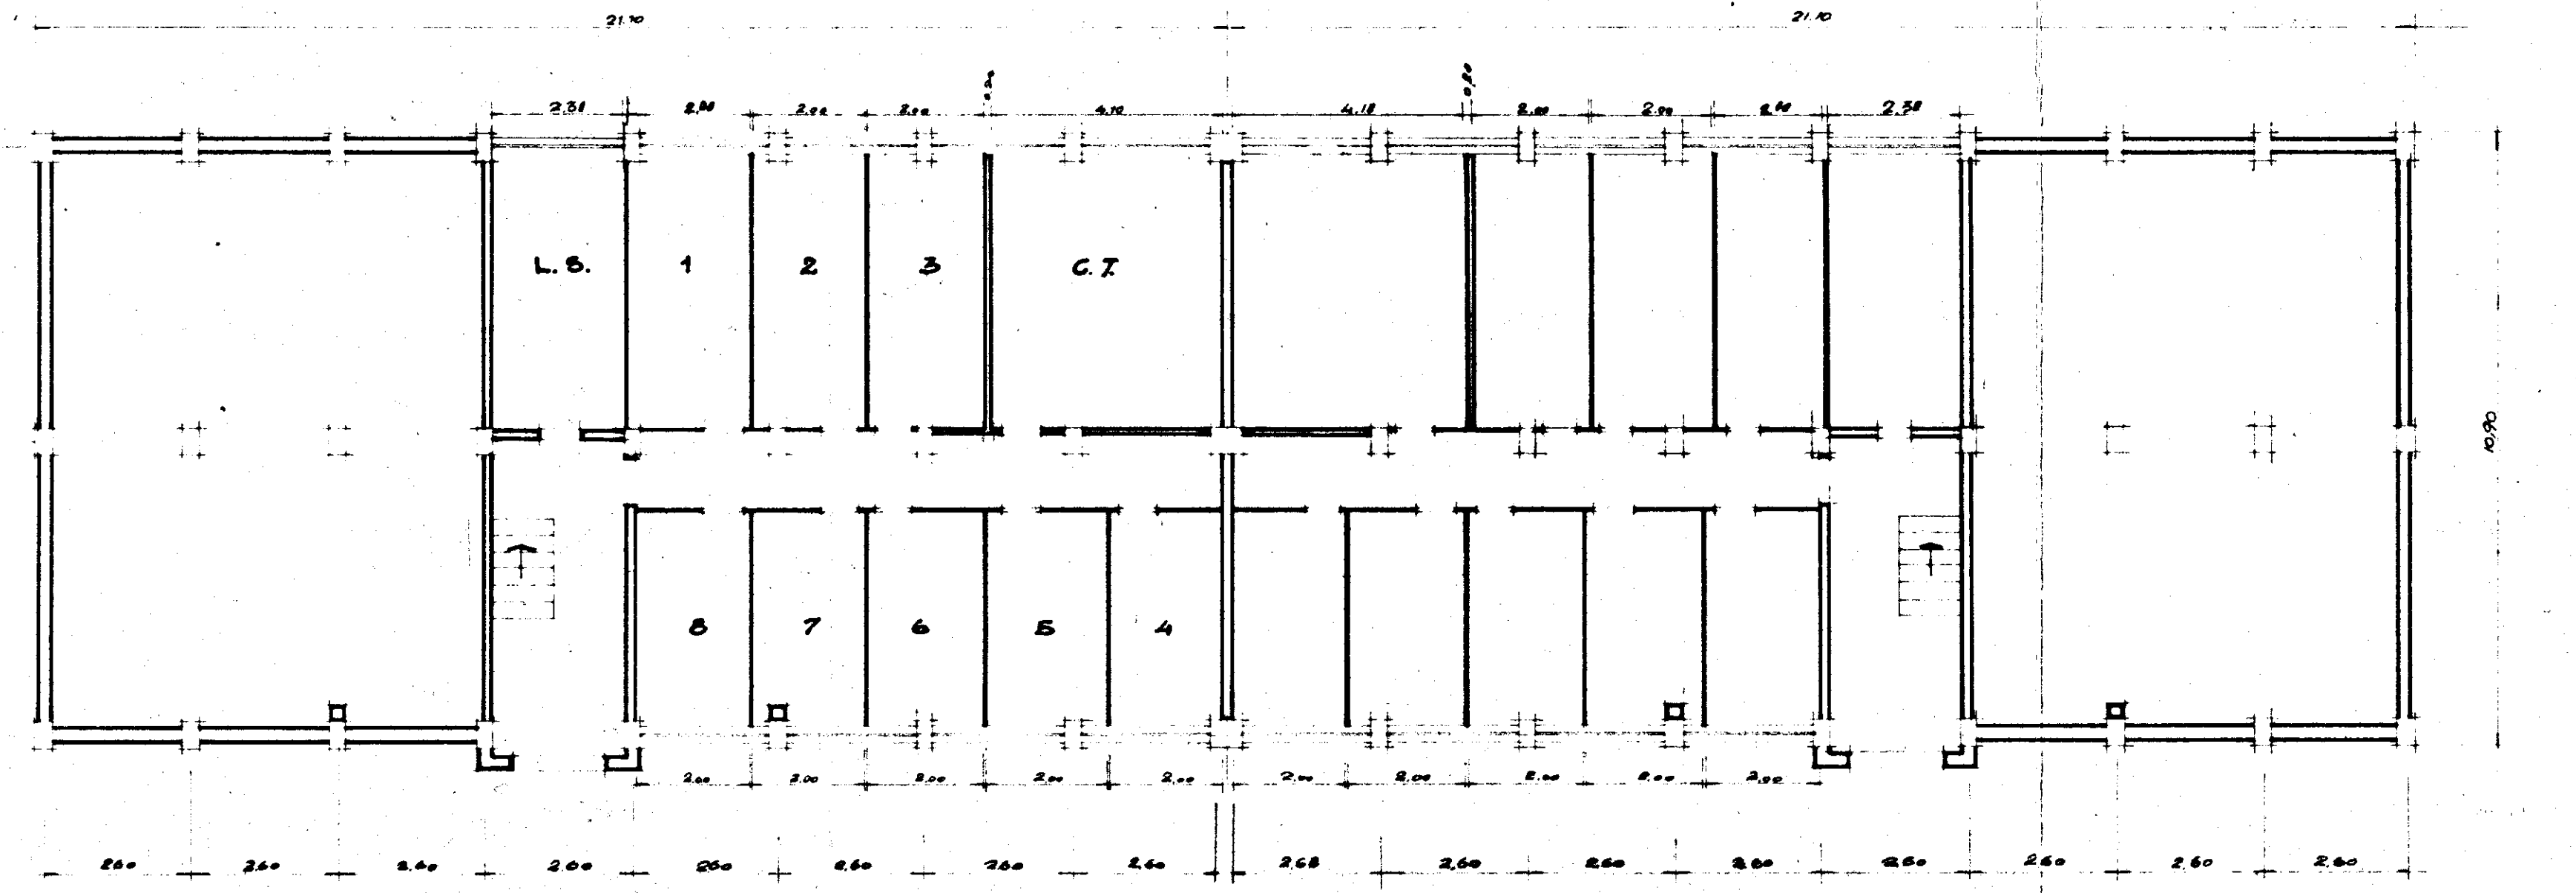

PIANTA SCANTINATO



PIANTA PIANO TIPO

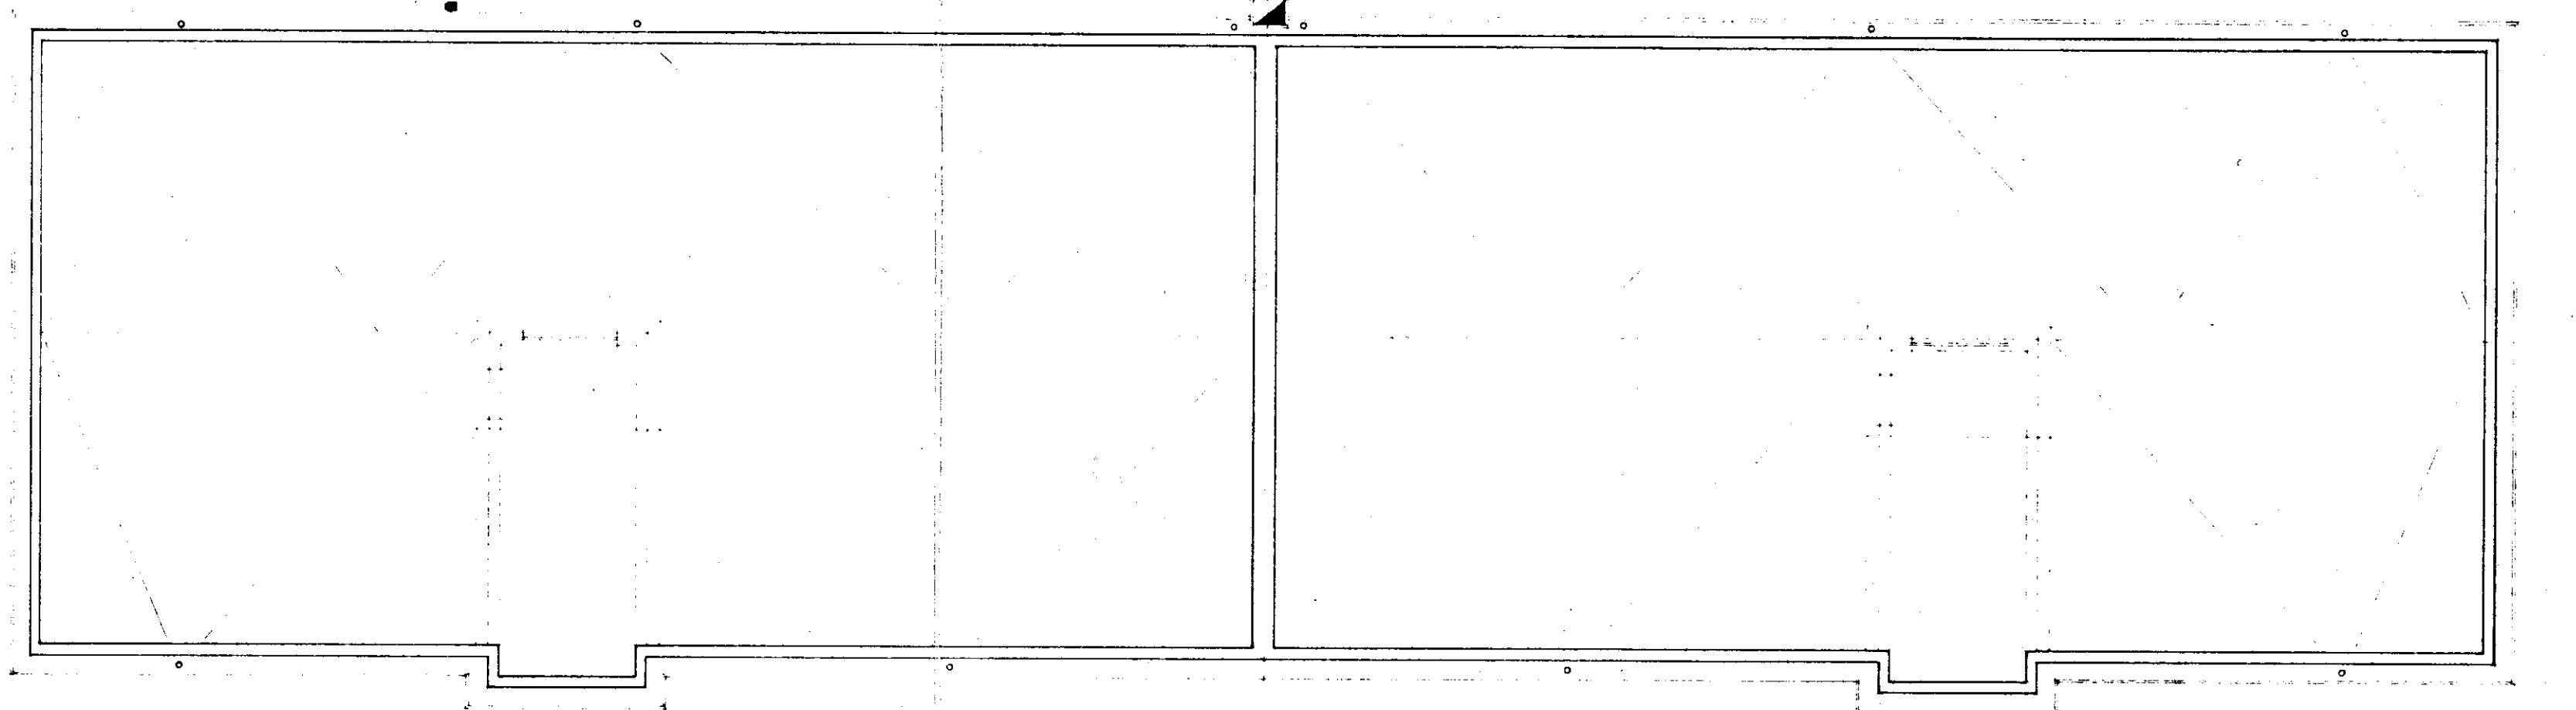

PIANTA TERRAZZA