

PROGETTO DI ADEGUAMENTO DELL'IMPIANTO TERMICO DELLA PALAZZINA (6° LOTTO), SITA IN SAN PIETRO VERNOTICO ALLA VIA CIRCONVALLAZIONE, ALLE NORME ANTINCENDIO PREVISTE DALLA LEGGE 07.12.1984 n. 818

Scale: 1:100; 1:50



Aggiornamenti:

Data: 25.02.1987

PIANTE E SEZIONE CON INTERVENTI


TAVOLA 2

IL PROGETTISTA:
(DOTT. ING. FRANCESCO LANDOLF)

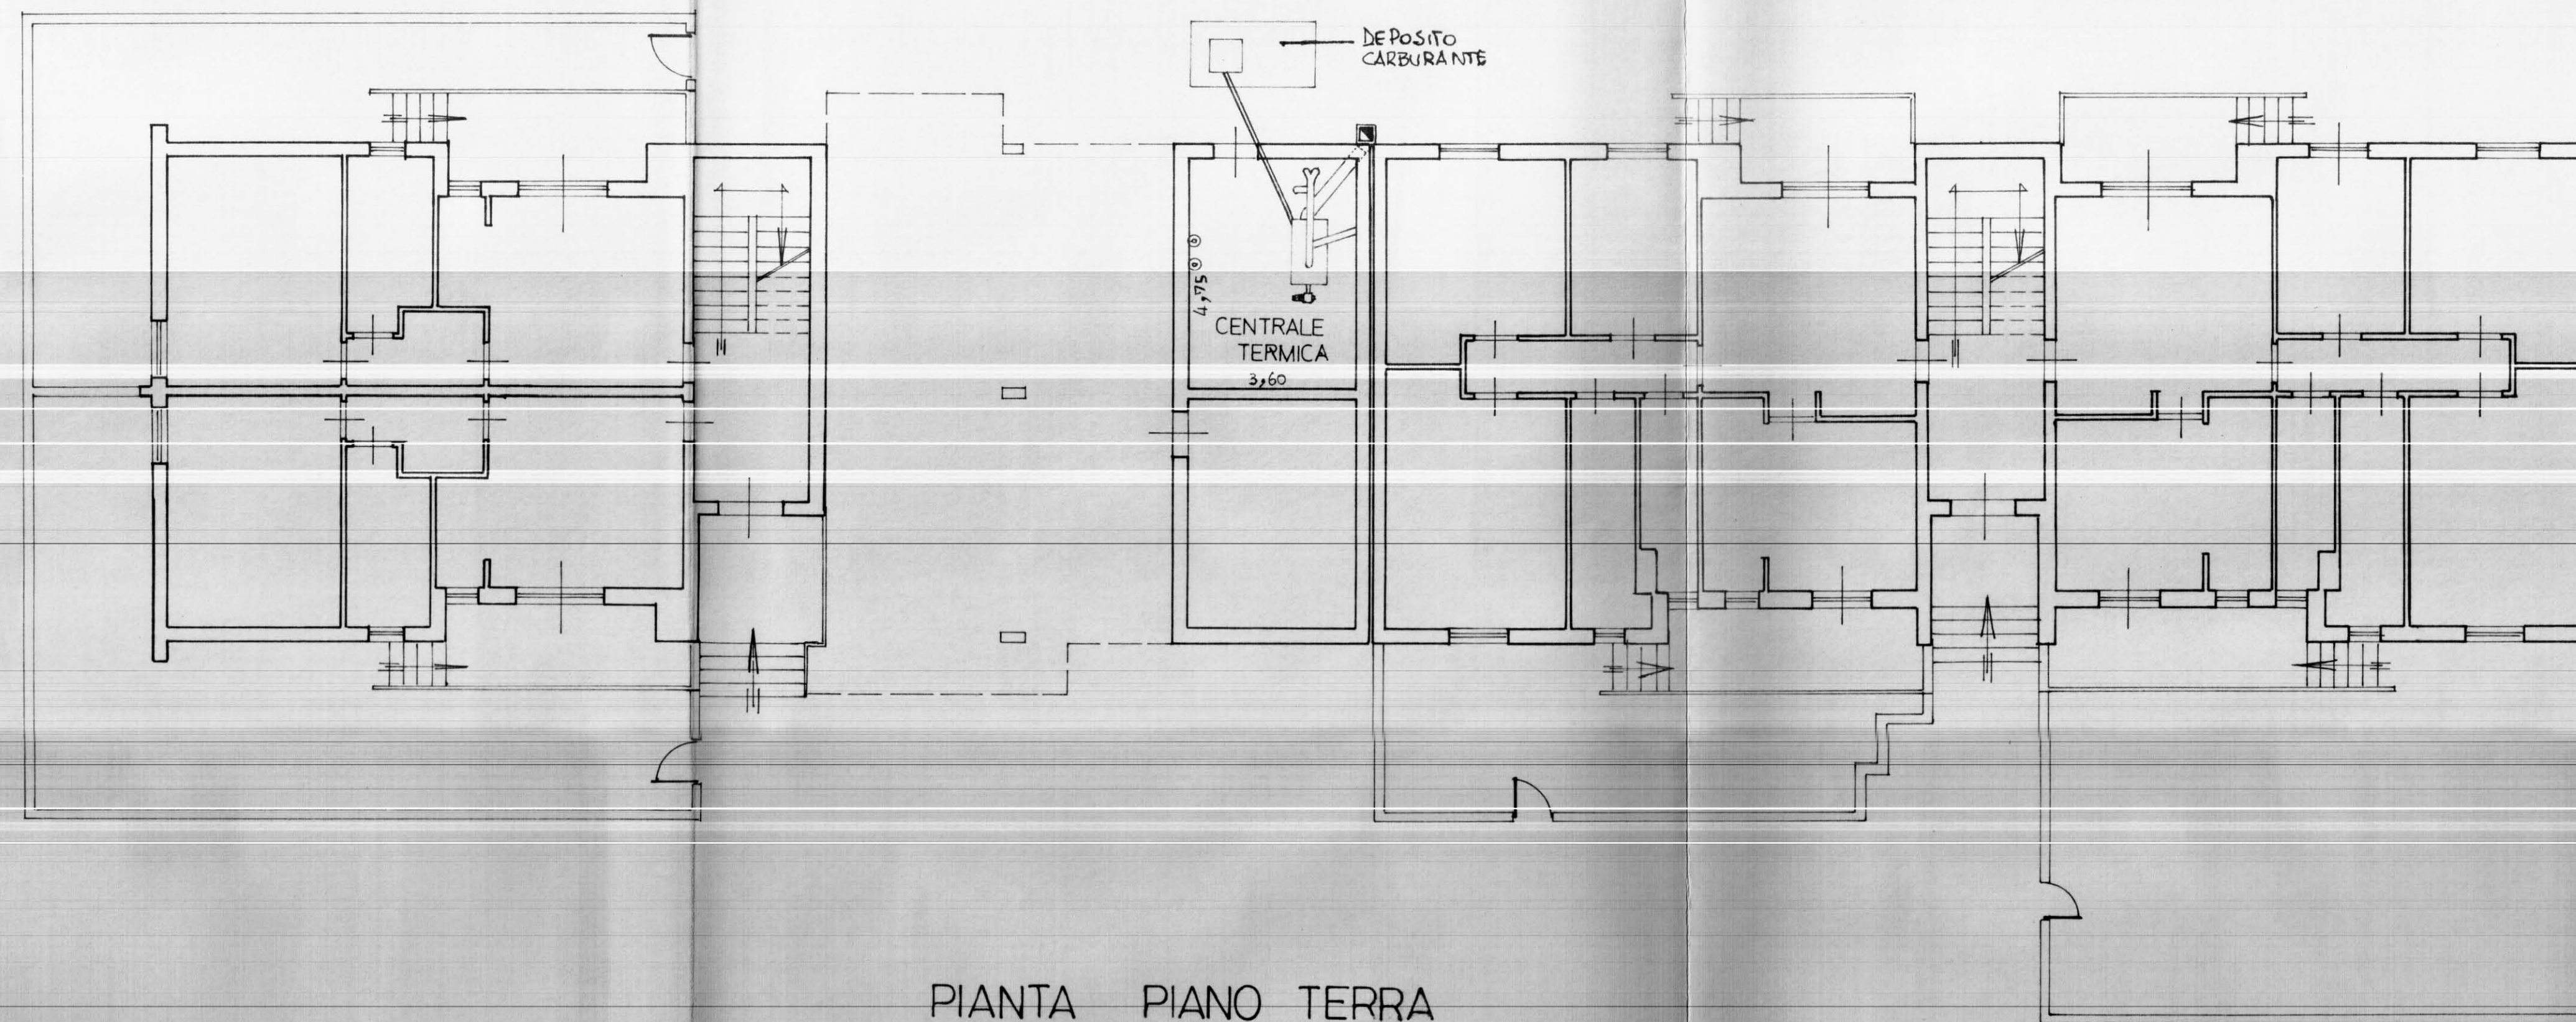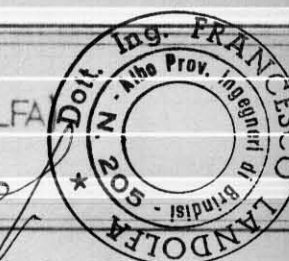

PIANTA PIANO TERRA
(scala 1:100)

PIANTA C.T.
CON INTERVENTI (scala 1:50)

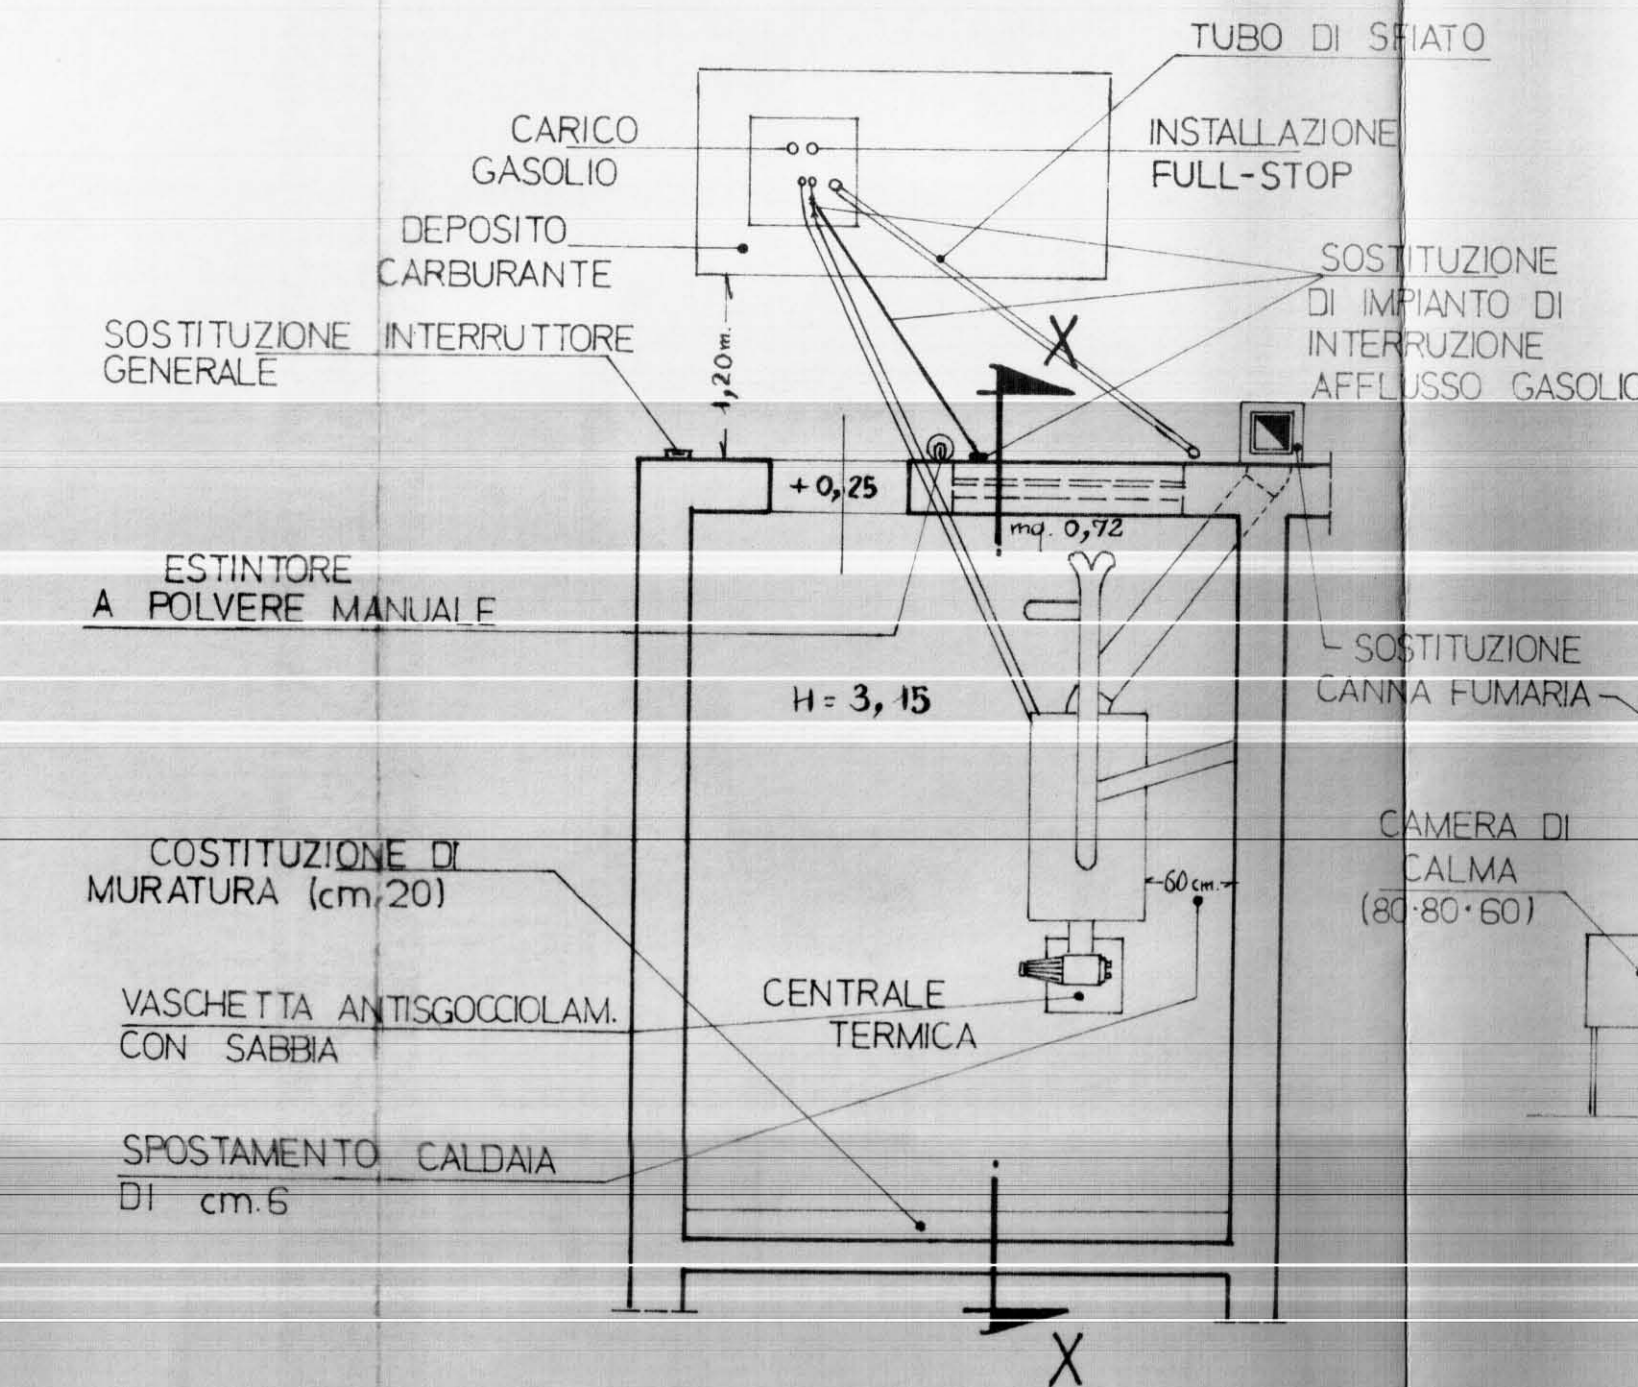

ALTRI INTERVENTI:

- IMPERMEABILIZZAZIONE PAVIMENTO E ZOCCOLO DELLE PARETI (cm.20)
- CONTROSOFFITTATURA IN CEMENTO (cm.8) CON RIVESTIMENTO RESISTENTE AL FUOCO PER 120'
- DISPOSITIVO AUTOCHIUSURA PORTA C.T.
- CENTRALINA CLIMATICA PER CONTROLLO TEMPERATURA
- ELETTROVALVOLA A SOLENOIDE DI INTERCETT. GASOLIO PER BRUCIATORE
- ELETTROVALVOLA MOTORIZZATA DI MISCELAZIONE CON TUBAZIONE MANNESMAN
- BOCCHETTA PORTAPIROMETRO CON PIROMETRO E POZZETTO PRELEVAMENTO FUMI

SEZIONE X-X
(scala 1:50)

