

istituto autonomo case popolari

— brindisi —

LEGGE 11/3/88 n. 67 - ART. 22
6° BIENNIO 88/89 - 2° TRANCHE
PROGRAMMA INTERVENTO n. 008 - 142.1
CODICE n. 74-008-0067-0-142-1

142. 4

progetto per la costruzione di alloggi
popolari in **FRANCAVILLA F.**






comparto C/9
contrada 'CRETA ROSSA'

ufficio
progettazione
L. S. S. S.
brindisi

ALLOGGI N. 8 DA MQ 45
N. 12 " 95

scala 1:50

PIANTE - IMPIANTO ELETTRICO

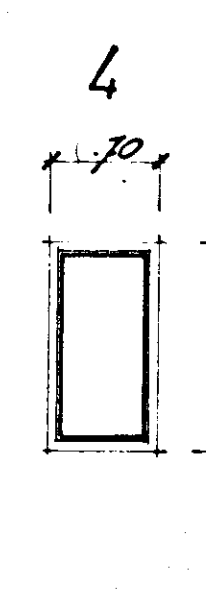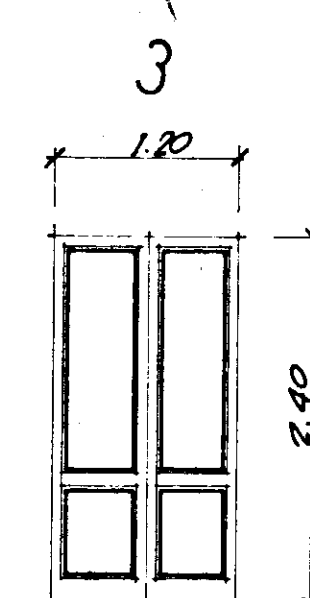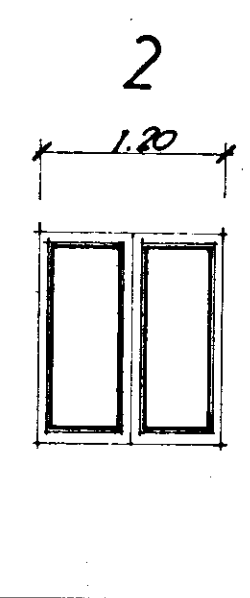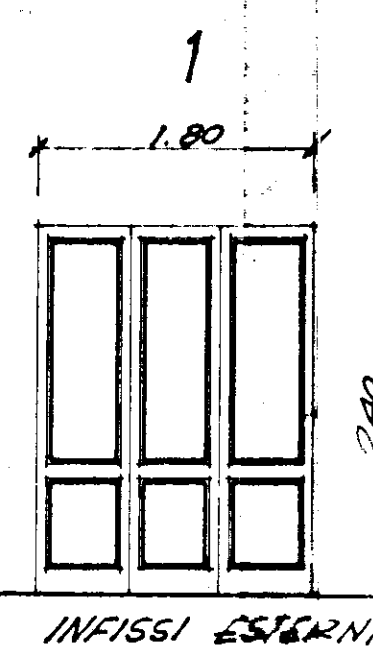
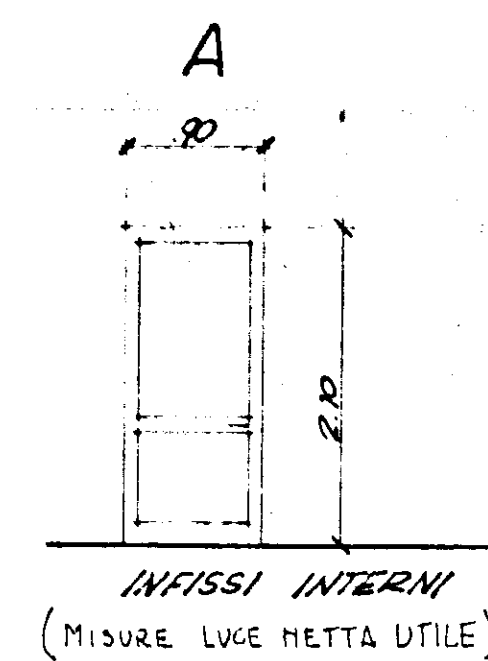


Portamento fine


LEGENDA IMPIANTO ELETTRICO	
	PRESA LUCE
	PRESA MONOFASE
	CINTURINO PARETE
	COMUTATORE da installare nel locale Contatori ENEL al pianoterra
	INTERRUTTORE
	DEVIATORE
	COMBINATORE
	ASPIRATORE
	PULSANTE
	NEON PORTICATI
	NEON SCALE
	PUNTO LUCE INTERROTTO
	PUNTO LUCE COMBINATORE
	PUNTO LUCE A PARETE
	INTERRUTTORE SCAIDABAGNO
	PRESA TELEVISIONE
	PRESA TELEFONO
	SUMERIA
	INTERRUTTORE
	INTERRUTTORE PERIODICO
	RADIATORE

IL COORDINATORE GENERALE
(Dott. Ing. Antonio LONGO)

IL COORDINATORE
DEI SERVIZI NUOVE COSTRUZIONI
(Dott. Arch. Piero GRETA)

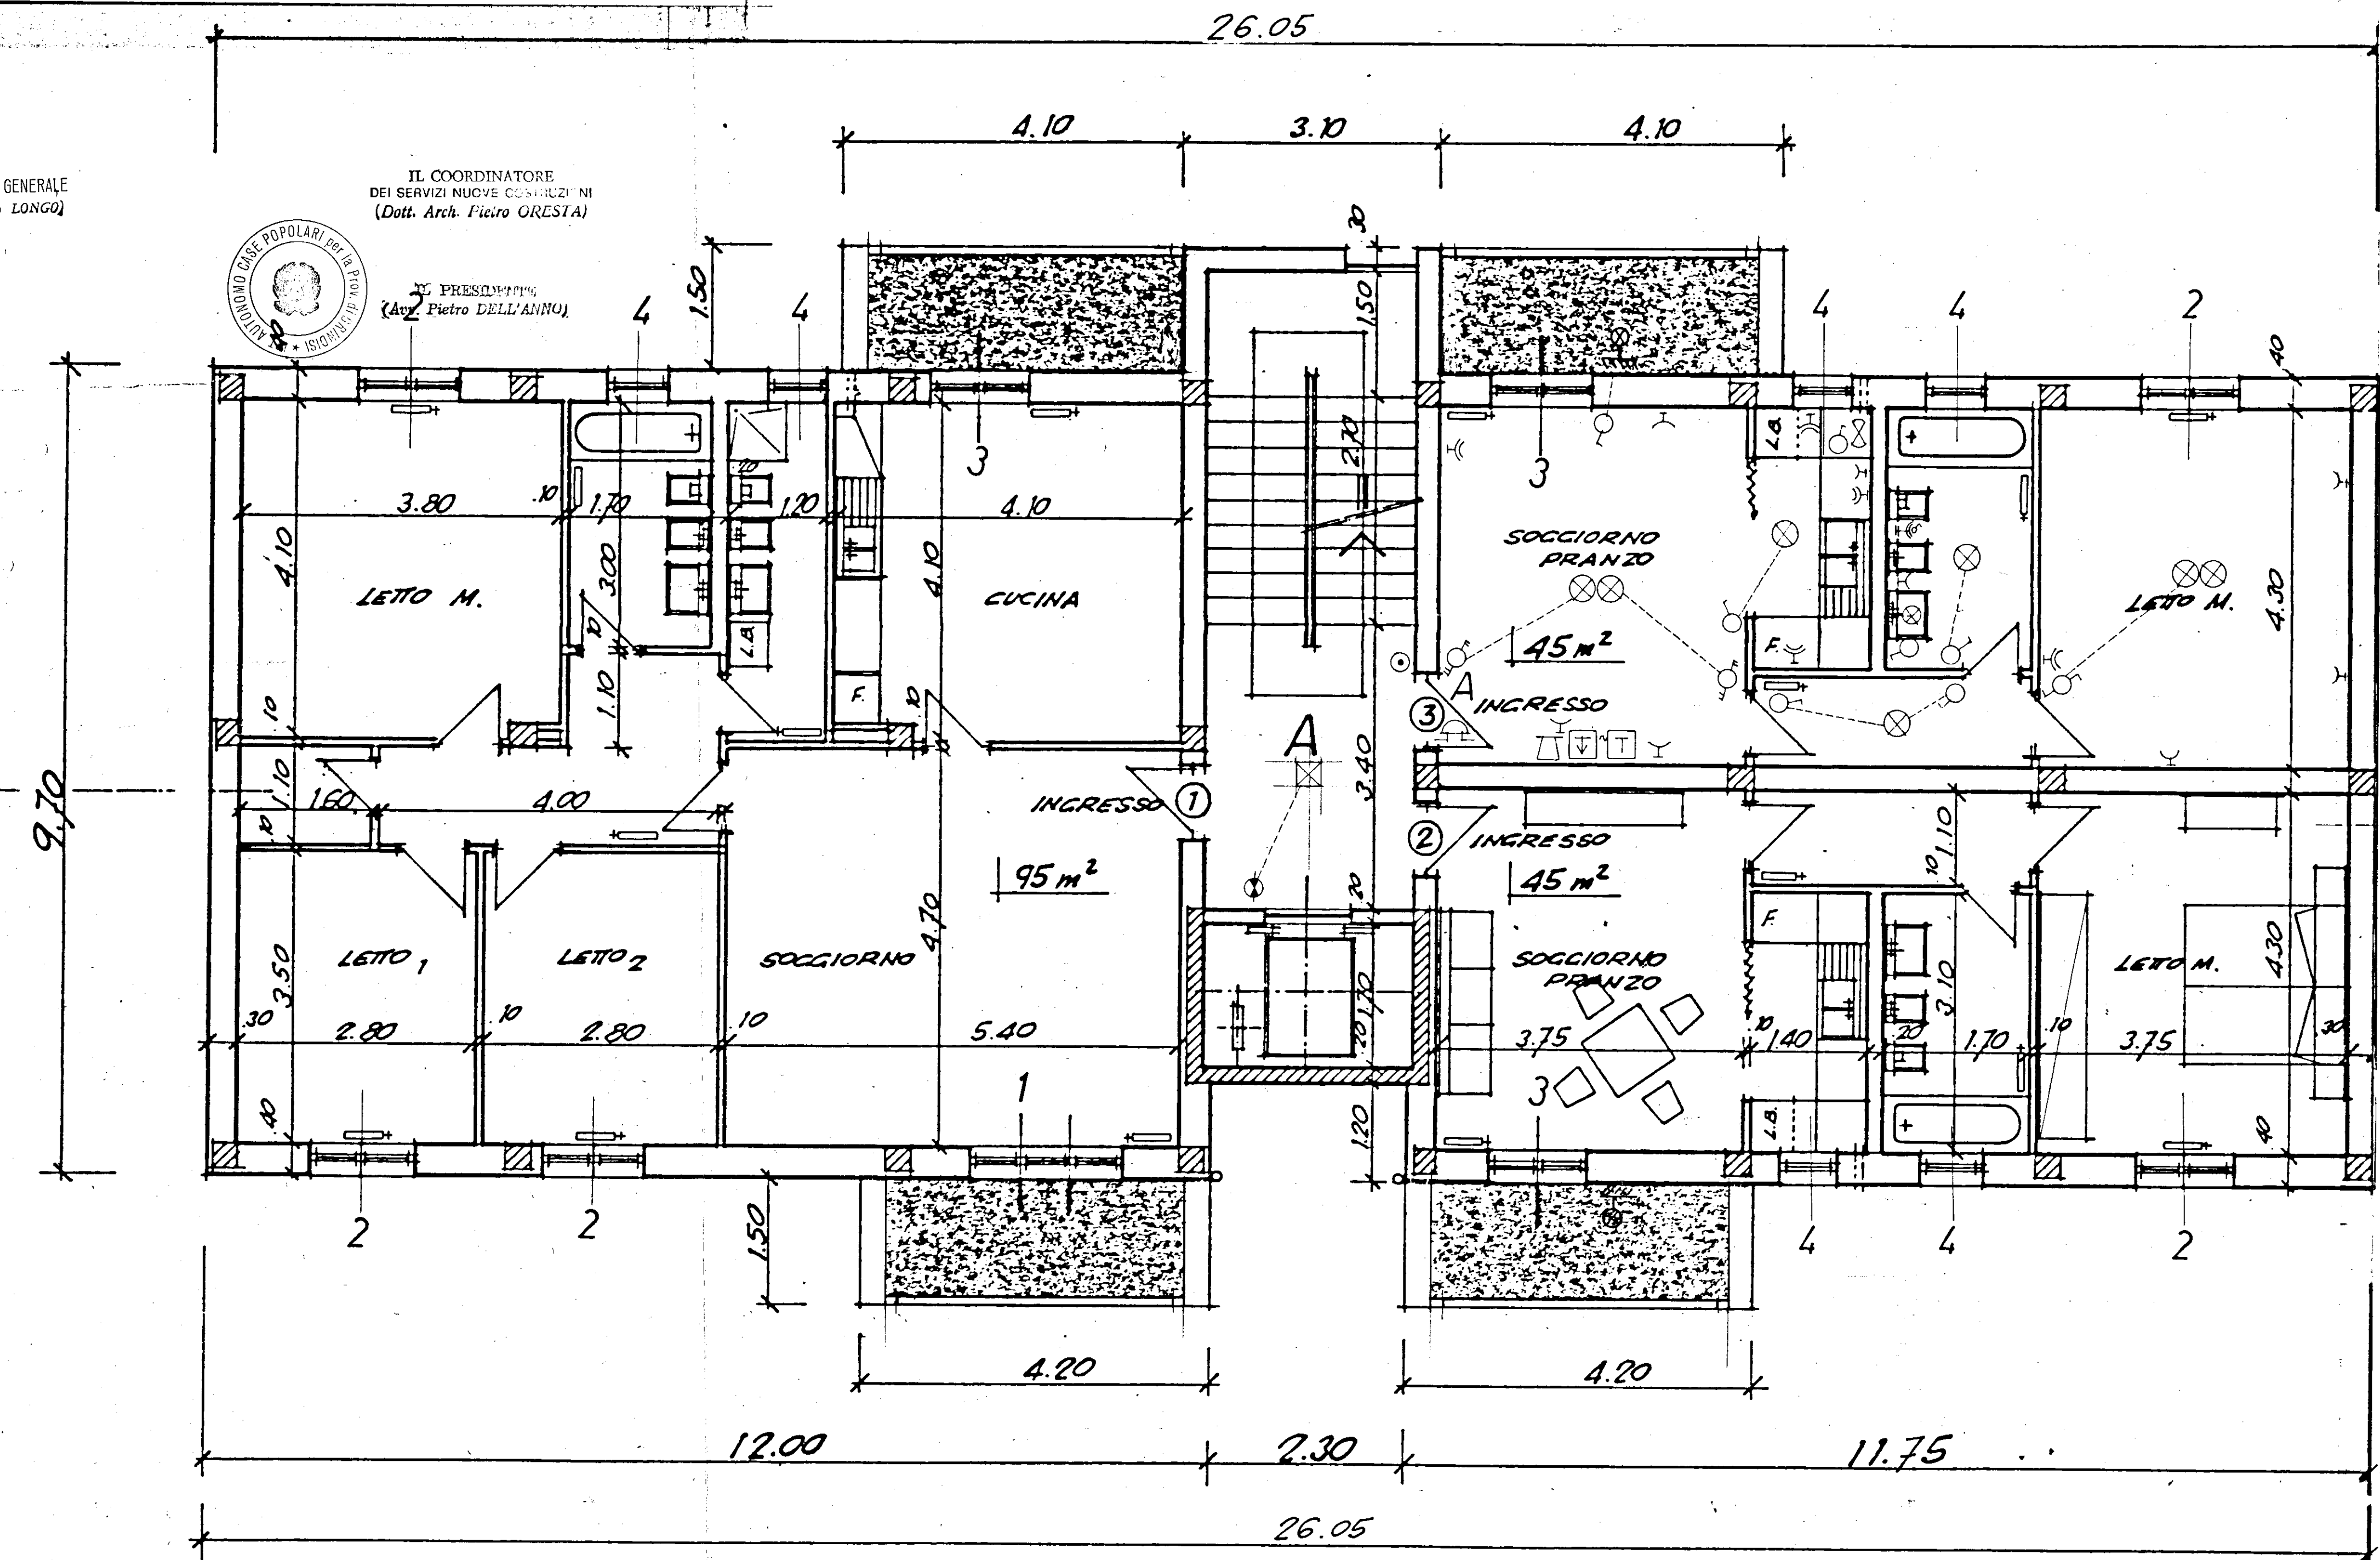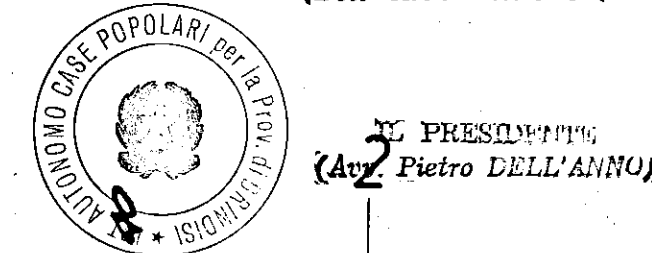

PIANTA

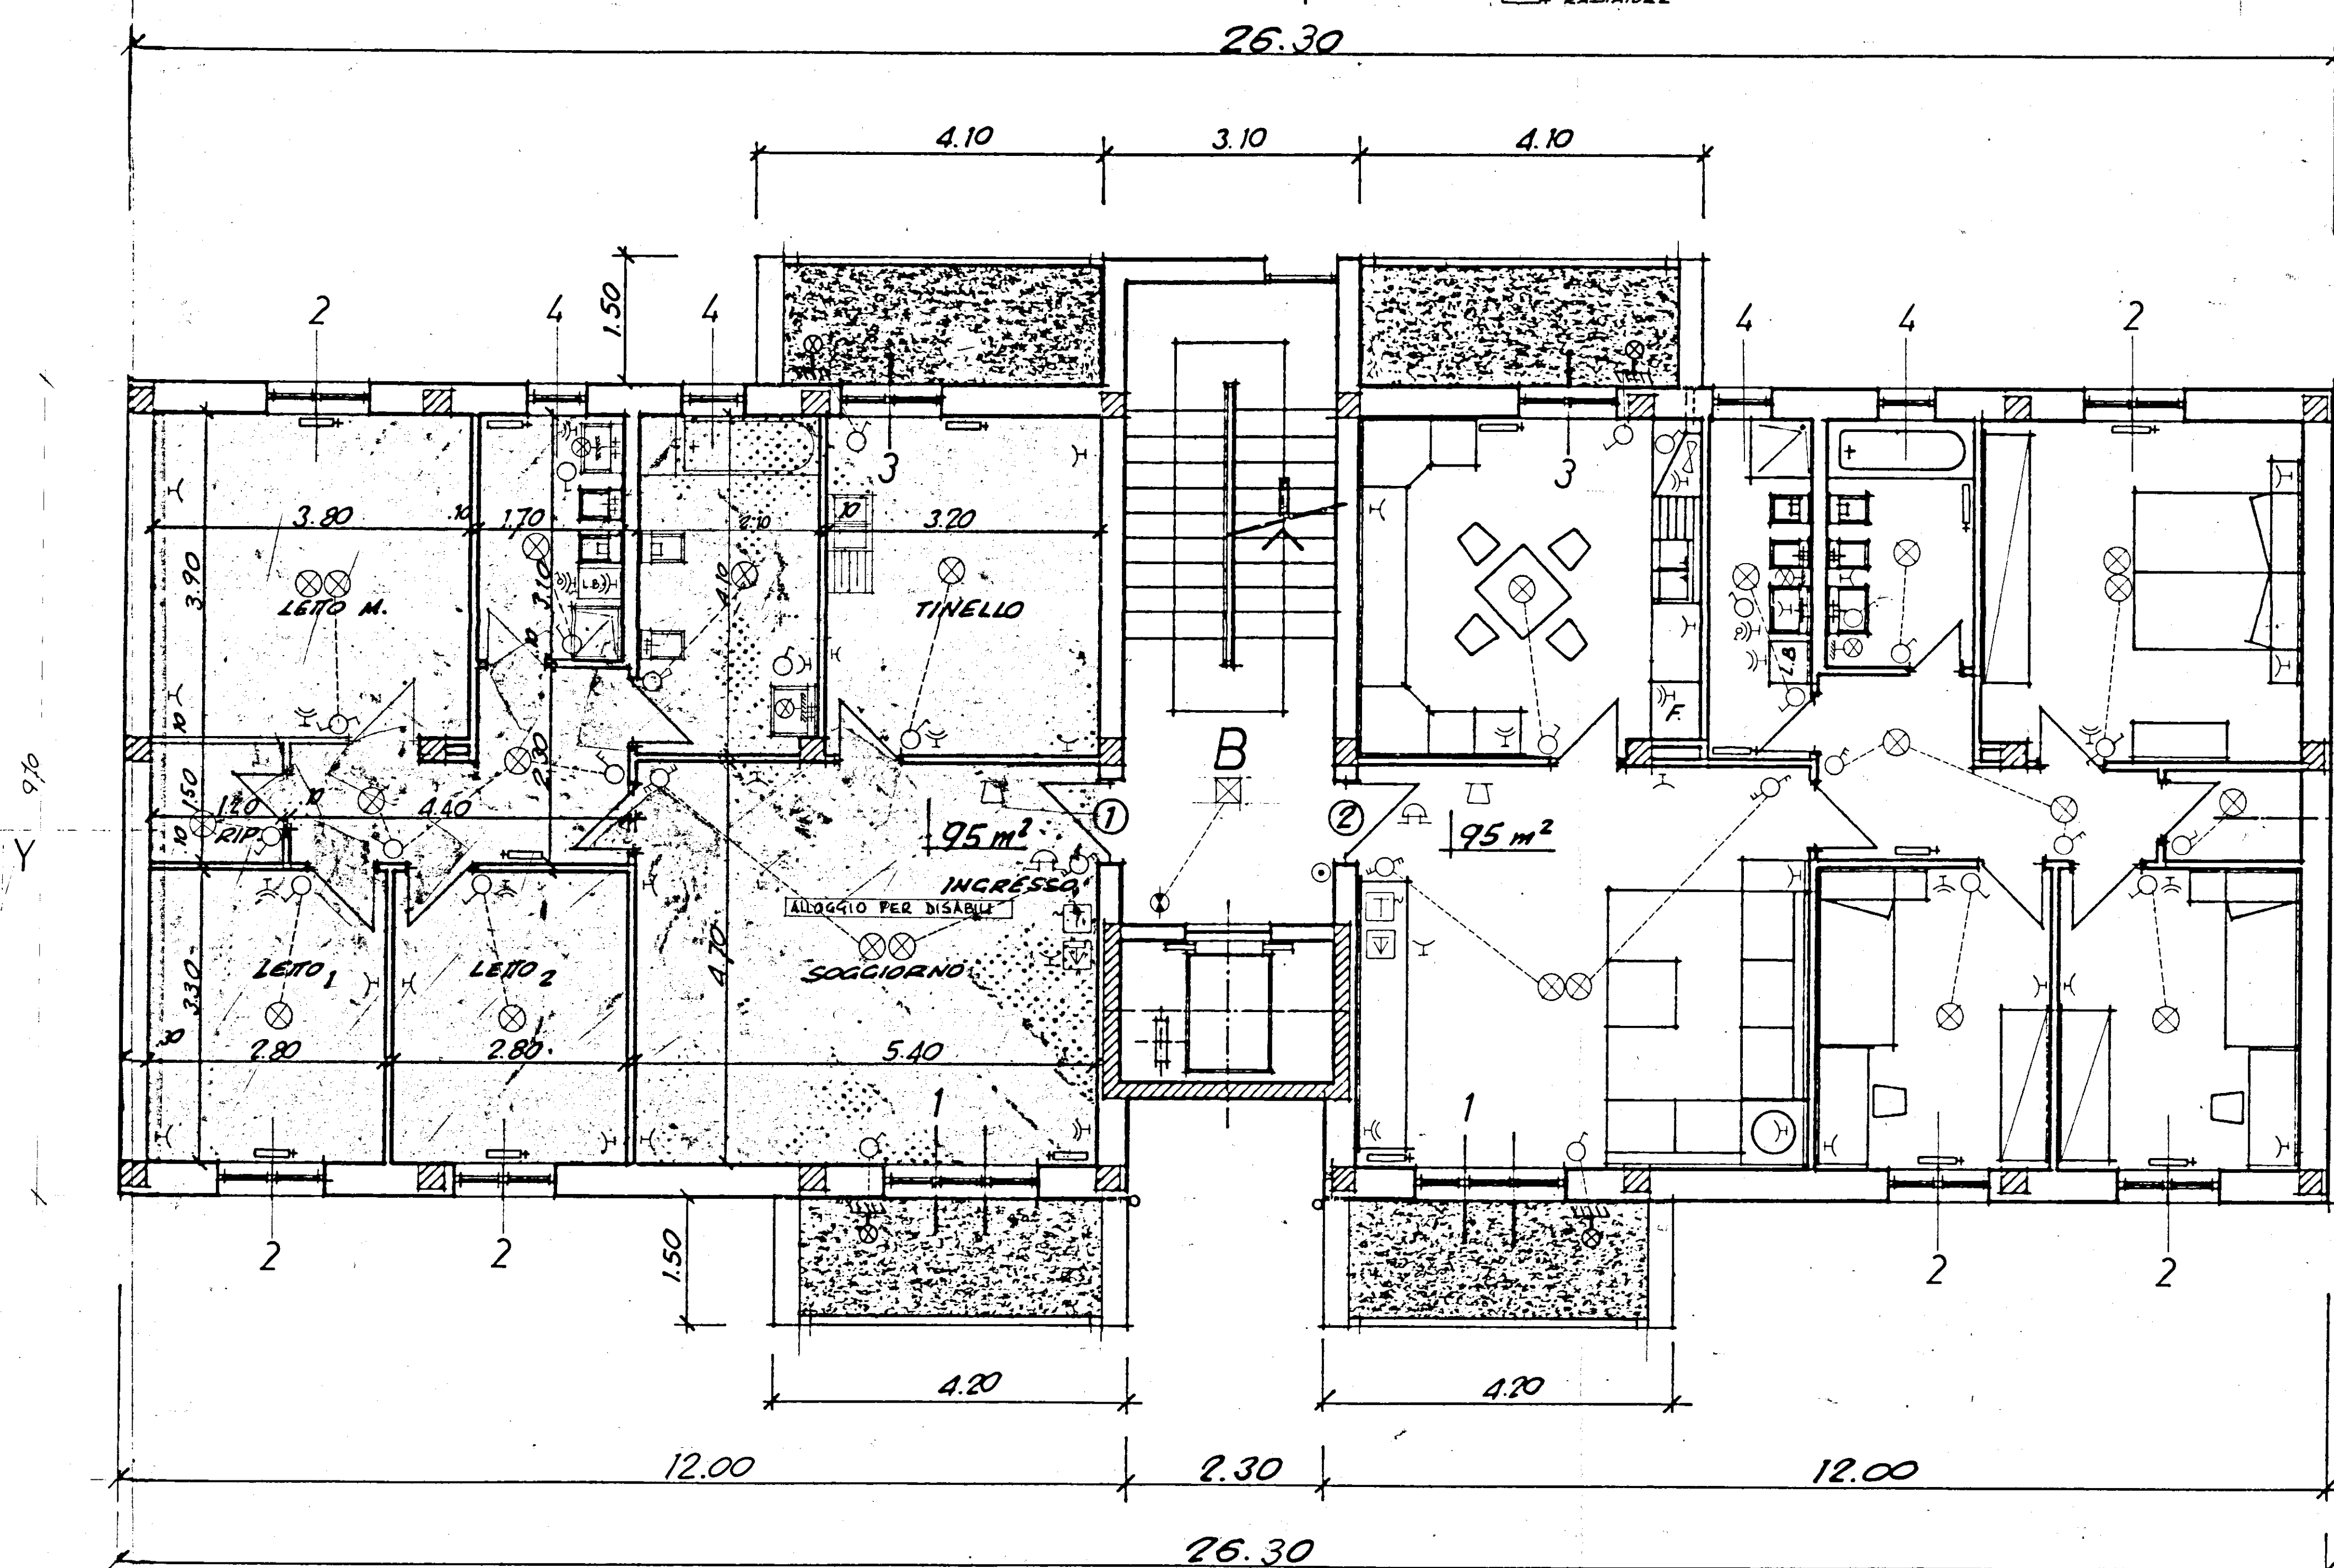

PIANO PRIMO