



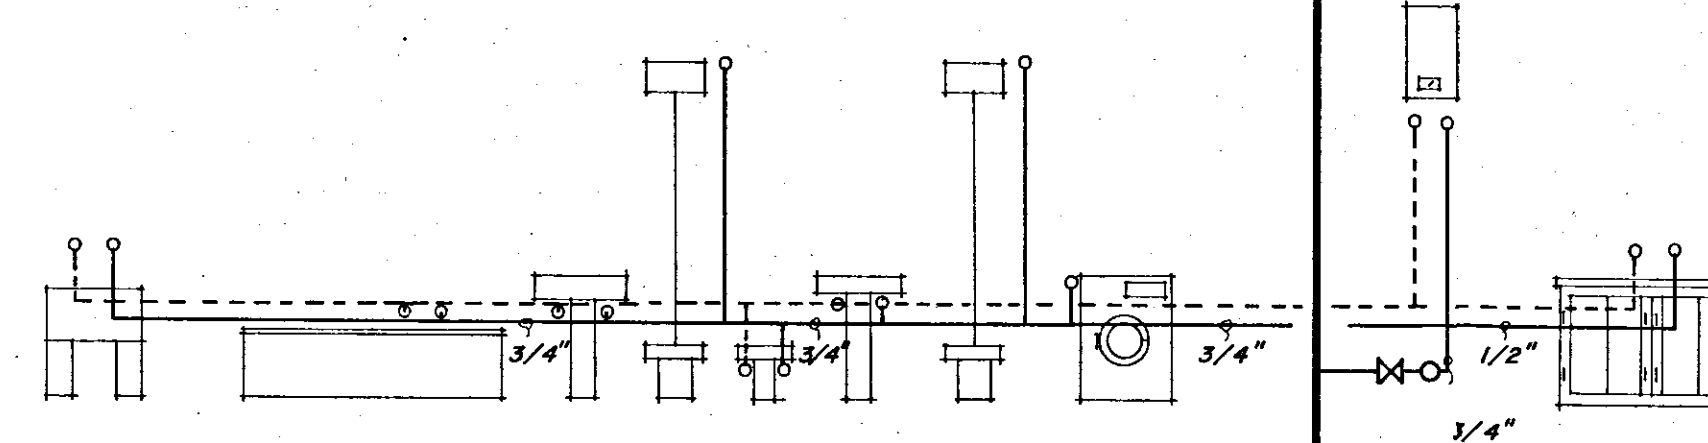

SCHEMA DISTRIBUZIONE IDRICA APP. DA 95 m

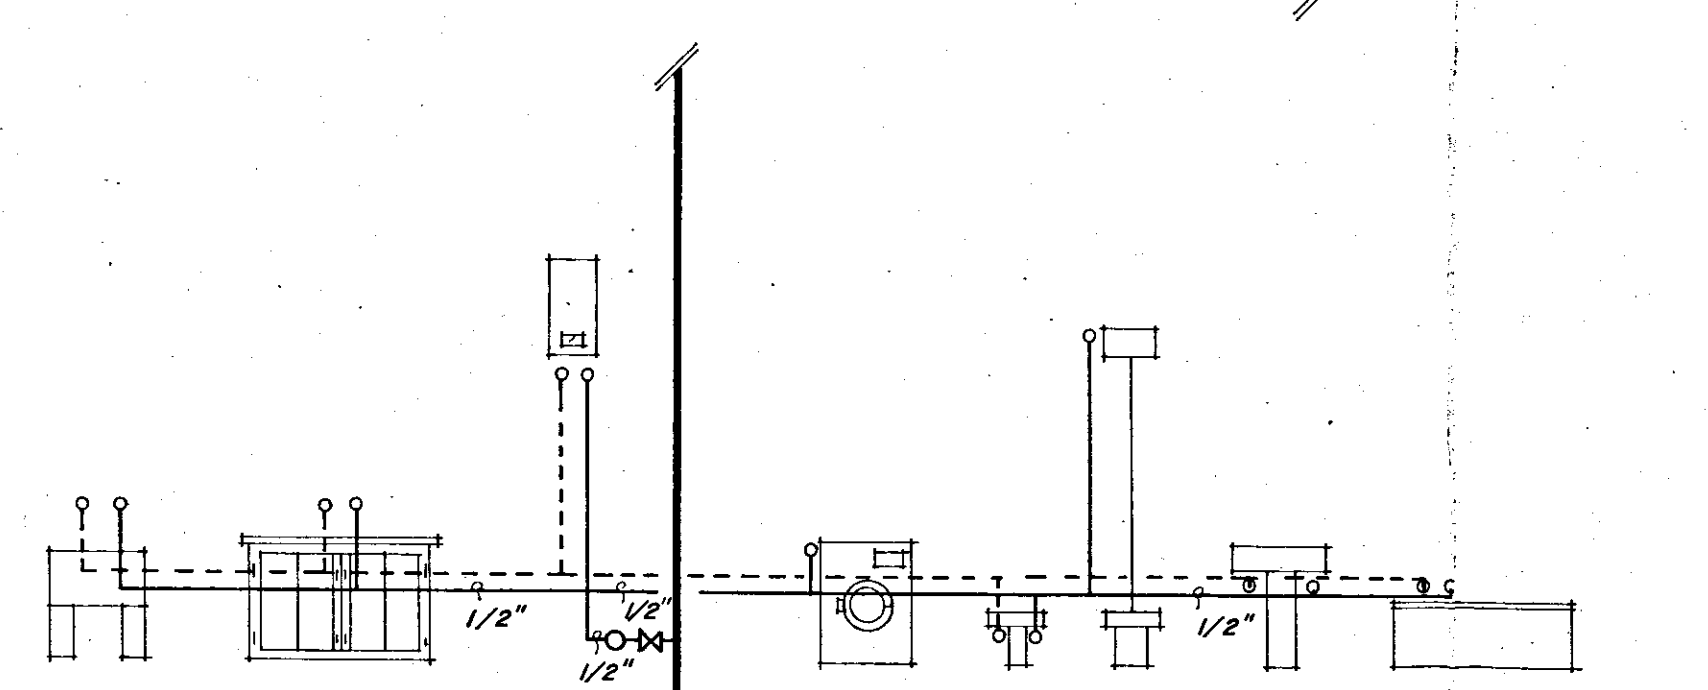

SCHEMA DISTRIBUZIONE IDRICA APP. DA 45

APP. "A" mg. 95.60

EDICO.M. s.r.l.
L'Amministratore Unico

DE. GE. S.p.A. s.r.l.
L. 15/11/1987

-ISTITUTO AUTONOMO PER LE CASE POPOLARI DELLA PROVINCIA DI BRINDISI-	
LEGGE 5/8/1978 n. 457	PROGRAMMA ESECUTIVO DI INTERVENTO n. 72 e 73
APPALTO-CONCORSO PER LA PROGETTAZIONE E LA COSTRUZIONE DI EDIFICI RESIDENZIALI IN BRINDISI (RIONE PERRINO) PIANO DI ZONA 167.	SCALA 1:50
COMPARTO M	LOTTO 3
OGGETTO	DATA GENNAIO '80
IMPIANTO IDRICO-SANITARIO PIANTA PIANO TIPO E DETTAGLI TECNICI	ASS
    6 STUDIO 5	3 TAV. n°
Arch. LUIGI MACCHIA STUDIO GRUPPO CINQUE C.so Garibaldi, 53 - BRINDISI tel. 24047 - 24048	