

ING. FRANCO BIZZARRI
Progettazioni Civili e Industriali

VIA S. BRINDISI, 57
BRINDISI
Tel. 0831-87451

proprietà: ISTITUTO AUTONOMO CASE POPOLARI
via Gasimiro - BRINDISI

PROGETTO DI ADEGUAMENTO ALLE NORME ANTINCENDIO
ED AMPLIAMENTO DELLE IMPIANTO TERMICO
dell'edificio ubicato a BRINDISI
in Piazza MANTEGNA civ. 1-2 PAL. A/bis

scala: 1:50

tav. 1


data: FEBBRAIO 67

disegnatore:

copie:


visto

SCHEMA DEPOSITO GASOLIO
CON SERBATOIO INTERRATO
(FUORI SCALA)

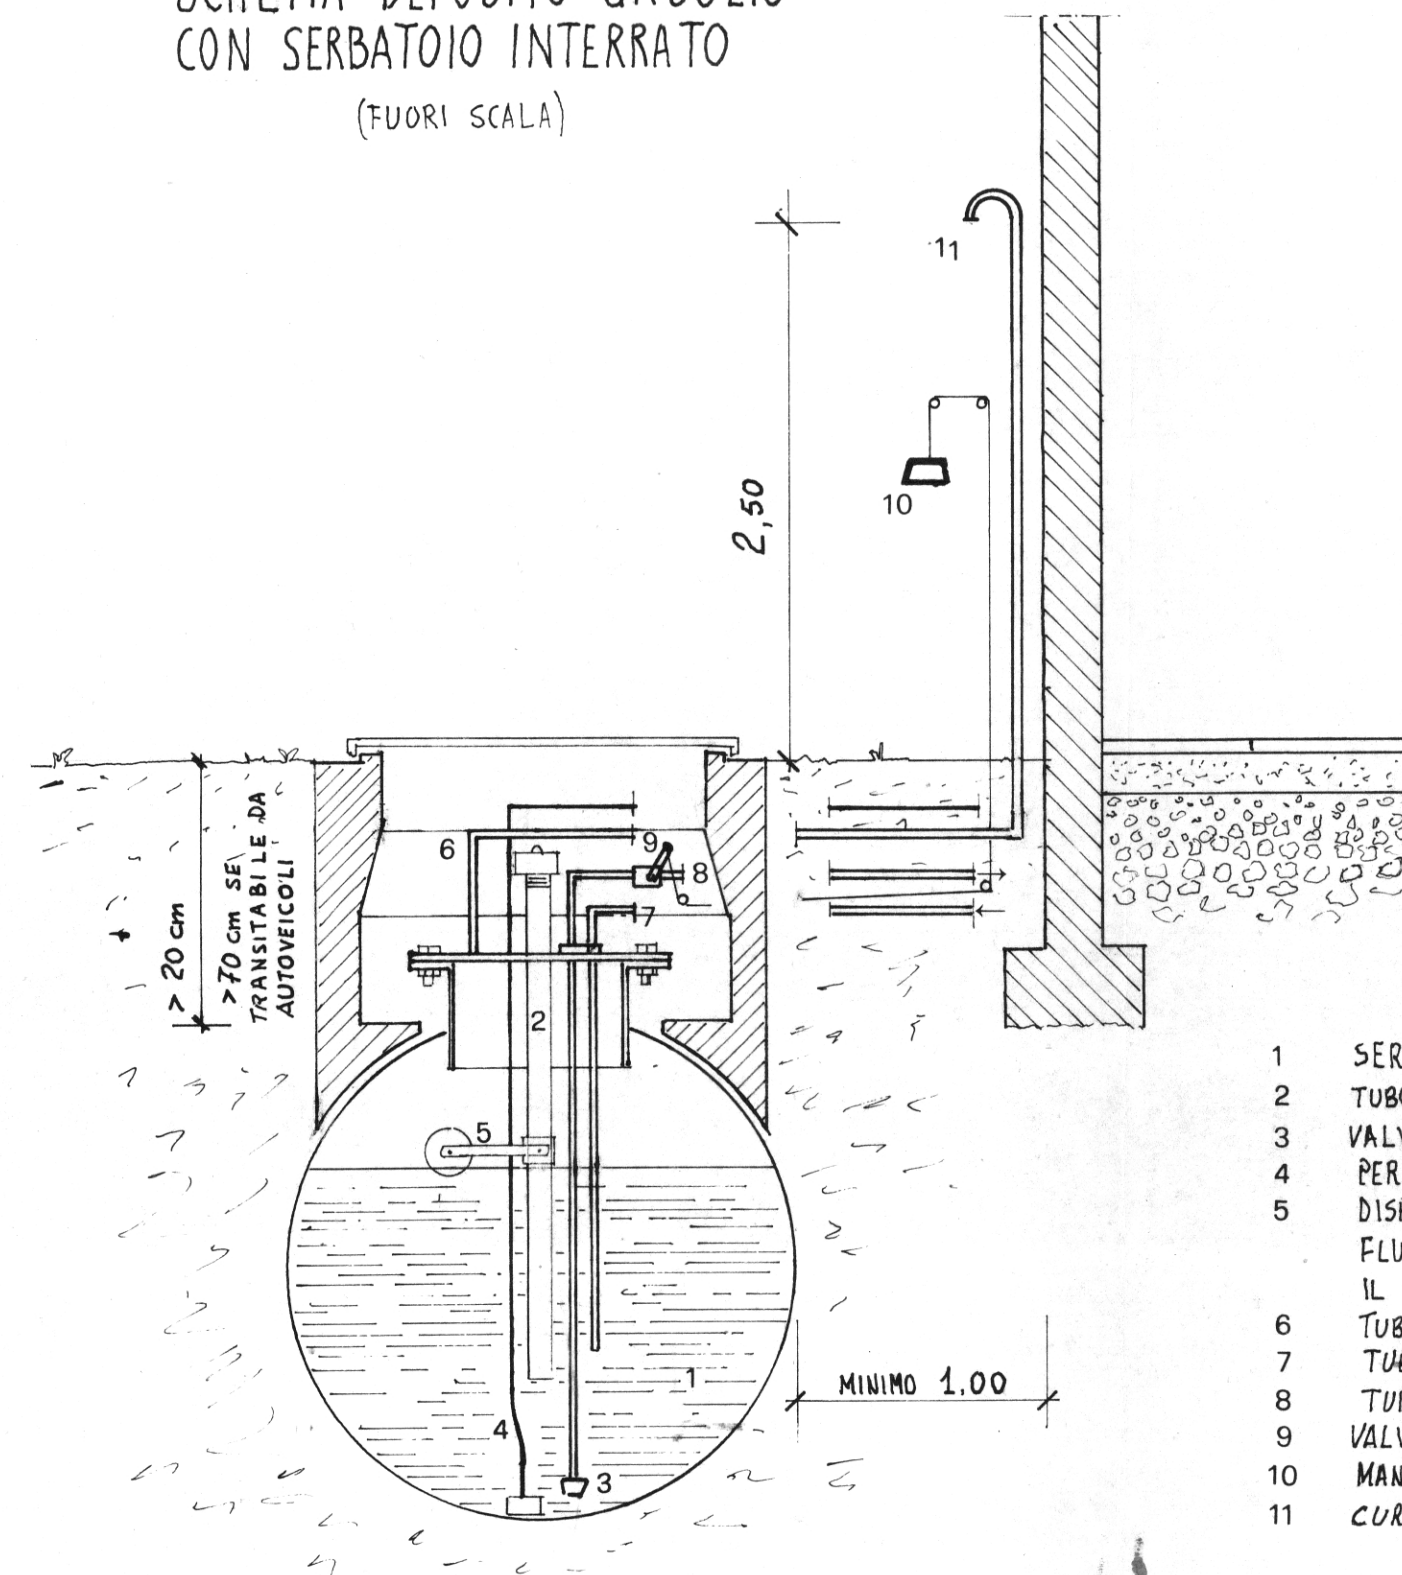


- 1 SERBATOIO
- 2 TUBO DI CARICO
- 3 VALVOLA DI FONDO
- 4 PER INDICATORE DI LIVELLO
- 5 DISPOSITIVO PER INTERROMPERE, IN FASE DI CARICO, IL FLUSSO COMBUSTIBILE QUANDO IL SERBATOIO RAGGIUNGE IL 90% DELLA SUA CAPACITA'
- 6 TUBO DI SFIATO AVENTE DIAMETRO INTERNO > 25 mm
- 7 TUBO DI RITORNO
- 8 TUBO DI MANDATA
- 9 VALVOLA A CHIUSURA RAPIDA
- 10 MANOVRA DELLA VALVOLA 9
- 11 CURVA CON RETICELLA ANTIFIAMMA

PIANTA CENTRALE TERMICA
UBICATA IN PIAZZA MANTEGNA
PALAZZINA A bis - CIV. 1-2

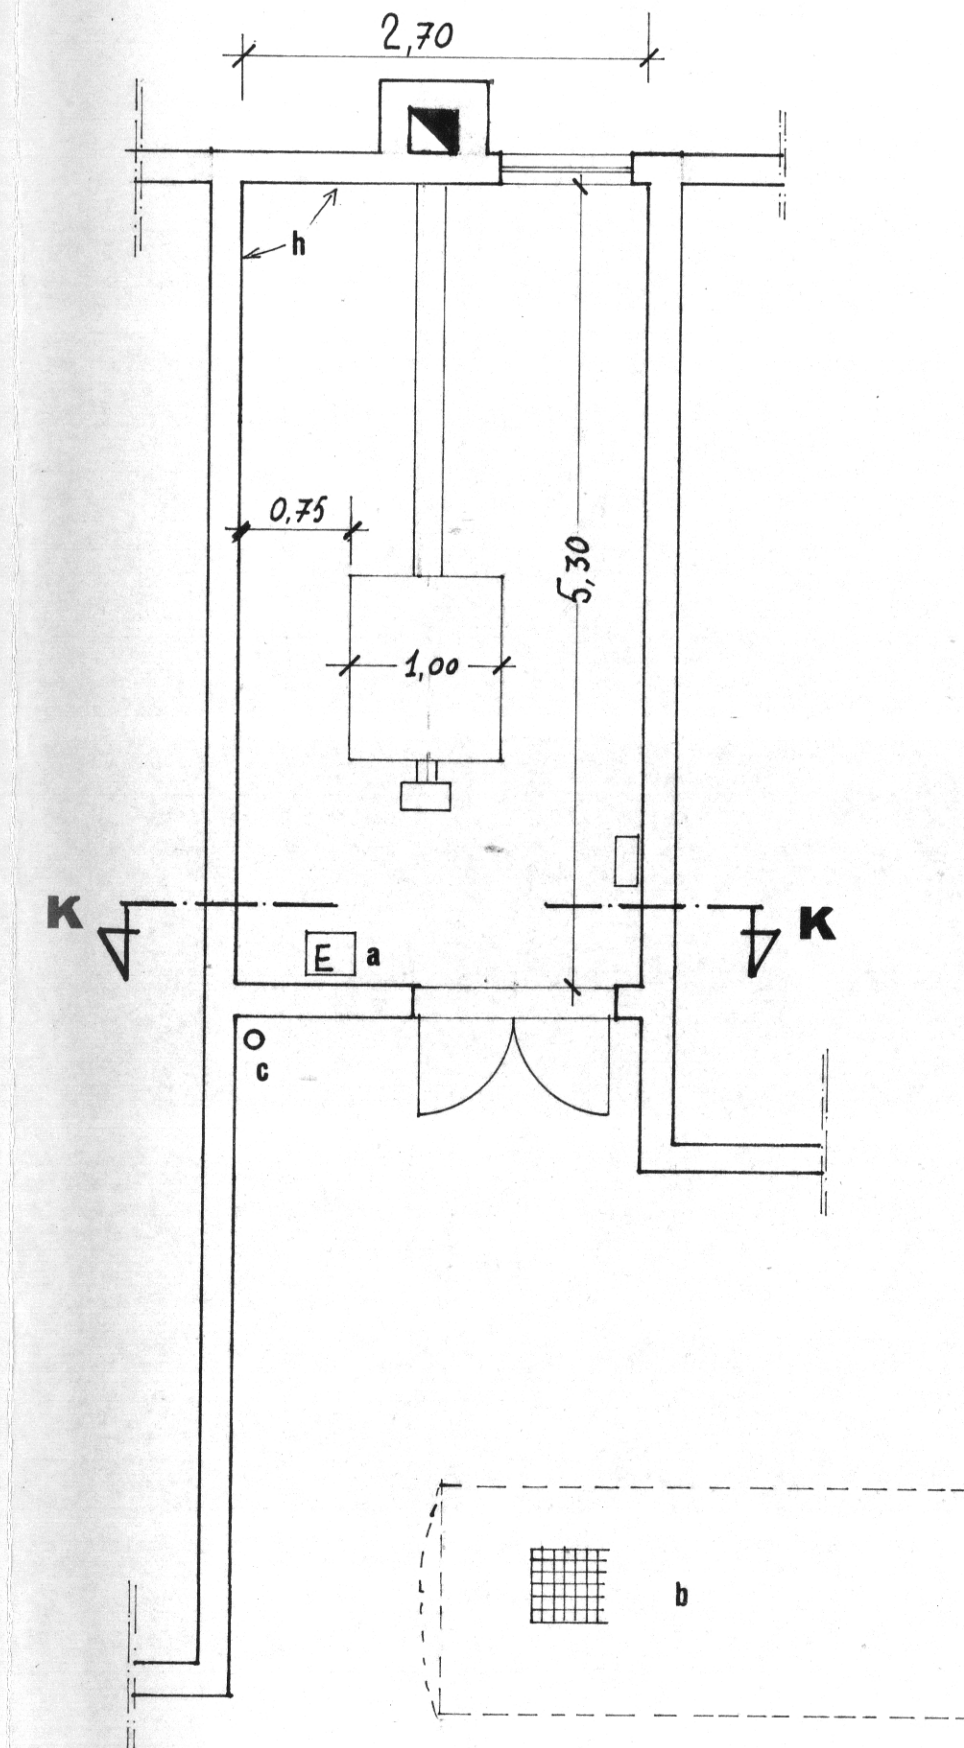

CENTRALE TERMICA
SEZ. K K

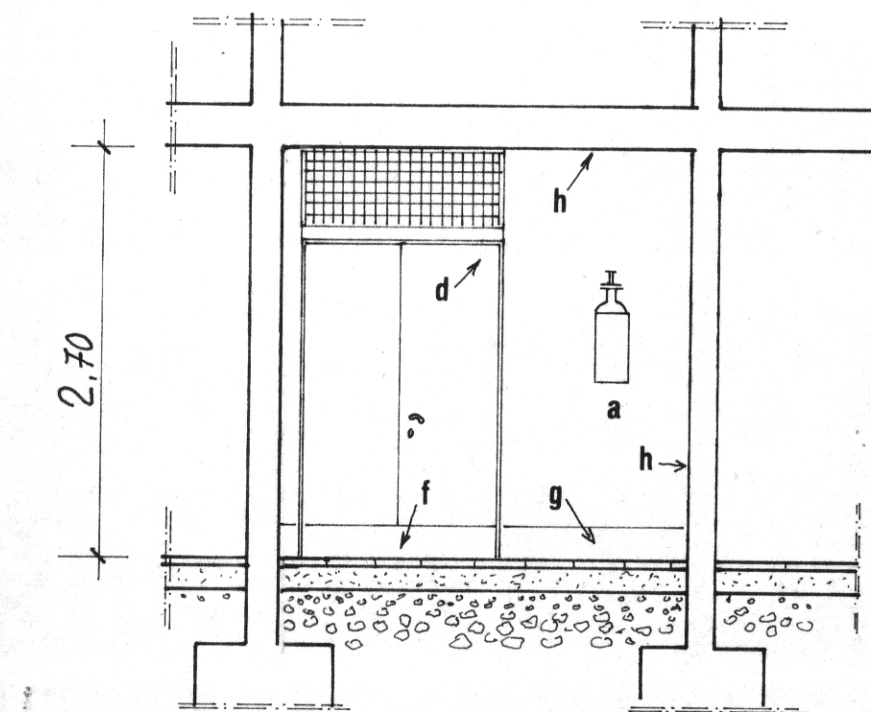

PIANTA PRINCIPALI LAVORI DA ESEGUIRE E FORNITURE
(vedere anche relazione tecnica)

- a) Estintore portatile a polvere omologato per capacità estinguenti 13 A/99B/C da 5 kg, in sostituzione di quello esistente.
- b) Posizionamento nuovo serbatoio da 5.000 litri corredato di tutti gli accessori come da schema, previa rimozione del vecchio serbatoio
- c) Posizione di tubo di sfiato di diametro interno non inferiore a 25 mm, da controllare e, se è il caso, da sostituire.

- f) Sopraelevazione di cm 20 della soglia della porta.
- g) Impermeabilizzazione delle pareti per un'altezza di cm 20.
- h) Applicazione di uno spessore di cm 4 di intonaco a base di vermiculite e gesso su tutte le pareti verticali e sul soffitto al fine di portare il REI delle strutture a 120.
- d) Congegno di autochiusura sulla porta.