



Comune: IACP BRINDISI	COMUNE DI FRANCAVILLA F.	
Oggetto: ADEGUAMENTO ALLA NORMATIVA ANTINCENDIO	Complesso: PALAZZINA "P-Q-R-S-T" LOTTO N°16	Commissa: FF 01-1985
	Particolare: CENTRALE TERMICA E RELATIVO DEPOSITO CARBURANTE	Disegno: 01
		Scala: //
STUDIO TECNICO ING. GERARDO IAIA		

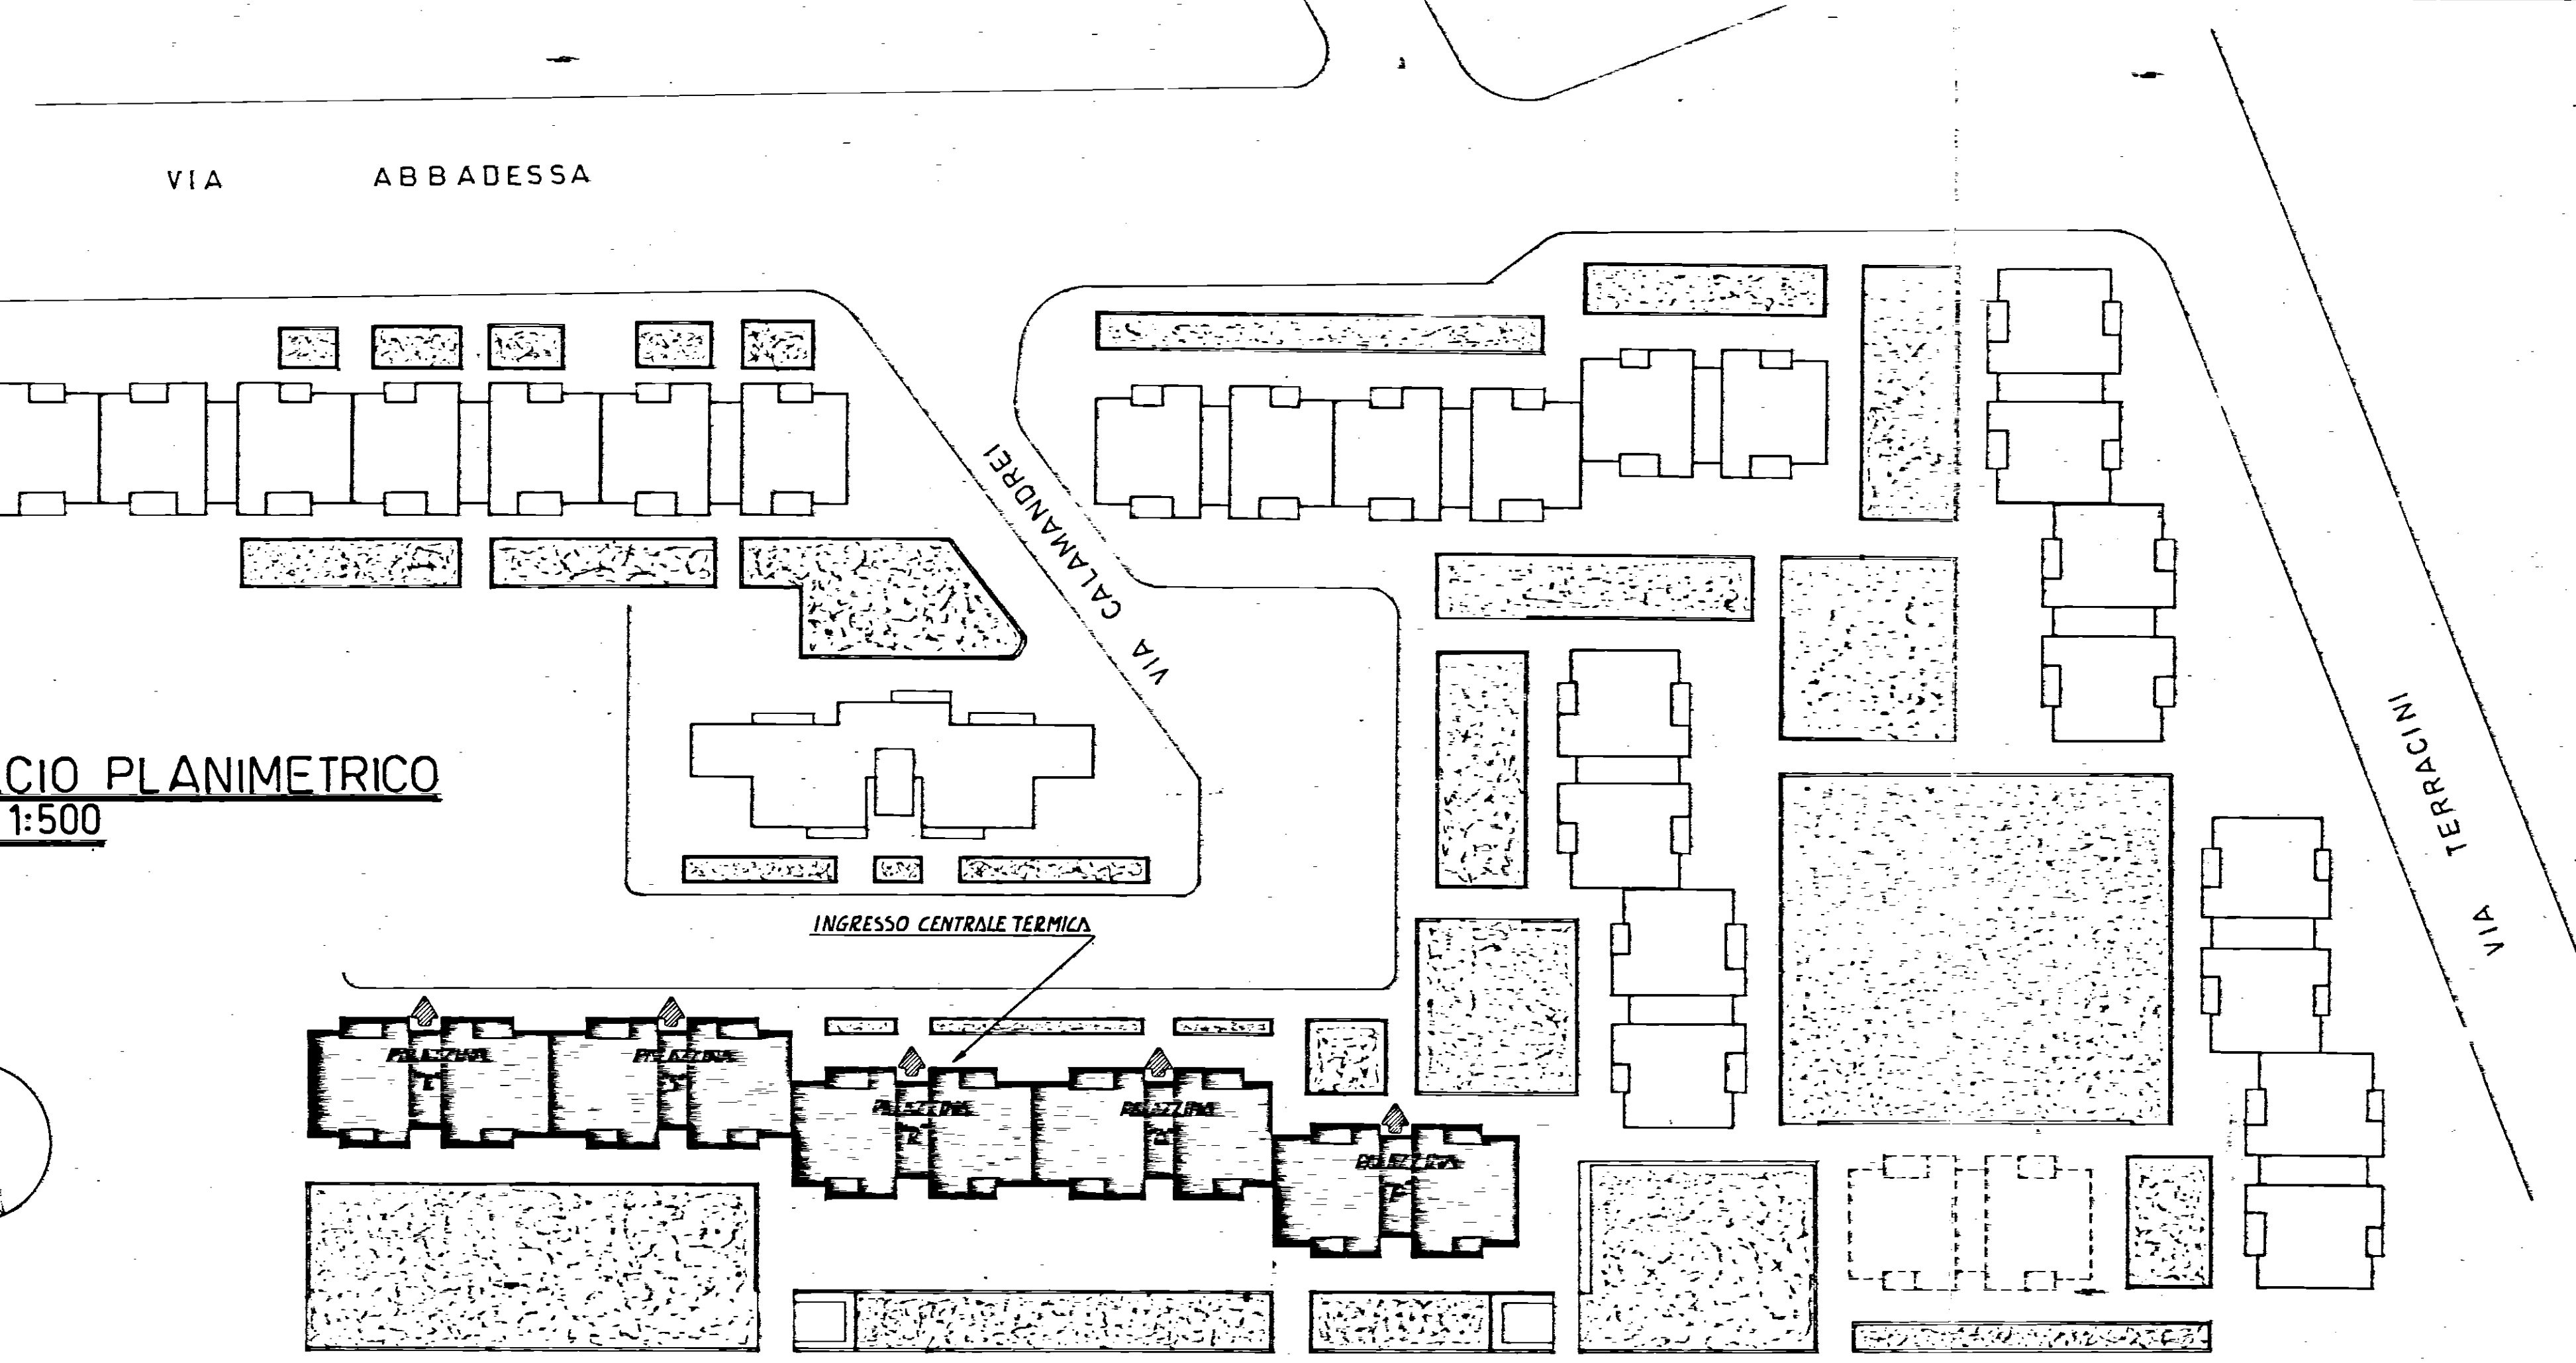

PIANO TERRA
SCALA 1:100

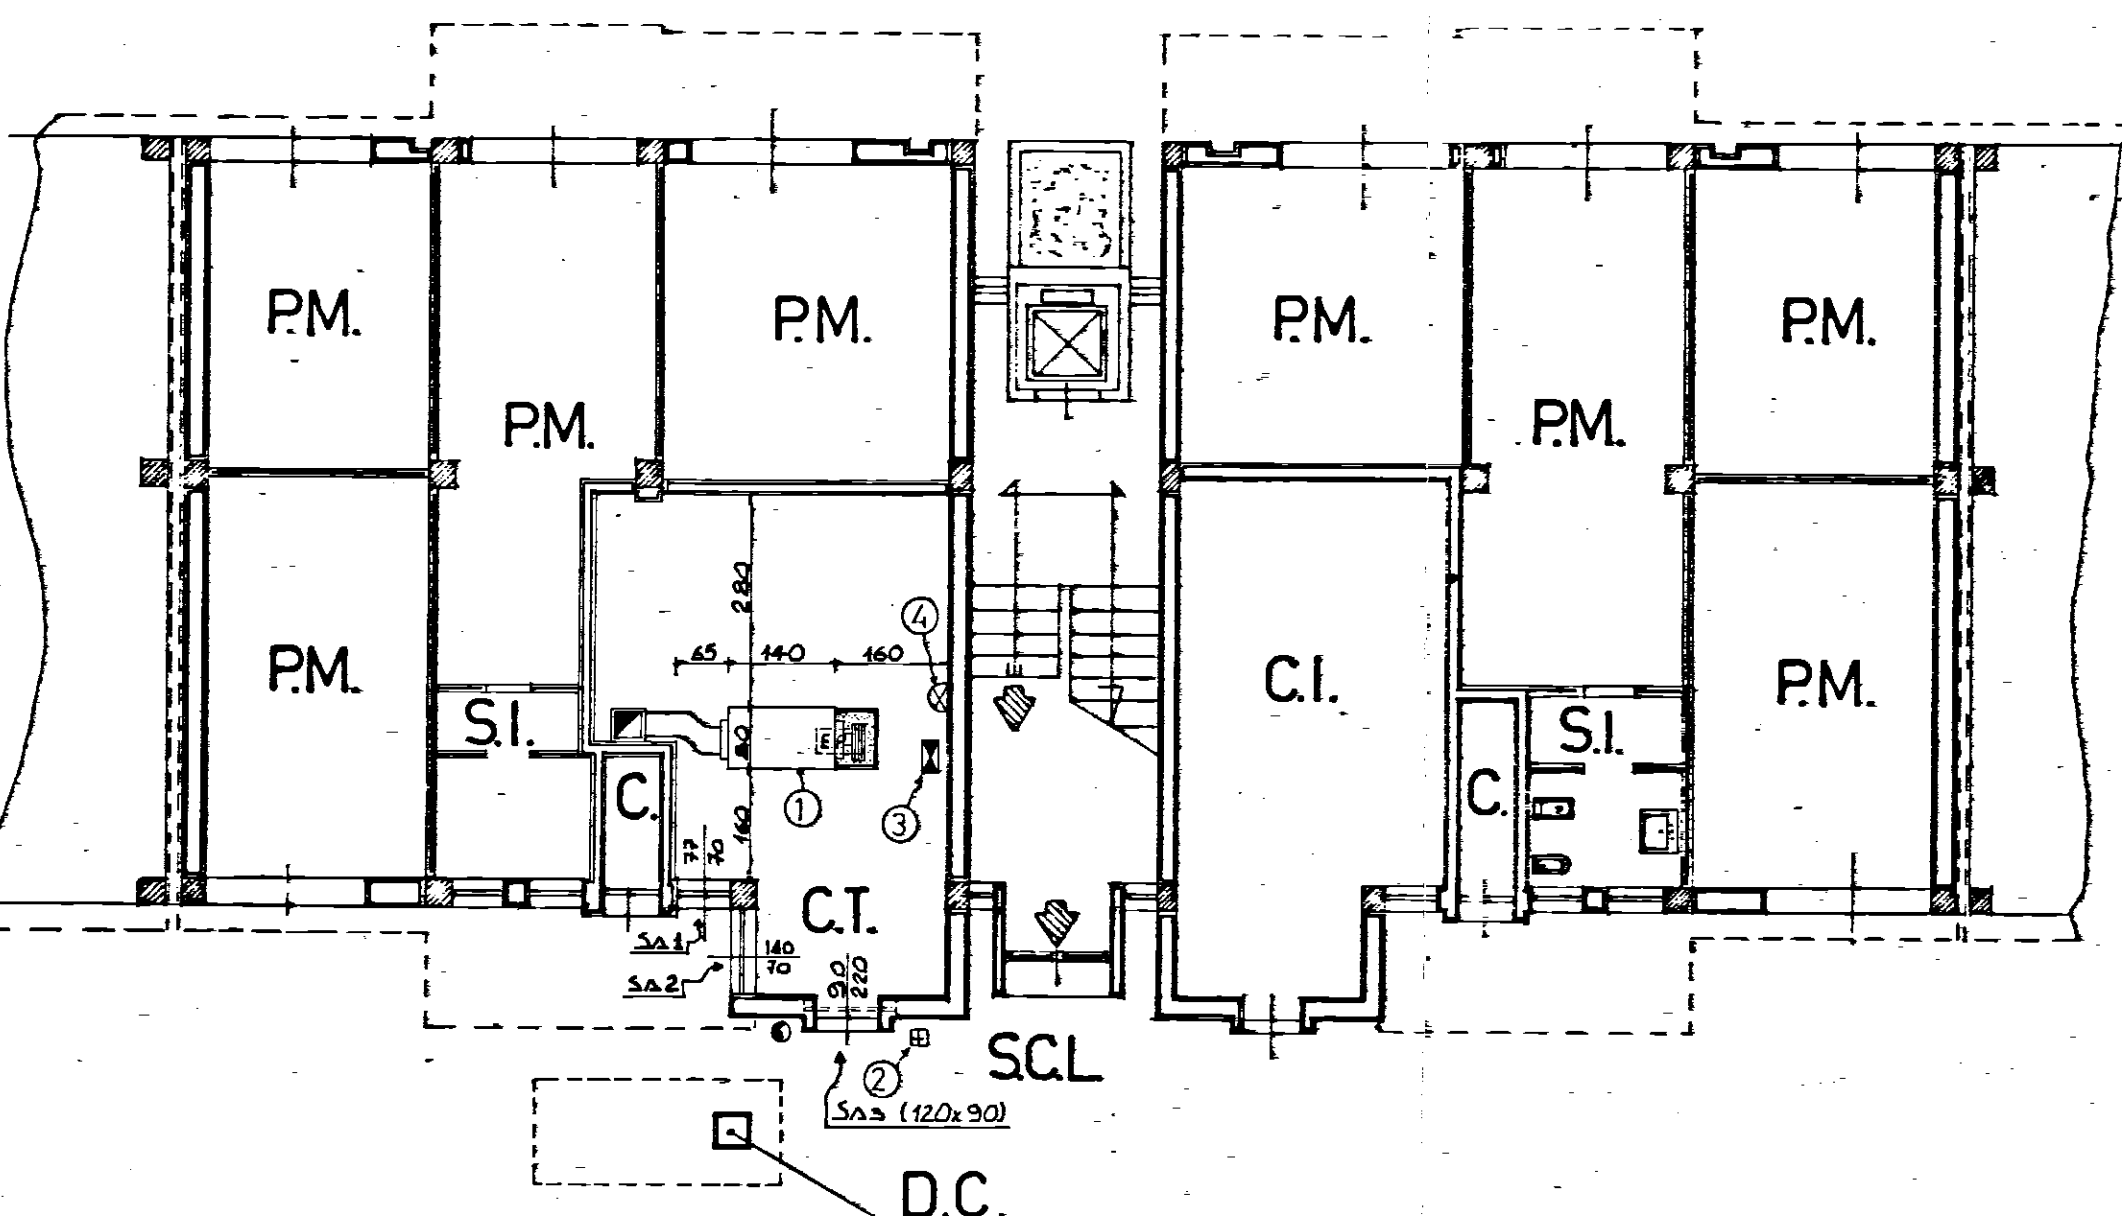

- 1 CALDAIA OFFICINE MECCANICHE CARBOFUEL. Pmax. 210.000 kcal/h Pmax. 230.000 kcal/h
- 2 INTERRUPTORE GENERALE ESTERNO ALIMENTAZIONE ELETTRICA
- 3 QUADRO ELETTRICO E RELATIVA CENTRALINA DI REGOLAZIONE
- 4 LAMPADA AD INCANDESCENZA DEL TIPO A STAGNO
- SA1 SUPERFICIE DI IRRADIAZIONE ≈ 0,53 mq
- SA2 SUPERFICIE DI IRRADIAZIONE ≈ 0,98 mq
- SA3 SUPERFICIE DI IRRADIAZIONE ≈ 1,08 mq


- SCL. SPAZIO A CIELO LIBERO
- PM. POSTO MACCHINA
- SI. SERVIZI IGIENICI
- C. CAVEDIO
- C.I. CENTRALE IDRICA SANITARIA
- C.T. LOCALE CENTRALE TERMICA
- D.C. DEPOSITO CARBURANTE (GASOLIO) INTERRATO
- ESTINTORE A POLVERE CHIMICA DEL TIPO A POGGIO

PIANO TIPO
SCALA 1:100




- L. LETTO
- S. SODDIO
- SI. SERVIZI IGIENICI
- C. CAVEDIO
- C.I. CENTRALE IDRICA SANITARIA
- C.T. LOCALE CENTRALE TERMICA
- D.C. DEPOSITO CARBURANTE (GASOLIO) INTERRATO
- ESTINTORE A POLVERE CHIMICA DEL TIPO A POGGIO

PROSPETTO C.T.

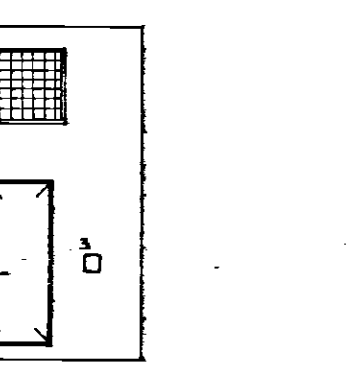


SEZIONE C.T.

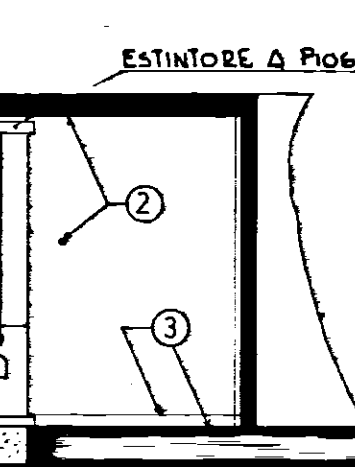


- 1 TUBO DI SFILATO DEPOSITO CARBURANTE
- 2 VALVOLA A STRAPPO CHIUSURA RAPIDA COMBUSTIBILE
- 3 INTERRUPTORE GENERALE ESTERNO ALIMENTAZIONE ELETTRICA

PARTICOLARE "X"

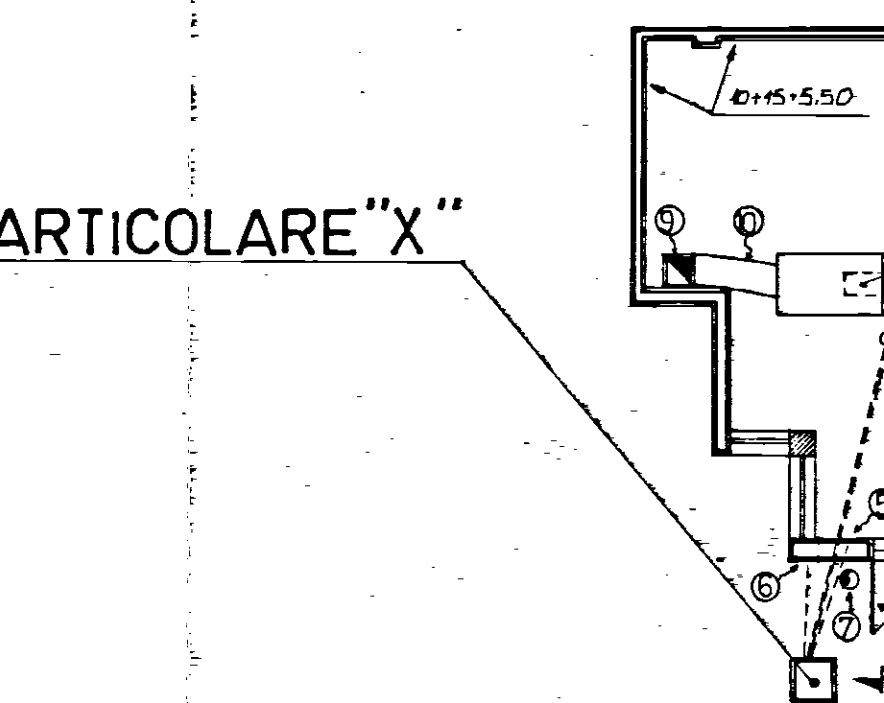

PARTICOLARE "X"

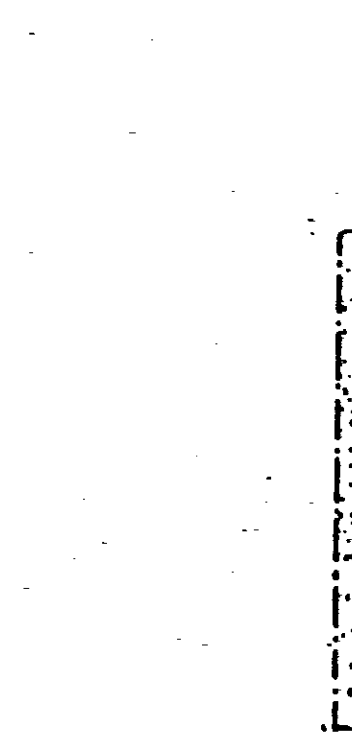

- 1 ACCESSO DIRETTO IN SPAZIO A CIELO LIBERO
- 2 PORTA INCOMBUSTIBILE CON CONSEGNO DI AUTOCCHIUSURA
- 3 SOGLIA DI 20 CM
- 4 VASCA CONTENENTE SABBIA PER L'ASSORBIMENTO DELLE EVENTUALI PERDITE DI COMBUSTIBILE
- 5 INDICATORE DI LIVELLO COMBUSTIBILE
- 6 VALVOLA A STRAPPO CHIUSURA RAPIDA COMBUSTIBILE
- 7 TUBO DI SFILATO DEPOSITO CARBURANTE CON RETICELLA TAVOLA FIAMMA
- 8 TUBO DI MANDATA E RITORNO COMBUSTIBILE
- 9 CAMINO
- 10 COLLETTORE DEL TIPO COIBENTATO
- 11 TROPPOPIENO
- 12 CARICO