

PROGETTO DI ADEGUAMENTO DELL'IMPIANTO TERMICO DELLA PALAZZINA (5° LOTTO), SITA IN SAN PIETRO VERNOTICO ALLA VIA MELLI, ALLE NORME ANTINCENDIO PREVISTE DALLA LEGGE 07.12.1984 n. 818

Scale: 1:100; 1:50



Data: 25.02.1987

Aggiornamenti:

PIANTE E SEZIONE CON INTERVENTI

IL PROGETTISTA:
(DOTT. ING. FRANCESCO LANDOLFA)

TAVOLA 2

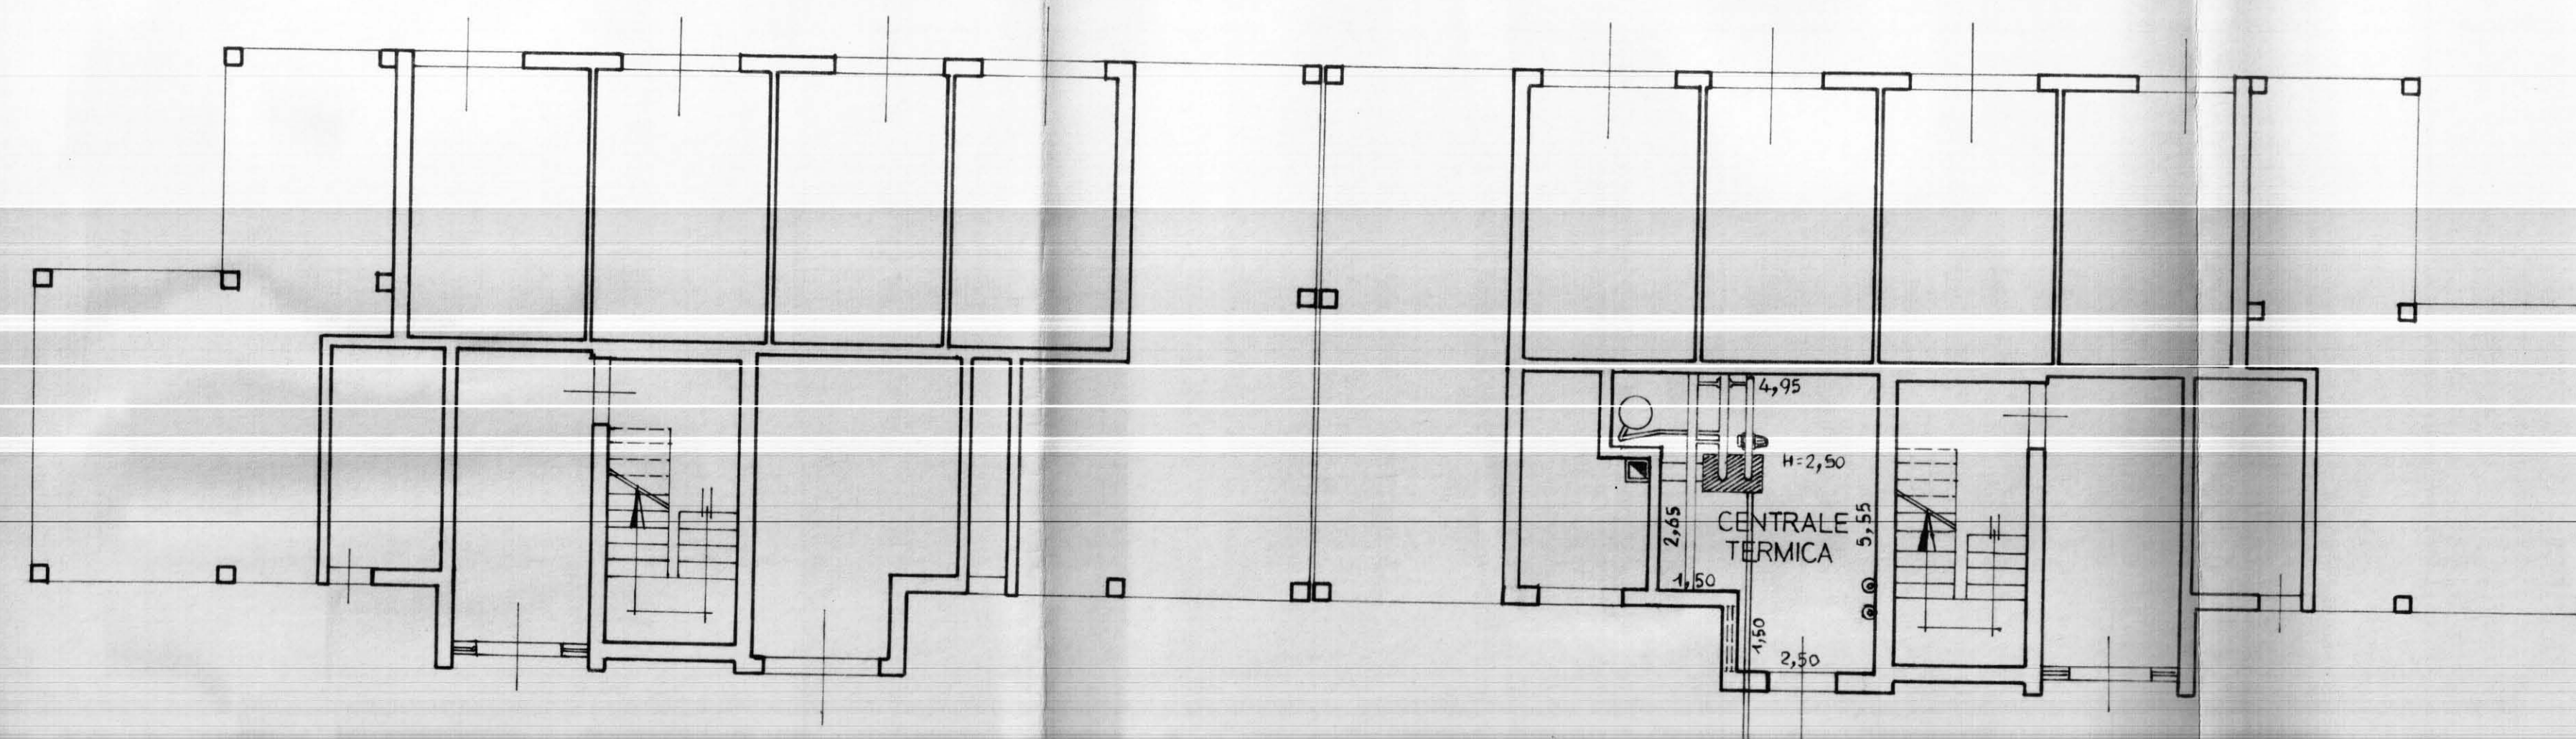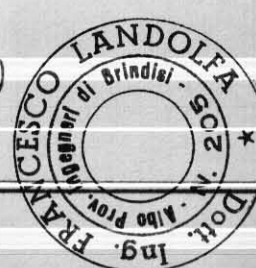

PIANTA PIANO TERRA

(scala 1:100)

