




Ing. Gabrieli

BR 0160 I 0014

STUDIO TECNICO ING. GIORGIO GABRIELI VIA DUOMO 1 - TEL. 0831/29013 72100 BRINDISI	REV.:
PROGETTAZIONE - CALCOLI STATICI IN C.A. E A STRUTTURA METALLICA IMPIANTI TERMICI E SANITARI - CONSULENZE TECNICHE E PERITALI	REV.:
COMMITTENTE: ISTITUTO AUTONOMO PER LE CASE POPOLARI - BRINDISI -	REV.:
OGGETTO: LEGGE 7/12/1984 N° 818	DISEG.:
PROGETTO: NULLA OSTA PROVVISORIO I.A.C.P. - BRINDISI - LOTTO N° 59-A/2 TORRE -PIANTA PIANO UNDICESIMO-	SCALA: 1:100 DATA: FEBBRAIO 1987 TAVOLA N° 7

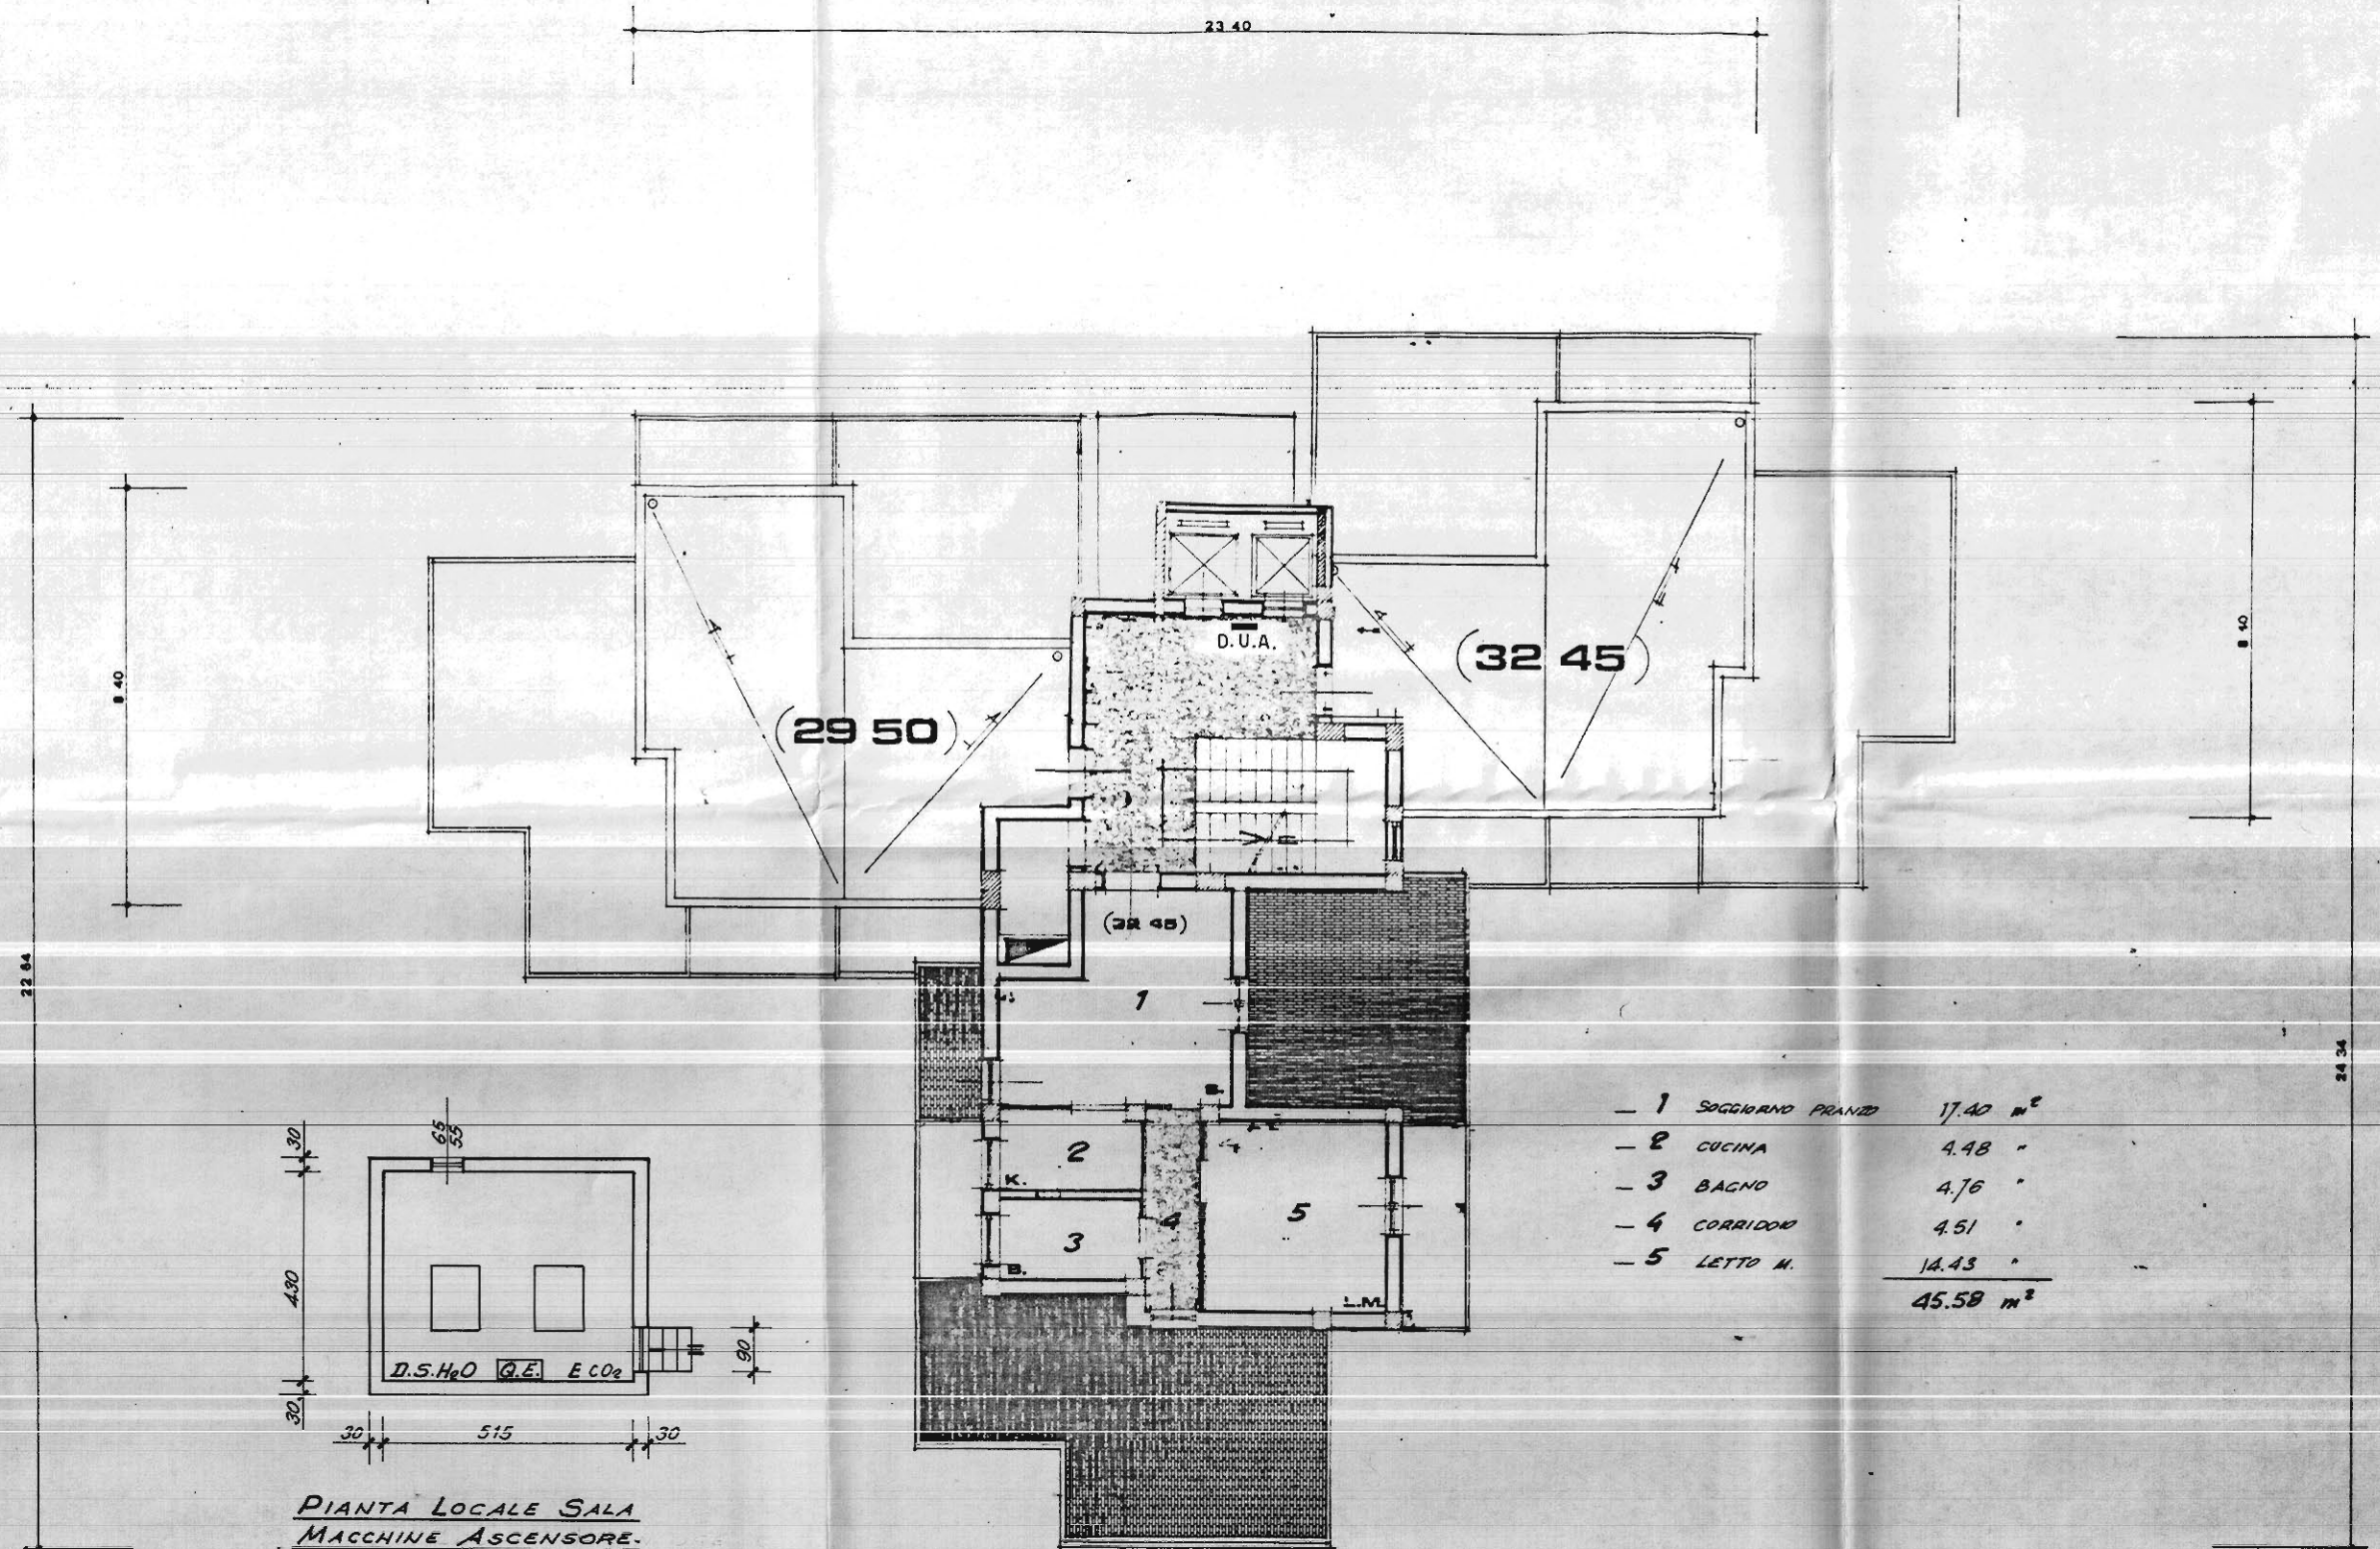

- 1	SOGGIORNO PRANZO	17.40 m²
- 2	CUCINA	4.48 "
- 3	BAGNO	4.76 "
- 4	CORRIDOIO	4.51 "
- 5	LETTO N.	12.43 "
		<u>45.58 m²</u>