

TAV. n° 9


CASE POPOLARI IN BRINDISI
QUARTIERE C.E.P. 6° LOTTO - B

FABBRICATO n° 3

IMPRESA ING. GIOVANNI PATI

PIANTA PIANO RIALZATO E PRIMO PIANO

scala 1/100

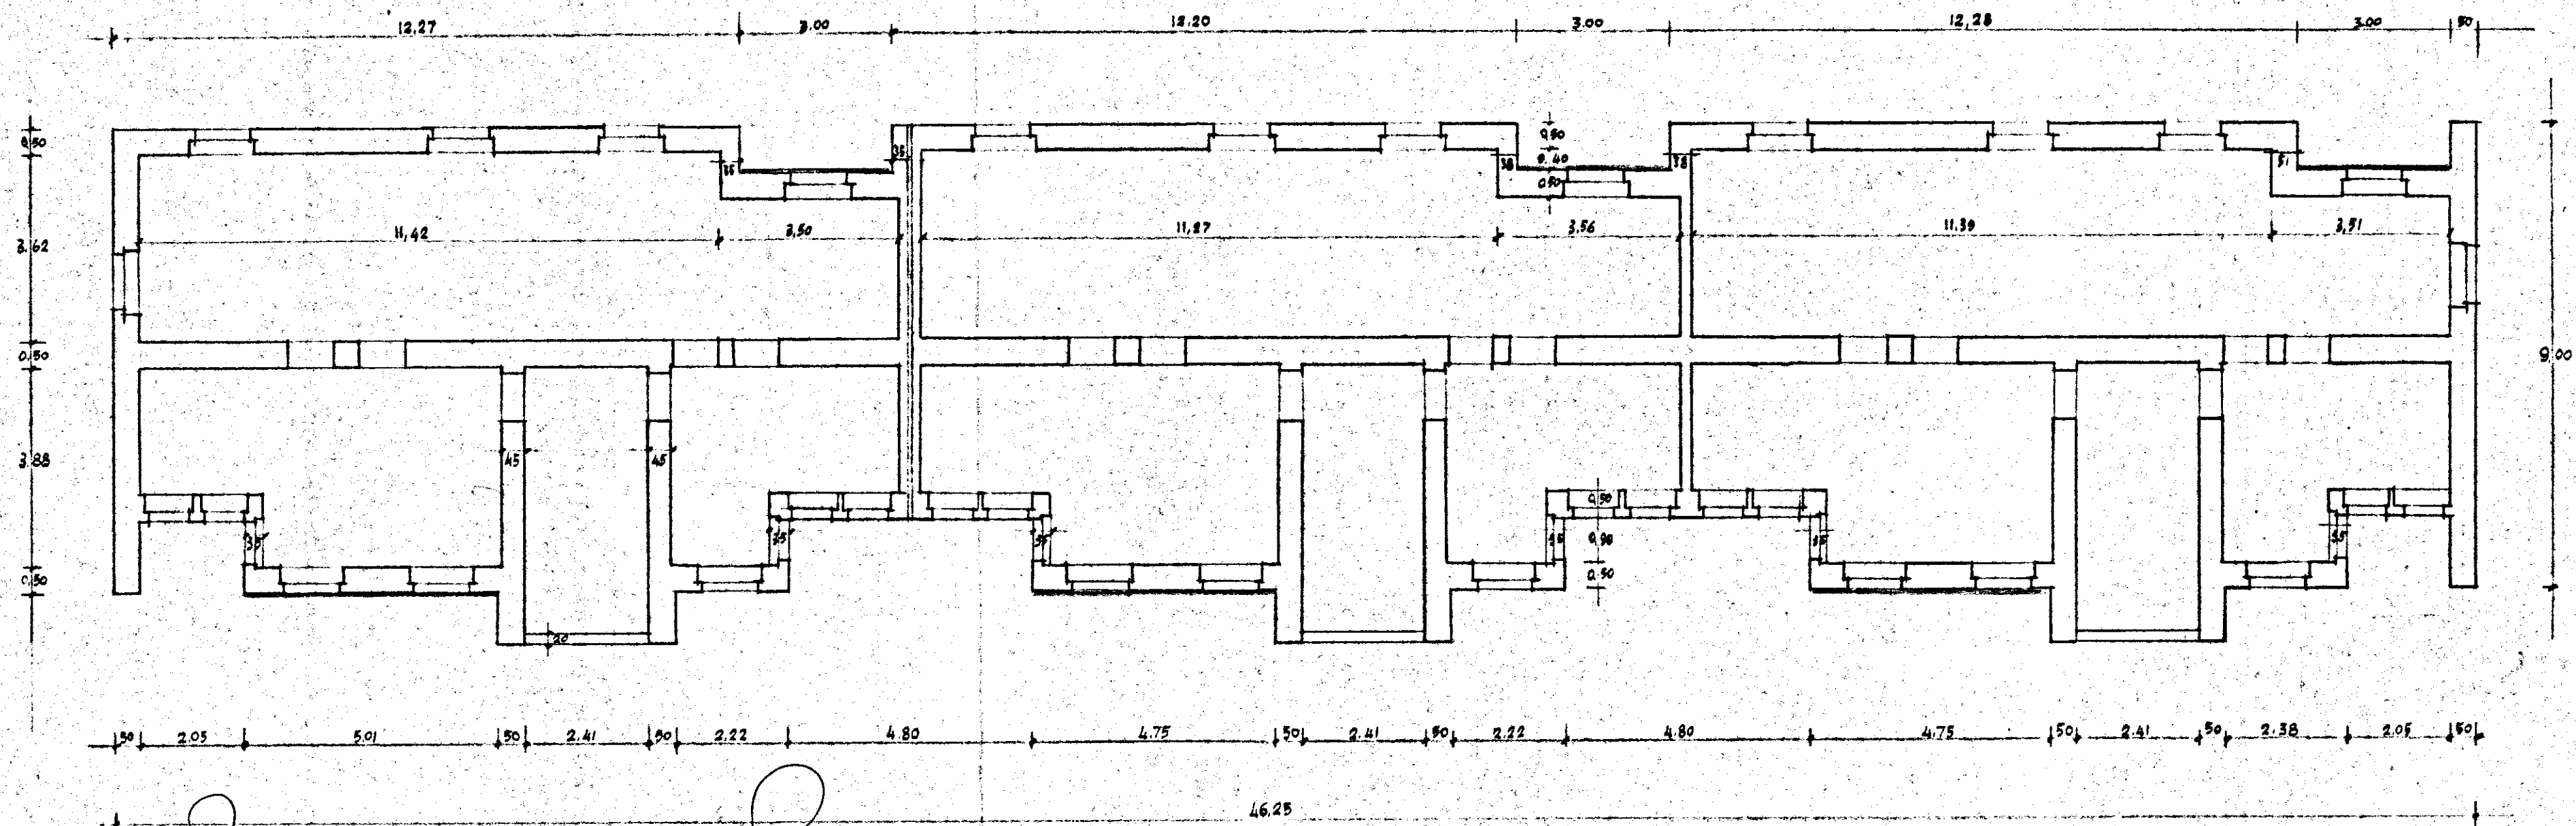

L'IMPRESA
Ing. Giovanni Patti

A DIRETTORE DEI LAVORI