



CENTRALE TERMICA VIA TRASIMENO

COMUNE DI BRINDISI	
COMMITENTE ISTITUTO AUTONOMO PER LE CASE POPOLARI DELLA PROVINCIA DI BRINDISI	DATA Febr. '87 AGG
OGGETTO Adeguamento alla normativa antincendio della Centrale Termica dell'edificio sito in Brindisi alla Via Trasimeno, lotto 69, rione Perrino.	TAVOLA 3
ELABORATO Pianta - Sezione - Prospetto Centrale Termica	SCALA 1:50
STUDIO TECNICO Dat. Ing. Francesco LUBRANDI Via Imperatore Augusto, 86 BRINDISI	

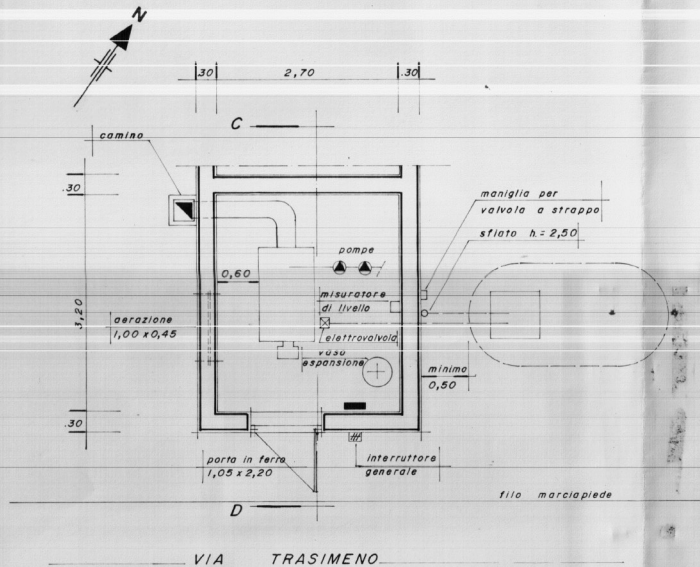

PIANTA

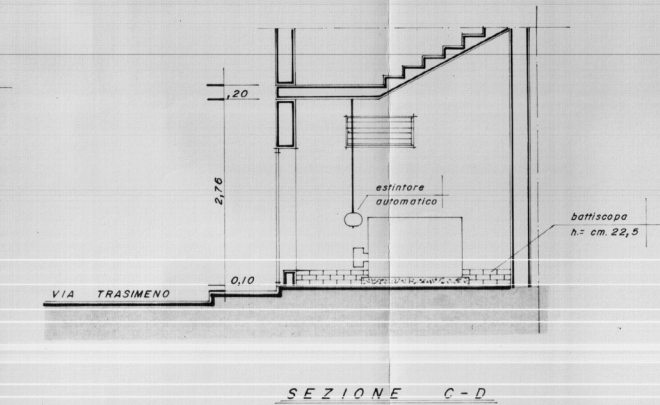

SEZIONE C-D

PROSPETTO