


VISTO

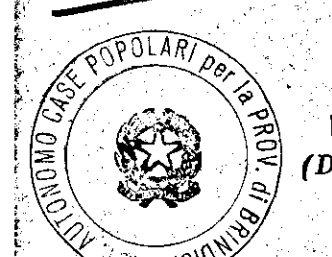

IL PRESIDENTE
(Dot. Raffaele Fichetto)


IL DIRETTORE TECNICO
(Dot. Ing. Felice Longo)

Istituto autonomo case popolari - BRINDISI

**PROGETTO DI UN MERCATO CON ANNESSI NEGOZI
AL QUARTIERE S. ELIA OVEST**
in Brindisi fra la via Savonarola e Mantegna
Ind. 16.10.1975 n. 492 art. 6 - programma esecutivo n. 001/56/1 - edilizia sociale


Impianti **tav. 5**

progettazione: **STUDIO TECNICO DI ING. DONATO VERDELLI** scala: **1:100**
data: **aprile 1978**
aggiorn.

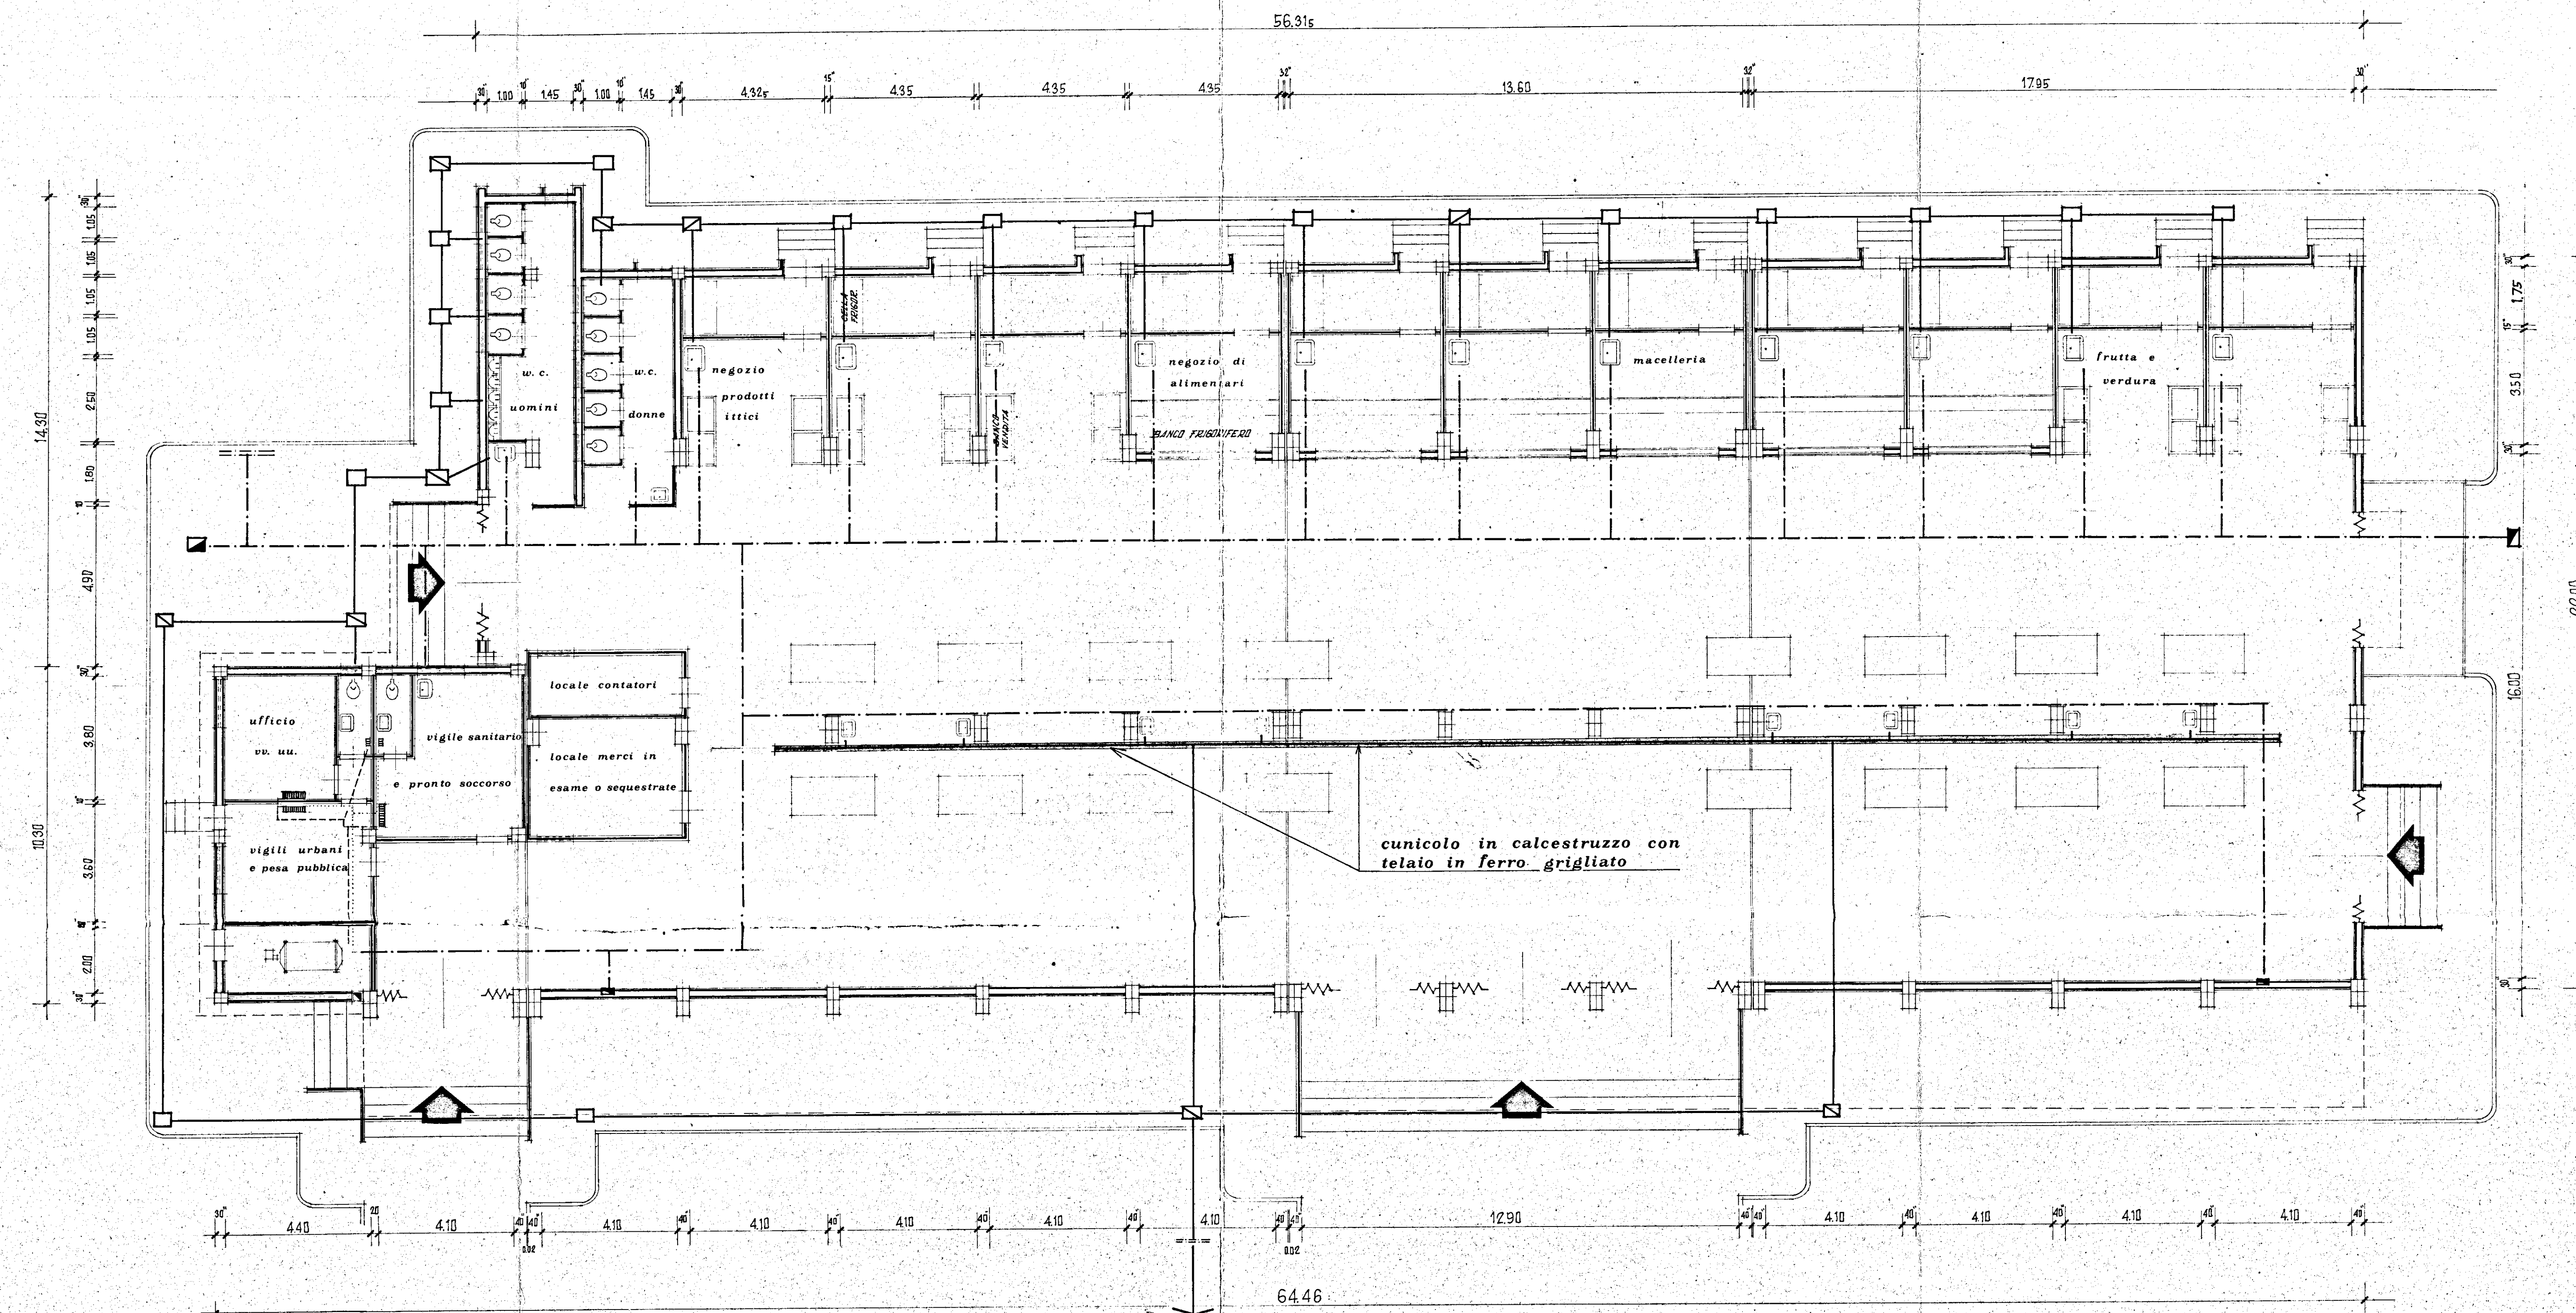

- rete idrica
- rete fognante in gres
- pozzetto di ispezione con sifone
- idrante

IMPIANTO IDRICO - FOGNANTE

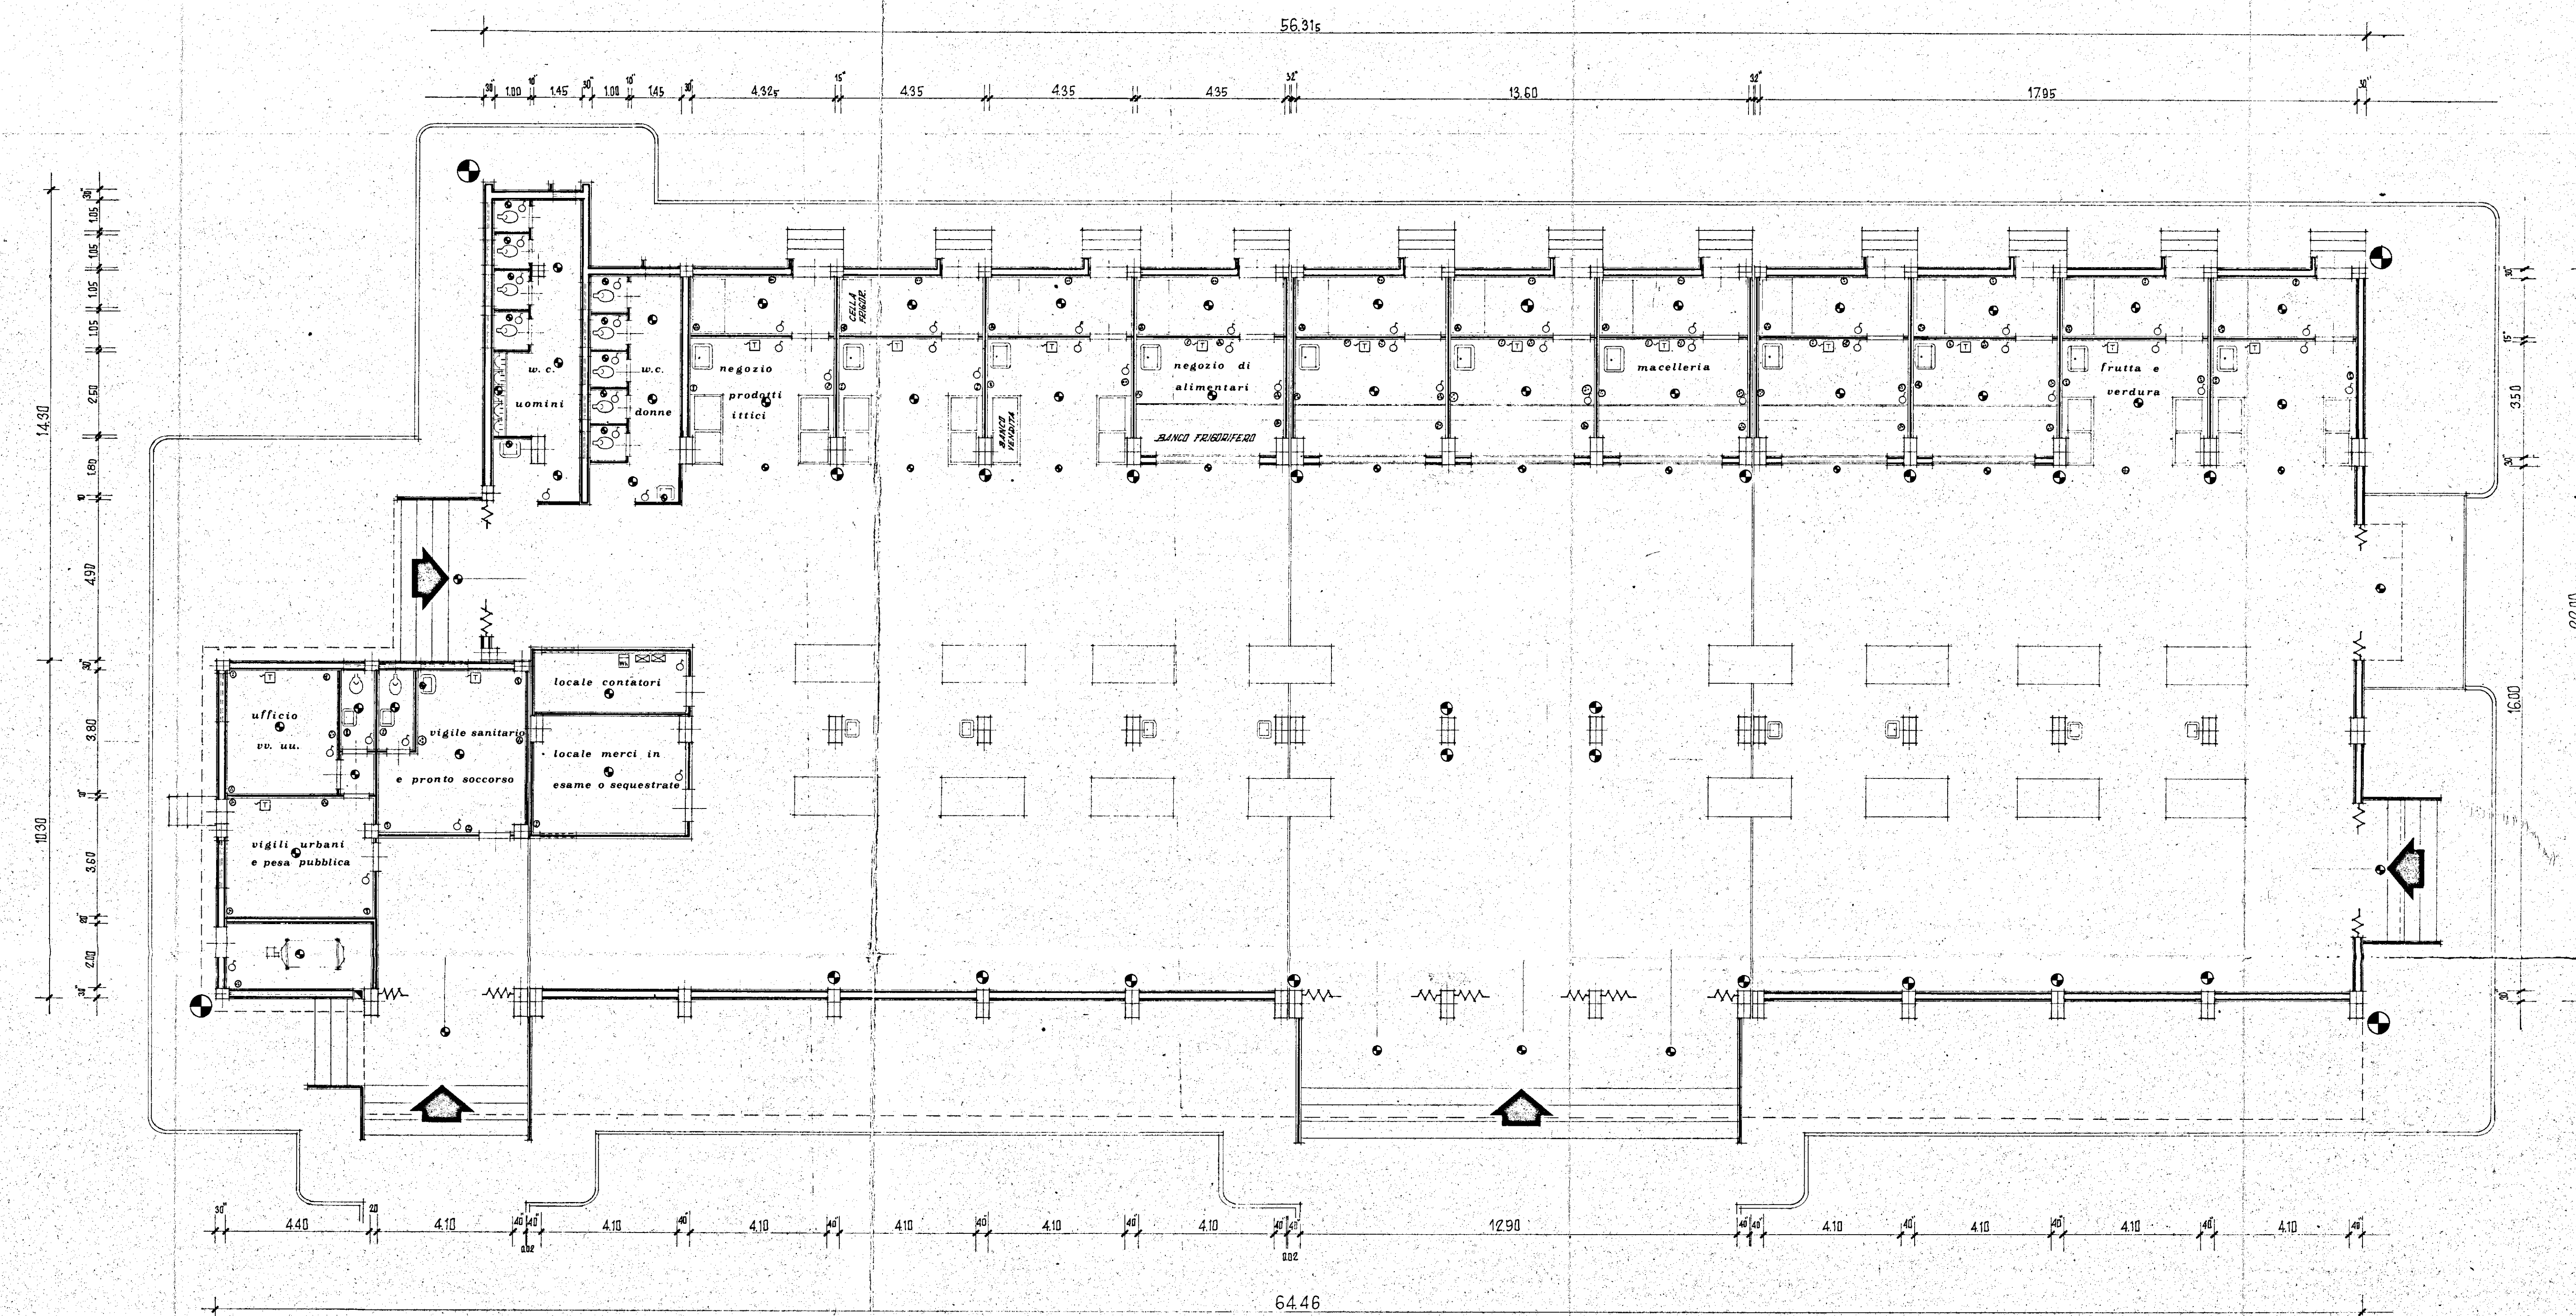

- PUNTO LUCE A SOFFITTO
- PUNTO LUCE A PARETE
- INTERRUTTORE
- PRESA DI CORRENTE DA 15 A
- " " " " 6 A
- QUADRO DI DISTRIBUZIONE
- CONTATORE GENERALE
- PRESA DI TELEFONO

N.B. TUTTE LE UTENZE ELETTRICHE SONO COLLEGATE PER DI LORO CON CAVETTI
DI RAME AD UNA CORDAZIONE IN TRACCEA ARCHIATA IN RAME E PONTALE
METALLICO IN POZZETTO.

IMPIANTO ELETTRICO