




- LEGENDA:**
- ⊗ PUNTO LUCE
 - ⊗ PUNTO LUCE COMMUTATO
 - ⊗ PUNTO LUCE A PARETE
 - ⌋ PRESA LUCE
 - ⌋ PRESA MONOFASE
 - ☎ TELEFONO
 - ⊕ INTERRUTTORE PERIODICO
 - PULSANTE
 - ⌋ RONZATORE IN GENERE
 - ⌋ INDICAT. CARTELLINI
 - ⌋ CITOFONO PARETE
 - ⌋ QUADRO DI DISTRIBUZIONE
 - ⌋ CONTATORE

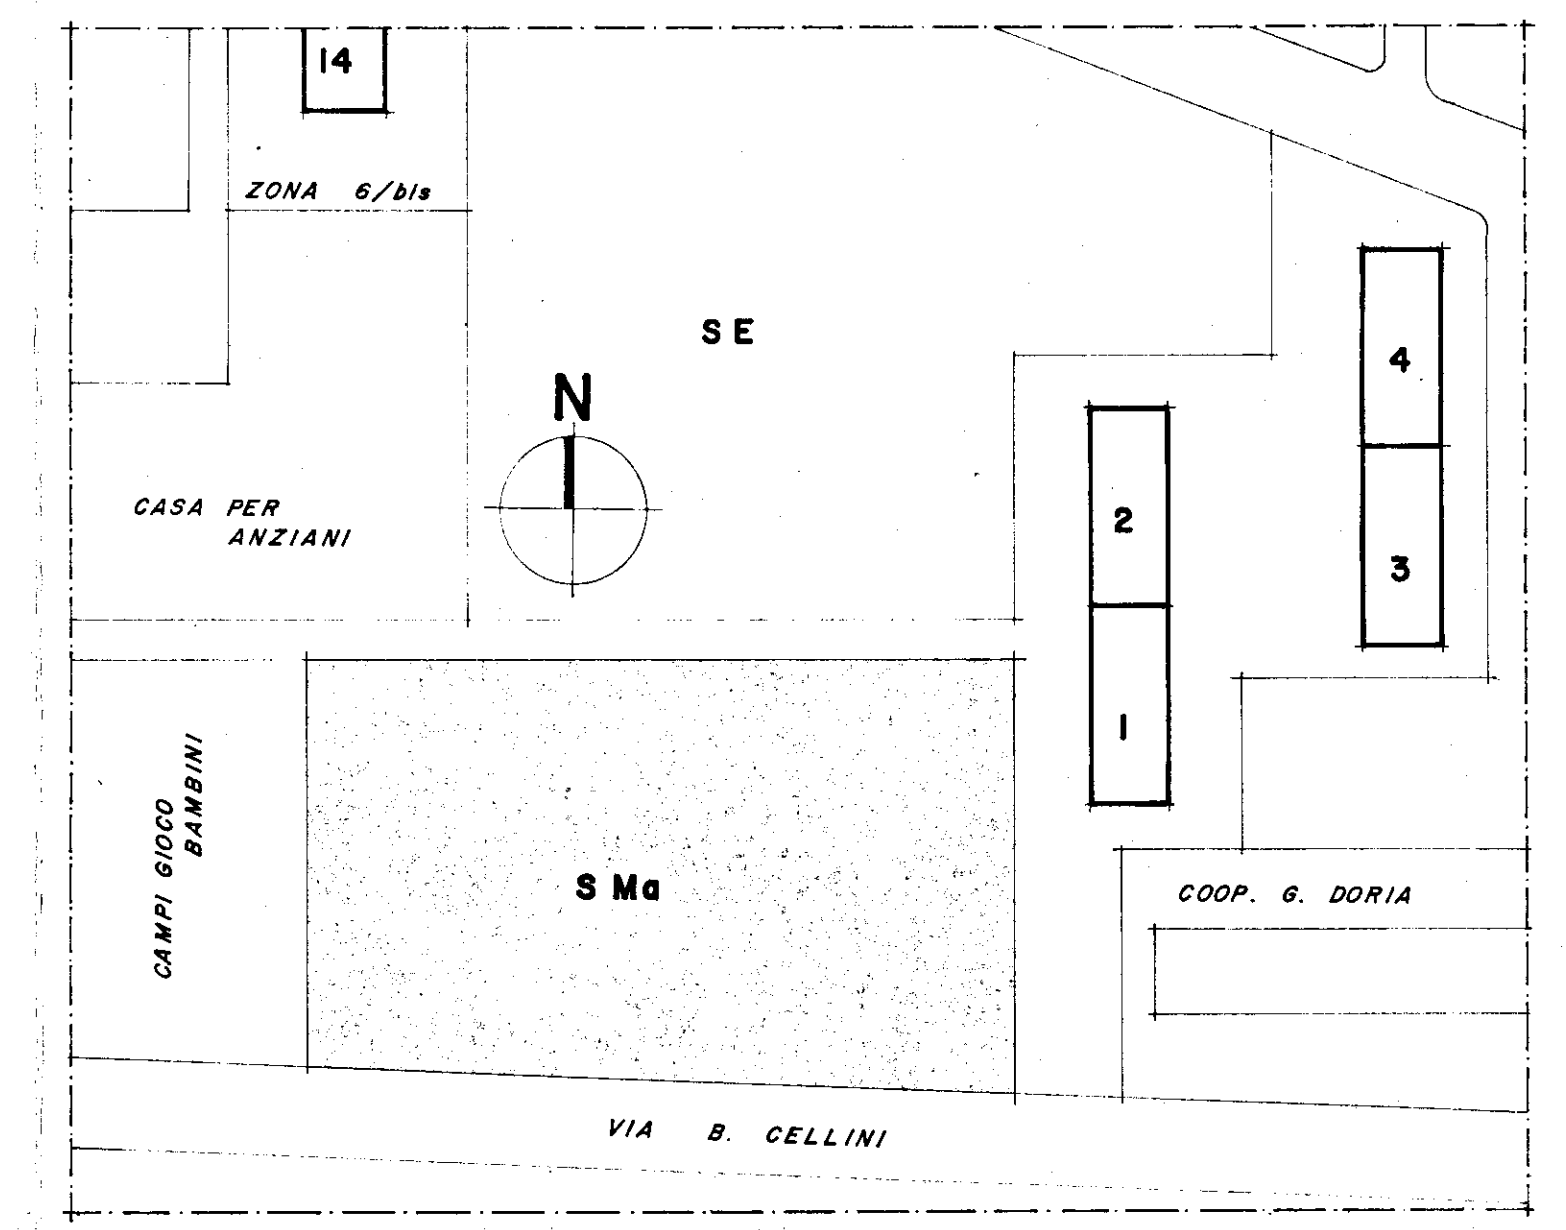

ISTITUTO AUTONOMO CASE POPOLARI - BRINDISI -	
LEGGE 22-10-1971 n. 865 - art. 55	
27-5-1975 n. 166	
PROGRAMMA ESECUTIVO n. 001/57/1	
SCUOLA MATERNA ALLA VIA B. CELLINI	
COMUNE DI BRINDISI - QUARTIERE S. ELIA	
TAV. 10	
AGGIORNAMENTI:	
OGGETTO: SCHEMA IMPIANTO ELETTRICO	
DATA: MARZO '80	
SCALA: 1:100	
NOTE:	
PROGETTISTI: ARCH. LUIGI MACCHIA " ANTONIO MARTELLO	IL DIRETTORE TECNICO: ING. ANTONIO LONGO