

COMUNE DI CEGLIE MESSAPICO

PROGETTO DI MODIFICA ALL'IMPIANTO TERMICO A SERVIZIO DELL'EDIFICIO

SITO IN VIA FEDELE GRANDE - ZONA P.E.E.P. - LOTTO 6 (EX 4) - PER

ADEGUAMENTO ALLA NORMATIVA ANTINCENDIO



PROPR. : I.A.C.P. DI BRINDISI

DATA: NOVEMBRE 1986


PROG. : dott. Ing. CATALDO BIONDI




UBICAZIONE (SCALA: 1/2000)

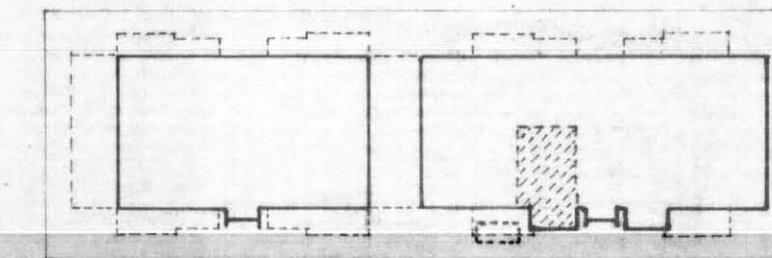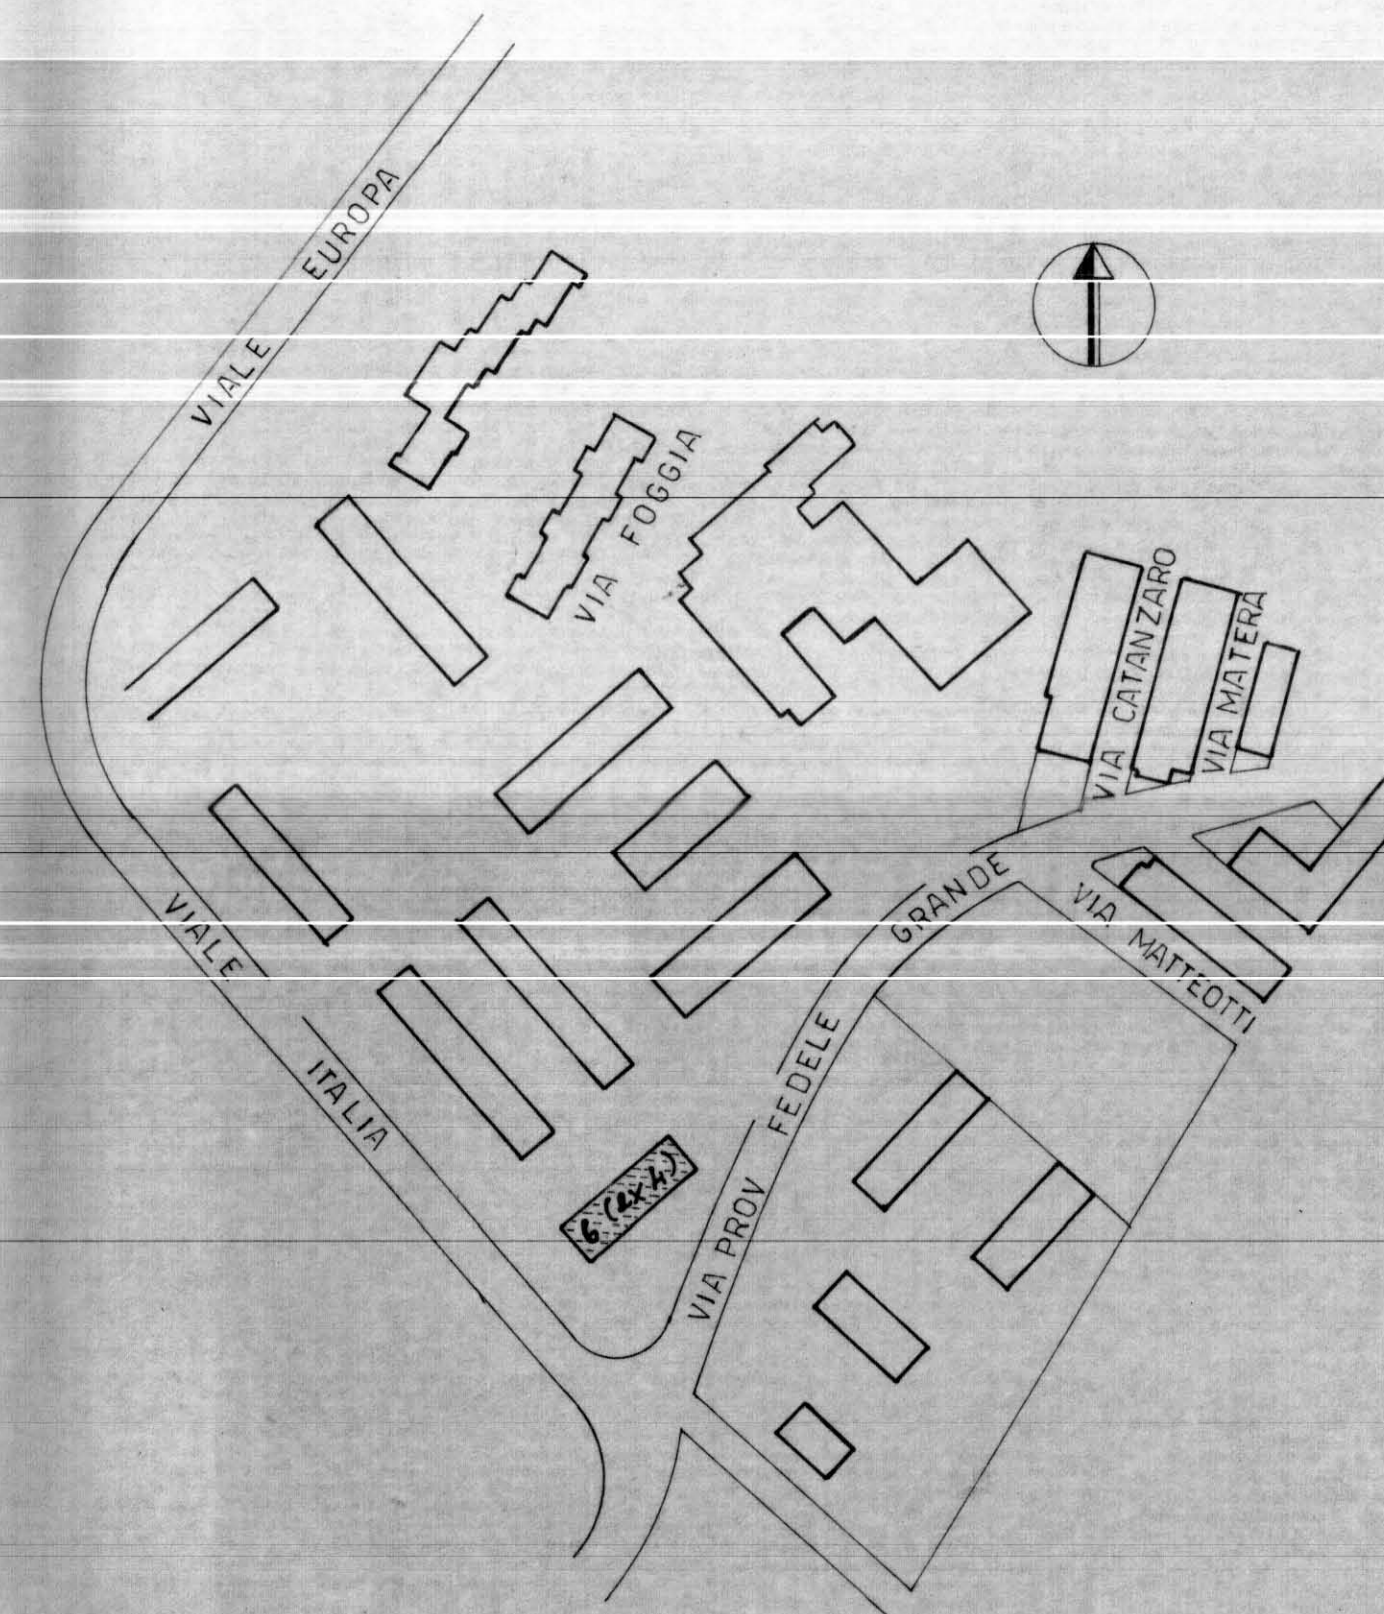


PIANTA P.T. CON UBICAZIONE ATTIVITA'
(SCALA: 1/500)

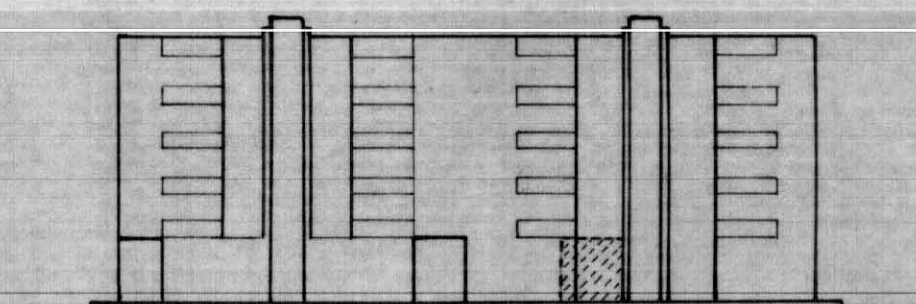

PROSPETTO NORD OVEST CON UBICAZIONE ATTIVITA'
(SCALA: 1/500)

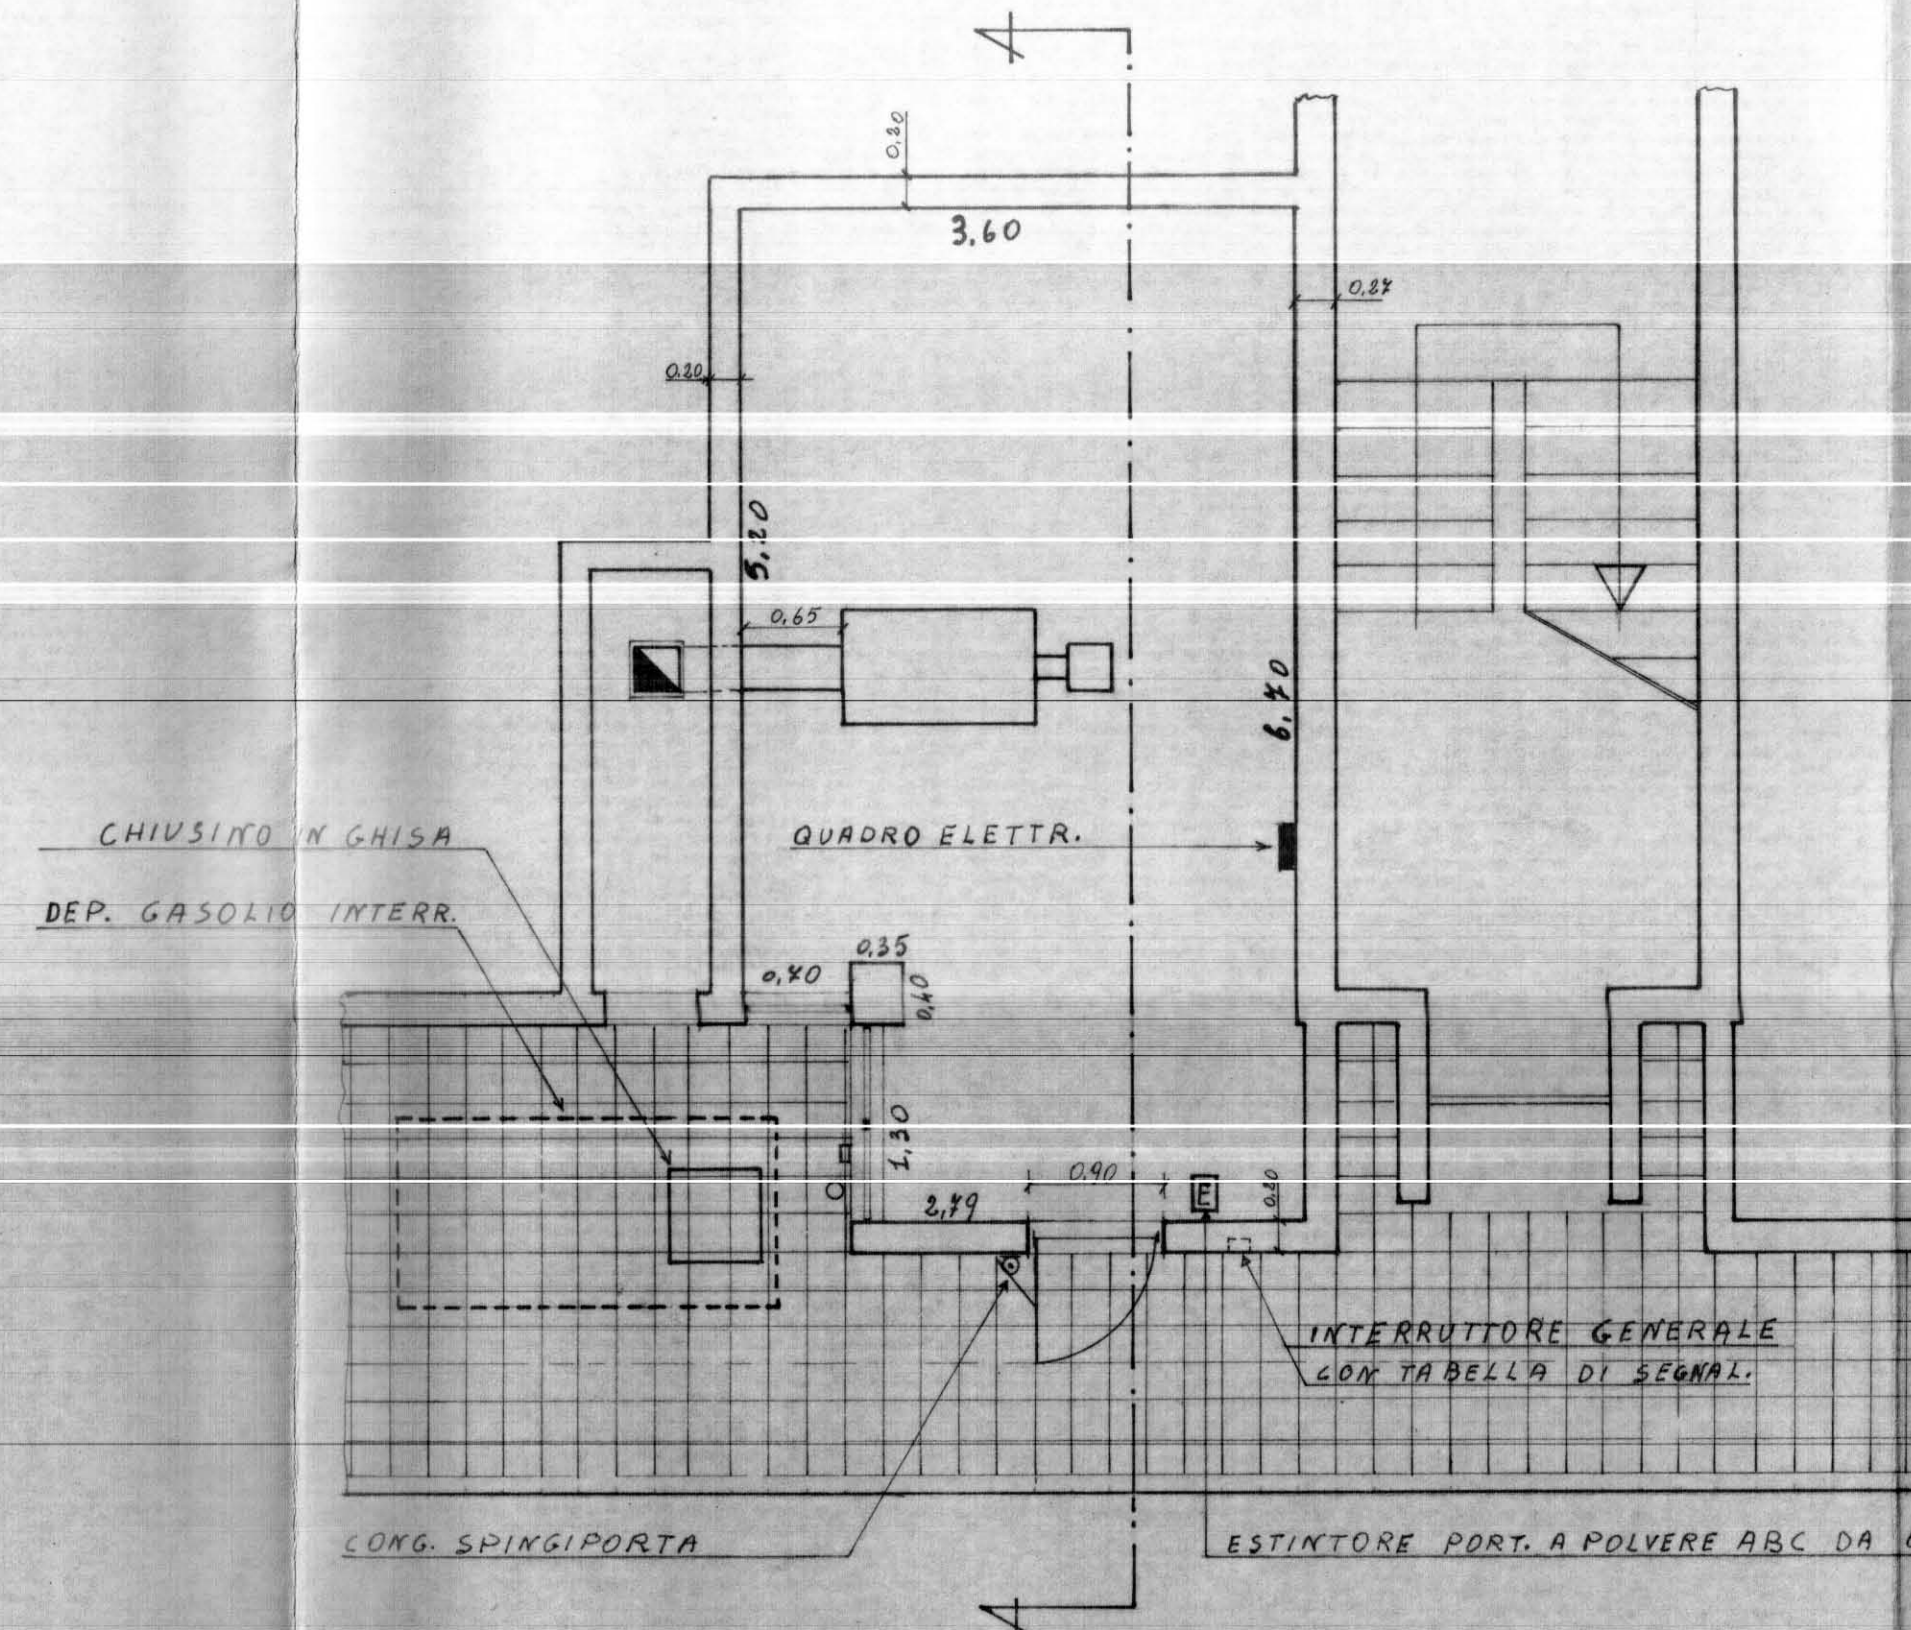

PIANTA LOCALE CALDAIA (SCALA: 1/50)

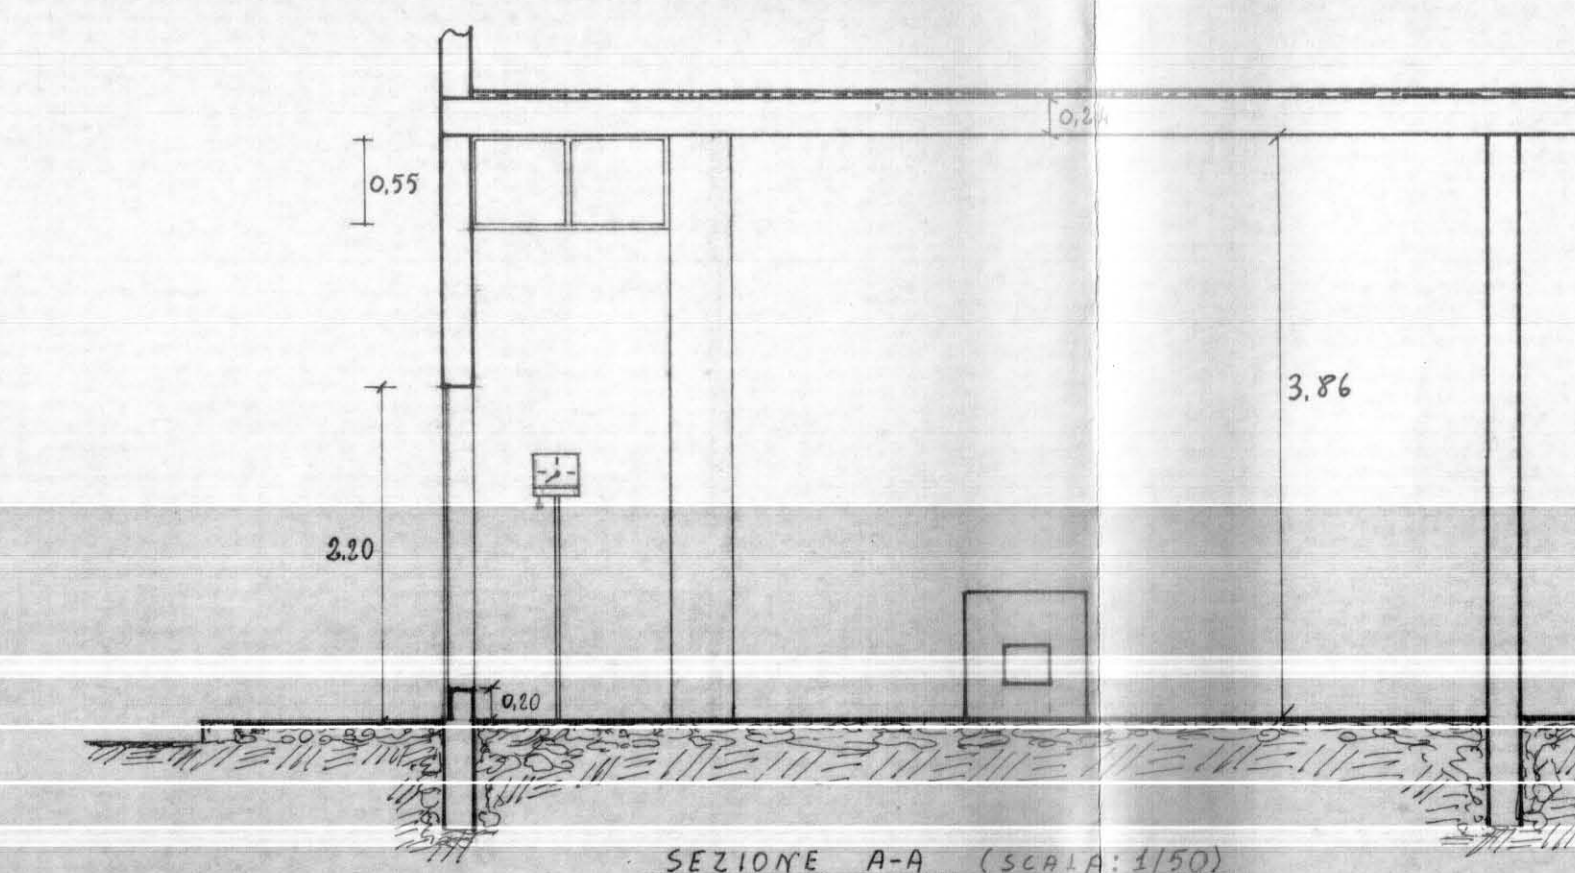

LAVORI DA ESEGUIRE CON URGENZA PER IL N.O.P.

- 1) INSTALLAZIONE DI CASSETTA CON MANIGLIA A STRAPPO E CAVETTO DI COLLEGAMENTO CON VALVOLA
- 2) INSTALLAZIONE DI INTERRUTTORE GENERALE CON TABELLA DI SEGNALAZIONE
- 3) INSTALLAZIONE DI ESTINTORE PORTATILE
- 4) SOSTITUZIONE DEI TUBI CAVIDOTTI IN VISTA CON CAVIDOTTI AUTOESTINGUENTI
- 5) SOSTITUZIONE PUNTO LUCE CON INTERRUTTORE STAGNO E CON CONDOTTORI PROTETTI
- 6) SOSTITUZIONE DI PANNELLI IN VETRO DELLE FINESTRE CON PANNELLI GRIGLIATI IN FERRO

LAVORI DA ESEGUIRE PER IL RILASCIO DE C.P.I.

- 7) APPLICAZIONE DI INTONACO ISOLANTE ALLE PARETI ED A SOFFITTO DEL LOCALE
- 8) IMPERMEABILIZZAZIONE DELLE PARETI PERIMETRALI h: 20 cm DAL PAVIMENTO
- 9) APPLICAZIONE DI CONGEGNO DI AUTOCHISURA ALLA PORTA DI ACCESSO

