

COMUNE DI BRINDISI

COMMITTENTE: ISTITUTO AUTONOMO PER LE CASE POPOLARI
DELLA PROVINCIA DI BRINDISI

DATA: Febr. '87
AGE

OGGETTO: Adeguamento alla normativa antincendio della
Centrale Termica dell'edificio sito in Brindisi
alla Via Garigliano, lotto 69, rione Perrino.


TAVOLA

3


ELABORATO: Pianta - Sezione - Prospetto
Centrale Termica

SCALA
1:50

STUDIO TECNICO
Dott. Ing. Francesco LUBRANO L.
Via Imperatore Augusto, 86
BRINDISI

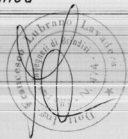


CENTRALE TERMICA VIA GARIGLIANO

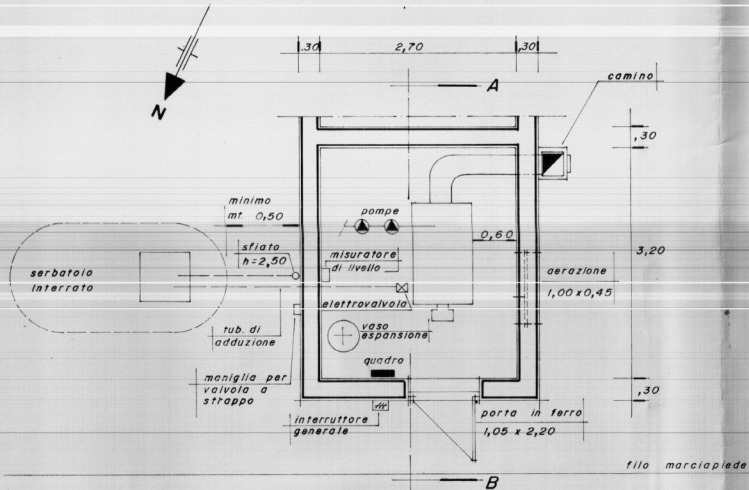


VIA GARIGLIANO

PIANTA

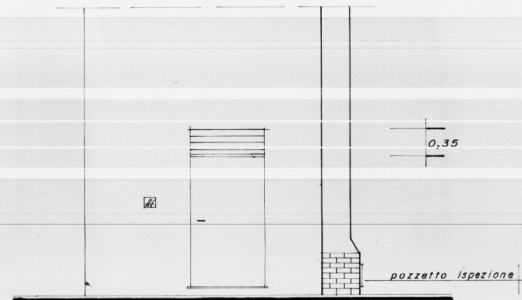

PROSPETTO

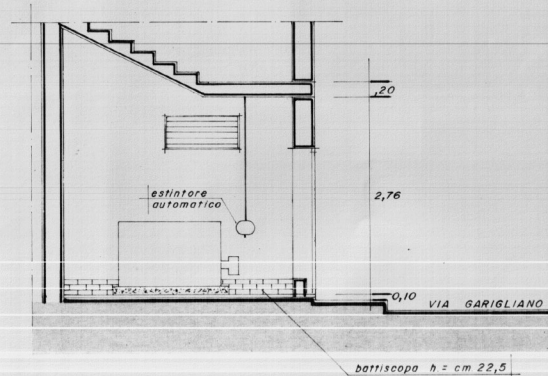

SEZIONE A-B