



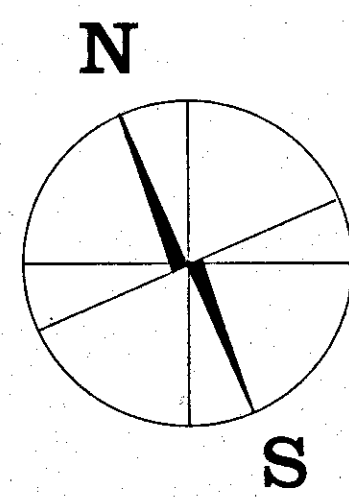

	PUNTI LUCE
	PUNTI LUCE PORTICO CON COMANDO DAL QUADRO
	INTERRUTTORE
	PUNTO PRESA 2x6A+T
	PUNTO PRESA 2x15A+T
	PULSANTE CAMPANELLO
	QUADRO GENERALE CON OROLOGIO PER LUCI PORTICATI
	CONTATORE ENEL
	QUADRO CAMPANELLI
	LINEA DI ALIMENTAZIONE ENEL

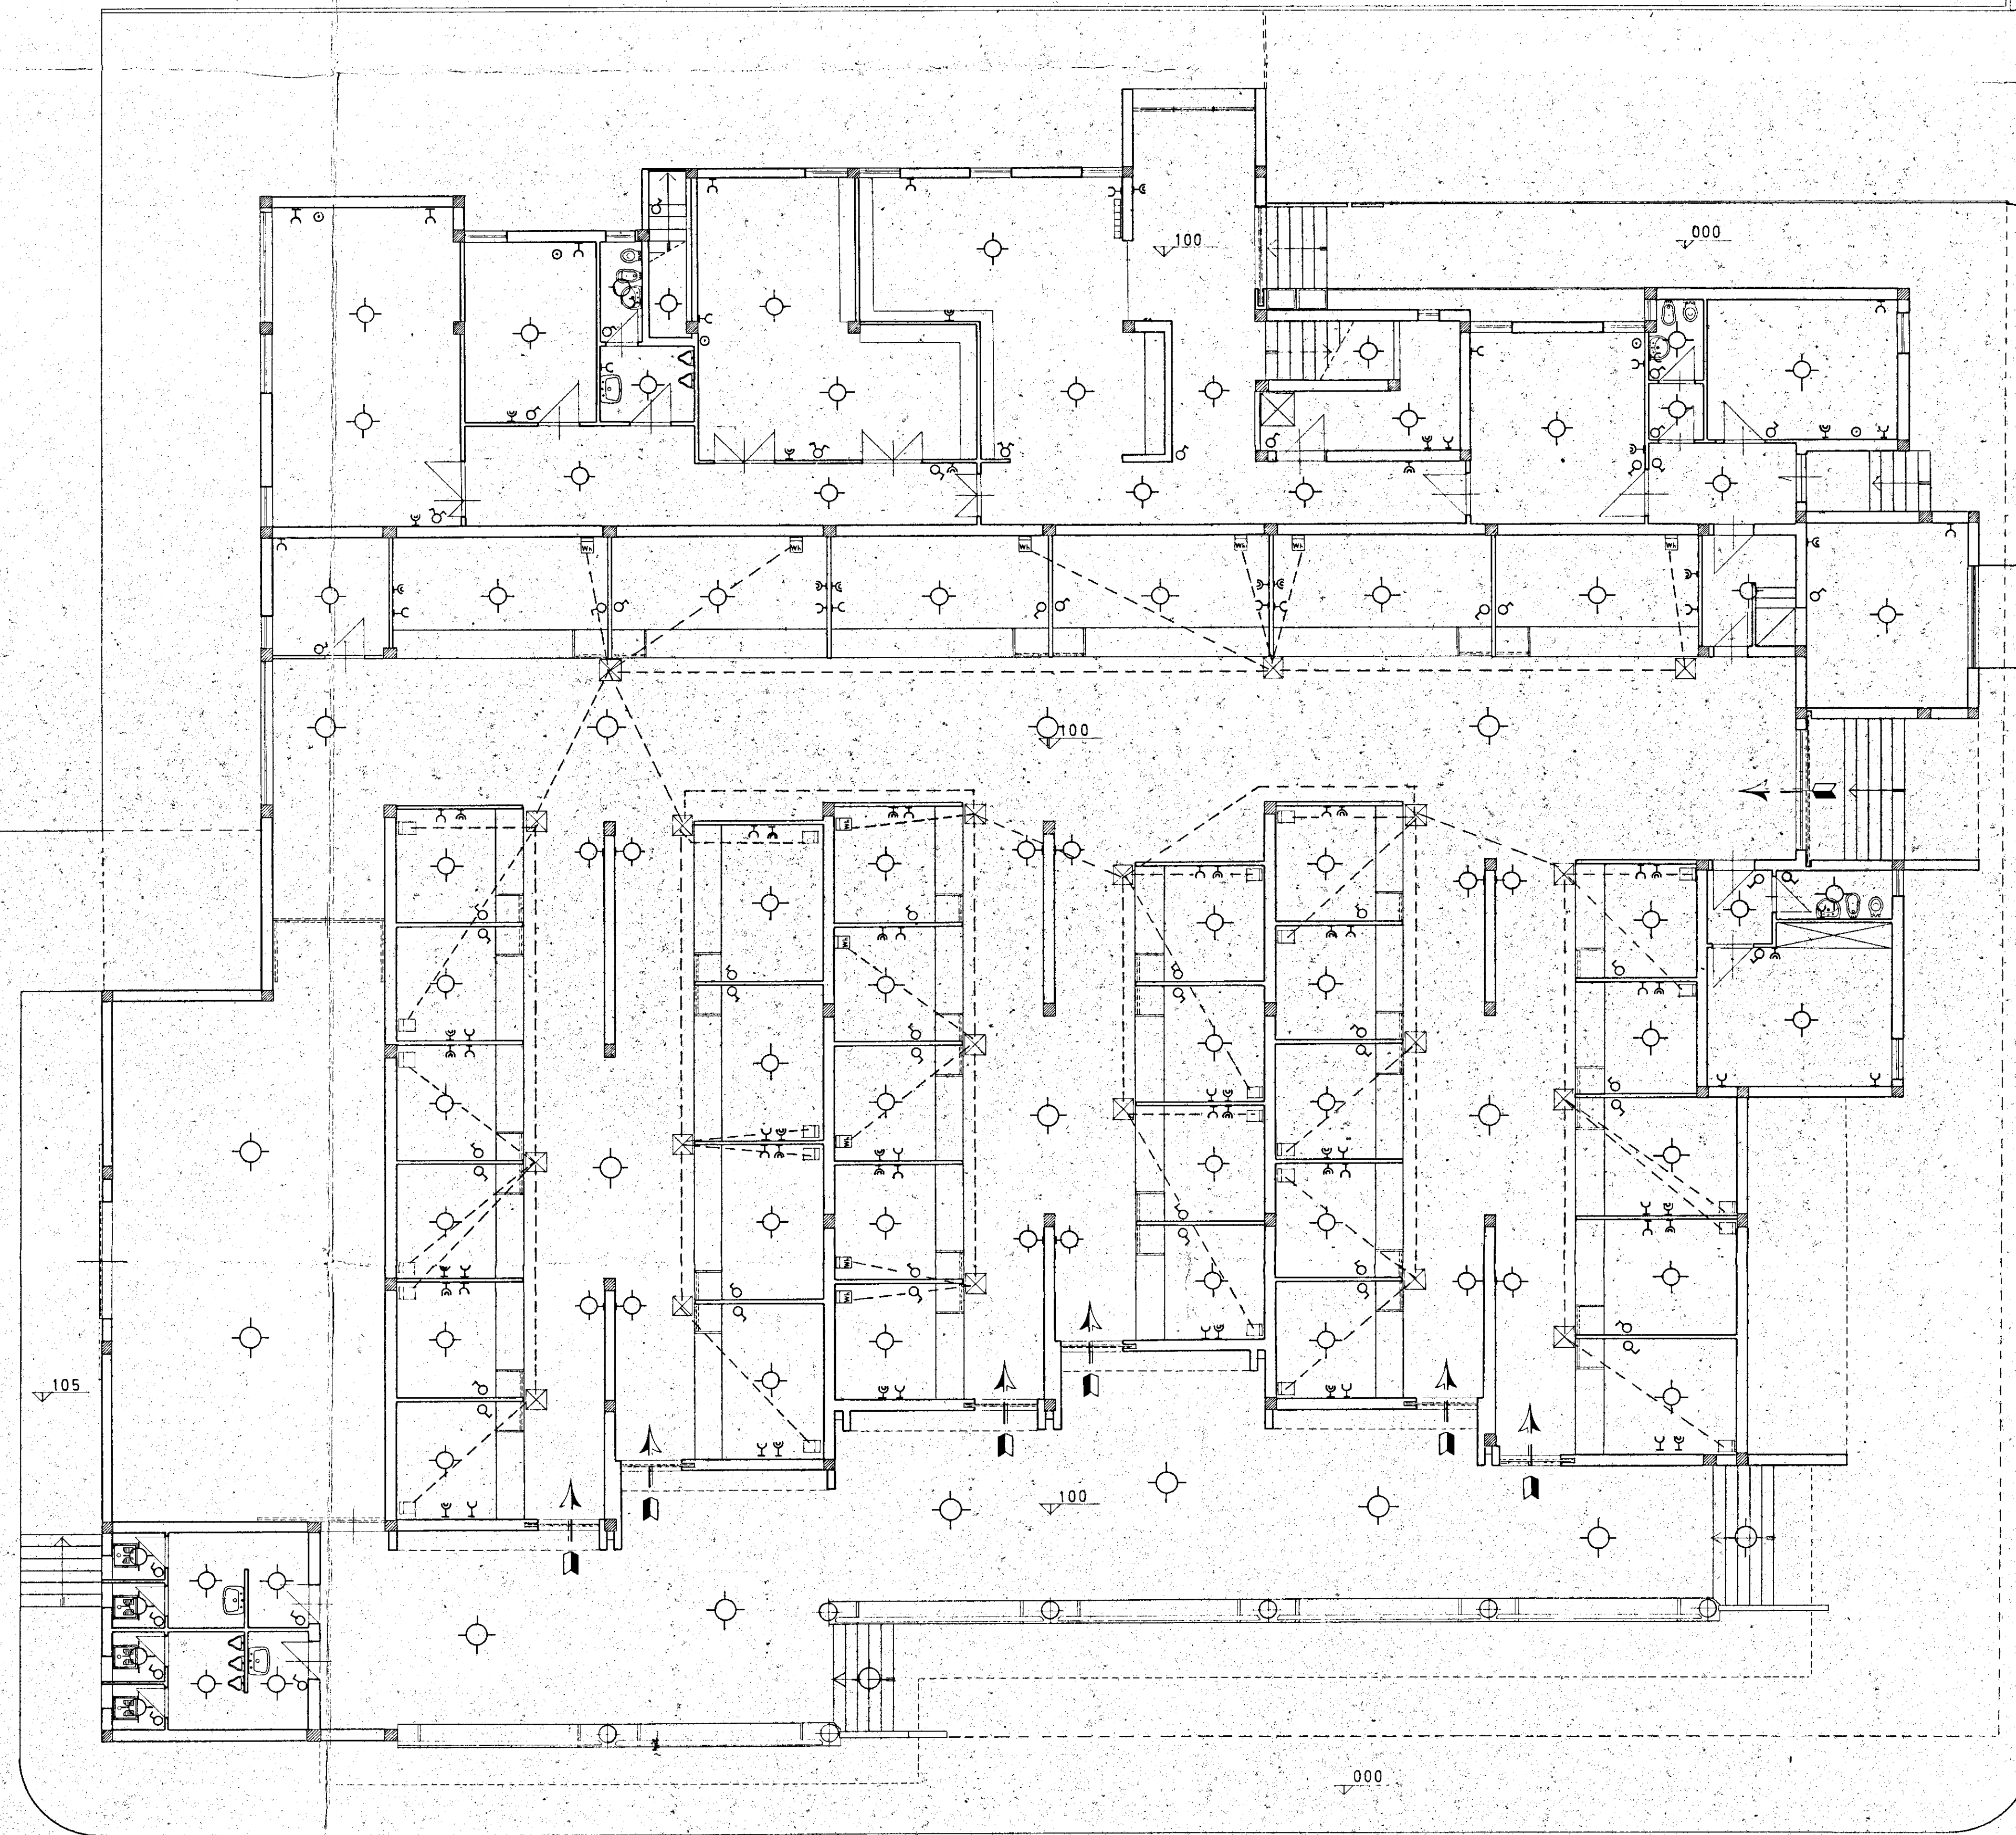

via G. Carducci

via A. Oriani

COMUNE DI BRINDISI		DATA 23 MAG. 1970
DESIGNAZIONE DELL'OPERA progetto di costruzione per un mercato di quartiere e delegazione comunale al Quartiere C.E.P. - Rione Paradiso - Brindisi		AGGIORNAMENTO
OGGETTO DEL DISEGNO SCHEMA DELL'IMPIANTO ELETTRICO PIANO RIALZATO SCALA 1:100		NUM. DEL DISEGNO
IL PROGETTISTA: Dott. Arch. GIAN LUIGI CONSALES		RIFERIMENTO
STUDIO DOTT. ING. UGO LONOCCE DOTT. ARCH. GIAN LUIGI CONSALES <i>G. Gian Luigi Consales</i>		