
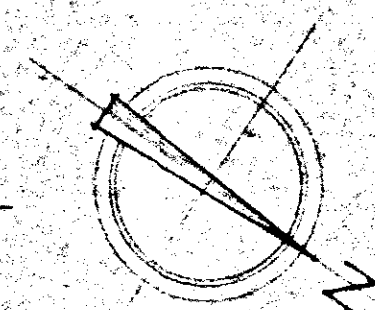


- ⚡ Lampada semibole da soffitto
- ⚡ " " deviatore
- ⚡ " " da parete
- ⚡ Interruttore
- ⚡ Deviatore
- ⚡ Commutatore
- ⚡ Campanello da parete
- ⚡ Presa di corrente
- ⚡ Contatore generale

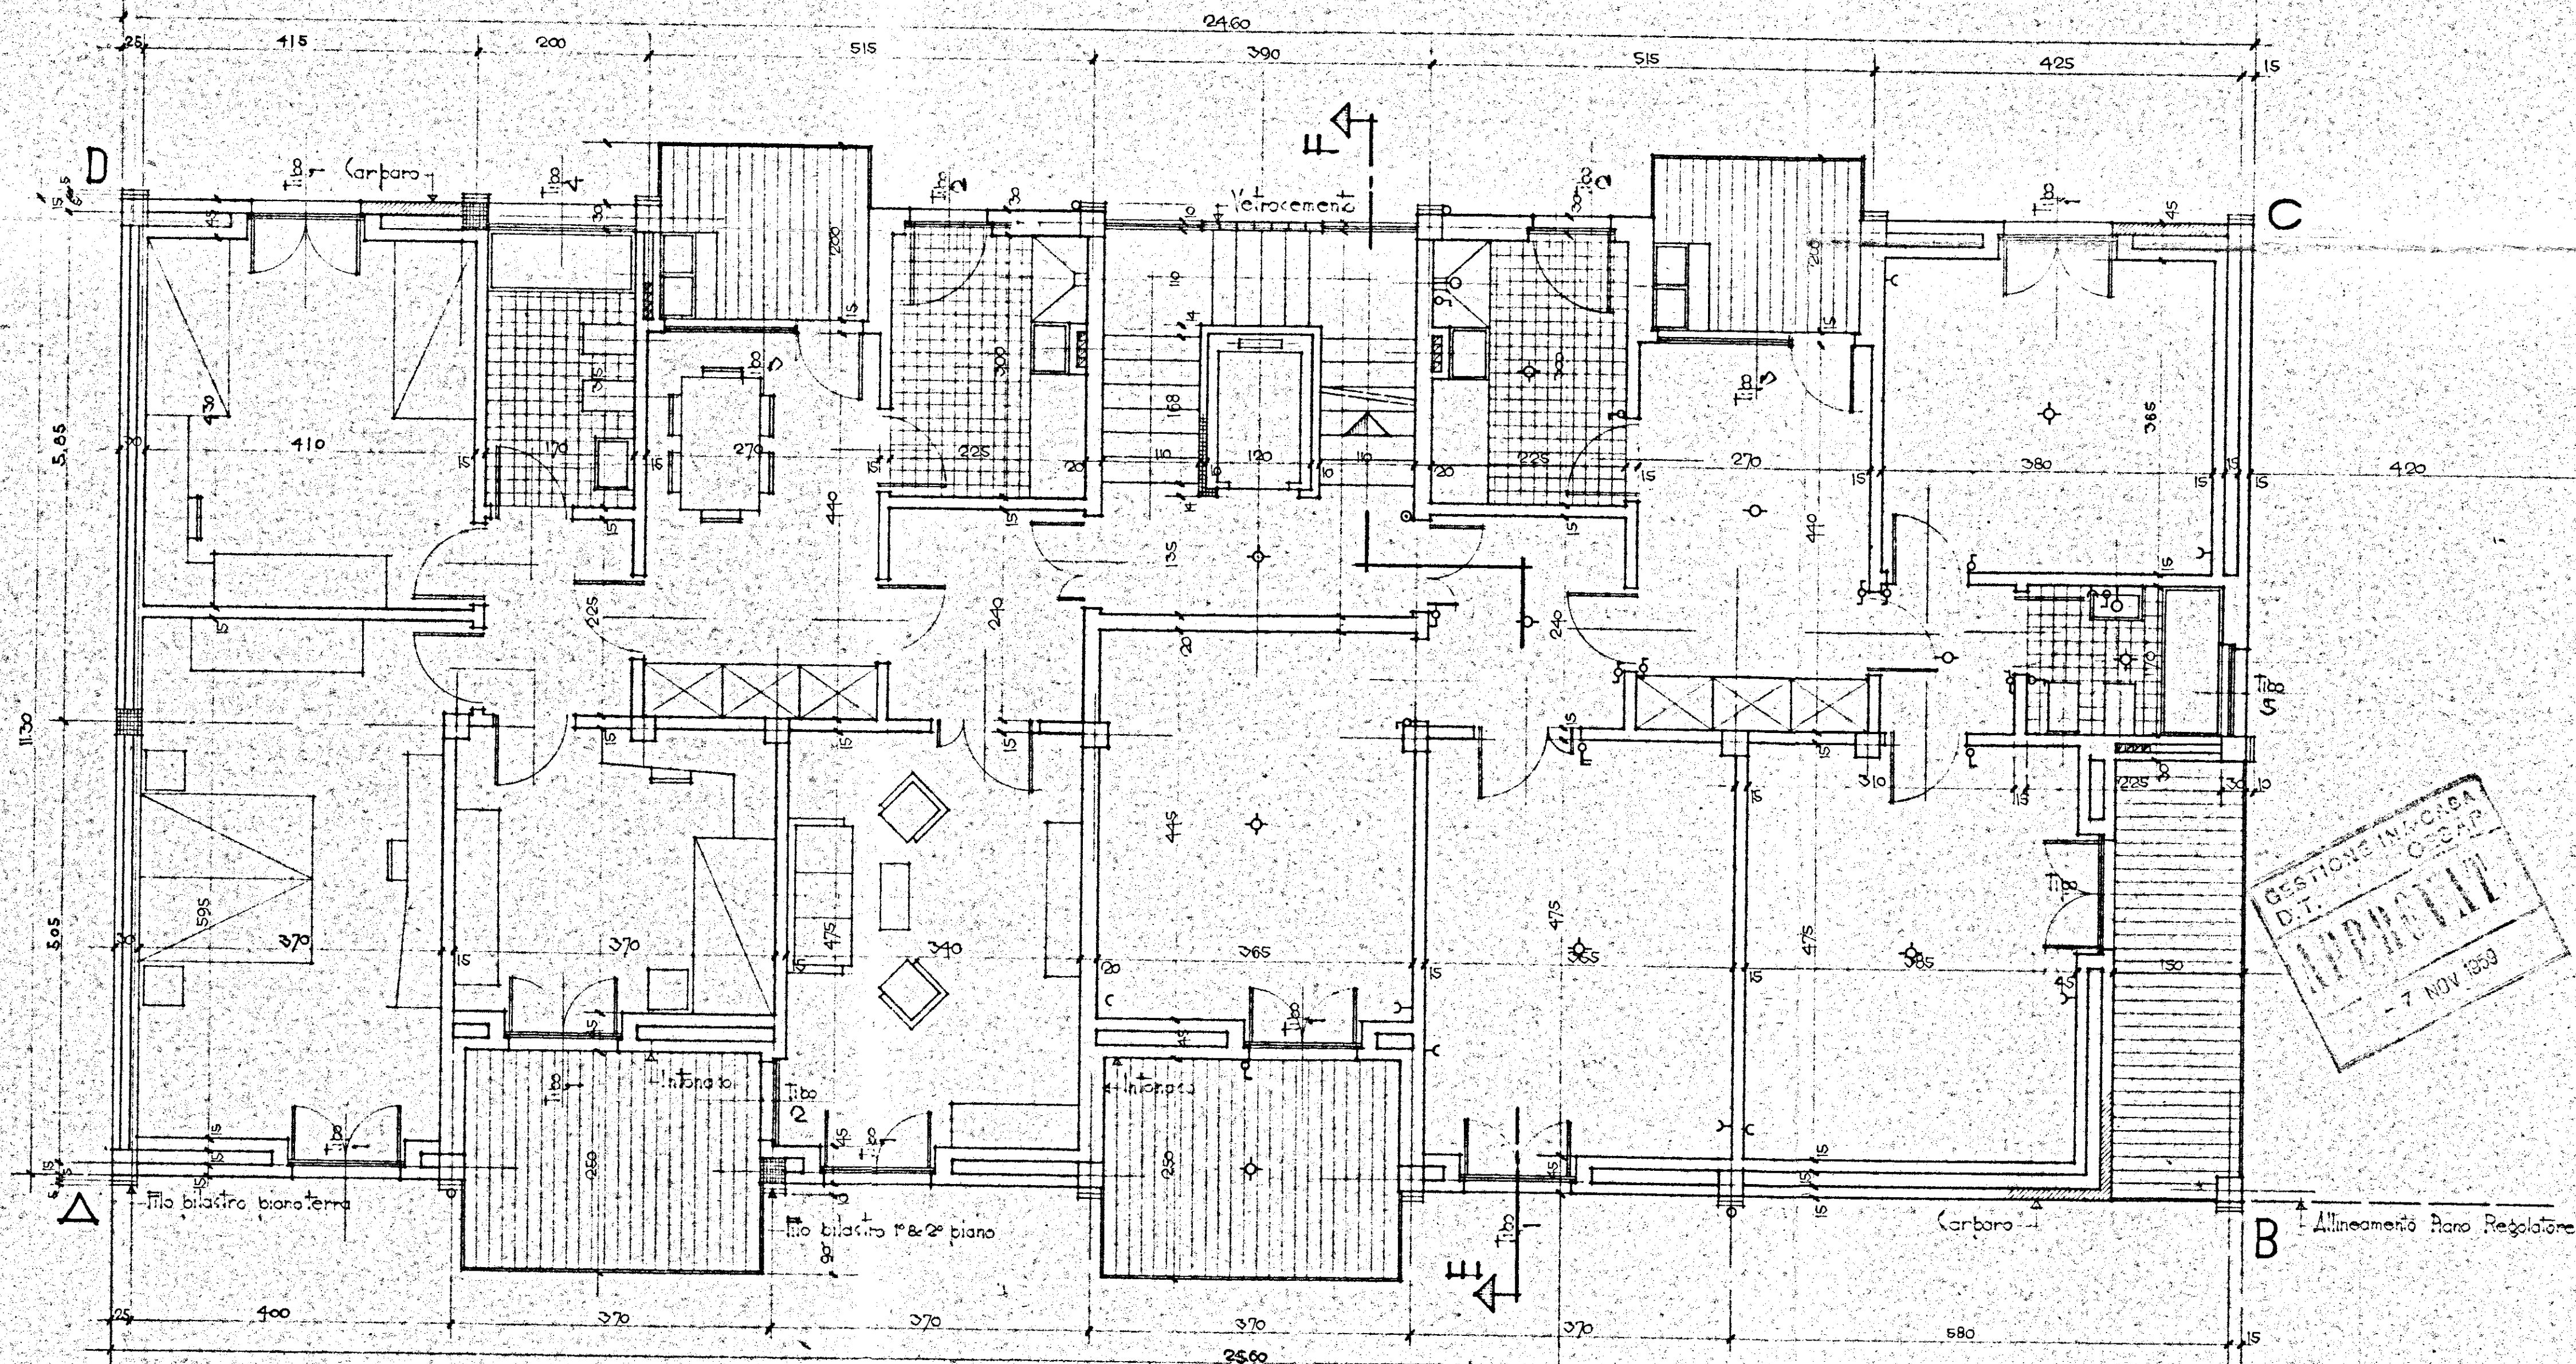

V I Δ T O R P I S Δ N I

PIANTA	DATA	TAV. N°
COCCO	1959	2
PIANTA PIANO TIPO		Scala 1:50
PROGETTISTI	ARCH. C. AYMONINO ING. F. CICIRILLO ING. G. MARASCO	20-4-59 15-6-1959