



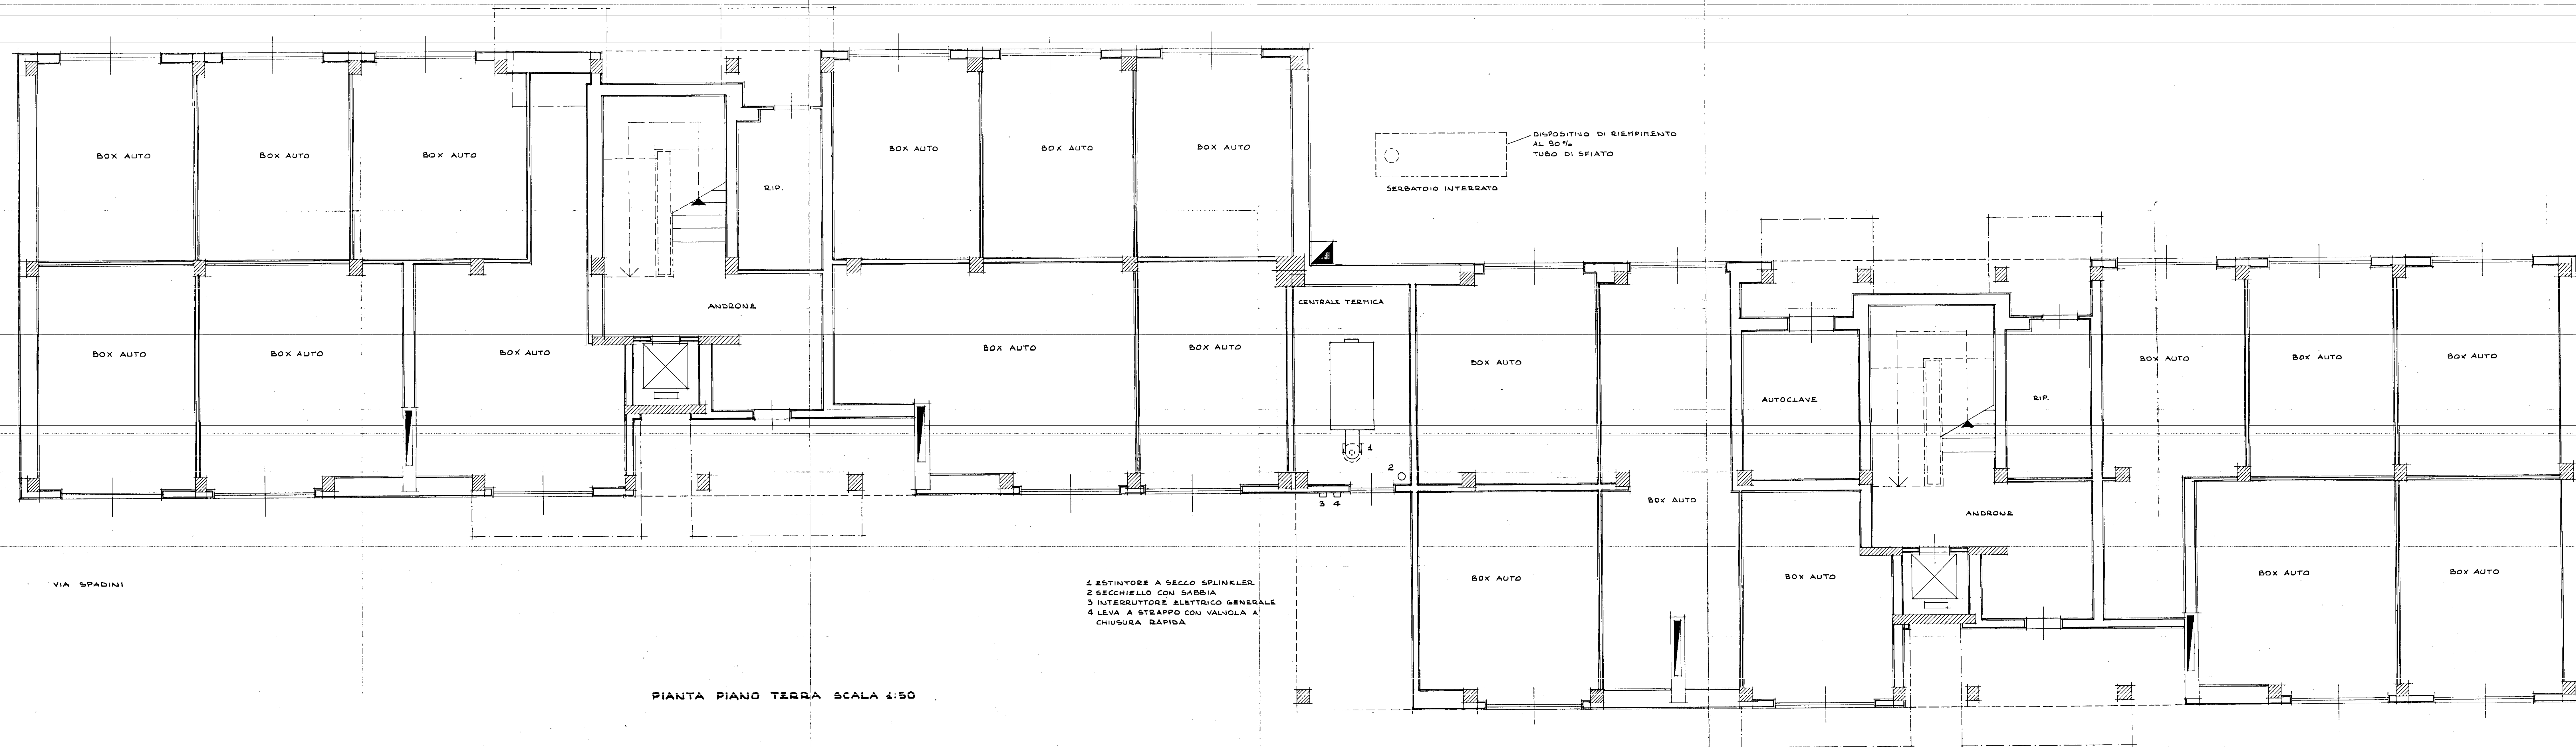

PIANTA PIANO TERRA SCALA 1:50

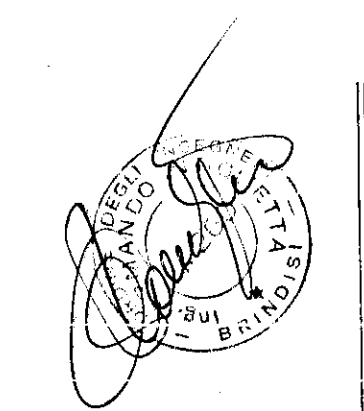

|                                                       |                                                                                                           |                     |
|-------------------------------------------------------|-----------------------------------------------------------------------------------------------------------|---------------------|
| Ing.<br>ARMANDO<br>INTIGLIETTA<br>Tel. 20937 - 471968 | STUDIO PROFESSIONALE DI IMPIANTI TECNOLOGICI<br>Via Carmine n°1<br>BRINDISI                               |                     |
|                                                       | Impianto<br>FABBRICATO IN VIA SPADINI<br>BRINDISI                                                         |                     |
|                                                       | Oggetto<br>LOCALE CALDAIA E INSTALLAZIONE<br>SERBATOIO PER OTTEMPERARE<br>ALLA LEGGE n° 815 DEL 7-12-1984 | Data<br>FEBBRAIO 81 |
|                                                       | Il proprietario I.A.C.P. DI BRINDISI                                                                      |                     |
|                                                       | Tavola                                                                                                    |                     |