

 
progettazione - consulenza tecnica - operazioni catastali - perizie

STUDIO TECNICO

dott. ing. vito fanizza

4

COMUNE DI FASANO - prov. di brindisi

progettista: 

direttore lavori:

costruttore:

committente:

ISTITUTO AUTONOMO CASE POPOLARI (BR)


PROGETTO DI ADEGUAMENTO ALLA NORMATIVA ANTINCENDIO DI
OGGI ALLA LEGGE 7/12/84 N.818 E SUCCESSIVE MODIFICAZIO-
NI ED INTEGRAZIONI DEGLI IMPIANTI TERMICI DEGLI EDIFI-
CI DI PROPRIETA' DELL'I.A.C.P. BRINDISI.-
- FABBRICATI IN VIA GIARDINELLI DI FASANO, LOTTO N.16
E VIA GRAVINELLI DI FASANO, LOTTO N.24.-

- PLANIMETRIE - PIANTE DELL'ESISTENTE - PIANTE CON L'ADEGUAMENTO -

rapp.: 1/2000 - 1/50

data: 20 MAR. 1987

aggiorn.:

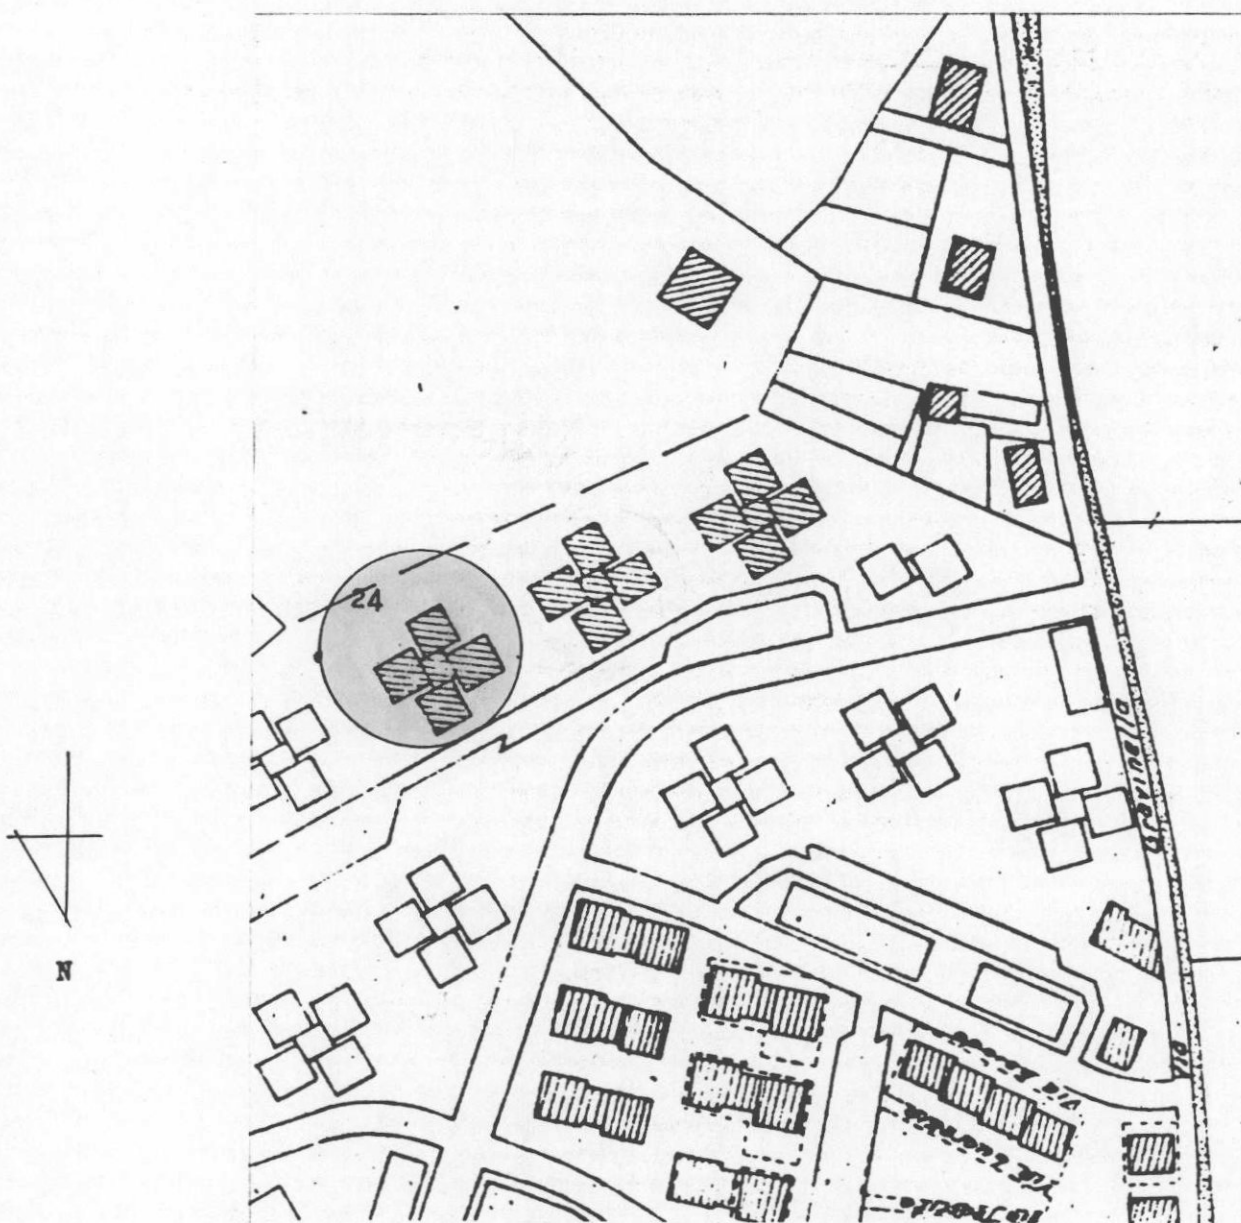


UBICAZIONE LOTTO N.24 DI VIA GRAVINELLI.

PLANIMETRIA SCALA 1/2000

PIANTA LOCALE CENTRALE TERMICA

Lotto n.24 Via Gravinelli

scala 1:50

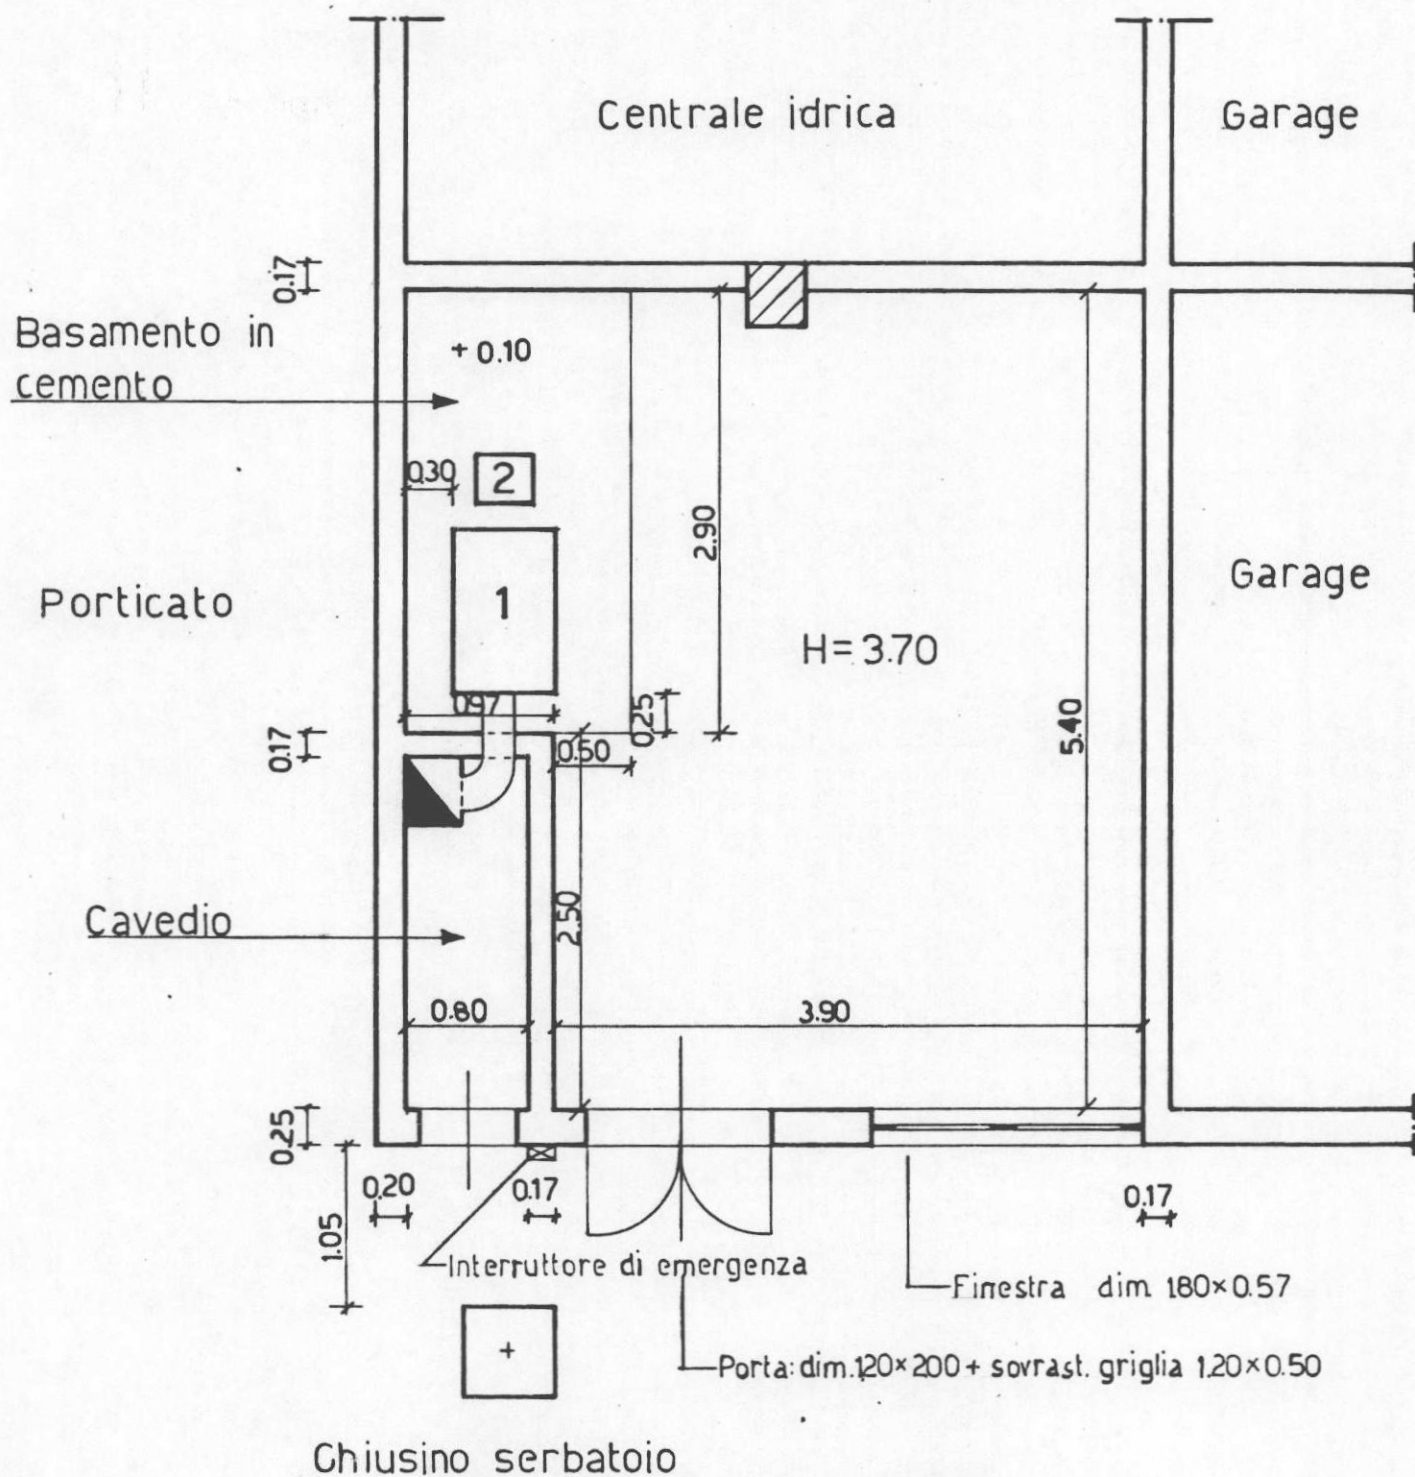

1-Caldaia:

Marca BELLELI TS1


Potenz. al Foc. 111.000 Kcal/h

2-Bruciatore

PIANTA LOCALE CENTRALE TERMICA ADEGUAMENTO

scala 1:50

Lotto n.24 Via Gravinelli

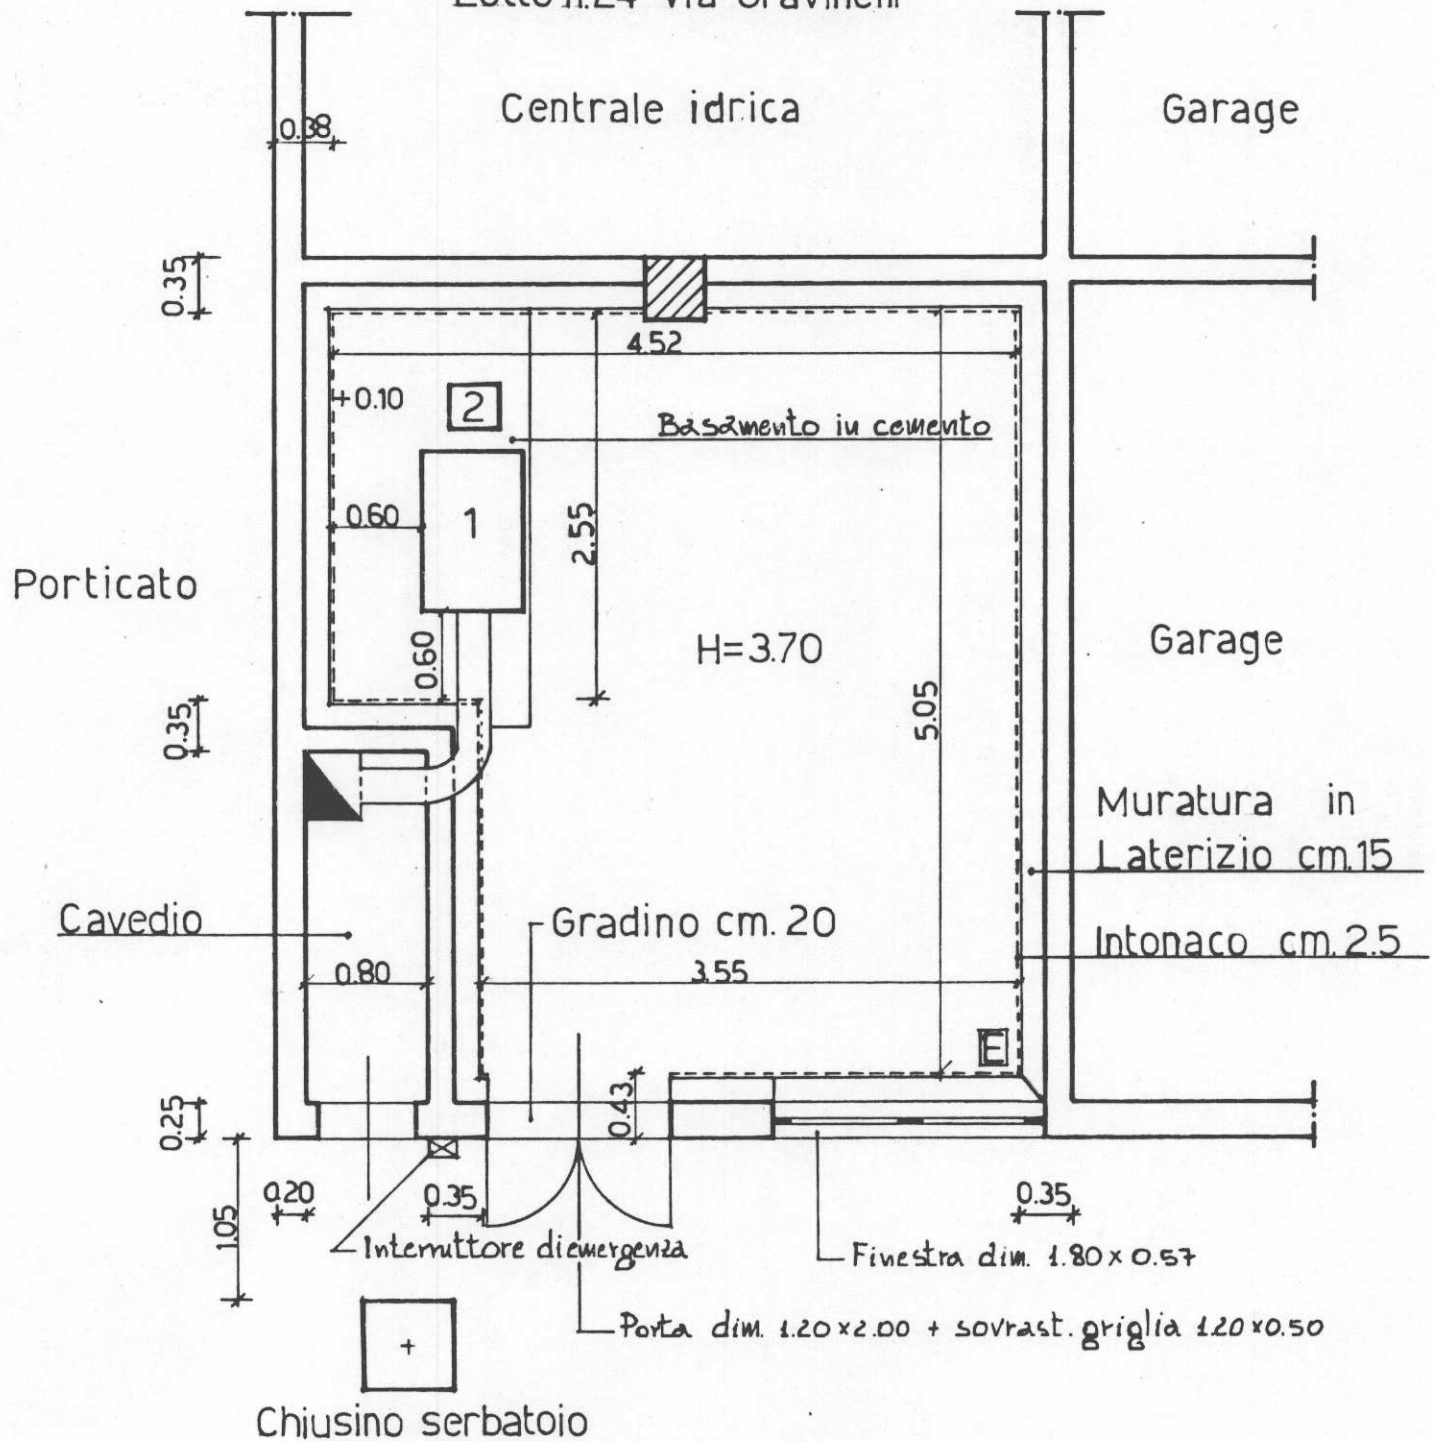


1-Caldaia

Marca BELLELI TS1

Potenz. al foc. 111.000 Kcal/h

2-Bruciatore

■-Estintore

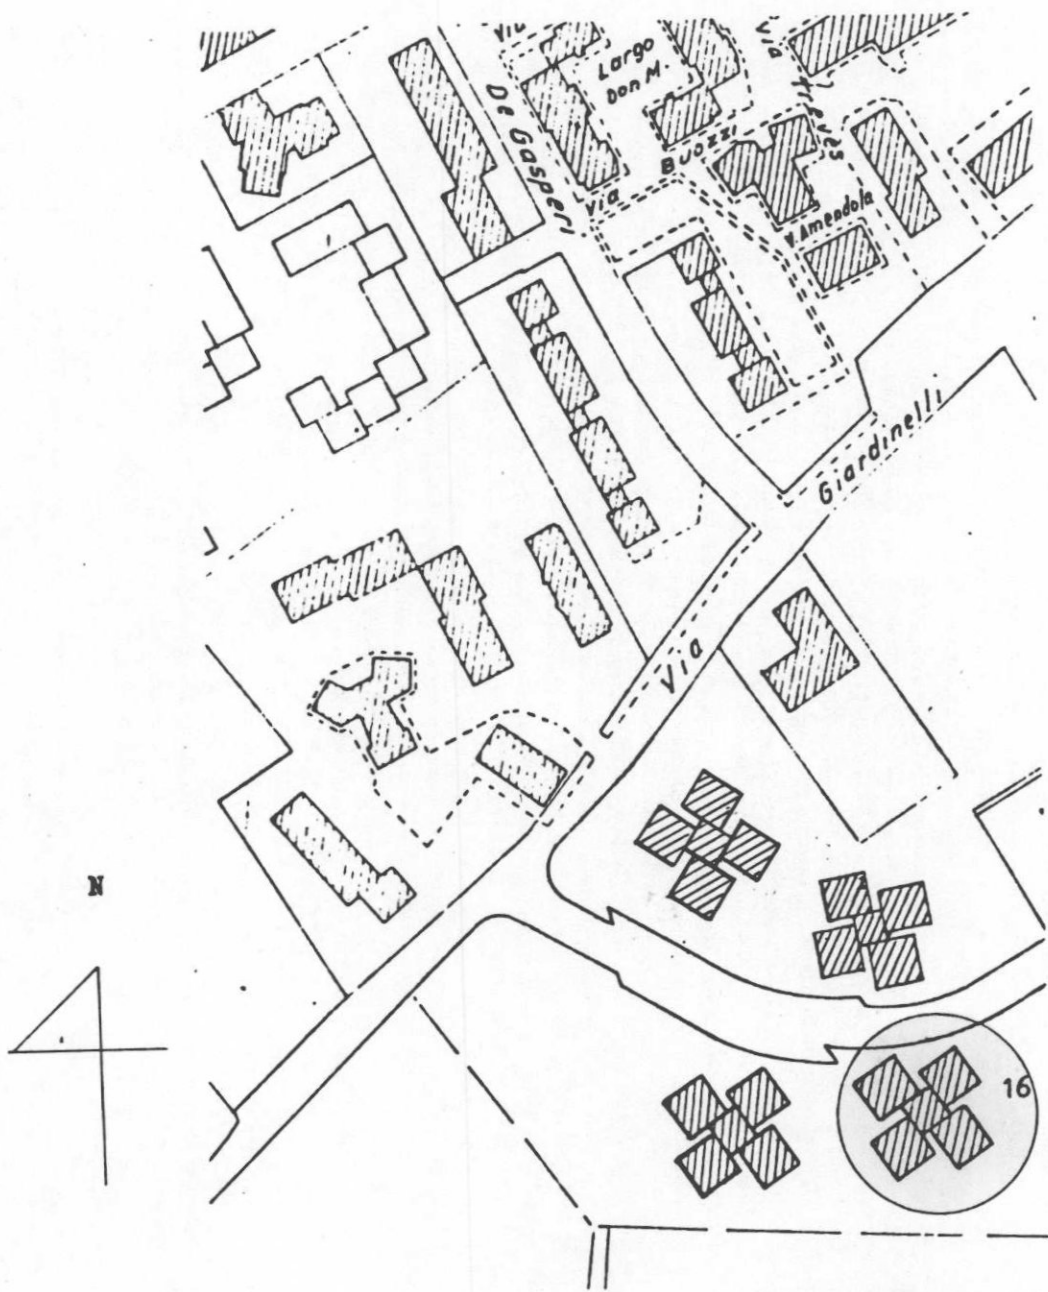


UBICAZIONE LOTTO N.16 DI VIA
GIARDINELLI.

PLANIMETRIA SCALA 1/2000

PIANTA LOCALE CENTRALE TERMICA

Lotto n.16 Via Giardinelli

scala 1:50

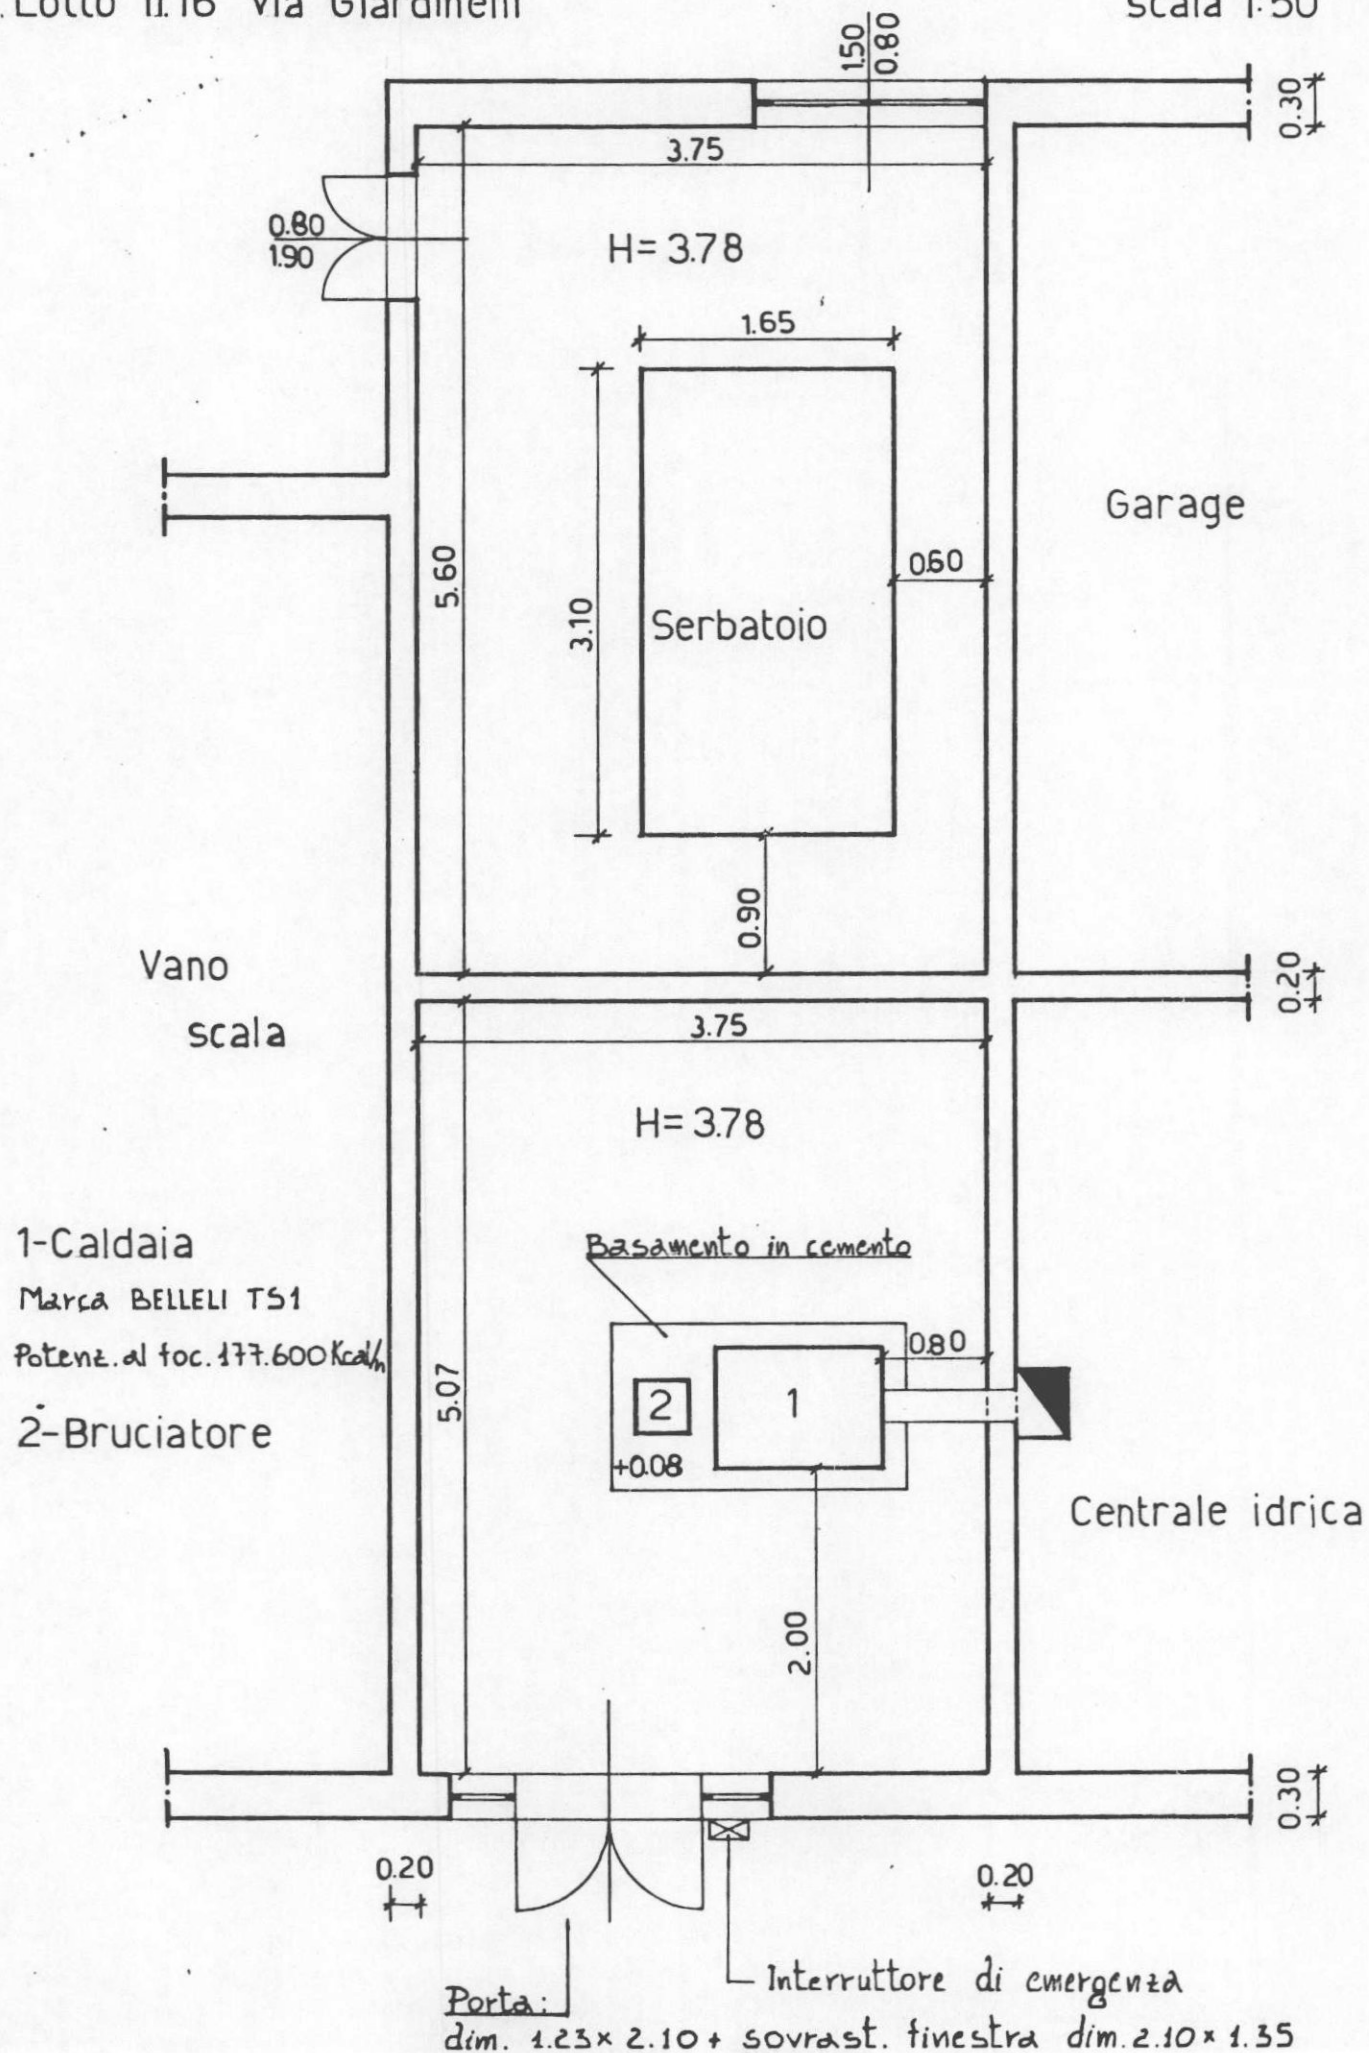

PIANTA LOCALE CENTRALE TERMICA ADEGUAMENTO

SCALA 1:50

Lotto n.16

Via Giardinelli


1- Caldaia


Marca BELLELI TS1

Pot. al toc. 177.600 Kcal/h

2- Bruciatore

■ - Estintore

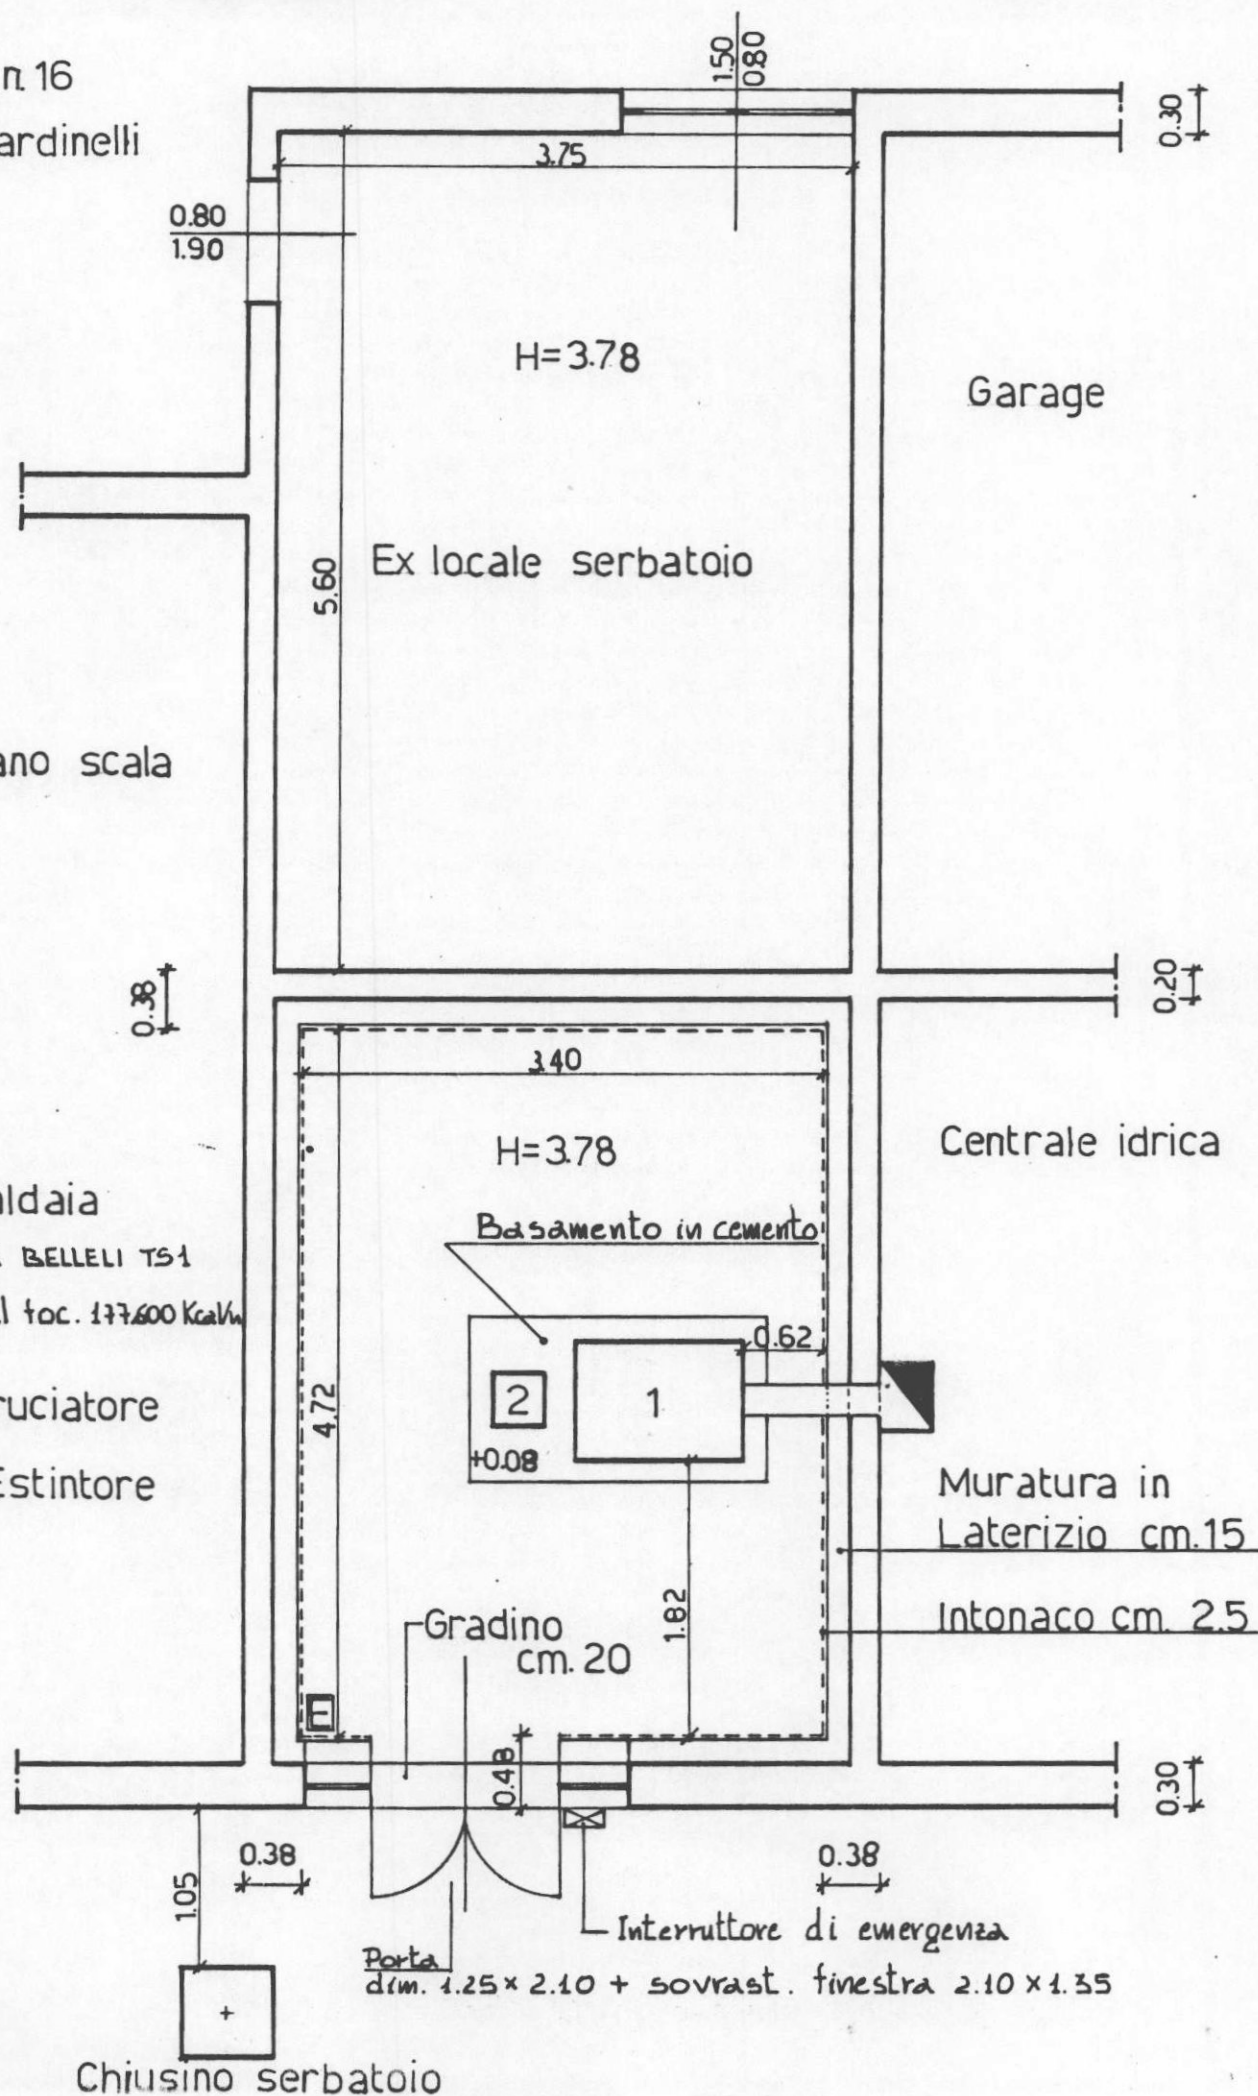

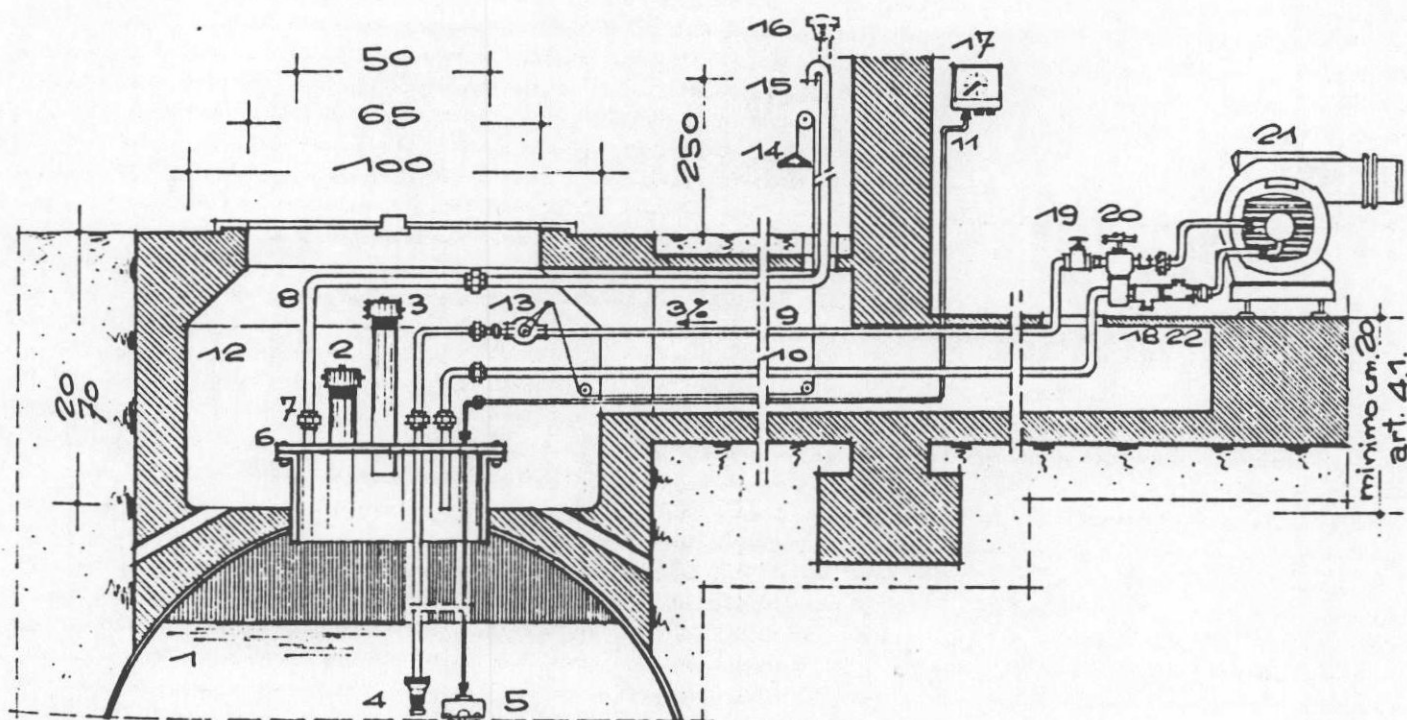

Alimentazione del bruciatore per aspirazione (nafta)

- | | | |
|----------------------------------|-----------------------------------|------------------------------------|
| 1. Serbatoio | 9. Tubo di mandata | 16. Eventuale tappo sfiato con re- |
| 2. Troppopieno | 10. Tubo di ritorno | ticella Inox |
| 3. Carico | 11. Tubo indicatore di livello | 17. Indicatore di livello |
| 4. Valvola di fondo | 12. Pozzetto | 18. Rubinetto prelievo campioni |
| 5. Campana indicatore di livello | 13. Saracinesca a chiusura rapida | 19. Saracinesca a volantino |
| a lettura permanente | 14. Manovra valvola chiusura | 20. Filtro |
| 6. Guarnizione | rapida | 21. Bruciatore |
| 7. Giunto a 3 pezzi | 15. Curva con reticella antifiama | 22. Valvola di ritegno |
| 8. Tubo di sfiato | Inox | |

SEZIONE TRASVERSALE SERBATOIO INTERRATO