


PROGETTO DI ADEGUAMENTO DELL'IMPIANTO TERMICO DELLA PALAZZINA (5° LOTTO), SITA IN SAN PIETRO VERNOTICO ALLA VIA MELLI, ALLE NORME ANTINCENDIO PREVISTE DALLA LEGGE 07.12.1984 n. 818

Scale: 1:100; 1:50 Aggiornamenti:

Data: 25.02.1987 PIANTE E SEZIONE CON INTERVENTI

TAVOLA 2

IL PROGETTISTA:
(DOT. ING. FRANCESCO LANDOLF)
Francesco Landolf

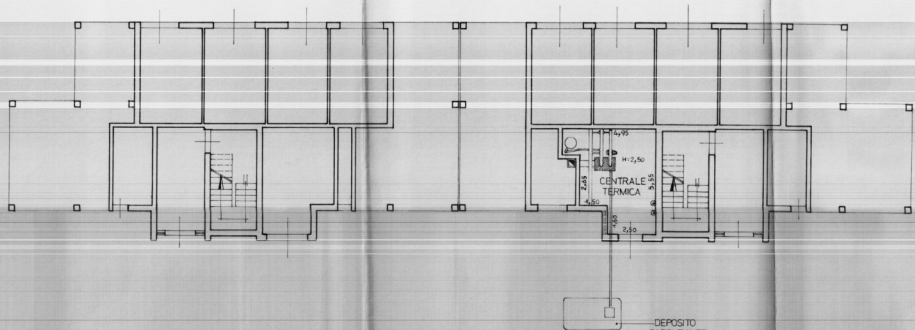

PIANTA PIANO TERRA

(scala 1:100)

