


COMUNE DI FRANCAVILLA FONTANA
PROVINCIA DI BRINDISI

Cont. n° 16978

Fabbricato

Località:

PESCHIERA

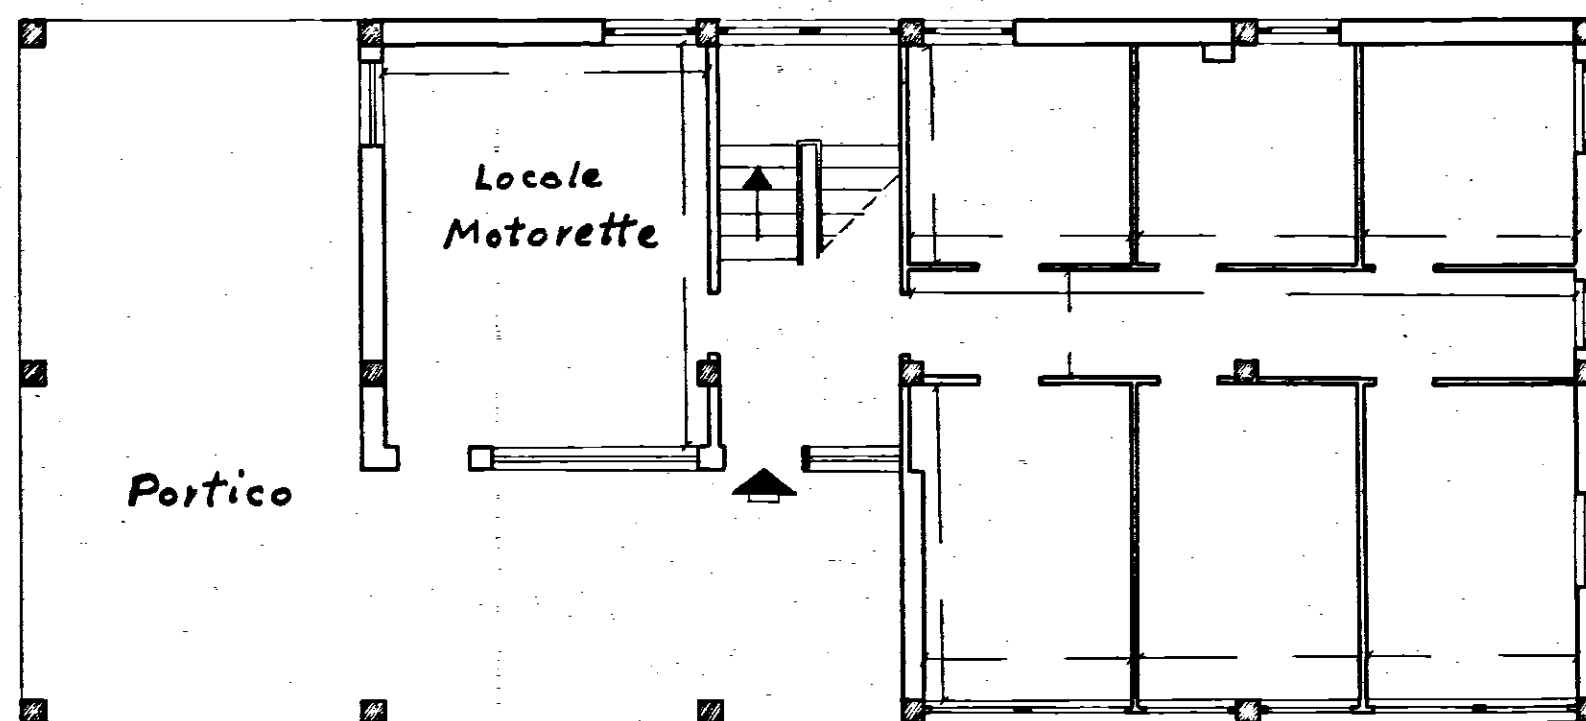

PIANTA PIANO TERRA

Data della compilazione Agosto 1962

Scala 1:100