



LE GENDA


- Contatore
- Tastiera a sei chiamate
- Interruttore
- Deviatore
- Commutatore
- Pulsante
- Lampada
- Presa da 2X6A
- " " 2X15A+T
- Lampada da parete

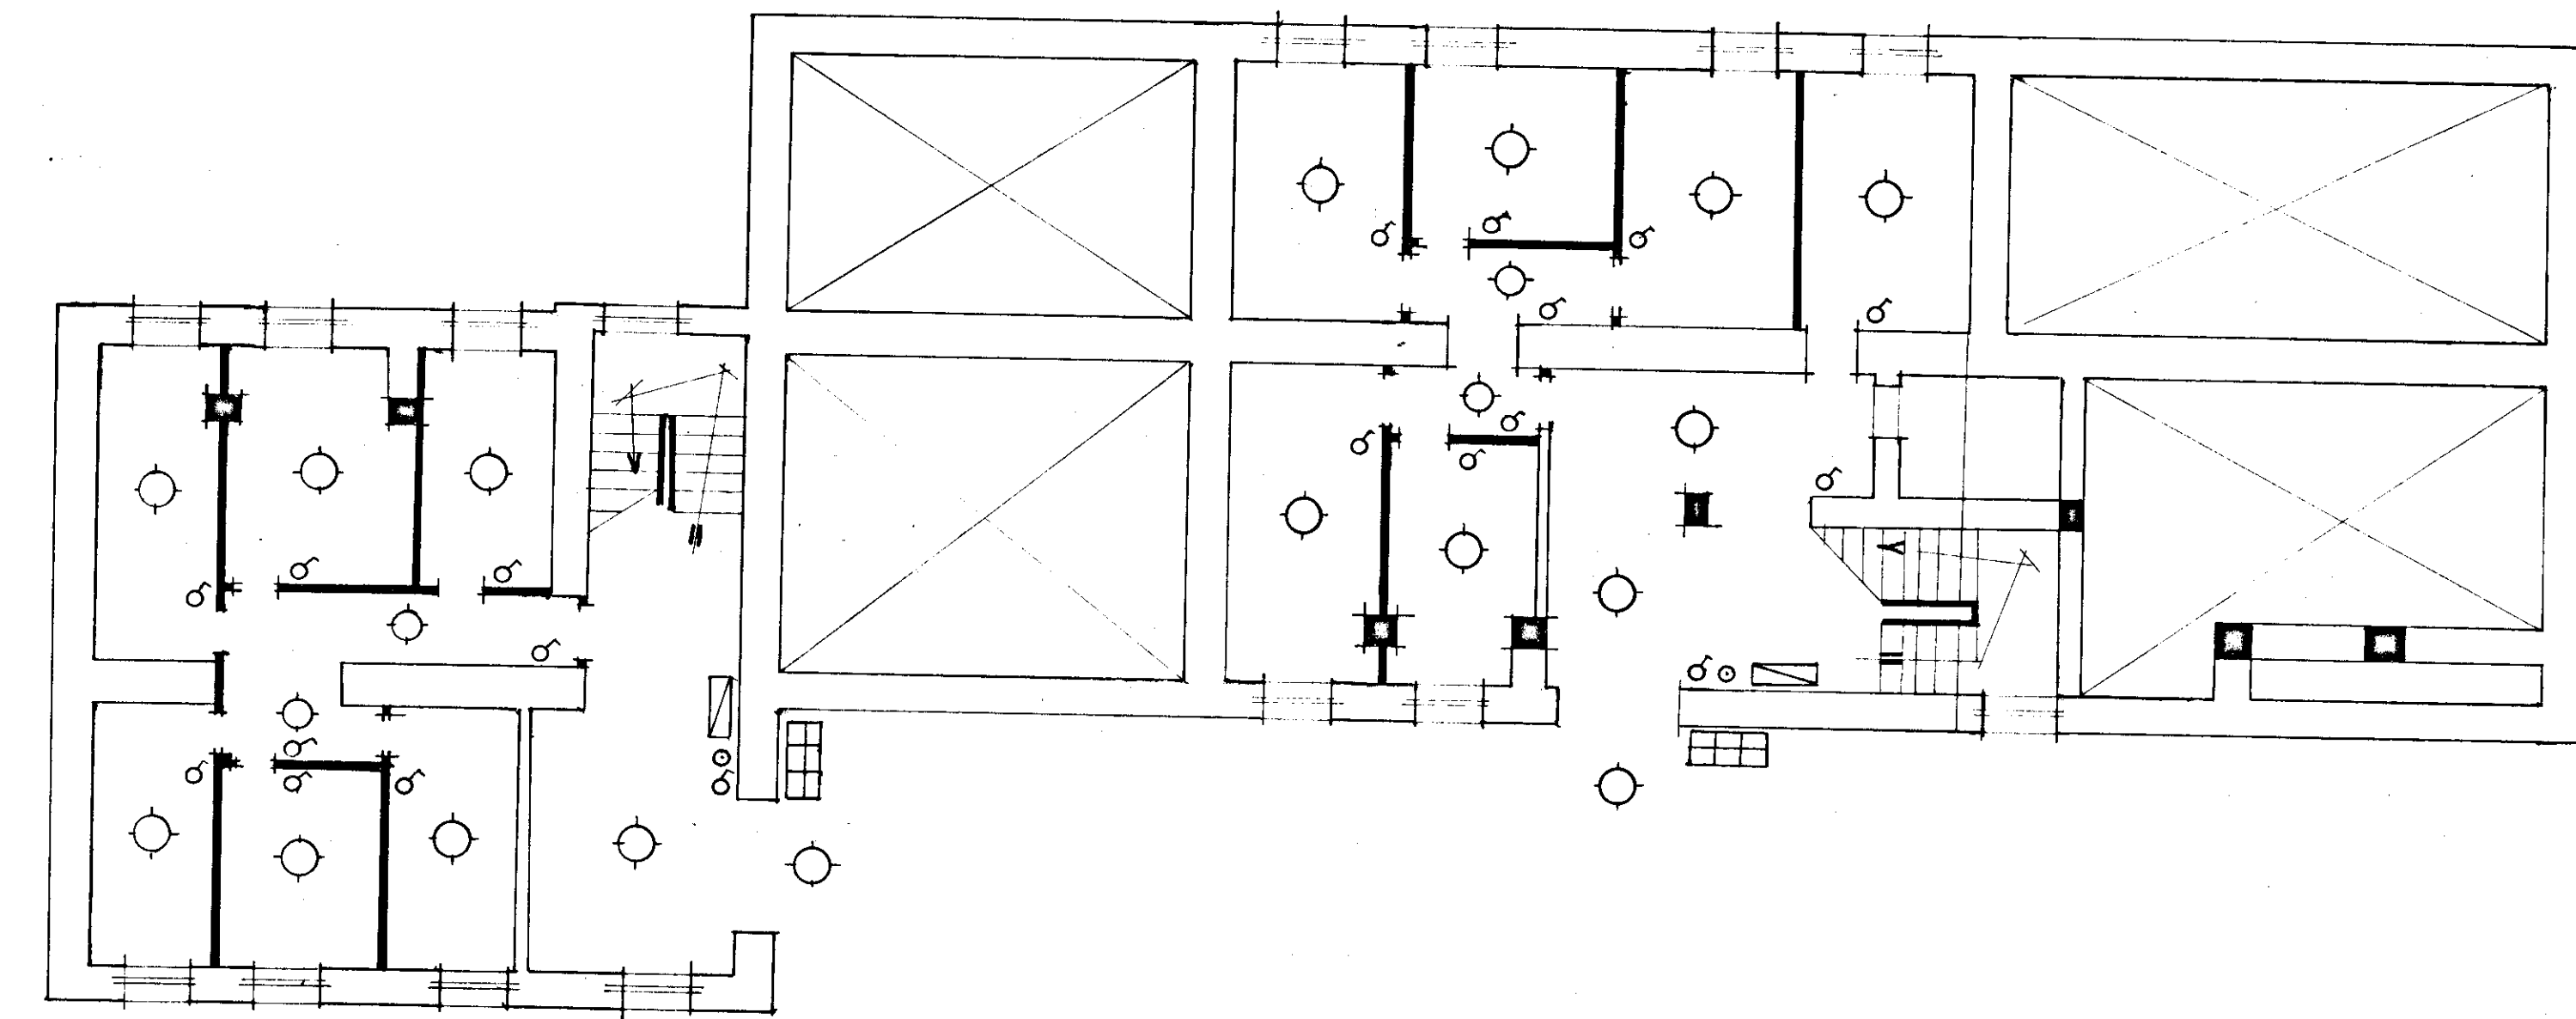

PIANO TERRA

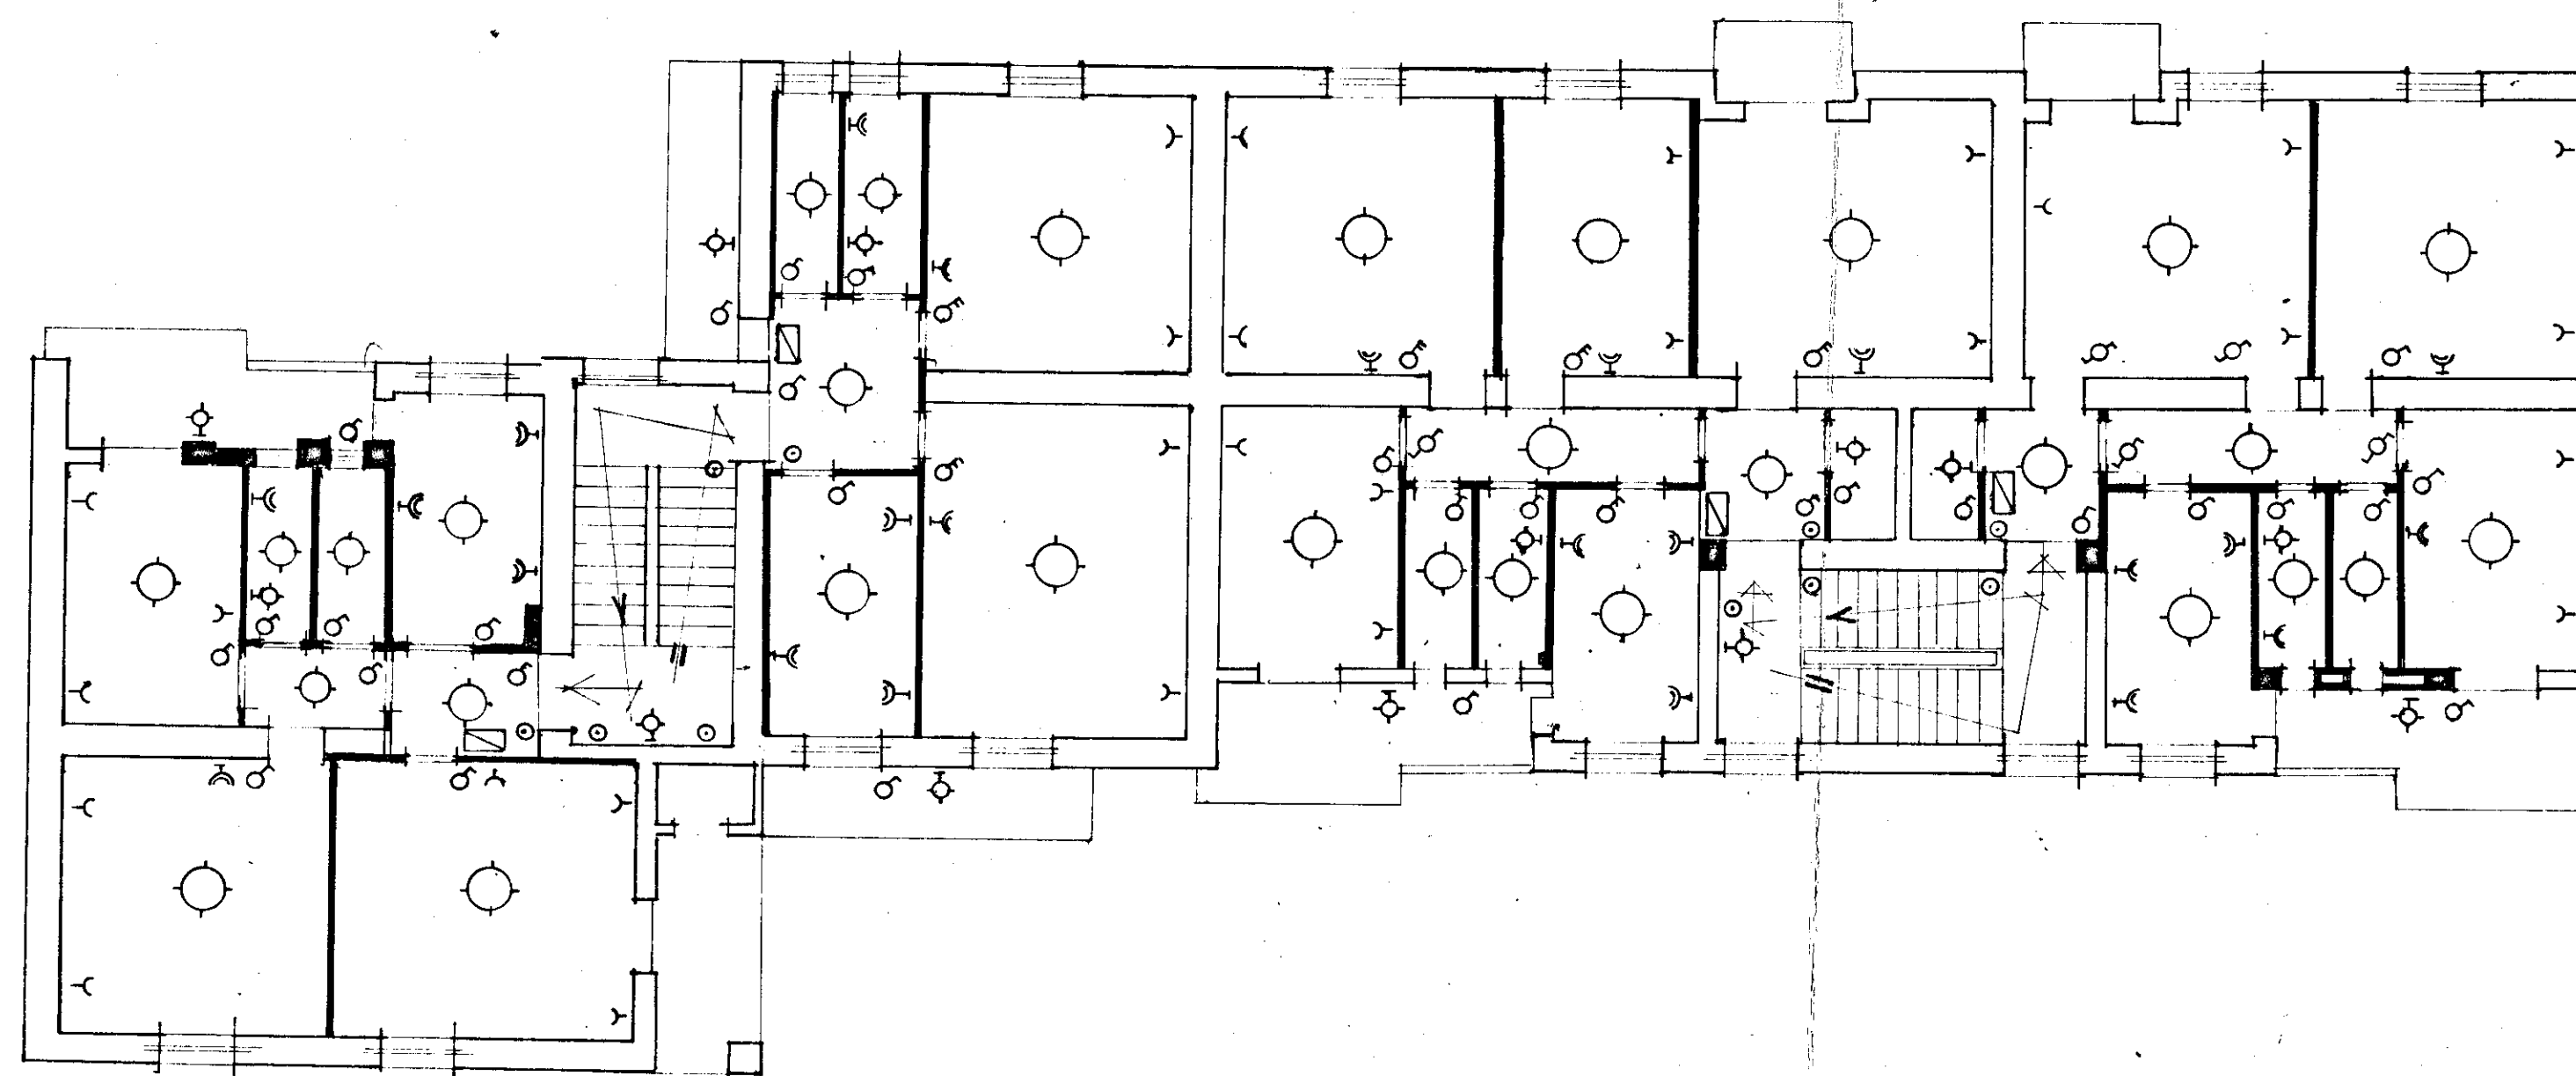

PRIMO PIANO

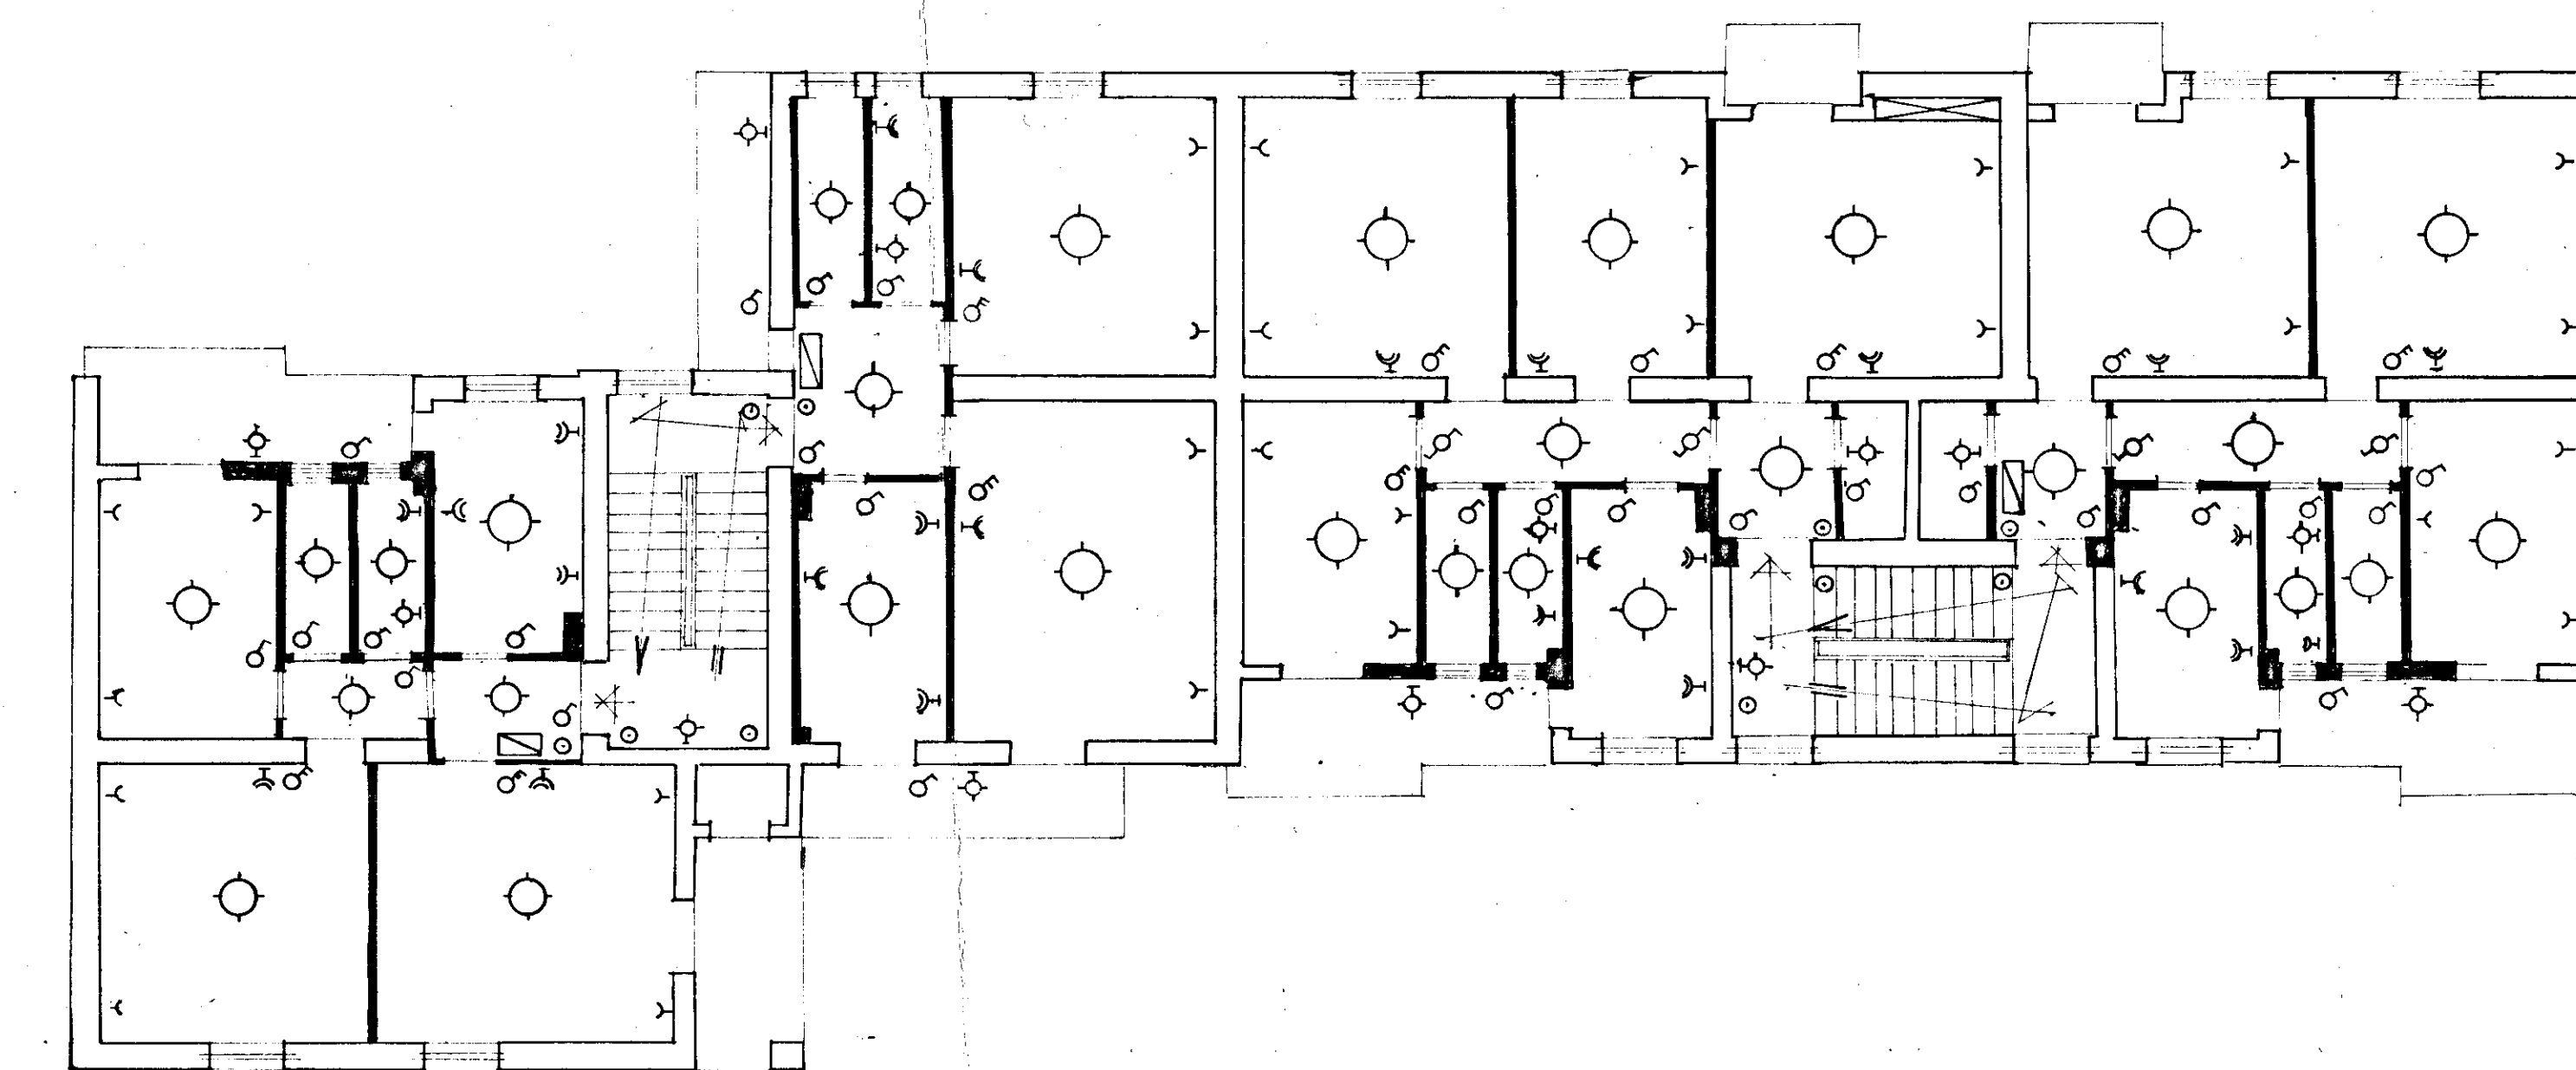

PIANO TIPO

Impresa - Edile Luciano Sasso Francavilla F.		Costruzione Di Case Popolari di cui alla legge 4-11-1963 N°1960	
Disegno: N°	Schema - Impianto Elettrico EL. DE FLORIO MARTINO	Scala: 1:100	Disegnatore: G. De Florio
		Data:	