
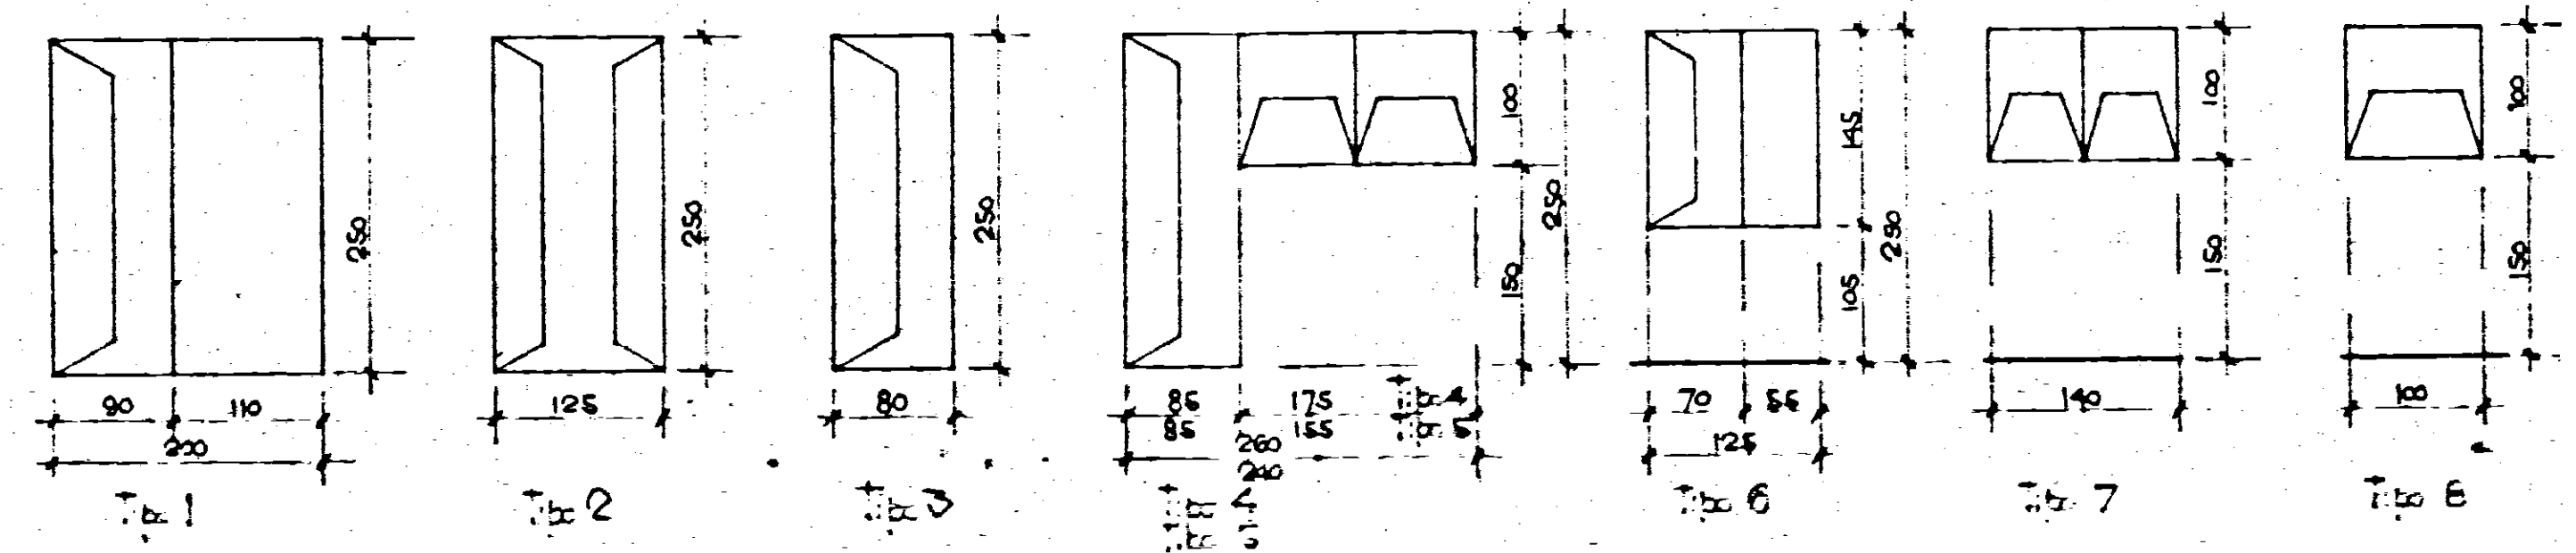


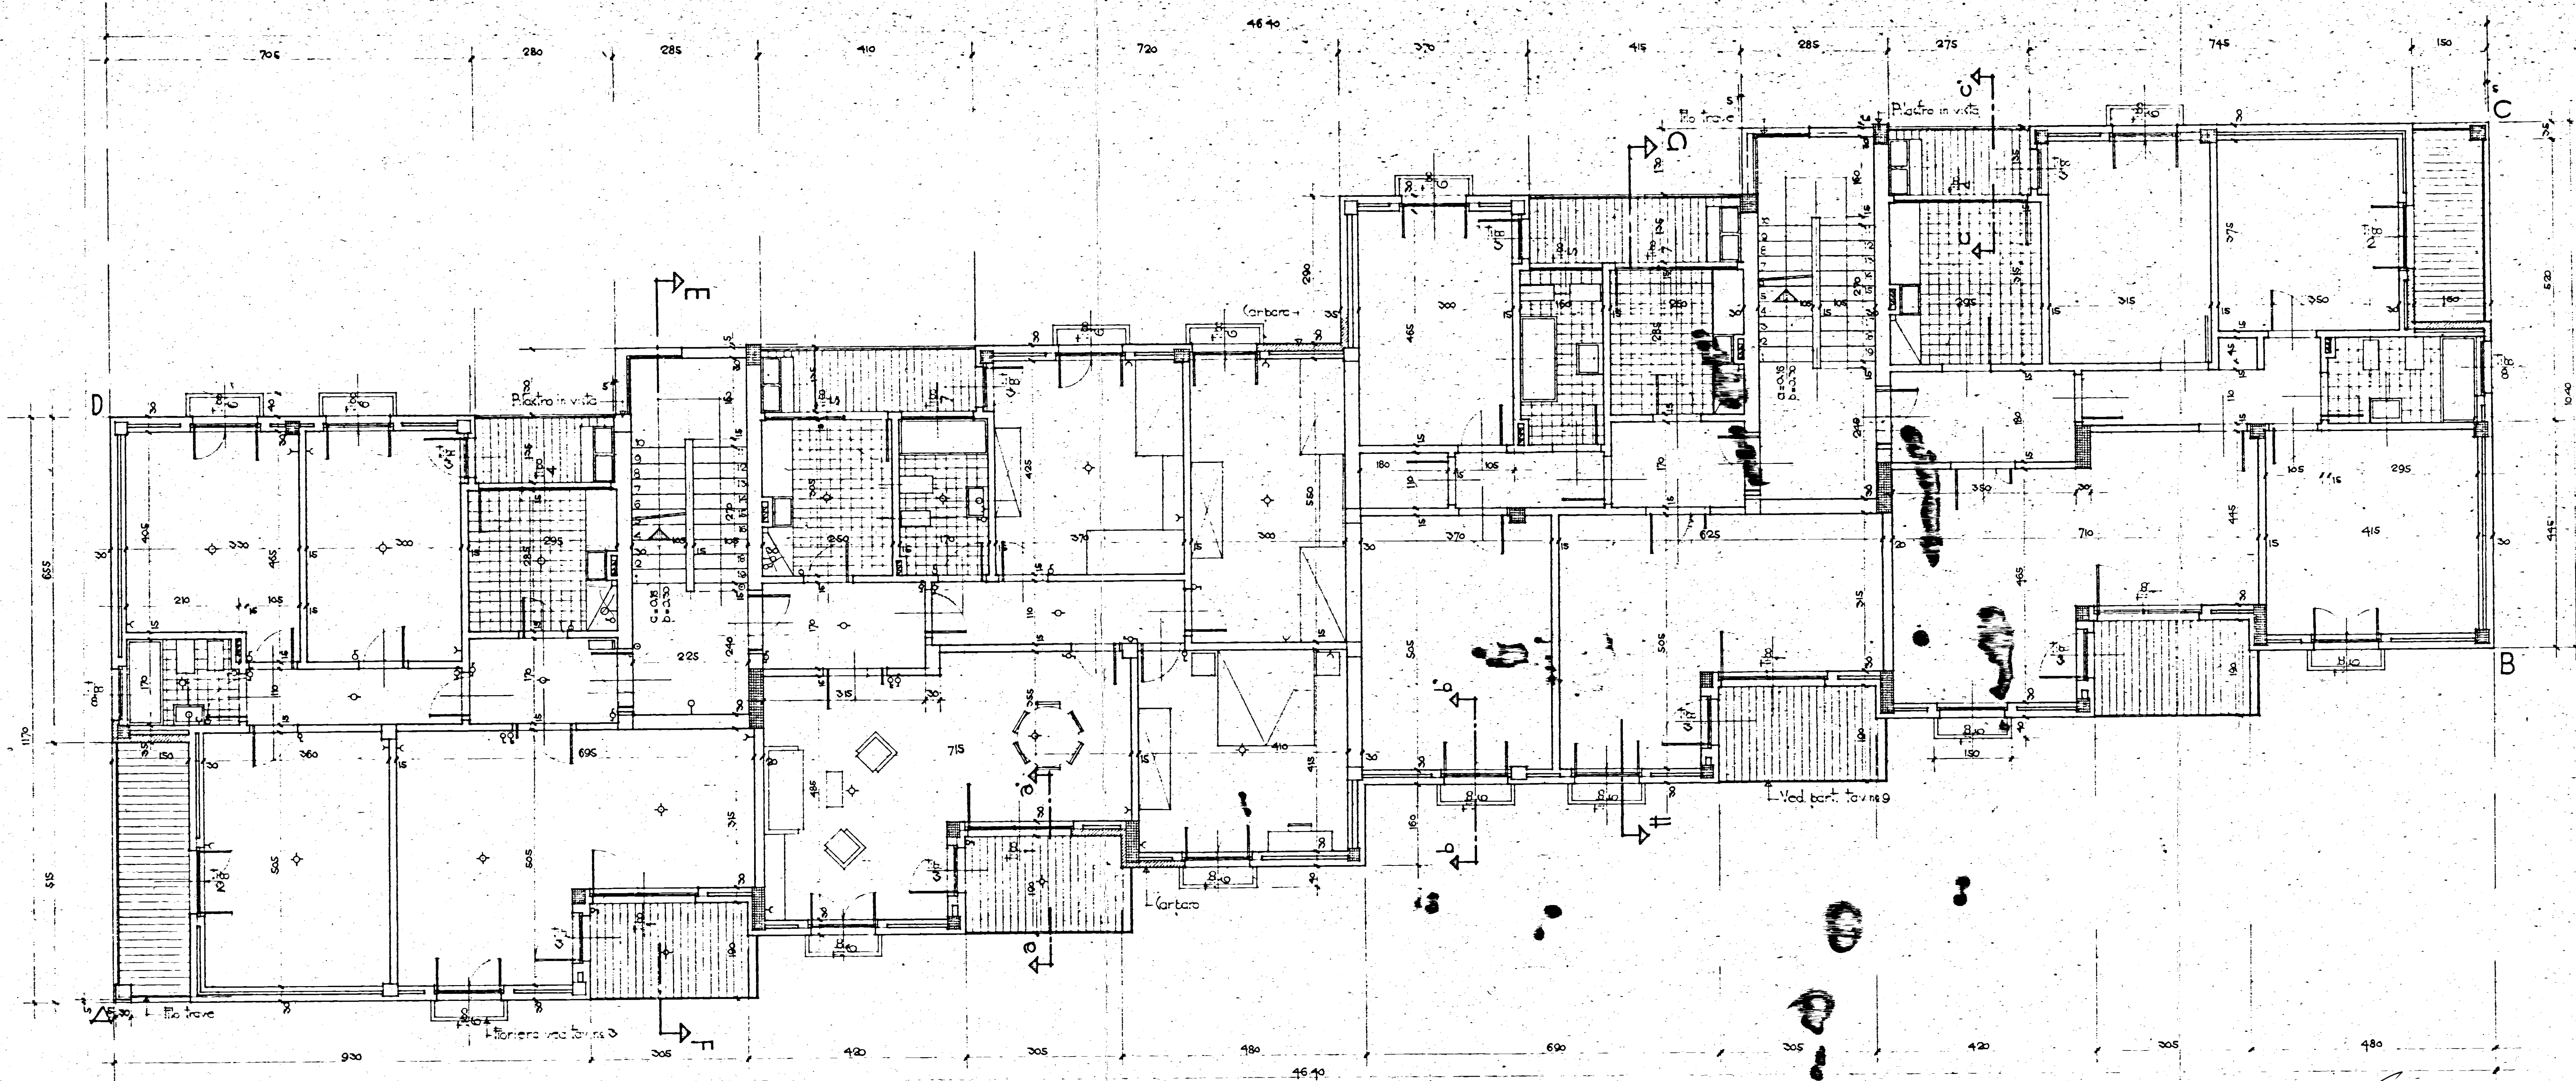

- LEGENDA**
- ◊ Lampada semplice da soffitto
 - ◊ " " deviate
 - ◊ " " da parete
 - ◊ Interruttore
 - ◊ Deviatore
 - ◊ Commutatore
 - ◊ Contatore da parete
 - ◊ Presso di corrente
 - ◊ Contatore generale

Handwritten signature

COOPERATIVA AZZURRA		TAV. N°
PIANTA PIANO TIPO		2a
PROGETTO: AREA C. A. VINCENZO		Scale 1:50
ING. P. CIRIELLO		DATA 10-7-66
ING. G. MARASCO		