

ISTITUTO AUTONOMO CASE POPOLARI
PER LA PROVINCIA DI BRINDISI

LEGGE 04/12/1993 - ART.11
PROGRAMMA D'INTERVENTO CODICE SR 74.16.001.0493.001.0

PROGETTO PER IL RECUPERO E LA RISTRUTTURAZIONE
DI ALLOGGI POPOLARI IN BRINDISI - LOTTO C3-5
QUARTIERE S. ELIA OVEST
PIANO DI ZONA 167 - COMPARTO "C"
VIA CADUTI DI VIA FANI, PIAZZA RAFFAELLO SANZIO

ALLOGGI N° 20 DA MQ. 89

progetto esecutivo

PROGETTISTA
DOTT.ING. Giuseppe DE ANGELO

RESPONSABILE DEL PROCEDIMENTO
DOTT.ING. Giuseppe DE ANGELO

COORDINATORE SICUREZZA
IN FASE DI PROGETTAZIONE:
GEOM. Vittorio SERINELLI

COLLABORAZIONE TECNICA:
GEOM. Ferdinando PRETE
GEOM. Rocco CAFORIO

DATA: LUGLIO 2007







SCALA: 1:50


TAV. 2i

IMPRESA EDILE
MARTINI & S.p.A.
CASA 700/1000000 (LE)
PUBBL. IVA 0032/11420
LOTTO C3-5
PUBBL. IVA 00218740753

**IMPIANTO TERMICO
E DI ADDUZIONE GAS
PIANTA PIANO RIALZATO**

LEGENDA

-  radiatore
-  caldaia a gas
-  valvola di intercettazione
-  collettore
-  contatore gas
-  canna fumaria ramificata tipo Shunt

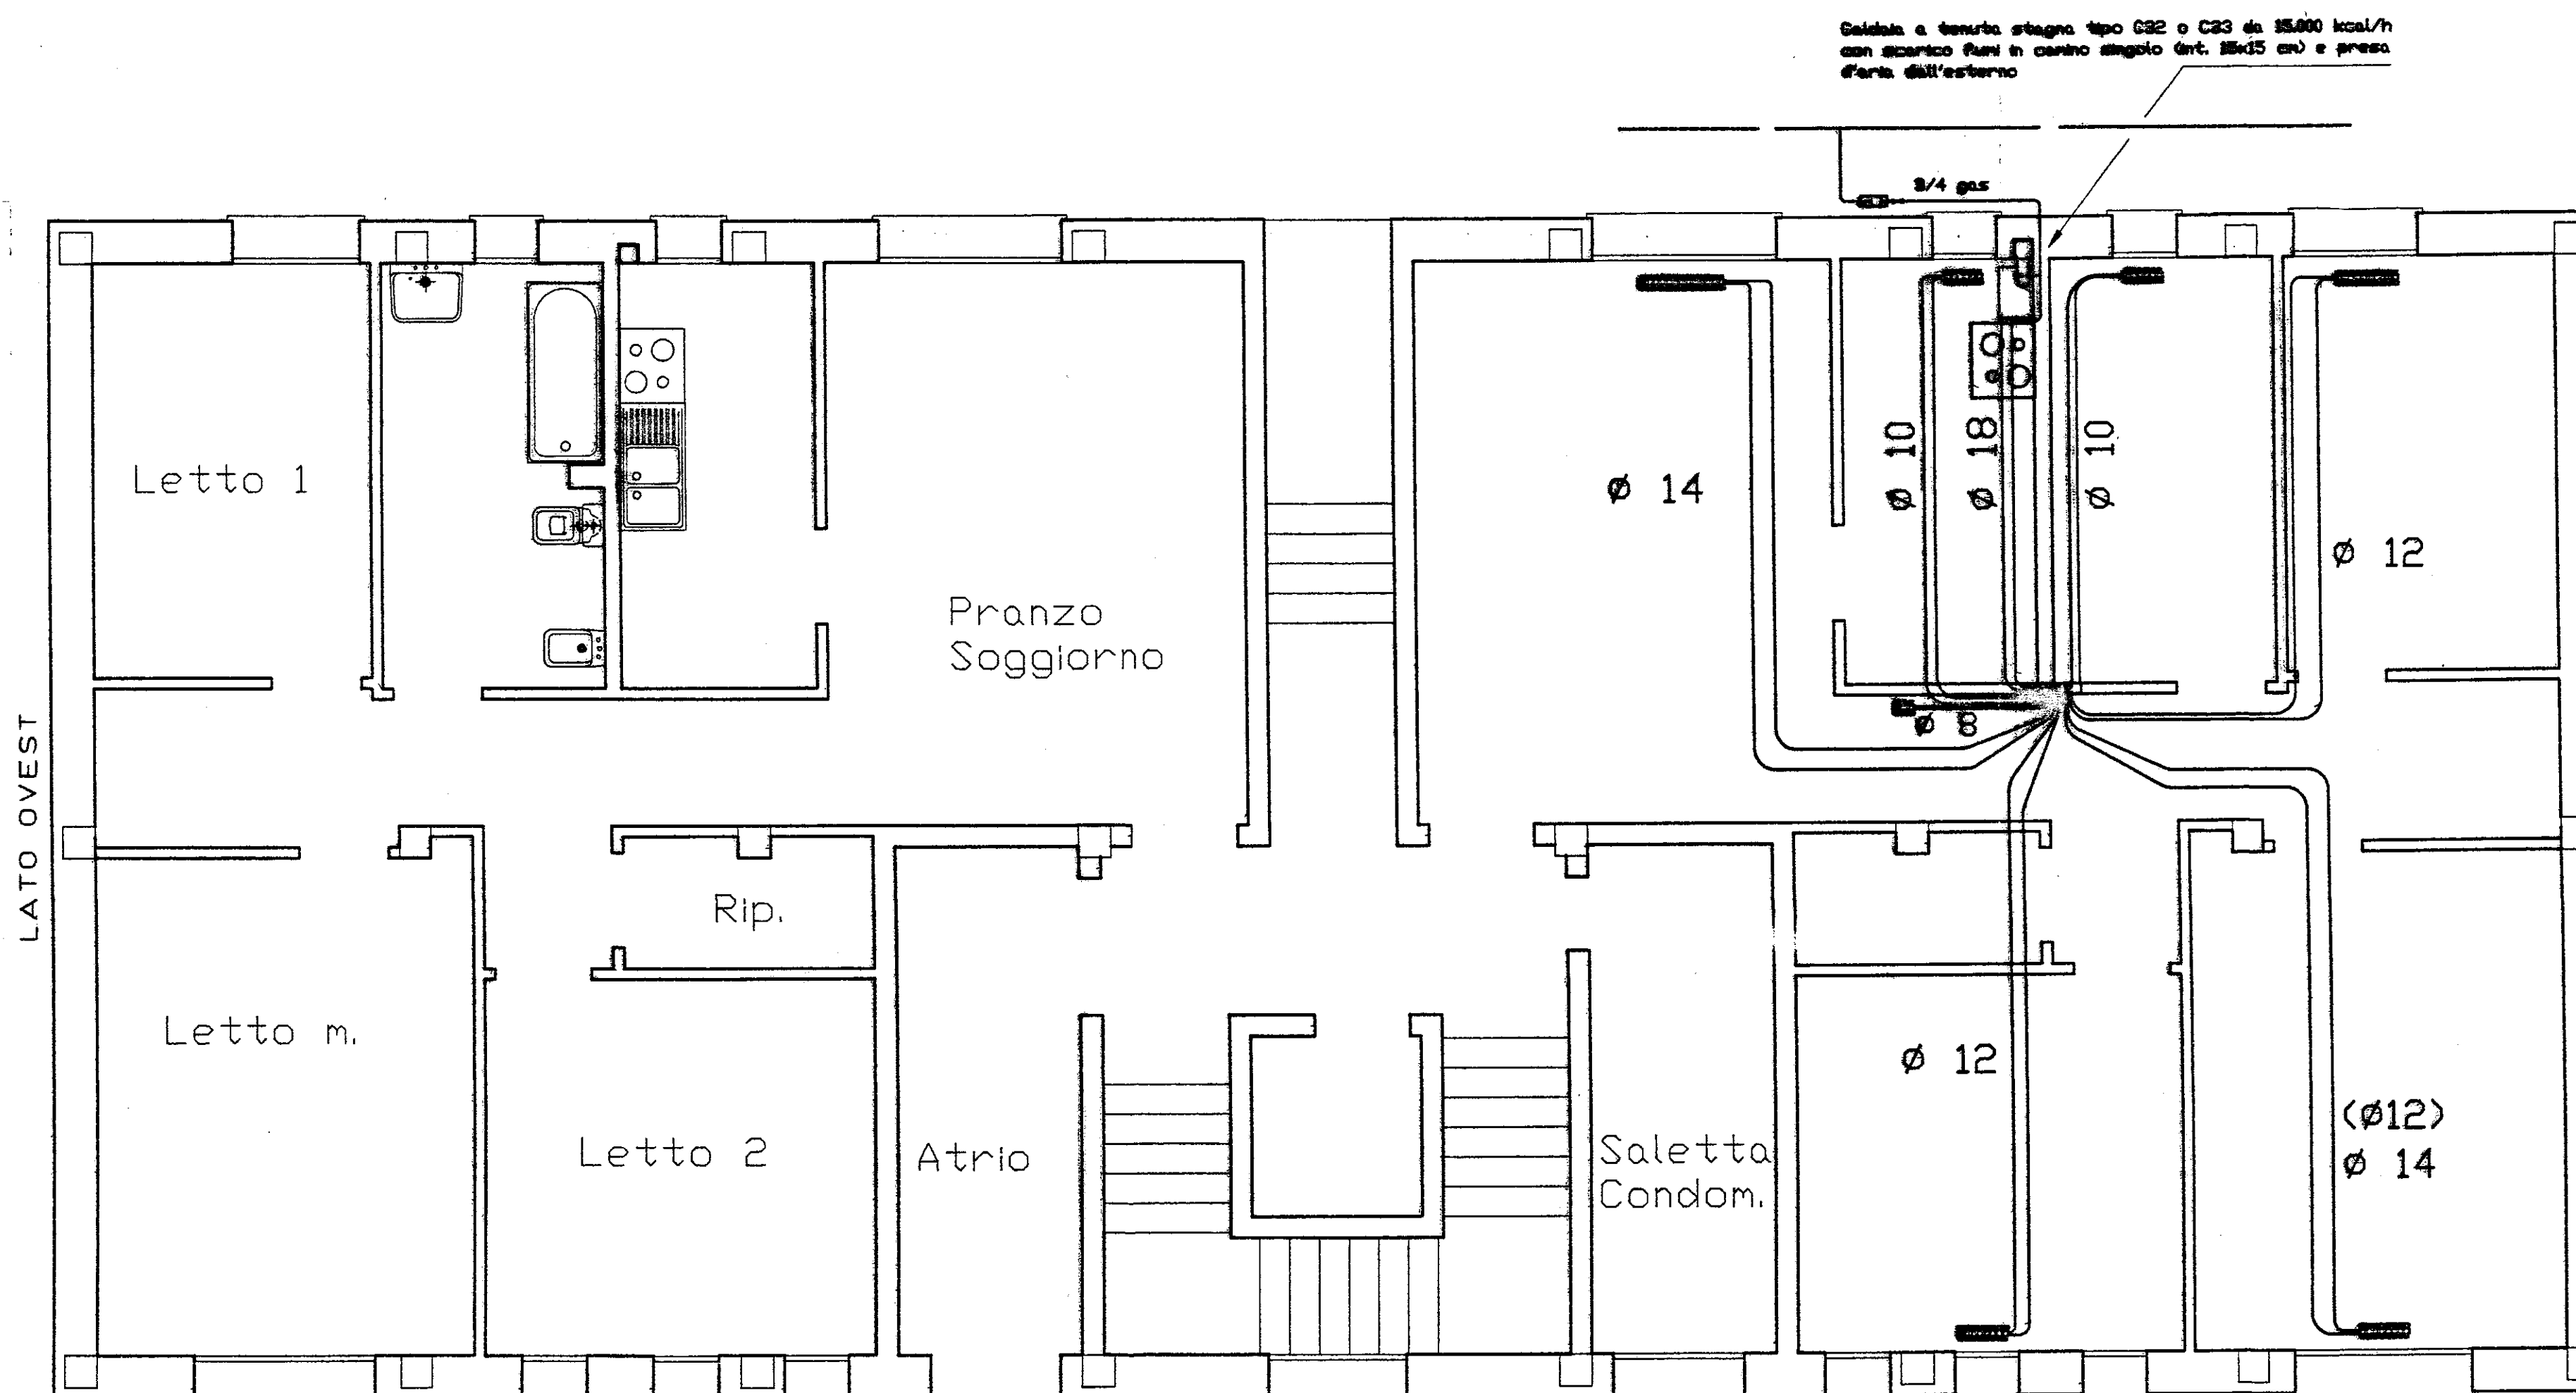

DISTINTA CORPI SCALDANTI

LOTTO 3 PIANO RIALZATO			
DESTINAZIONE D'USO	Q	TIPO	N. ELEM.
SOGGIORNO PRANZO	2236	4/880	15
DISIMPEGNO	618	2/880	7
CUCINA	521	3/690	5
BAGNO	762	3/690	7
LETTO M.	1500	4/690	12
LETTO 1	1280	4/690	10
LETTO 2	1270	4/690	10
Valido solo per il lato ovest			
LETTO M.	1023	4/690	8
LETTO 1	791	4/690	7

Q = quantita' di calore di calcolo (kcal/h)
TIPO = tipo radiatore (rif. ditta Biklim o equivalente)
N. ELEM. = numero elementi radiatore

PIANO RIALZATO

SCALA 1 : 50

- NOTE: a) tubi in rame - il diametro in parentesi si riferisce al Lotto 4 - lato est
- b) le condutture di gas interne sono contenute in tubi di PVC aperti verso l'esterno e sigillati verso l'interno
- c) la cucina e' dotata di apertura di ventilazione da 100 cmq e di aspiratore con scarico all'esterno