


IL COORDINATORE
DEI SERVIZI N. 15 COSTRUZIONI
(Dott. Arch. Piero ORRESTA)

IL RESPONSABILE GENERALE
(Dott. Ing. Roberto LONGO)

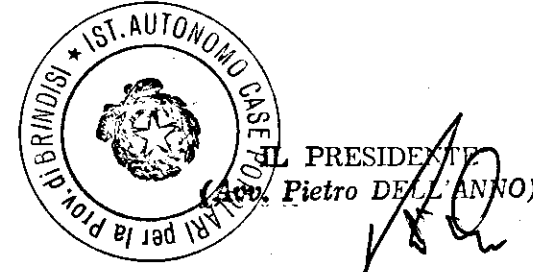

**istituto autonomo
case popolari**
— brindisi —

LEGGE 11/3/88 n. 67 ART. 22
6° BIENNIO 88/89 2° TRANCHE
PROGRAMMA INTERVENTO 012-143-1
CODICE n. 74-012-0067-6-143-1


151. 6

PROGETTO PER LA COSTRUZIONE DI ALLOGGI
POPOLARI IN OSTUNI
CONTRADA "FOLLIFUOCHI" LOTTO (3) E "MARANGI" LOTTO (25)
ALLOGGI n. 20 n. 10 da 65 mq. n. 10 da 85 mq.

Ufficio Progettazione
I. A. C. P.
Brindisi
21 GEN. 1993

IMPIANTO ELETTRICO - ABACO INFISSI

scala 1:50

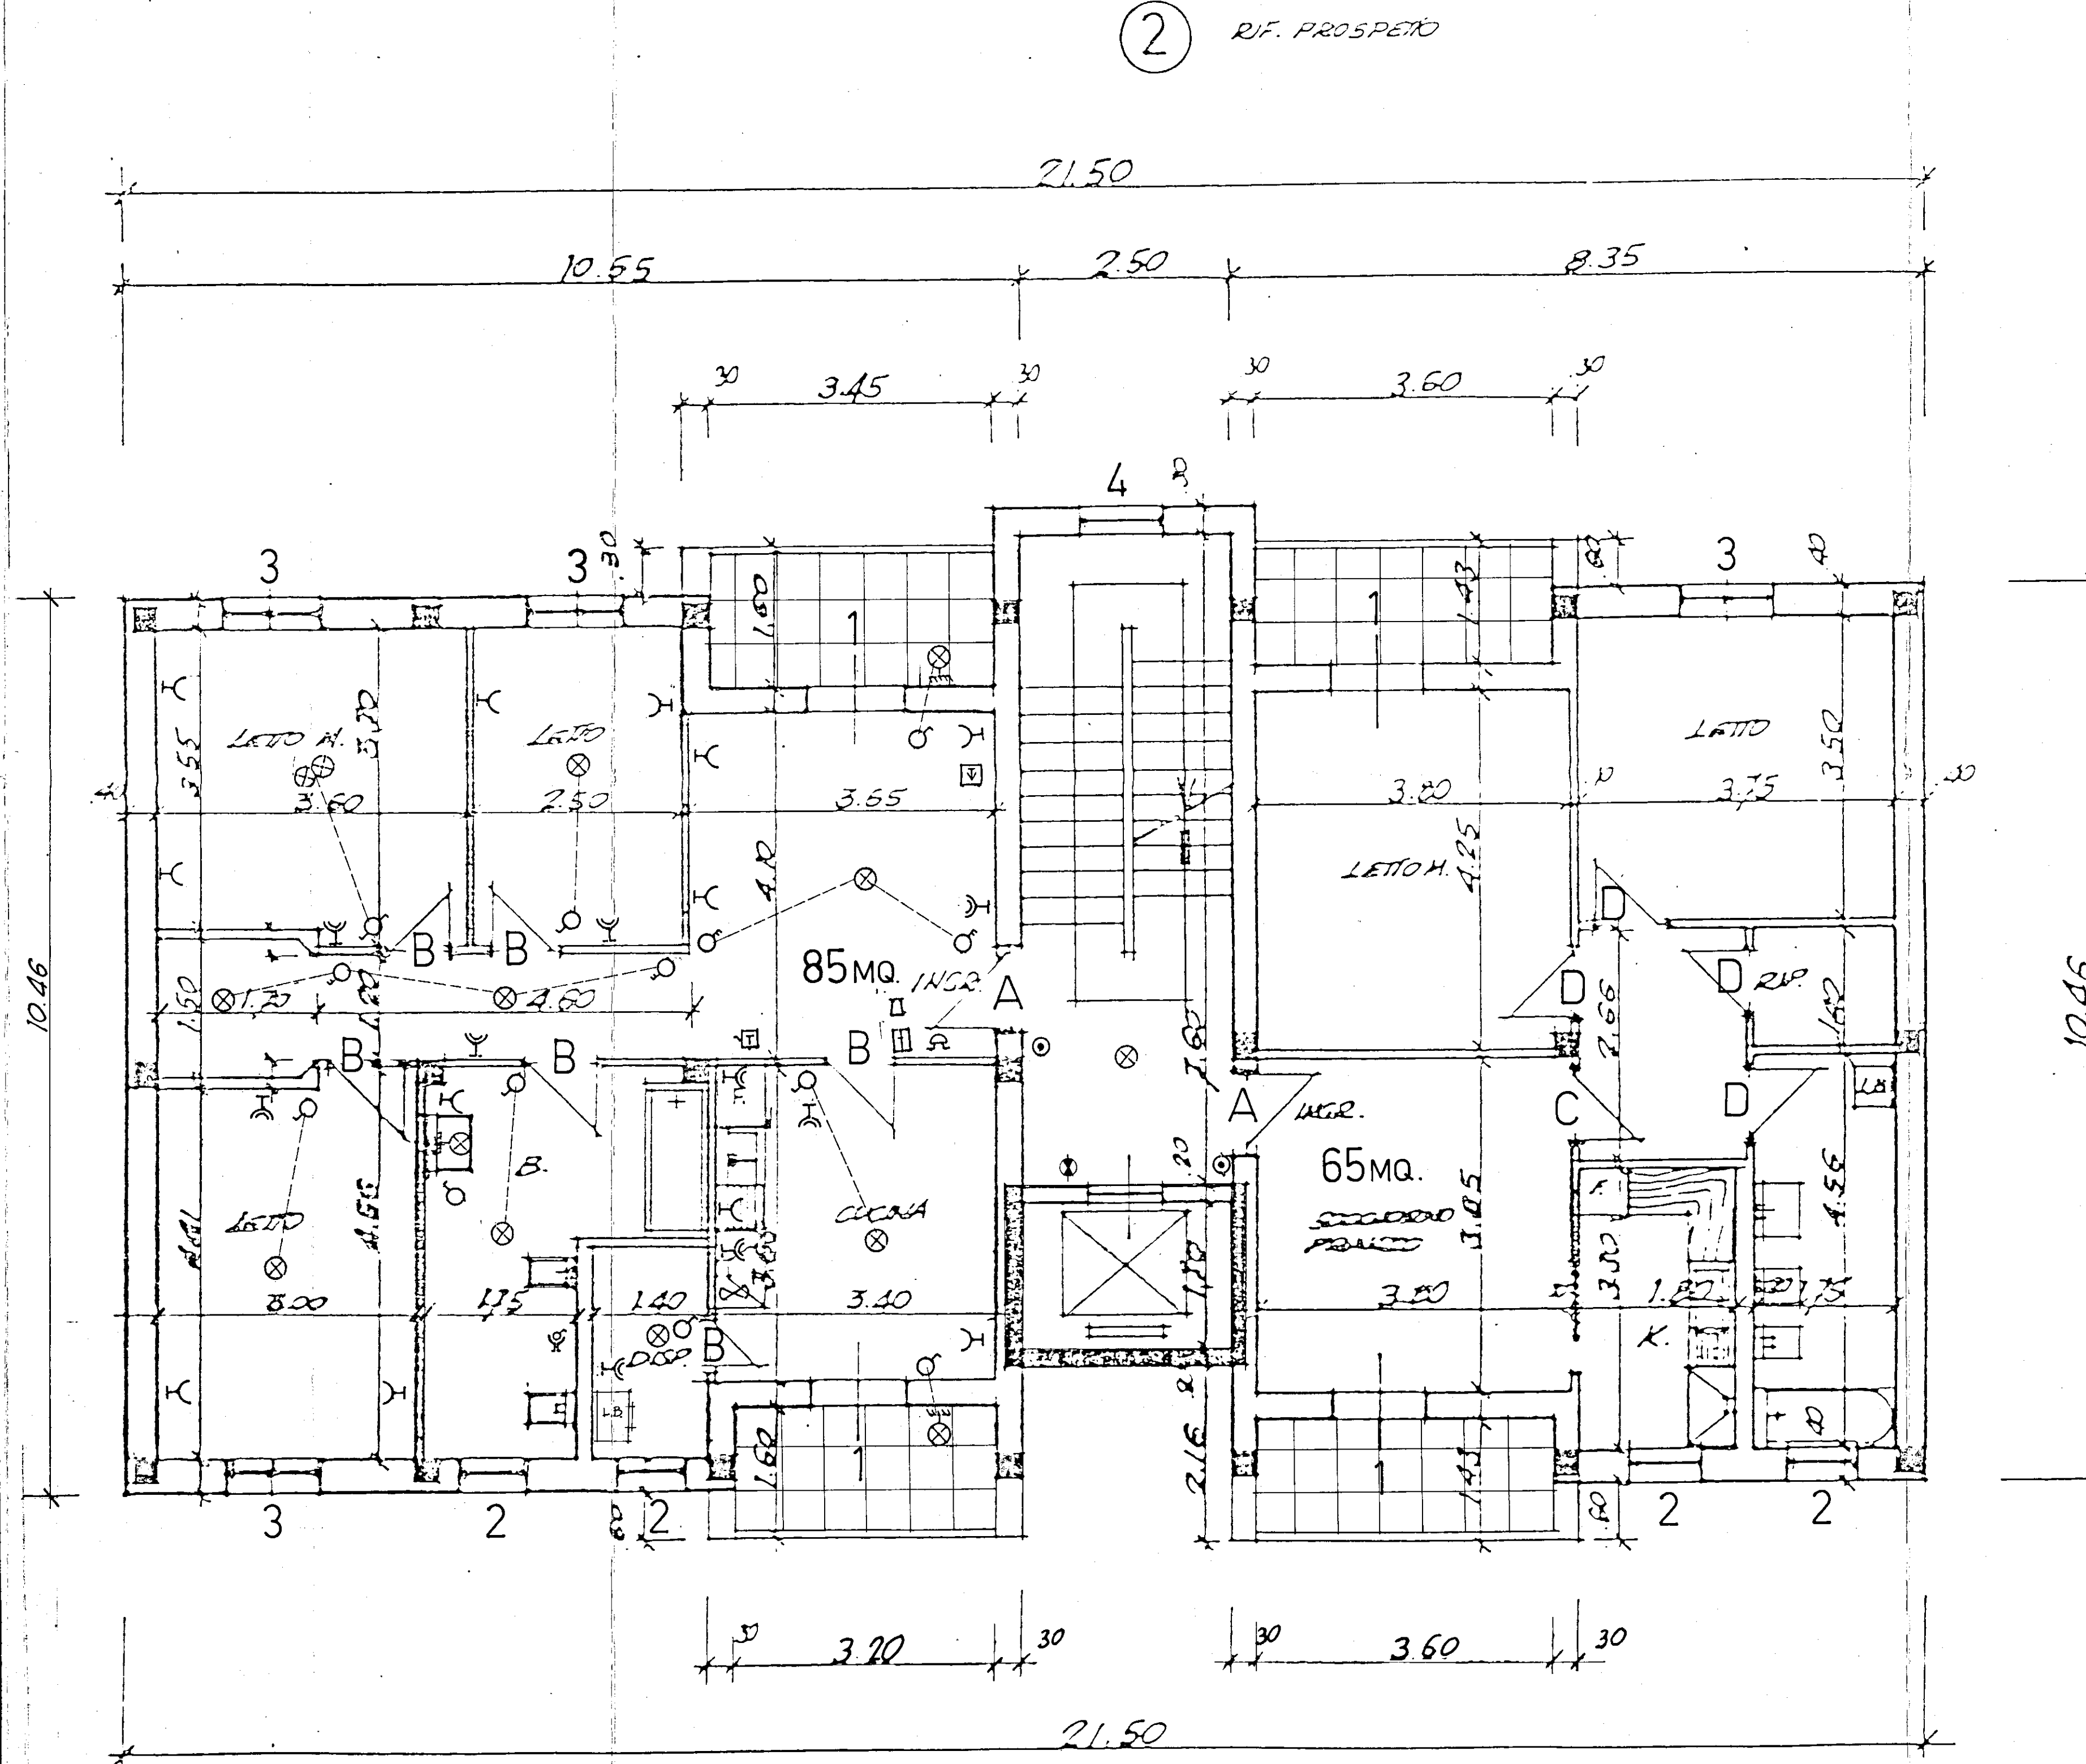


PIANTA PIANO PRIMO

1 RIF. PROSPETTO

RIF. PROSPETTO

3

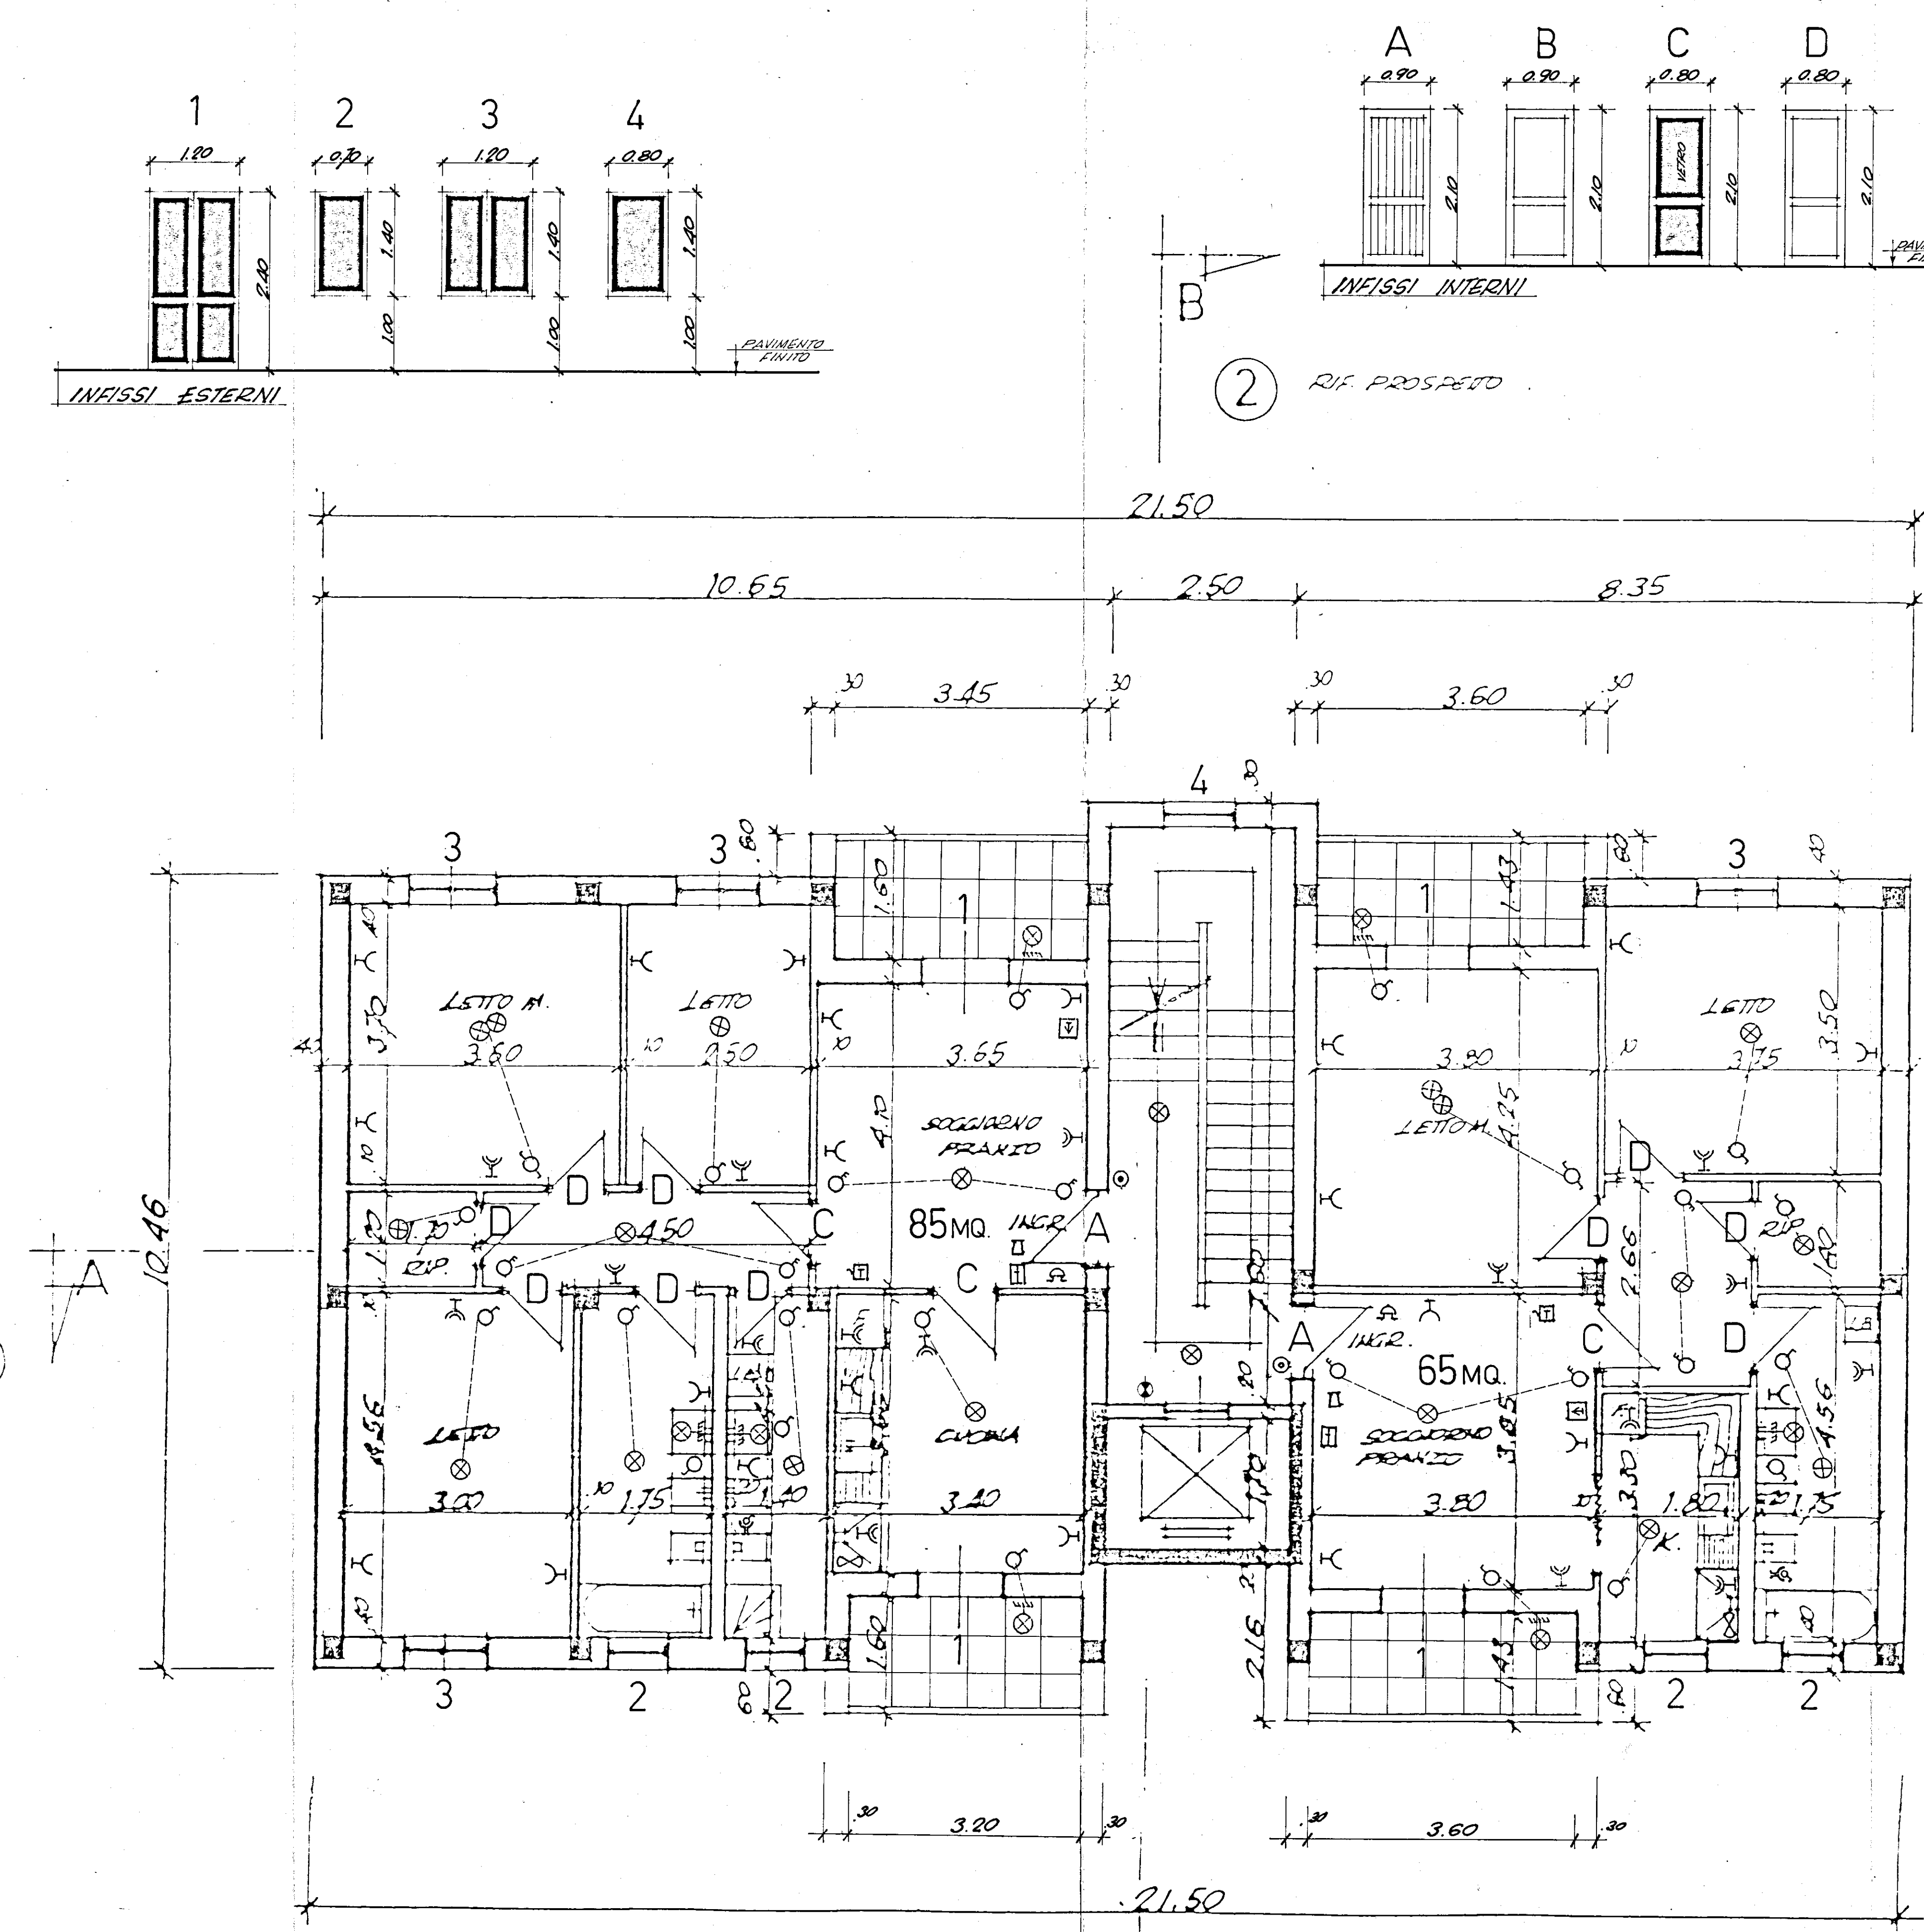

PIANTA PIANO TIPO 2°-3°-4°-5°

1 RIF. PROSPETTO

LEGENDA	
	Punta luce interruttore
	Punta luce a parete
	Punta luce commutatore
	Interruttore
	Deviatore
	Commutatore
	Presso luce
	Presso manofessa
	Presso televisione
	Presso manofessa con interruttore scaldabagno
	Telefono
	Citofono parete
	Interruttore a valvole gas
	Contatore
	Aspiratore
	Bucineria
	Pulsante

Interruttore periodico