



Comune: IACP BRINDISI	COMUNE DI FRANCAVILLA F.	
Progetto: ADEGUAMENTO ALLA NORMATIVA ANTINCENDIO	Complesso: PALAZZINA B/3 DI VIA CAVOUR 13-14 C/152	Commessa: FF. 02-10/85
	Particolare: CENTRALE TERMICA E RELATIVO DEPOSITO CARBURANTE	Disegno: Gf
		Data: //
		Scala: //
STUDIO TECNICO ING. EUGENIO CHIONNA		


Ubicazione Scala 1:500

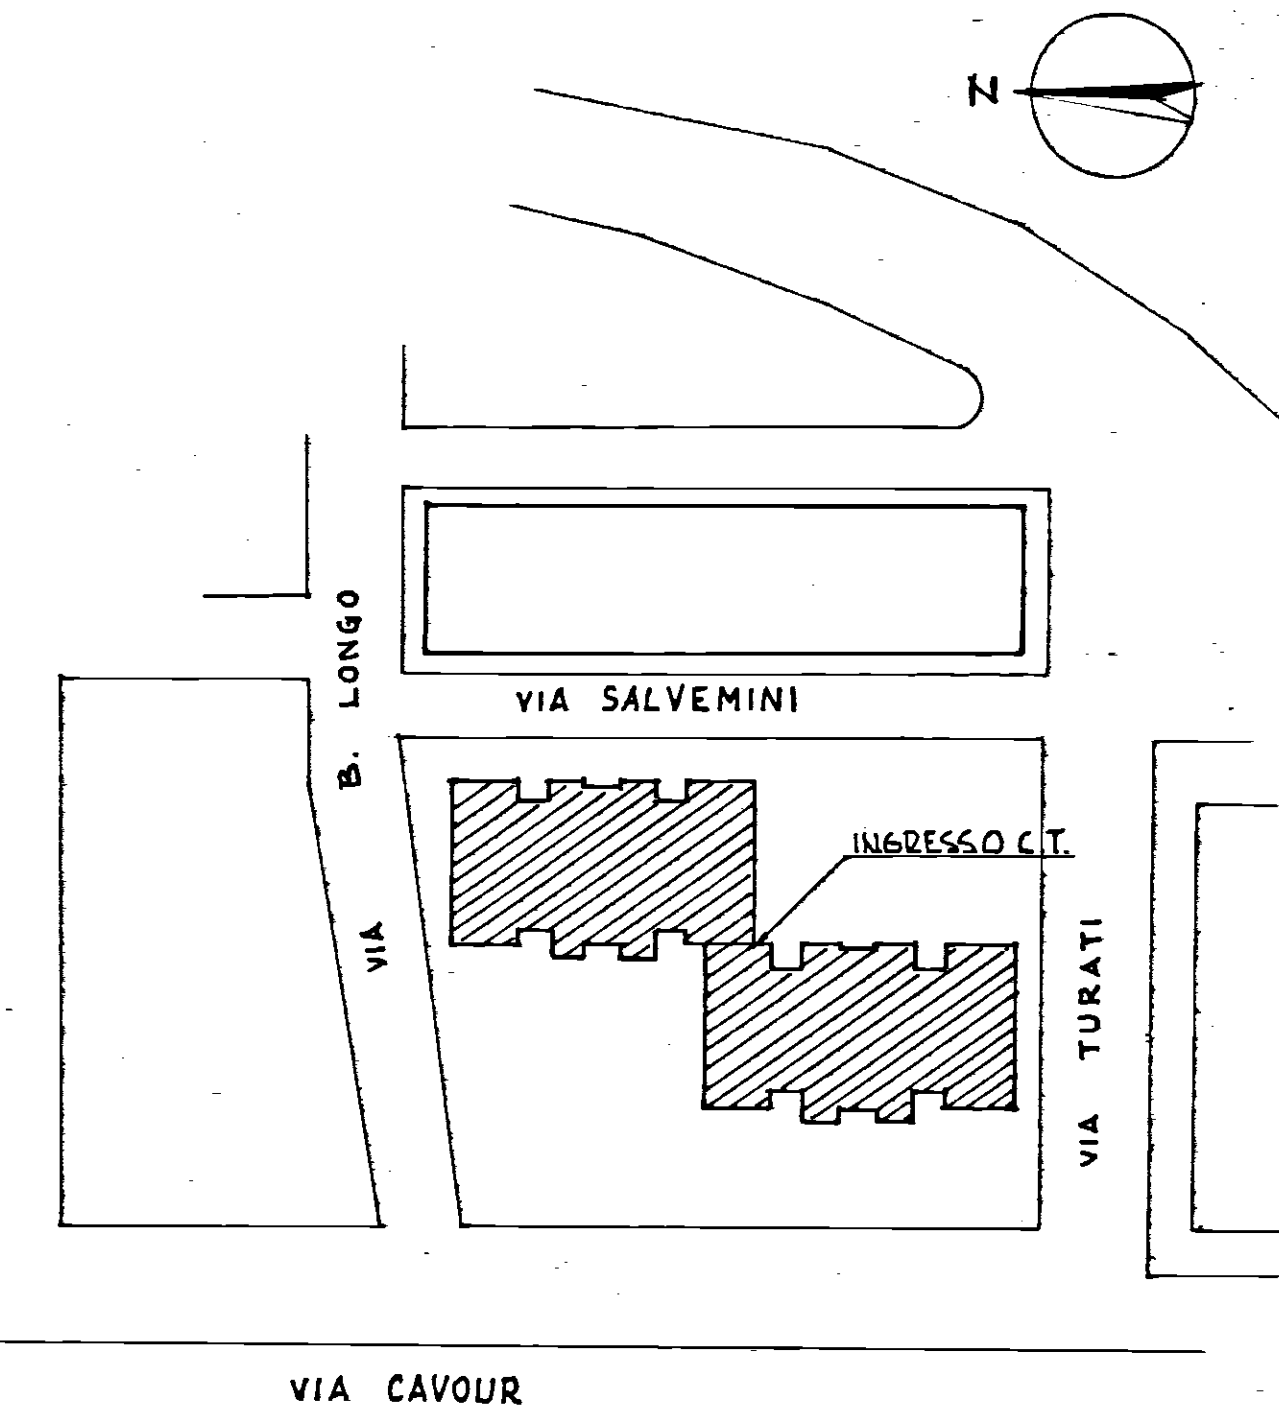


PIANTA PIANO TERRA
SCALA 1:100

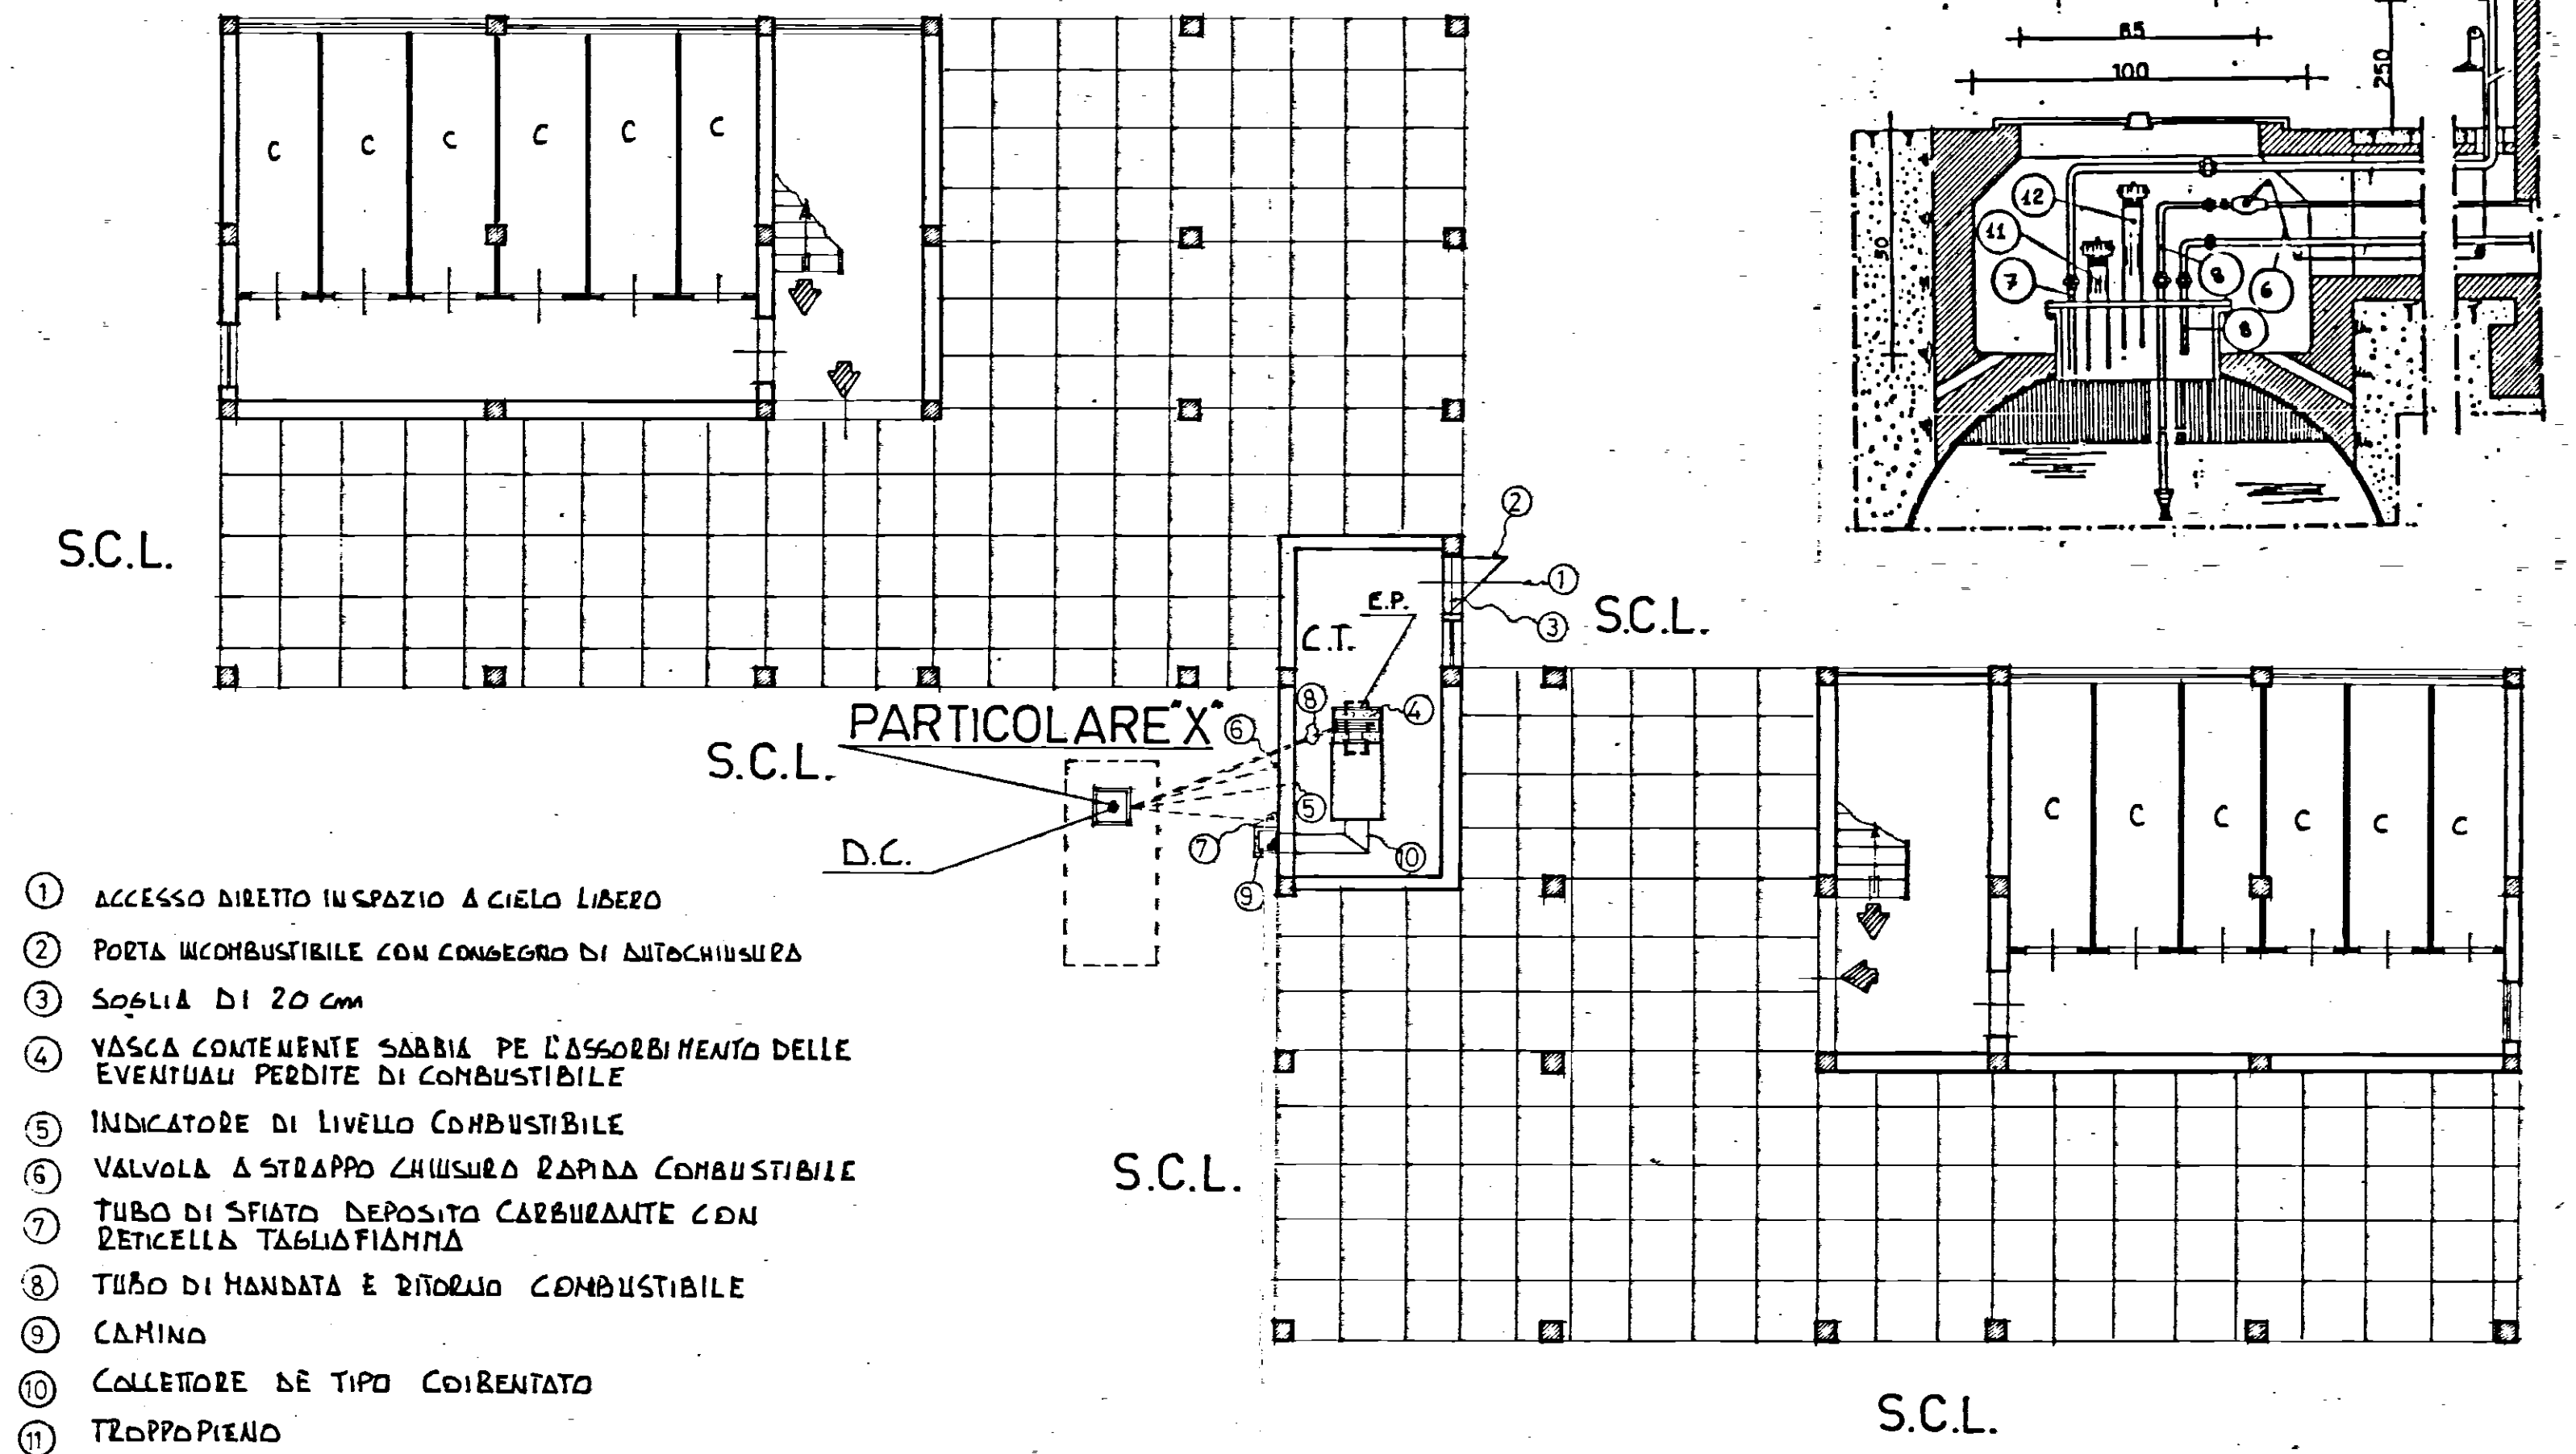

PARTICOLARE "X"

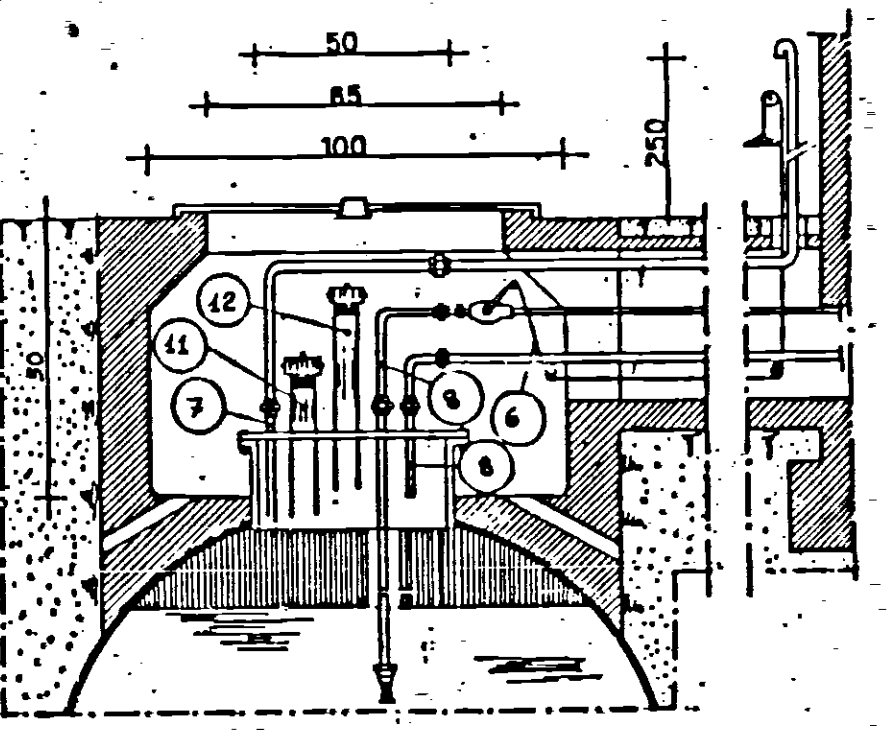

PIANTA PIANO TIPO
SCALA 1:100

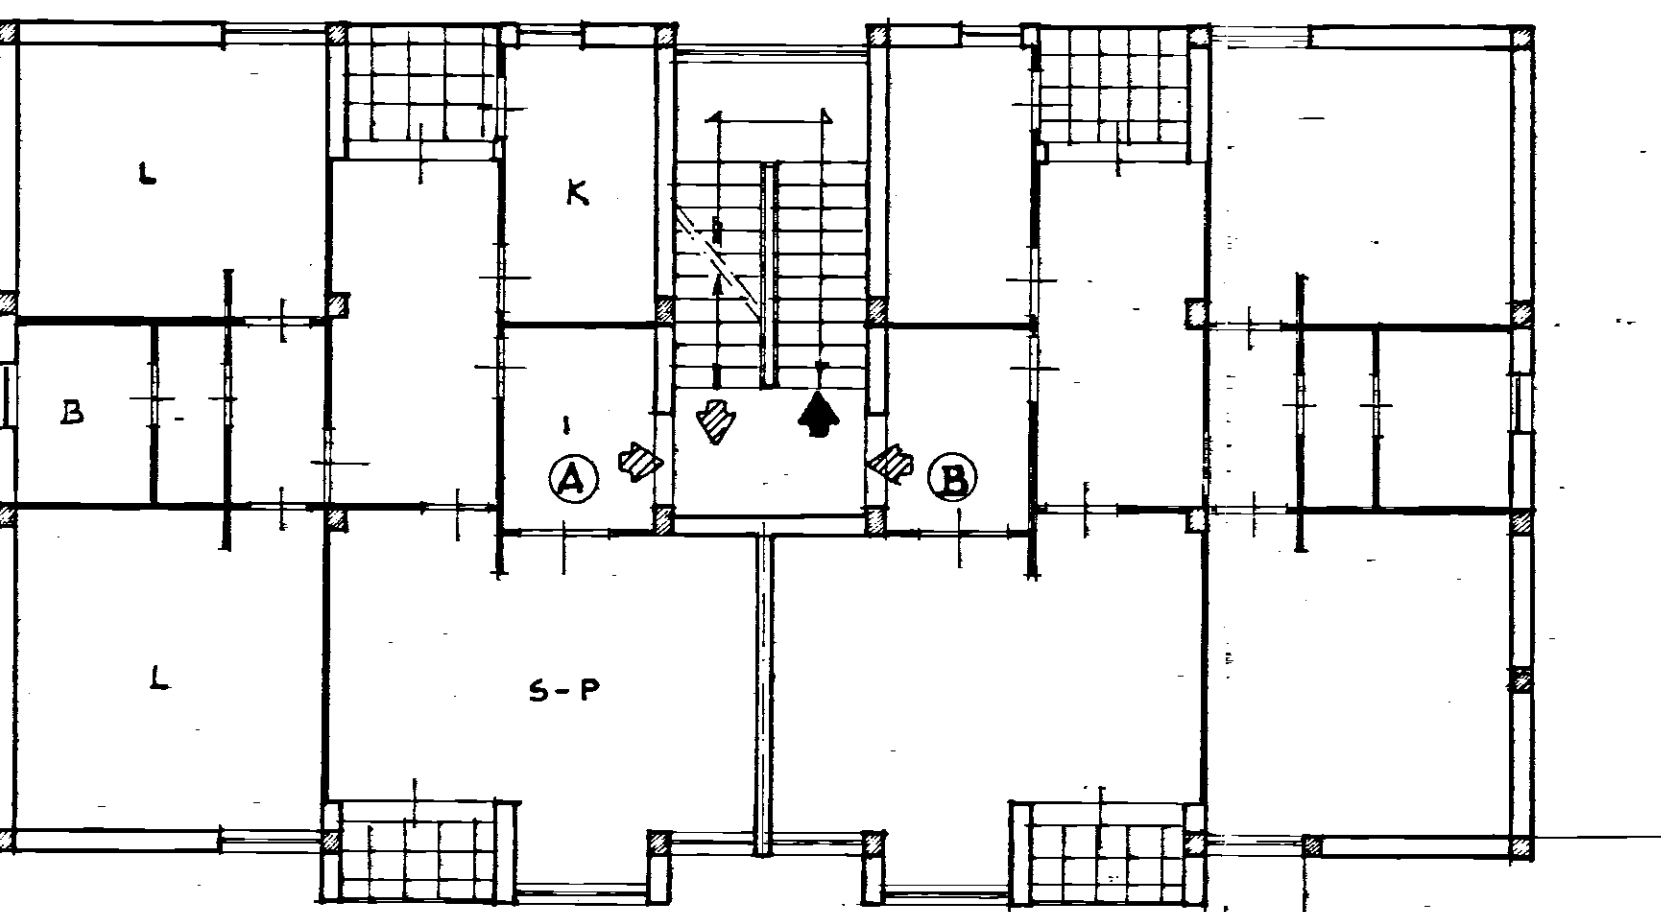


- L LETTO
- S-P SOGGIORNO-PRANZO
- I INGRESSO
- K CUCINA
- B BAGNO
- C CANTINA
- PERCORSO ORIZZONTALE
- PERCORSO VERSO IL BASSO
- S.C.L. SPAZIO A CIELO LIBERO
- C.T. CENTRALE TERMICA
- D.C. DEPOSITO CARBURANTE (GASOLIO) INTERRATO
- E.P. ESTINTORE A POLVERE DEL TIPO A PIOGGIA

APPARTAMENTO
DI TIPO (A)


APPARTAMENTO
DI TIPO (B)

PARTICOLARE C.T. SCALA 1:50

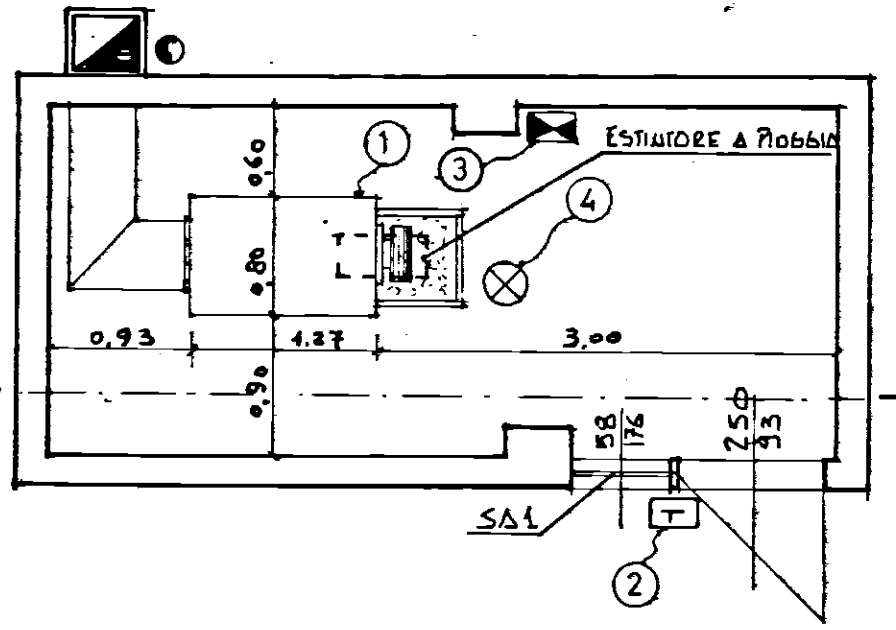


- ① CALDAIA BELLELI POTENZIALITA': 250.000 Kwh
- ② INTERRUITORE GENERALE ESTERNO ALIMENTAZIONE ELETTRICA
- ③ QUADRO ELETTRICO E RELATIVA CENTRALINA DI REGOLAZIONE
- ④ LAMPADA AD INCANDESCENZA DEL TIPO A STAGNO
- SAI SUPERFICIE DI AREAZIONE $\approx 1.02 \text{ mq}$

PIANTA

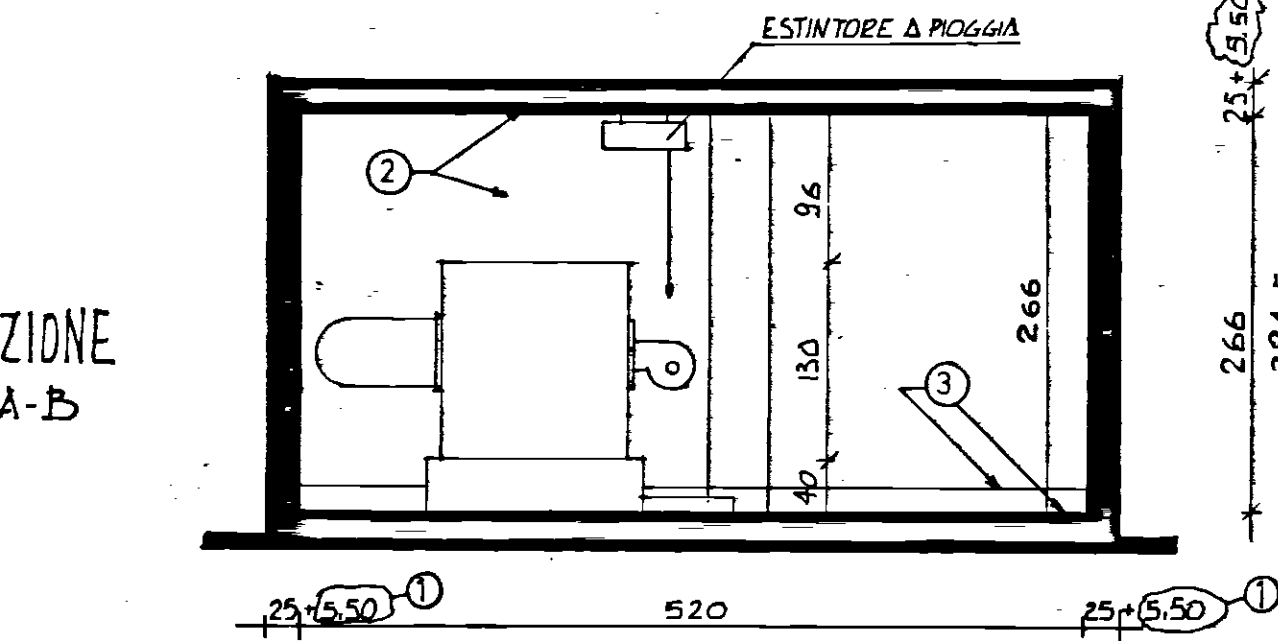

SEZIONE
A-B

- ⑤ ① INTONACO DI CEMENTO CON RETE (3,5 cm)
PIU' INTONACO DI TIPO NORMALE (2 cm)
- ② SOLAIO E PARETI RESISTENTI AL FUOCO PER 120 MINUTI PRIMI
- ③ PAVIMENTO E ZOCCOLATURA DI 20 cm IMPERMEABILI

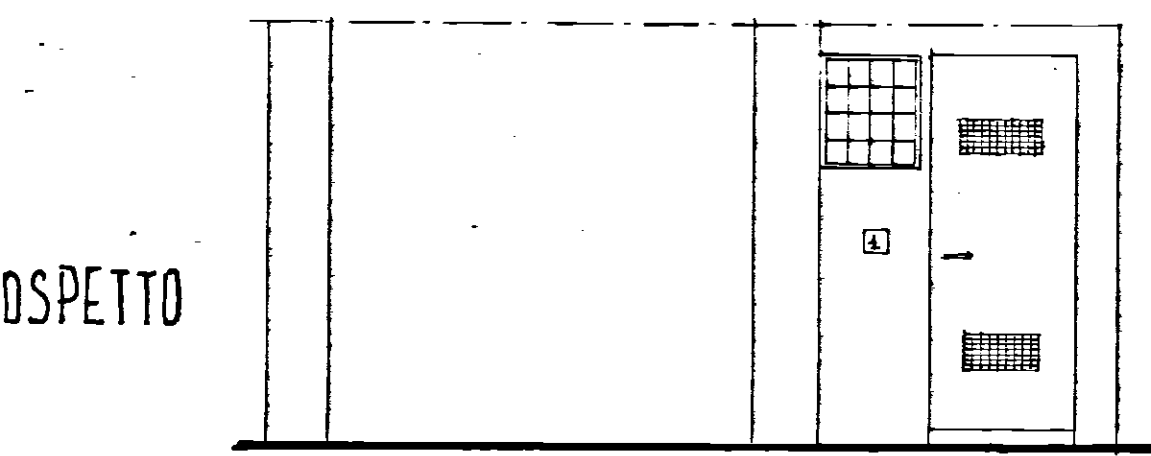

PROSPETTO

- ② INTERRUITORE GENERALE ESTERNO ALIMENTAZIONE ELETTRICA