

COMUNE DI FRANCAVILLA FONTANA


PROVINCIA DI BRINDISI

Cant. n° 16978

Fabbricato

Località:

PESCHIERA

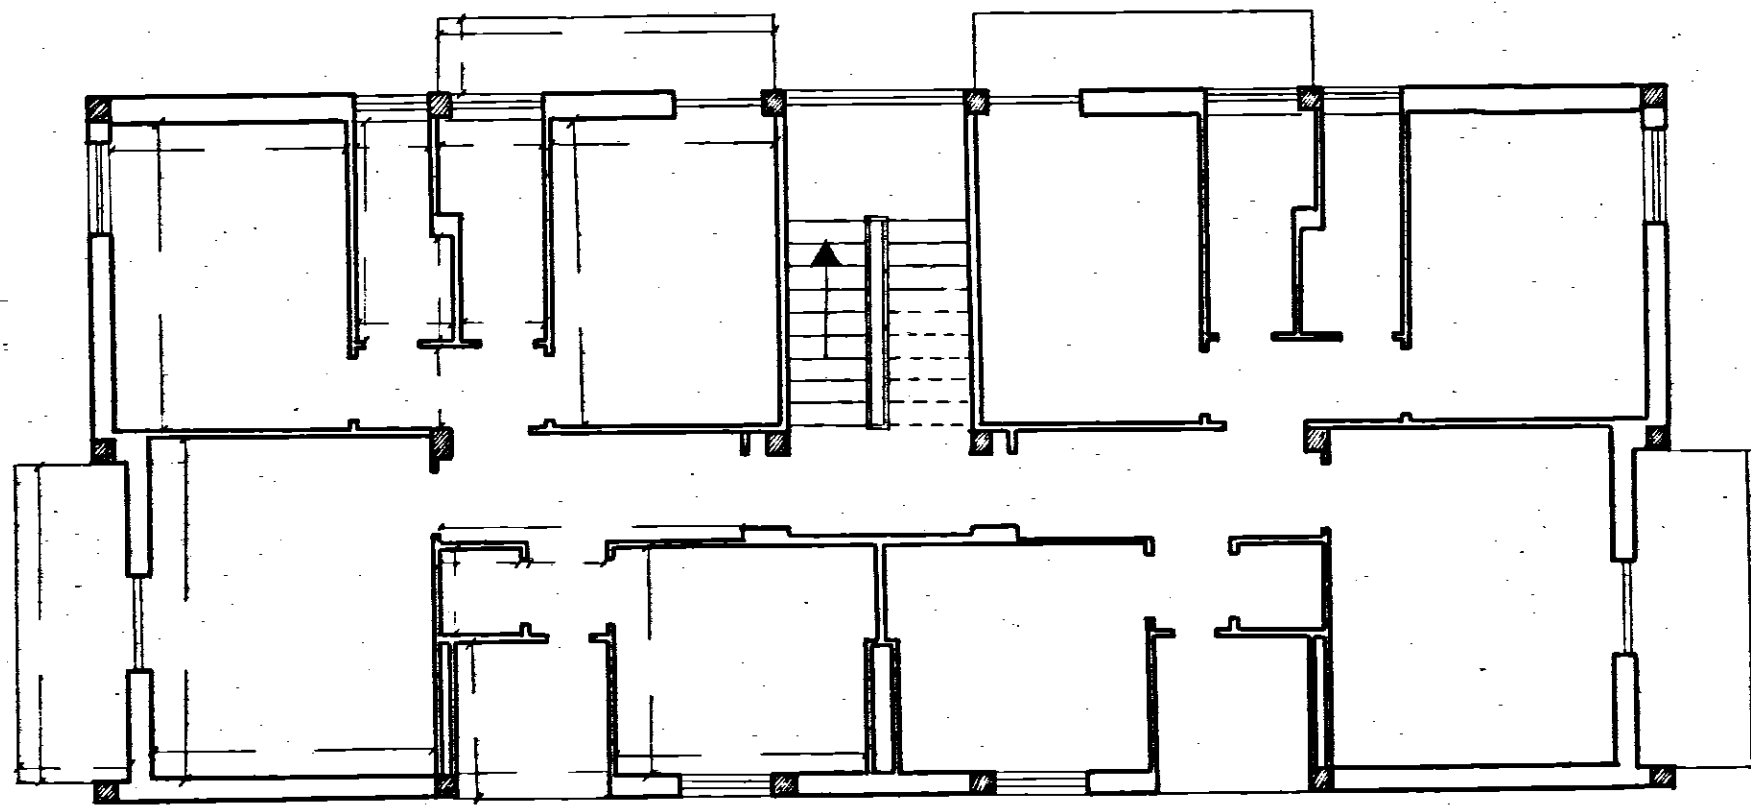

PIANTA PIANO

Data della compilazione Agosto 1962

Scala 1:100