

ISTITUTO AUTONOMO CASE POPOLARI DI BRINDISI

PROGETTO DI ADEGUAMENTO ALLA NORMATIVA ANTINCENDIO ED
ANTINFORTUNISTICA DI CUI ALLA LEGGE 7/12/84 N. 818 E
SUCCESSIVE MODIFICAZIONI ED INTEGRAZIONI DEGLI IMPIANTI
TERMICI DEGLI EDIFICI DI PROPRIETA' DELL'IACP

FABBRICATO VIA DON MINZONI CANT. 2698 PAL. F
A FASANO

IL TECNICO


(ING. GIOVANNI VALENTINI)

FASANO, 26.2.1987

VISTO:





ing. Valentini

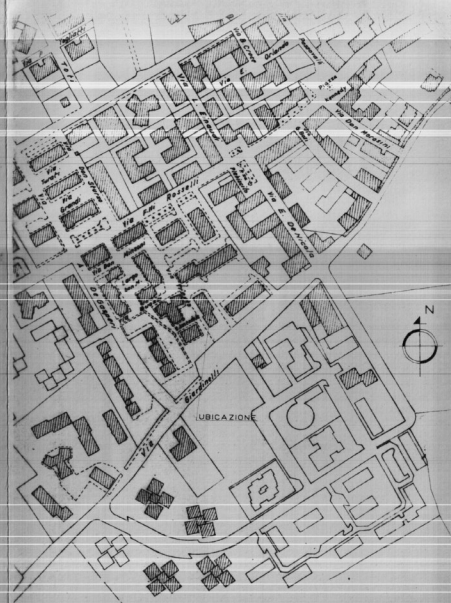

PLANIMETRIA Scala 1:2000

PIANTA LOCALE CENTRALE TERMICA

 (SCALA: 1/50)

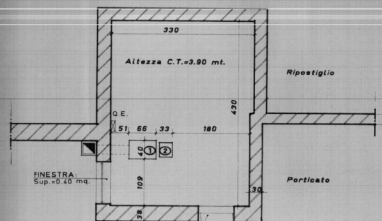



PORTA
Dim. 0.71x2.12 - sovrast. griglia 0.71x0.28 mt.

① - CALDAIA
MARCA ARGO
POTENZ. AL POC 50.000 Kcal/h

② - BRUCIATORE
MARCA ARGO

PIANTA LOCALE CENTRALE TERMICA

 ADEGUAMENTO (SCALA: 1/50)

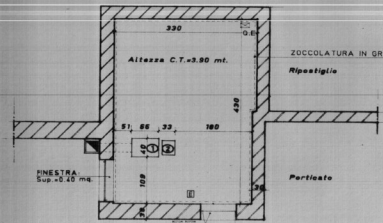

LEVA A STRAPPO

INTERRUTTORE di emergenza

PORTA


Dim. 0.71x2.12 - sovrast. griglia 0.71x0.28 mt.

① - CALDAIA
MARCA ARGO
POTENZ. AL POC 50.000 Kcal/h

② - BRUCIATORE
MARCA ARGO

③ - ESTINTORE

SEZIONE TRASVERSALE SERBATOIO INTERRATO

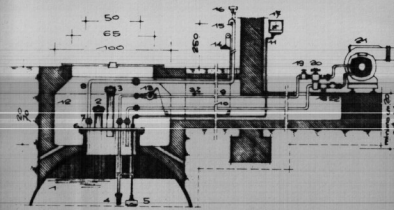

Alimentazione dei bruciatori per aspirazione (nella)

- | | | |
|----------------------------------|-----------------------------------|-----------------------------------|
| 1. Serbatoio | 9. Tubo di mandata | 16. Eventuale tappo sfuso con re- |
| 2. Troppopieno | 10. Tubo di ritorno | torcilla inox |
| 3. Cuscin | 11. Tubo indicatore di livello | 17. Indicatore di livello |
| 4. Valvola di fondo | 12. Puzzerello | 18. Rubinetto prelievo campioni |
| 5. Campana indicatore di livello | 13. Saracinesca a chiusura rapida | 19. Saracinesca a valantino |
| 6. Sottopancia | 14. Manovra valvola chiusura | 20. Filtro |
| 7. Giunzione | 15. Curva con reticella antifuoco | 21. Bruciatore |
| 8. Tubo di sfogo | 16. Curva con reticella antifuoco | 22. Valvola di ritagno |