




Ing. Gabrieli

BR 0160 I 0014

STUDIO TECNICO ING. GIORGIO GABRIELI VIA DUOMO 1 - TEL. 0831/29013 72100 BRINDISI	REV. 1
PROGETTAZIONE - CALCOLI STATICI IN C.A. E A. STRUTTURA METALLICA IMPIANTI TERMICI E SANITARI - CONSULENZE TECNICHE E PERITALI	REV. 1
COMMITTENTE: ISTITUTO AUTONOMO PER LE CASE POPOLARI. -BRINDISI-	REV. 1
OGGETTO: LEGGE 7/12/1984 N° 818	DISEG. 1
PROGETTO: NULLA OSTA PROVVISORIO I.A.C.P. - BRINDISI - LOTTO N° 59 - A/2 TORRE -PIANTA PIANO DECIMO-	SCALA: 1:100 DATA: FEBBRAIO 1987 LAVOLA N° 6

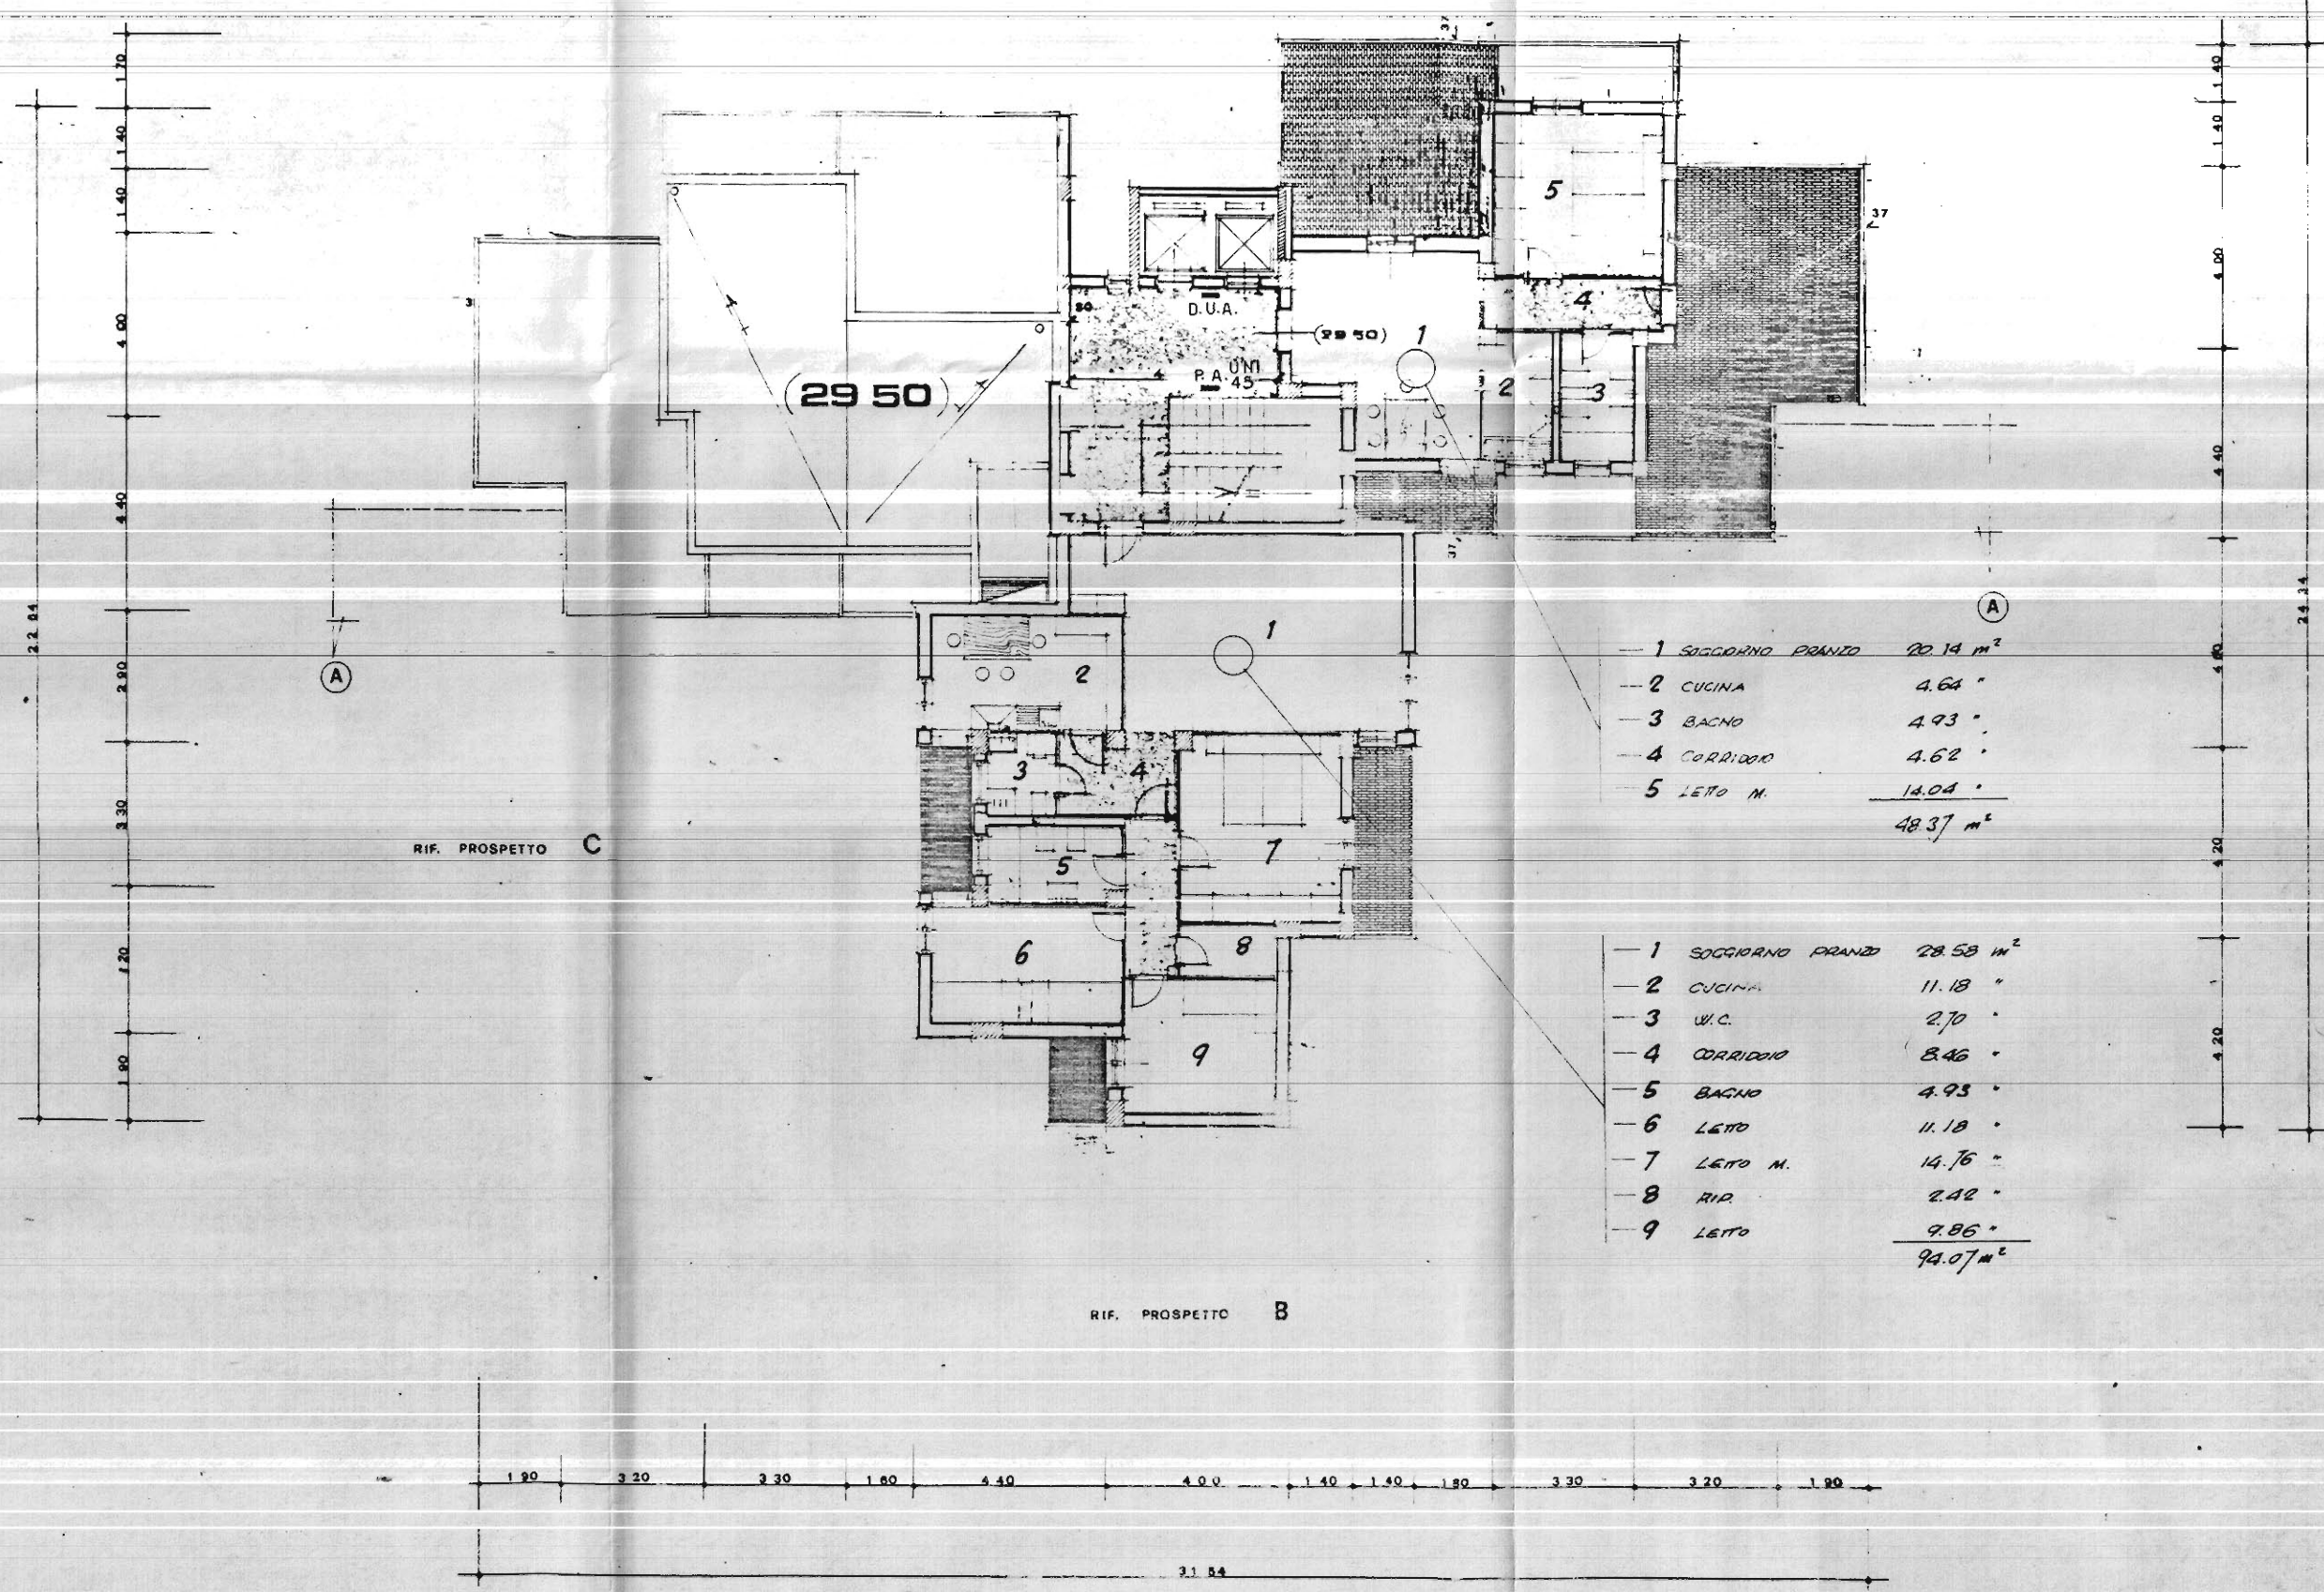

1	SOGGIORNO PRANZO	20.14 m²
2	CUCINA	4.64 "
3	BAGNO	4.93 "
4	CORRIDOIO	4.62 "
5	LETTO M.	14.04 "
	TOTALE	48.37 m²

1	SOGGIORNO PRANZO	28.58 m²
2	CUCINA	11.18 "
3	W.C.	2.70 "
4	CORRIDOIO	8.46 "
5	BAGNO	4.93 "
6	LETTO	11.18 "
7	LETTO M.	14.76 "
8	RIP.	2.42 "
9	LETTO	9.86 "
	TOTALE	94.07 m²