

COMUNE DI BRINDISI

COMMITTENTE ISTITUTO AUTONOMO PER LE CASE POPOLARI
DELLA PROVINCIA DI BRINDISI

DATA Febr. '87
AGG.

OSSERVO: Adeguamento alla normativa antincendio della
Centrale Termica dell'edificio sito in Brindisi
alla Via Garigliano, lotto 69, rione Perrino.

2


ELABORATI: Piano Rialzato - Ubicazione C.T.

SCALA
1:100

STUDIO TECNICO
Dott. Ing. Francesco LUBRANDO L.
Via Imperatore Augusto, 86
BRINDISI



DATA 1987

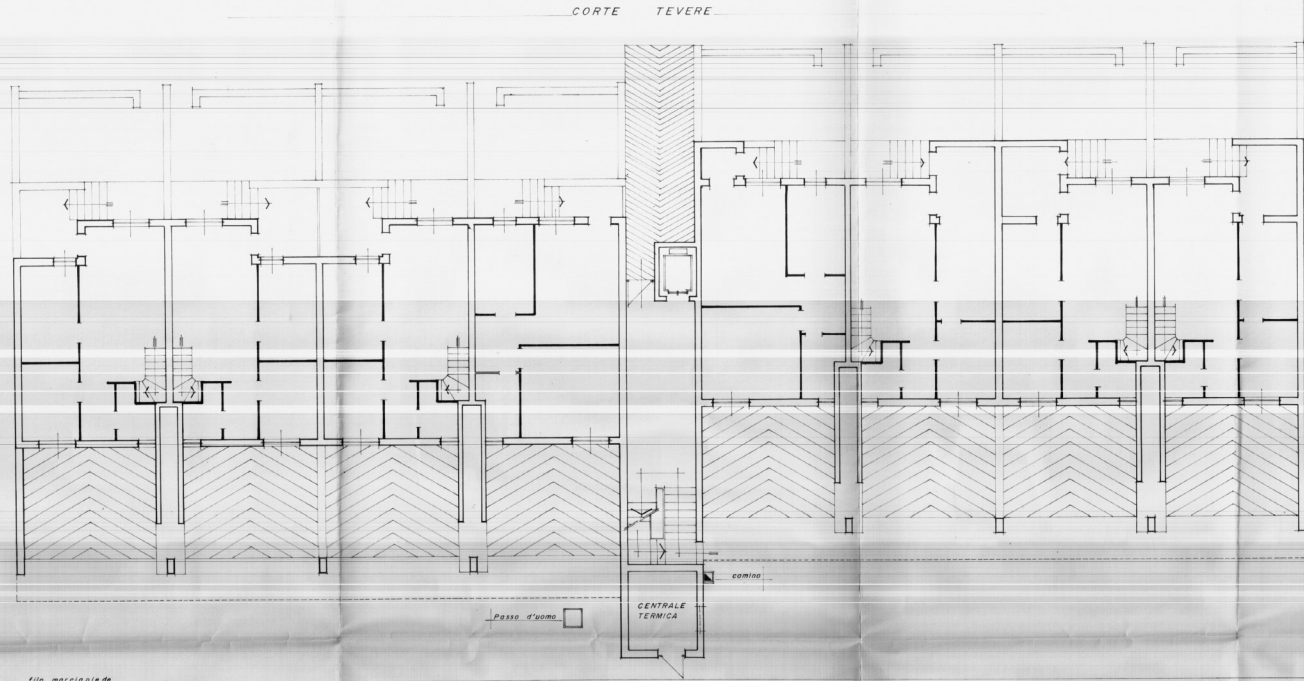

filo marciapiede

VIA GARIGLIANO

CORTI TEVERE

VIA CALORE