




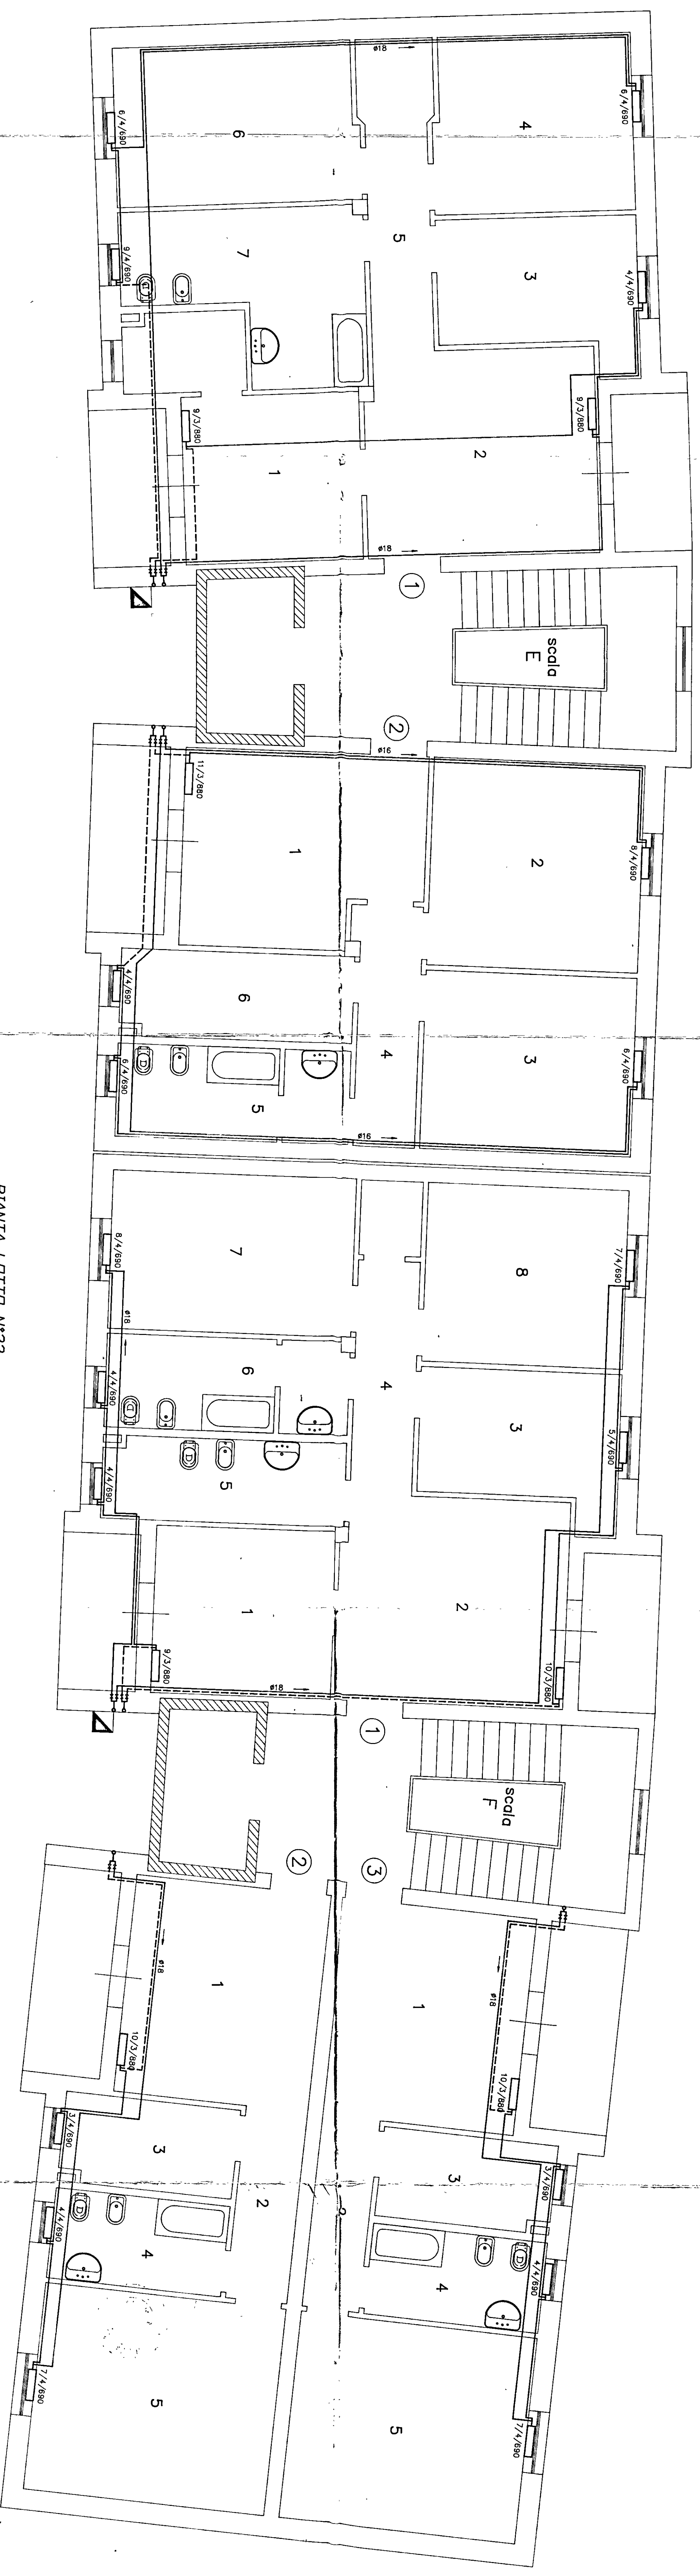

PIANTA LOTTO N°23

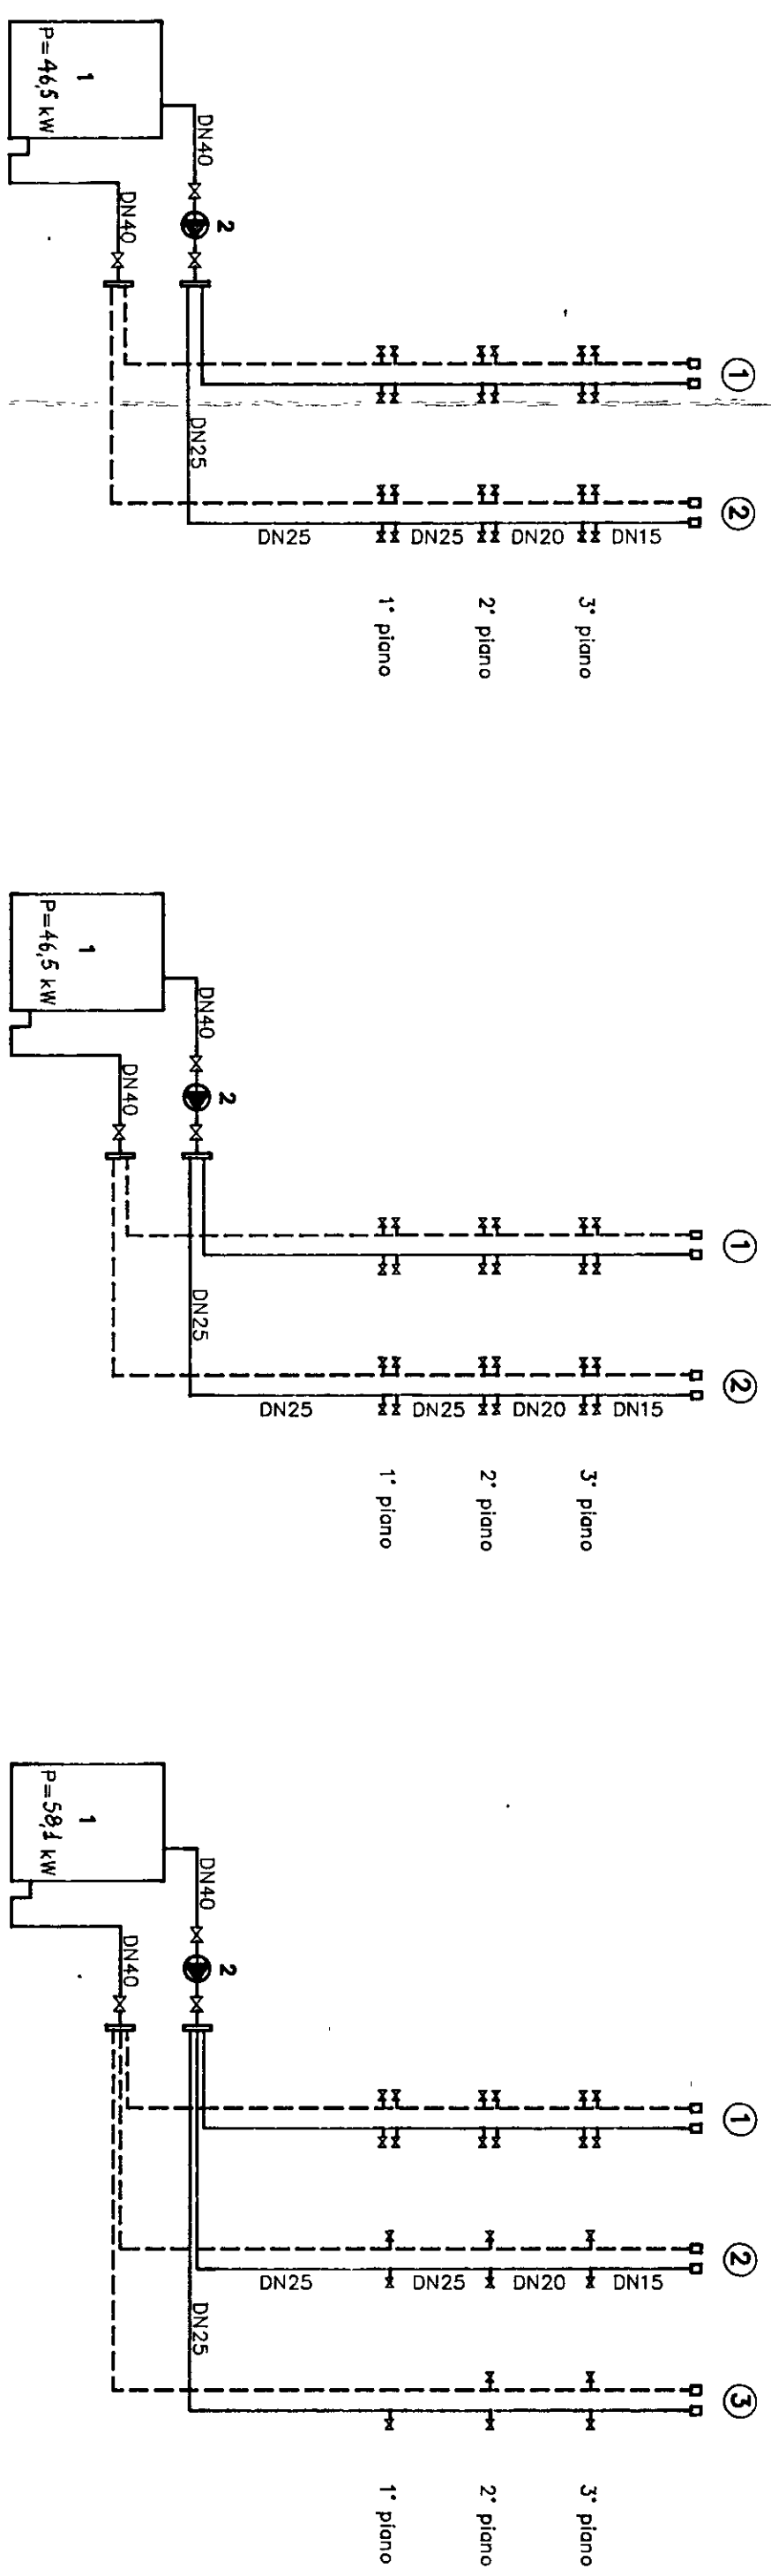

SCHEMA COLONNE MONTANTI

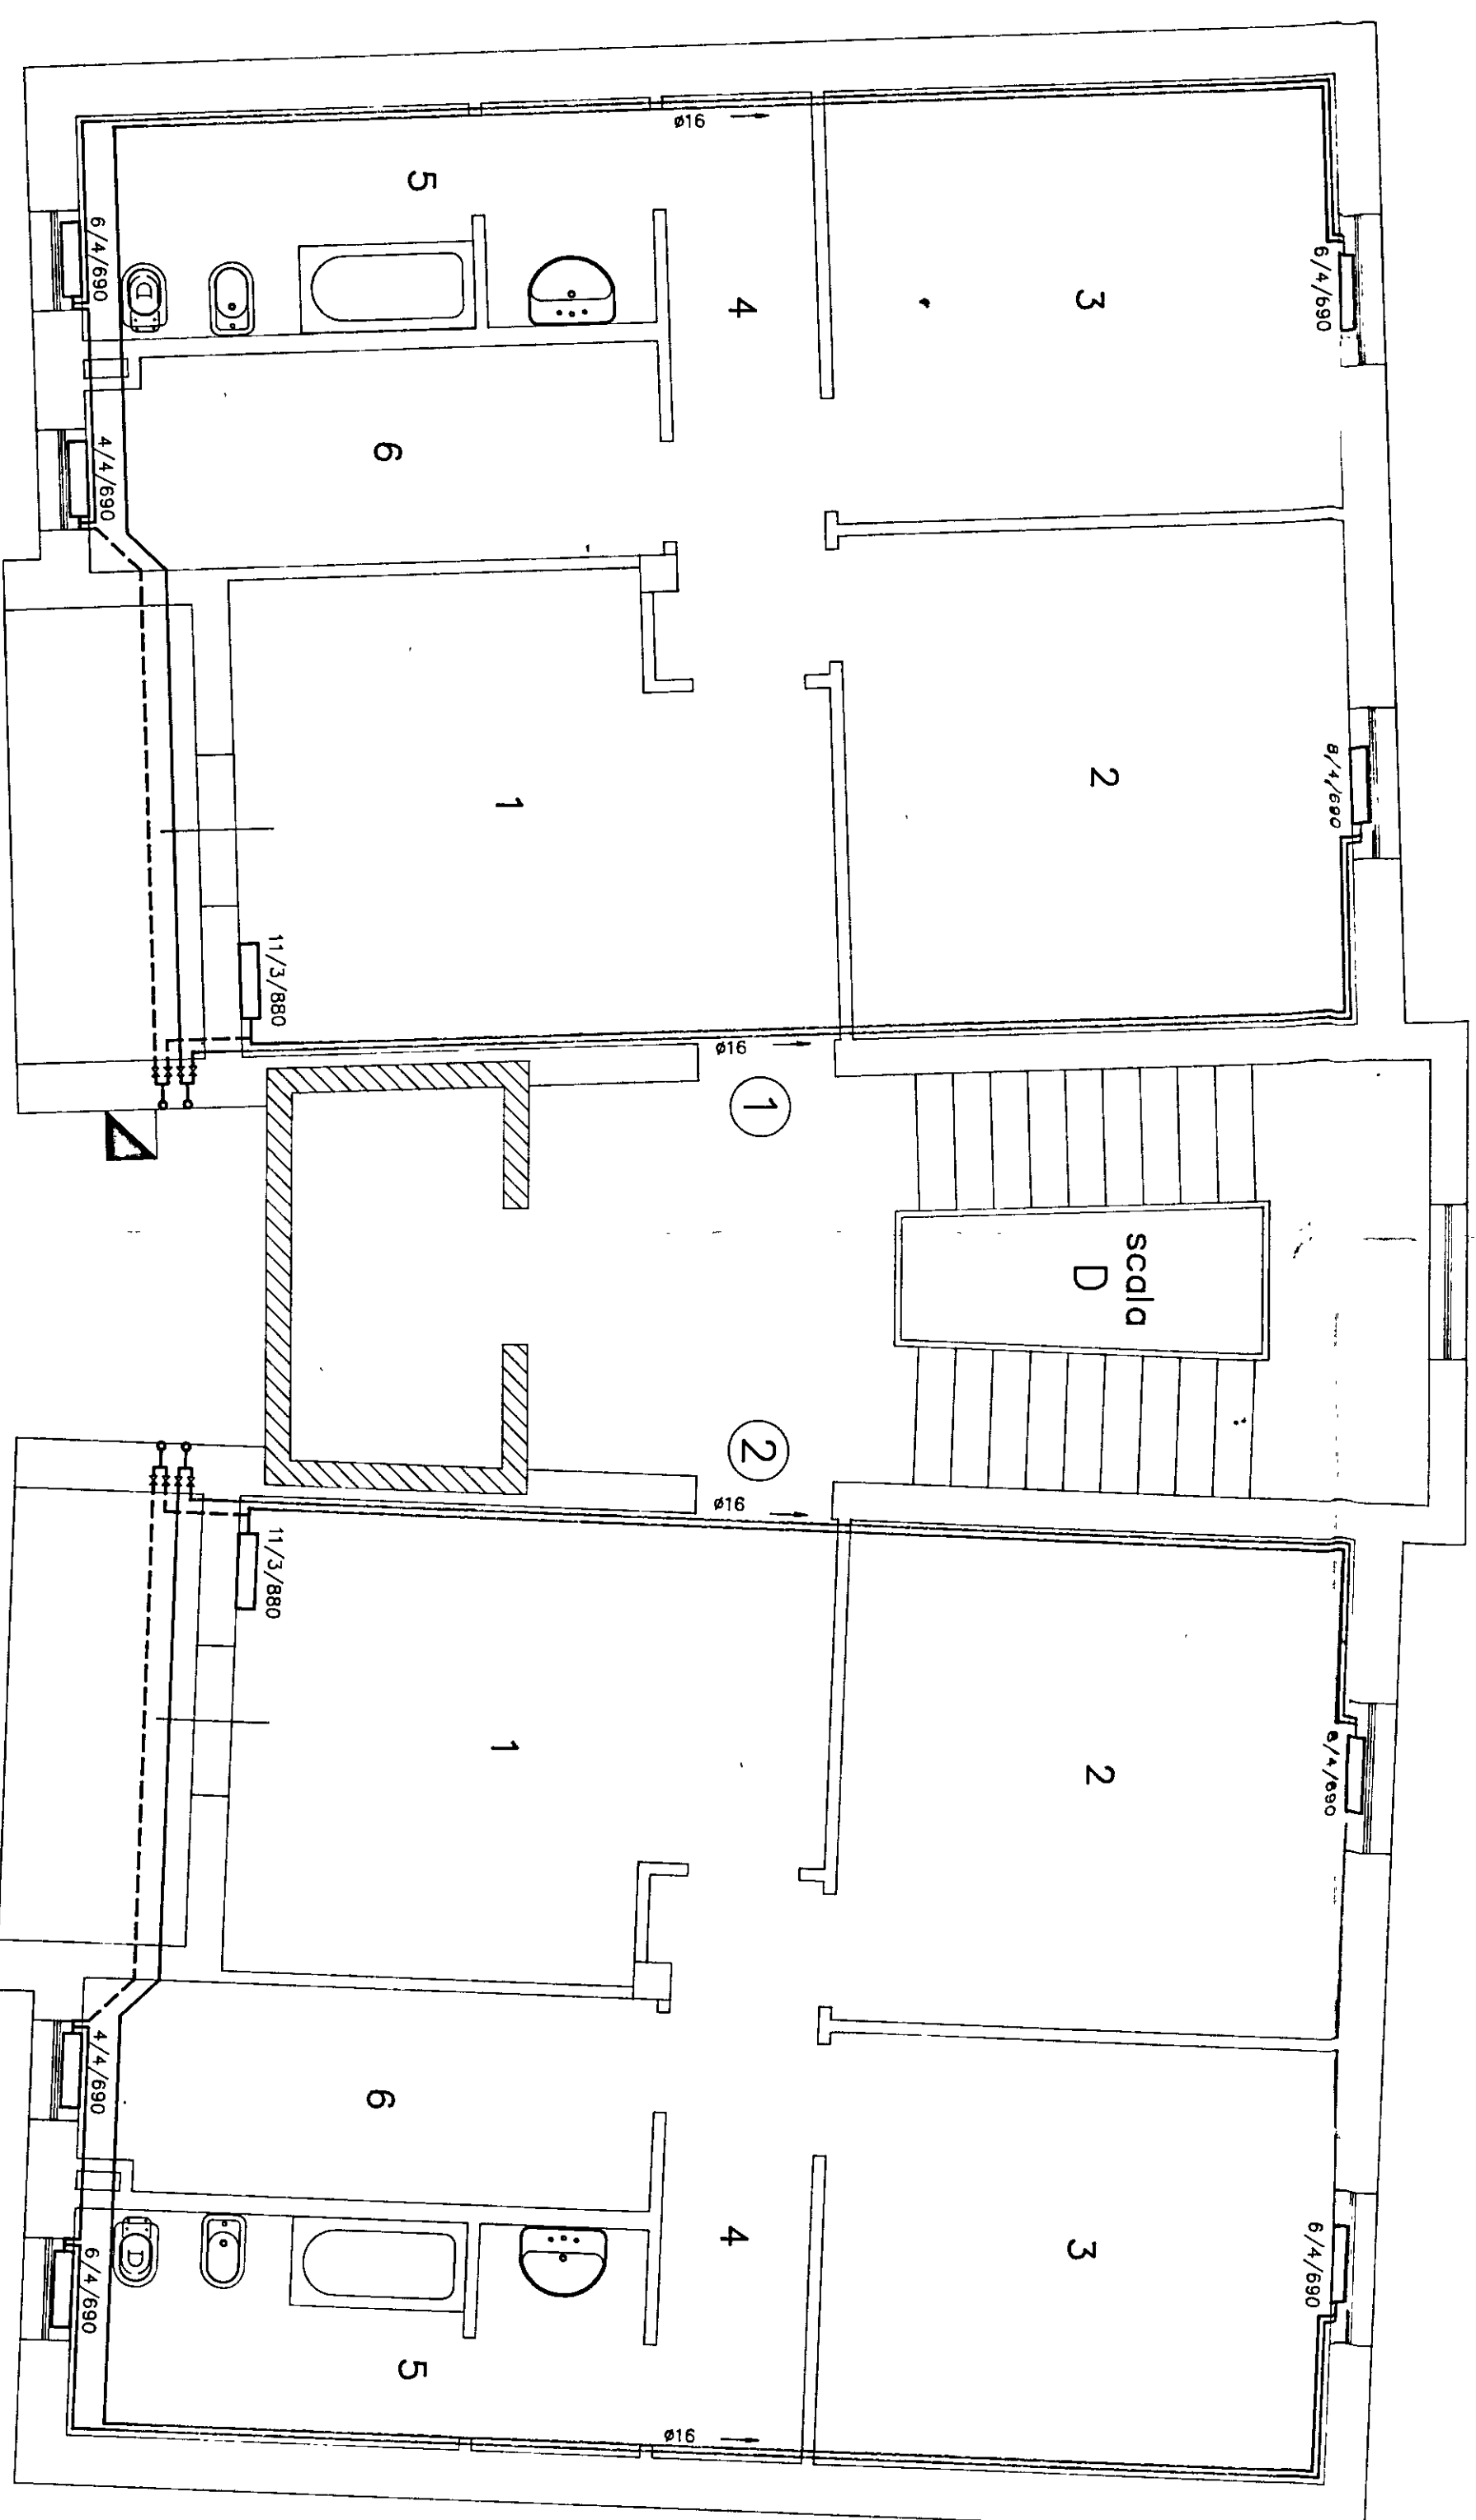

PIANTA LOTTO N°22 (completamento)

LEGENDA

- LINEA DI MONTATA
- LINEA DI RITORNO
- CORPO SCALANTE
- COLETTORE
- 1 CALDAIA GASOLIO - Potenza utile P_{max} = 10000 W
- 2 ELETTROPOMPA - Potenza utile P_{max} = 1000 W



- IL DIAMETRO DEI TUBI INDICATI È QUELLO ESTERNO
- CONNETTERE LE TUBAZIONI CON MATERIALE A CELLULOSI CRUSCE
- RESA AD ELEMENTO DEI CORPI SCALANTI: q = 125 W

Istituto Autonomo Case Popolari

- BRINDISI -

Progetto per la costruzione
di alloggi popolari in CEGIE MESSAPICO
CONTRADA INSARTI LOTTO 22 (complet.) - 23

OGGETTO
SCALA D-E-F - Pianta Piano Primo e Terzo
Impianto di Riscaldamento

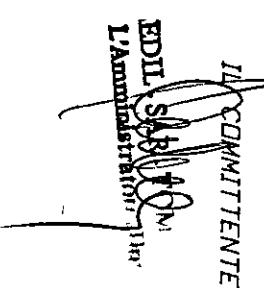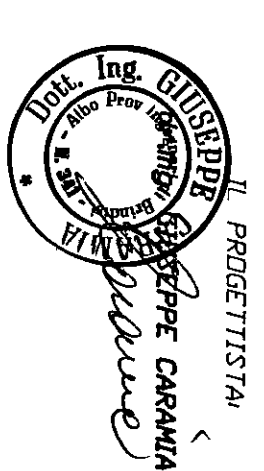

STUDIO TECNICO
dr.ing. GIUSEPPE CARAMIA
75015 FASANO (BR) - Via Cefalonia, 55
tel. (080) 8925149

DATA 15 FEB 1995
SCALA 1/50
FILE CEGIE

TAVOLA 1