


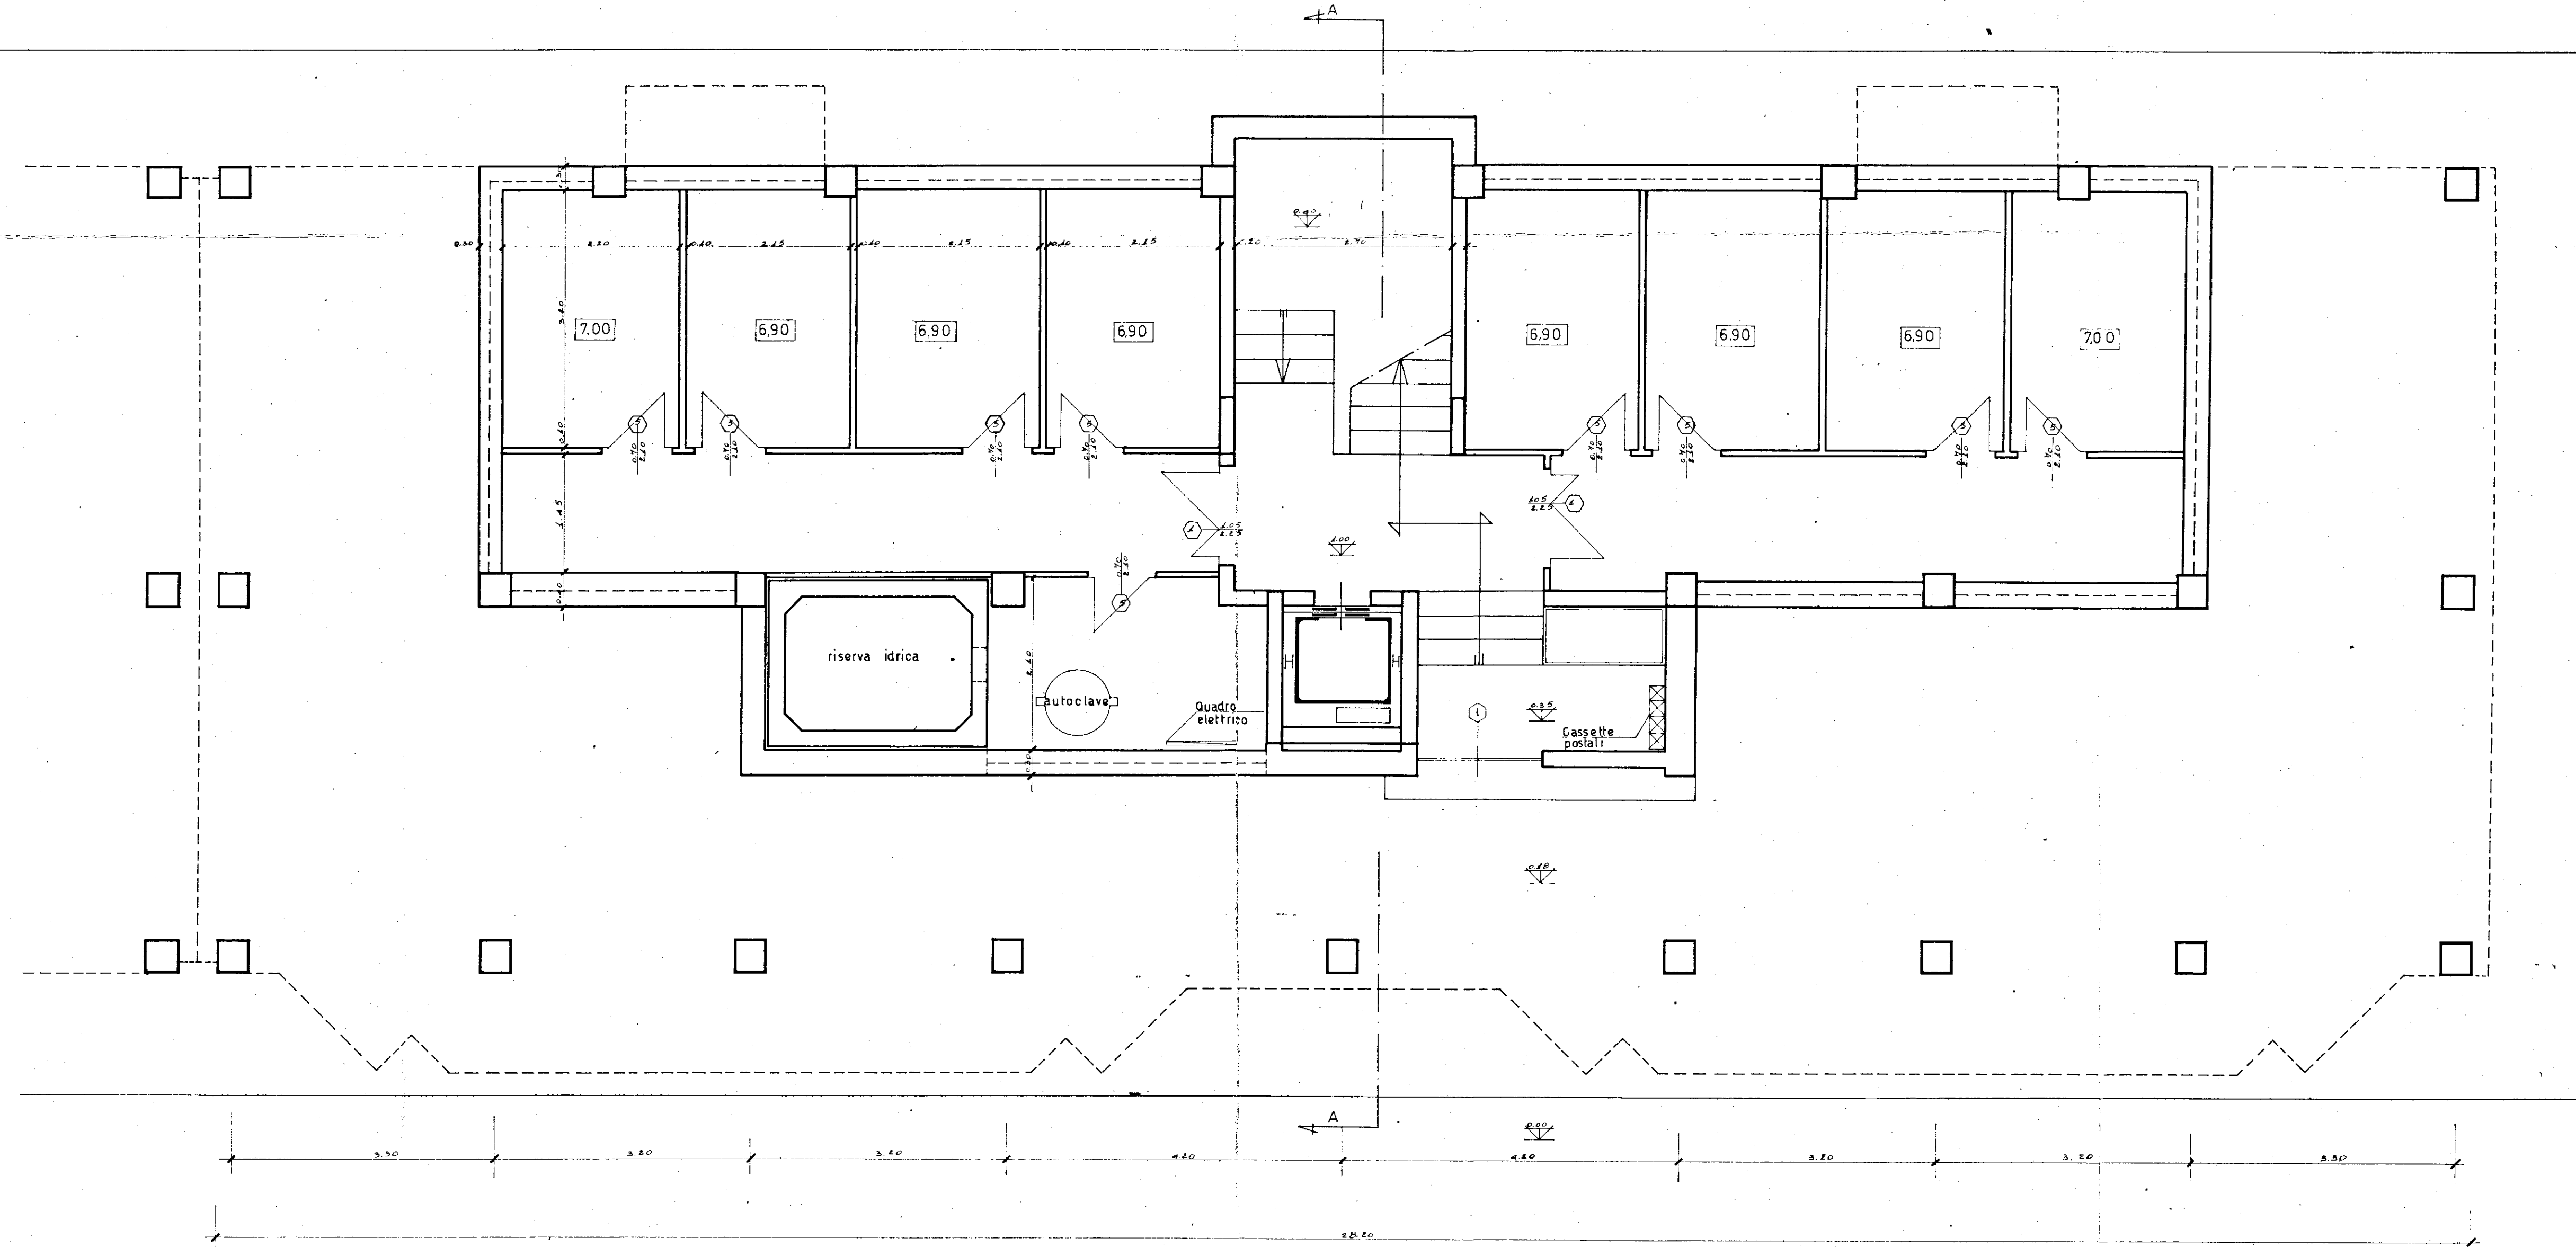

Superficie locali sgombero mq. 55,40

GESTIONE CASE LAVORATORI (legge 14-2-963)		Intervento N° 567		stazione appaltante i. a. c. p.	
QUARTIERE "S. ELIA" BRINDISI Edilizia sovvenzionata				data	aggiornam.
				aggiornam.	aggiornam.
EDIFICIO TIPO II IN LINEA (10) ALLOGGI TIPO "D" N° 8 PIANTA PIANO TERRA SCALA 1:50				5 ^a	
archivio					
Dr. Ing. LUIGI CERVELLERA	EDILIZIA	●		note	
Dr. Ing. UGO LONOCE	EDILIZIA	●			
Dr. Ing. ELIO ROMANAZZI	STRUTTURE				
Dr. Ing. FAUSTO FALIVA	IMPIANTI				
Dr. Ing. MARIO ZENOBI	PROGRAMMAZIONE			controllo	visto
I. A. C. P.	DIREZIONE LAVORI				