


ISTITUTO AUTONOMO CASE POPOLARI-BRINDISI-	
LEGGE 22-10-1971 N. 865 e DL 13-8-1975 N. 376	
COSTRUZIONE DI CASE POPOLARI IN BRINDISI	SCALA 1/50
PIANTA PIANO TIPO	
Impresa Edile SARDELLA TOMMASO PASANO	PROGETTAZIONE UFF. TECN. I.A.C.P. BRINDISI
AGGIORNAMENTI:	DATA:
SCHEMATURA: IMPIANTO FOGNA	IL DIRETTORE TEC. DOTT. ING. ANTONIO LONGO
LOTTO "G"	TAV. N°

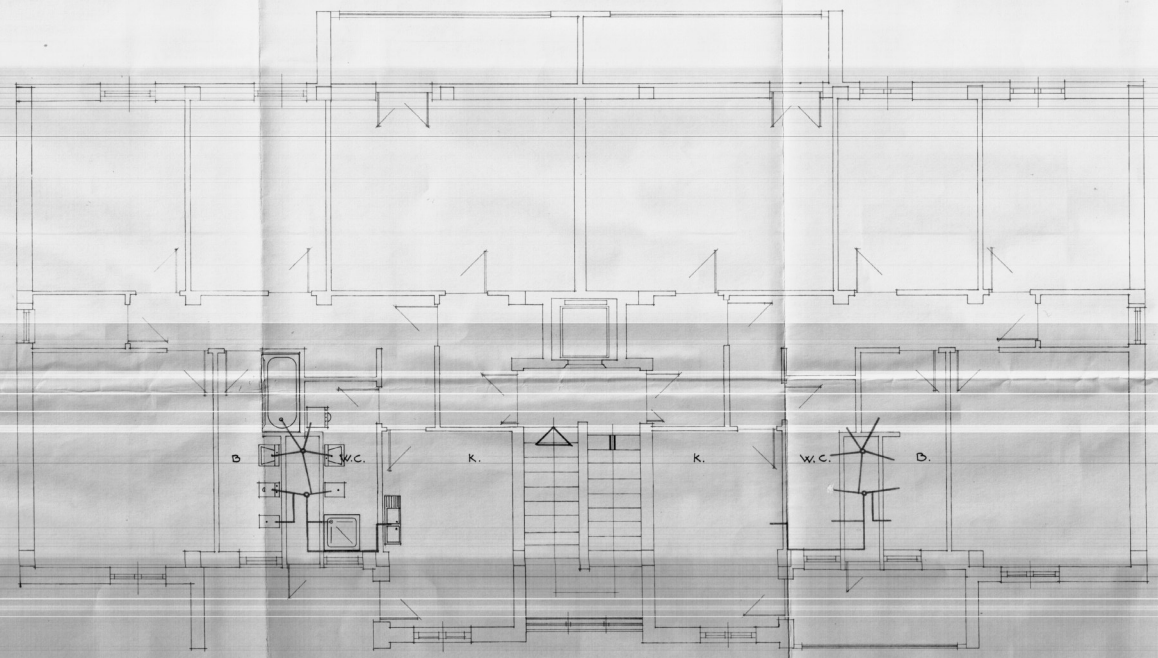

— SCARICO FOGNA