


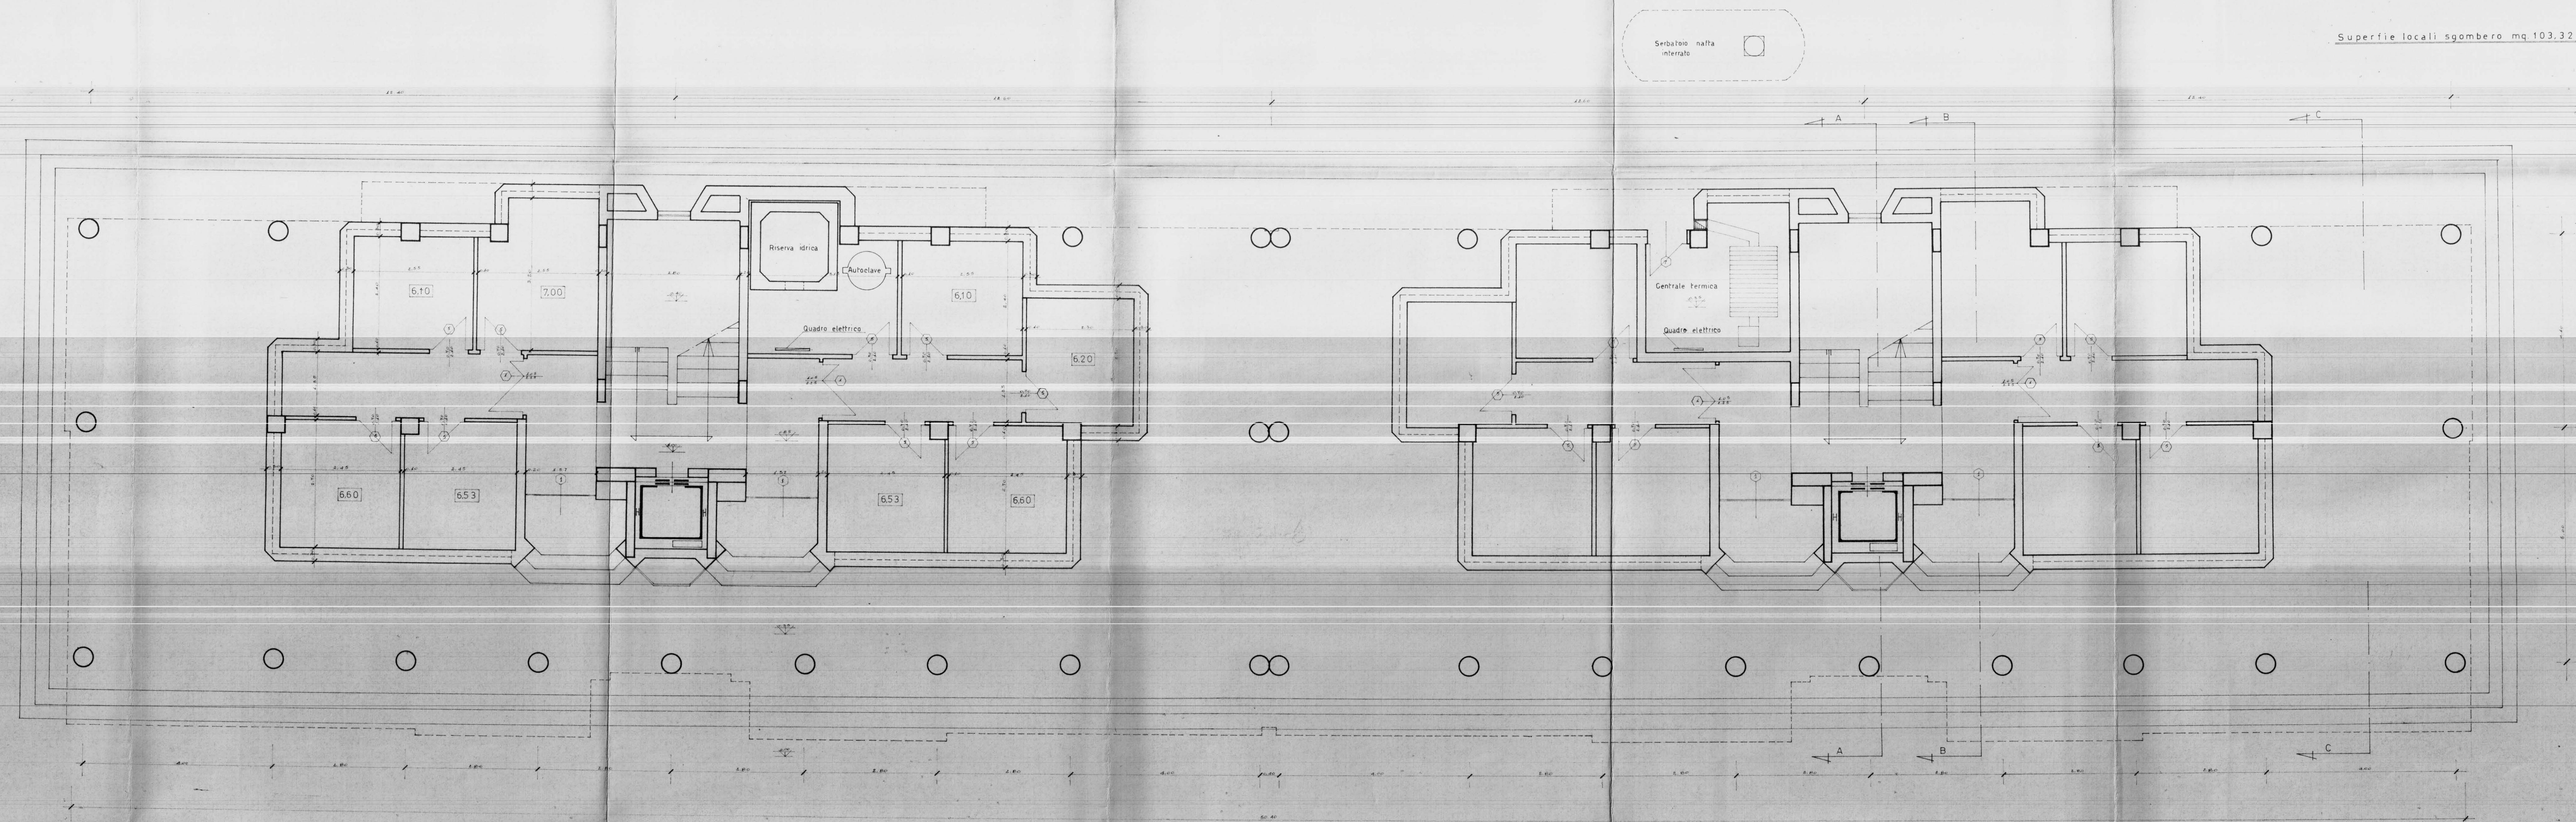

Superficie locali sgombero mq. 103.32

GESTIONE CASE LAVORATORI (legge 14-2-963)		Intervento N°567	stazione appaltante i.a.c.p.	
QUARTIERE "S. ELIA" BRINDISI Edilizia sovvenzionata			data aggiornam.	8 a
EDIFICIO TIPO 2 IN LINEA (4CB-5CB) ALLOGGI TIPO C N°11 - ALLOGGI TIPO B N°5 PIANTA PIANO TERRA SCALA 1:50			aggiornam. aggiornam.	
			archivio	
Dr. Ing. LUIGI CERVELLERA EDILIZIA ●			note	
Dr. Ing. UGO LONOCCE EDILIZIA ●				
Dr. Ing. ELIO ROMANAZZI STRUTTURE				
Dr. Ing. FAUSTO FALIVA IMPIANTI				
Dr. Ing. MARIO ZENOBI PROGRAMMAZIONE			controllo	visto
I.A.C.P. DIREZIONE LAVORI				