

COMUNE DI CEGLIE MESSAPICO

PROGETTO DI MODIFICA ALL'IMPIANTO TERMICO A SERVIZIO DELL'EDIFICIO

SITO IN VIA FEDELE GRANDE - ZONA R.E.P. - LOTTO 7 (EX3) - PER

ADEGUAMENTO ALLA NORMATIVA ANTINCENDIO


PROPR.: IACP DI BRINDISI

DATA: NOVEMBRE 1986


PROG.: dott. ing. CATALDO BIONDI




UBICAZIONE (SCALA: 1/2000)

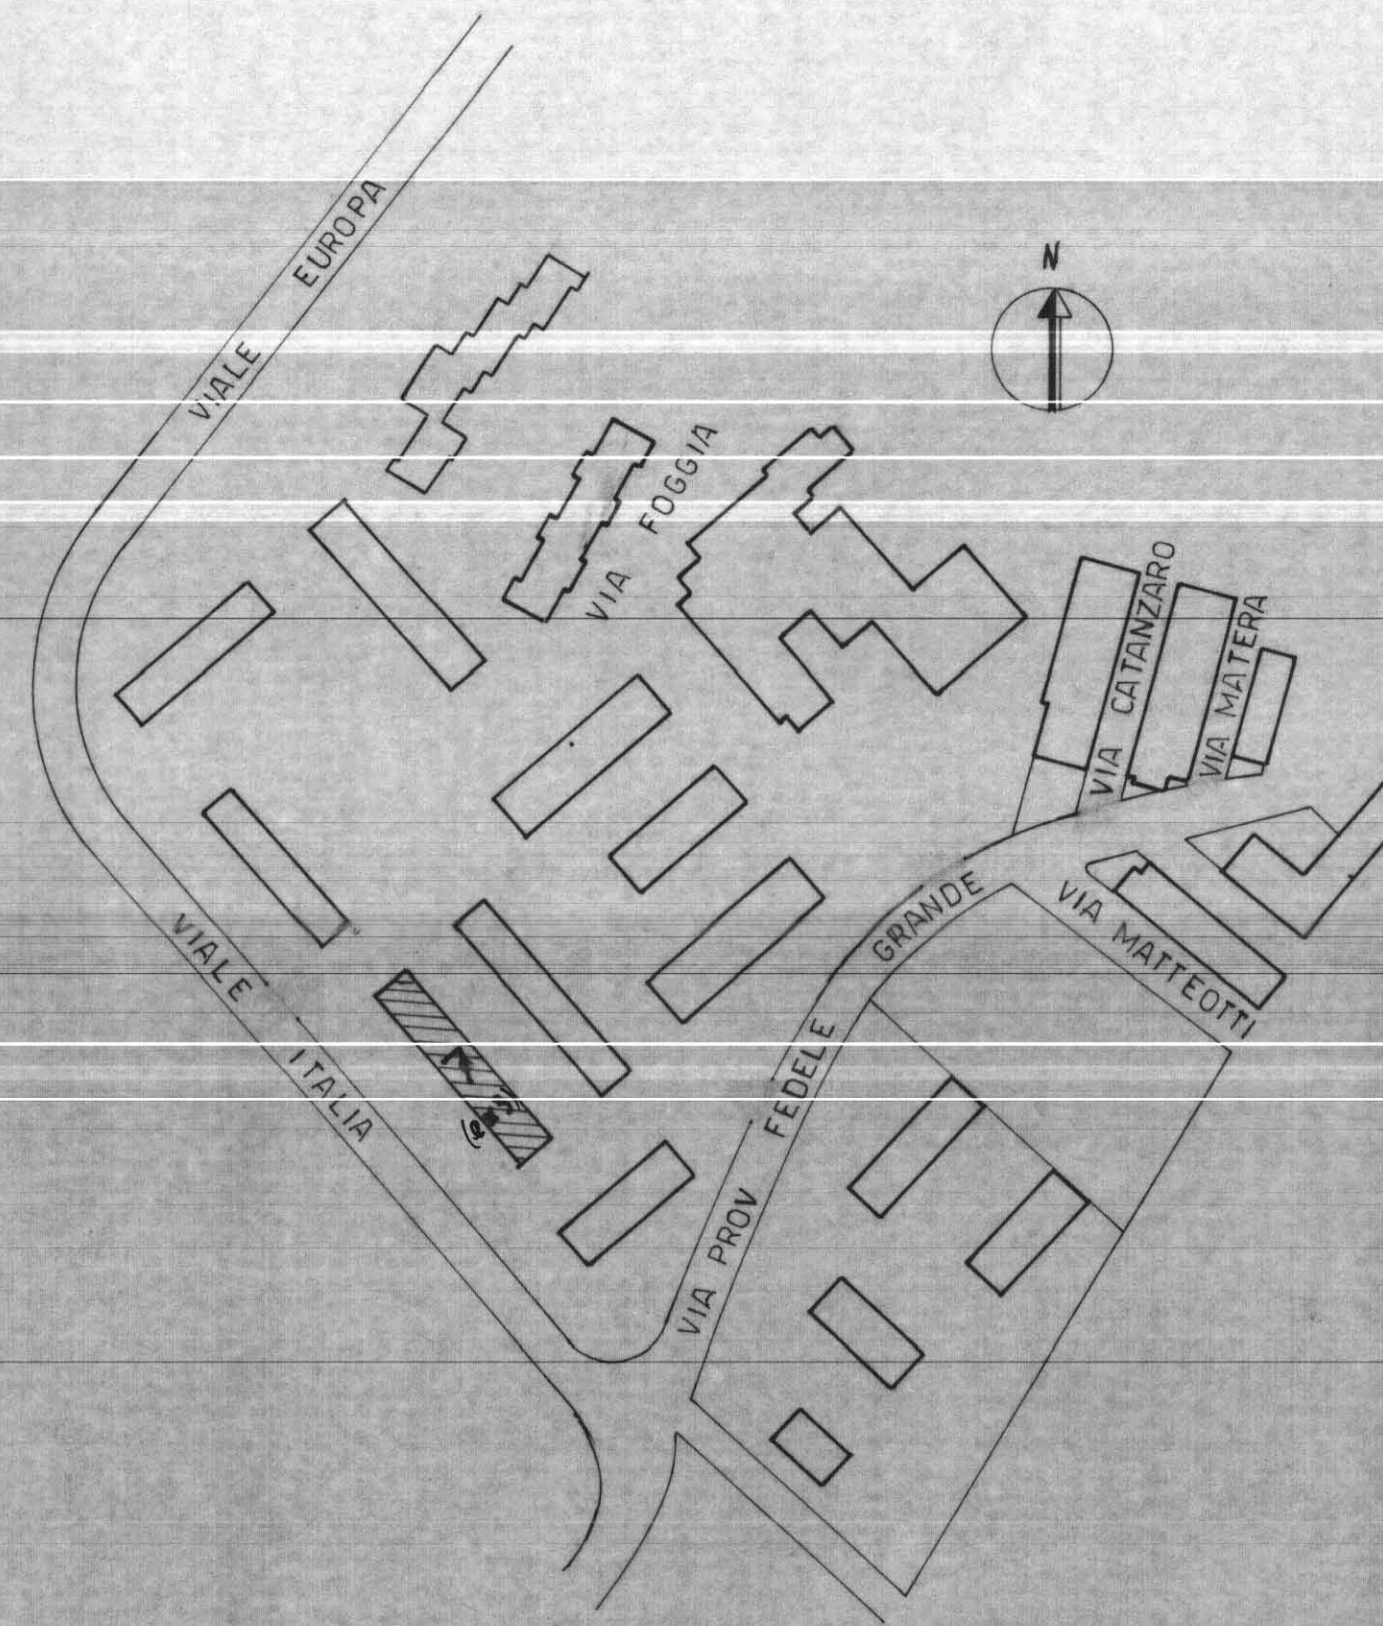


PIANTA P.T. CON UBICAZIONE ATTIVITA'
SCALA: 1/500

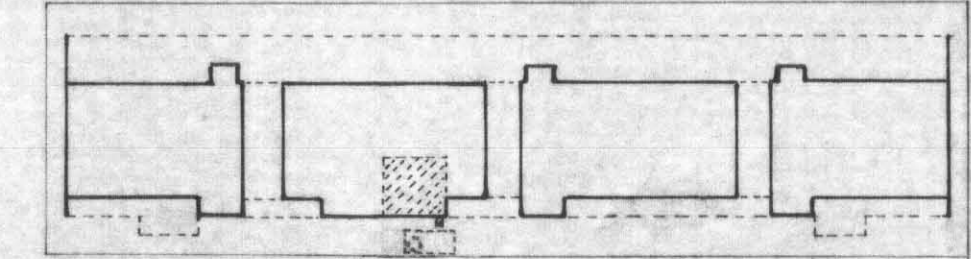


PROSPETTO SUD-EST CON UBICAZIONE ATTIVITA'
SCALA: 1/500

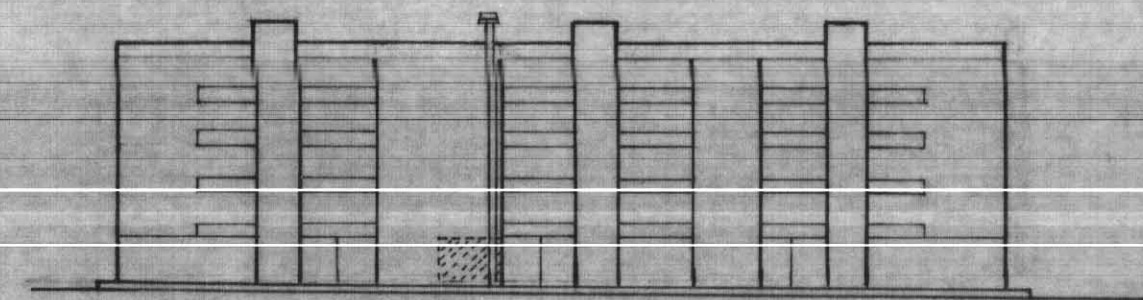


PIANTA LOCALE CALDAIA (SCALA: 1/50)

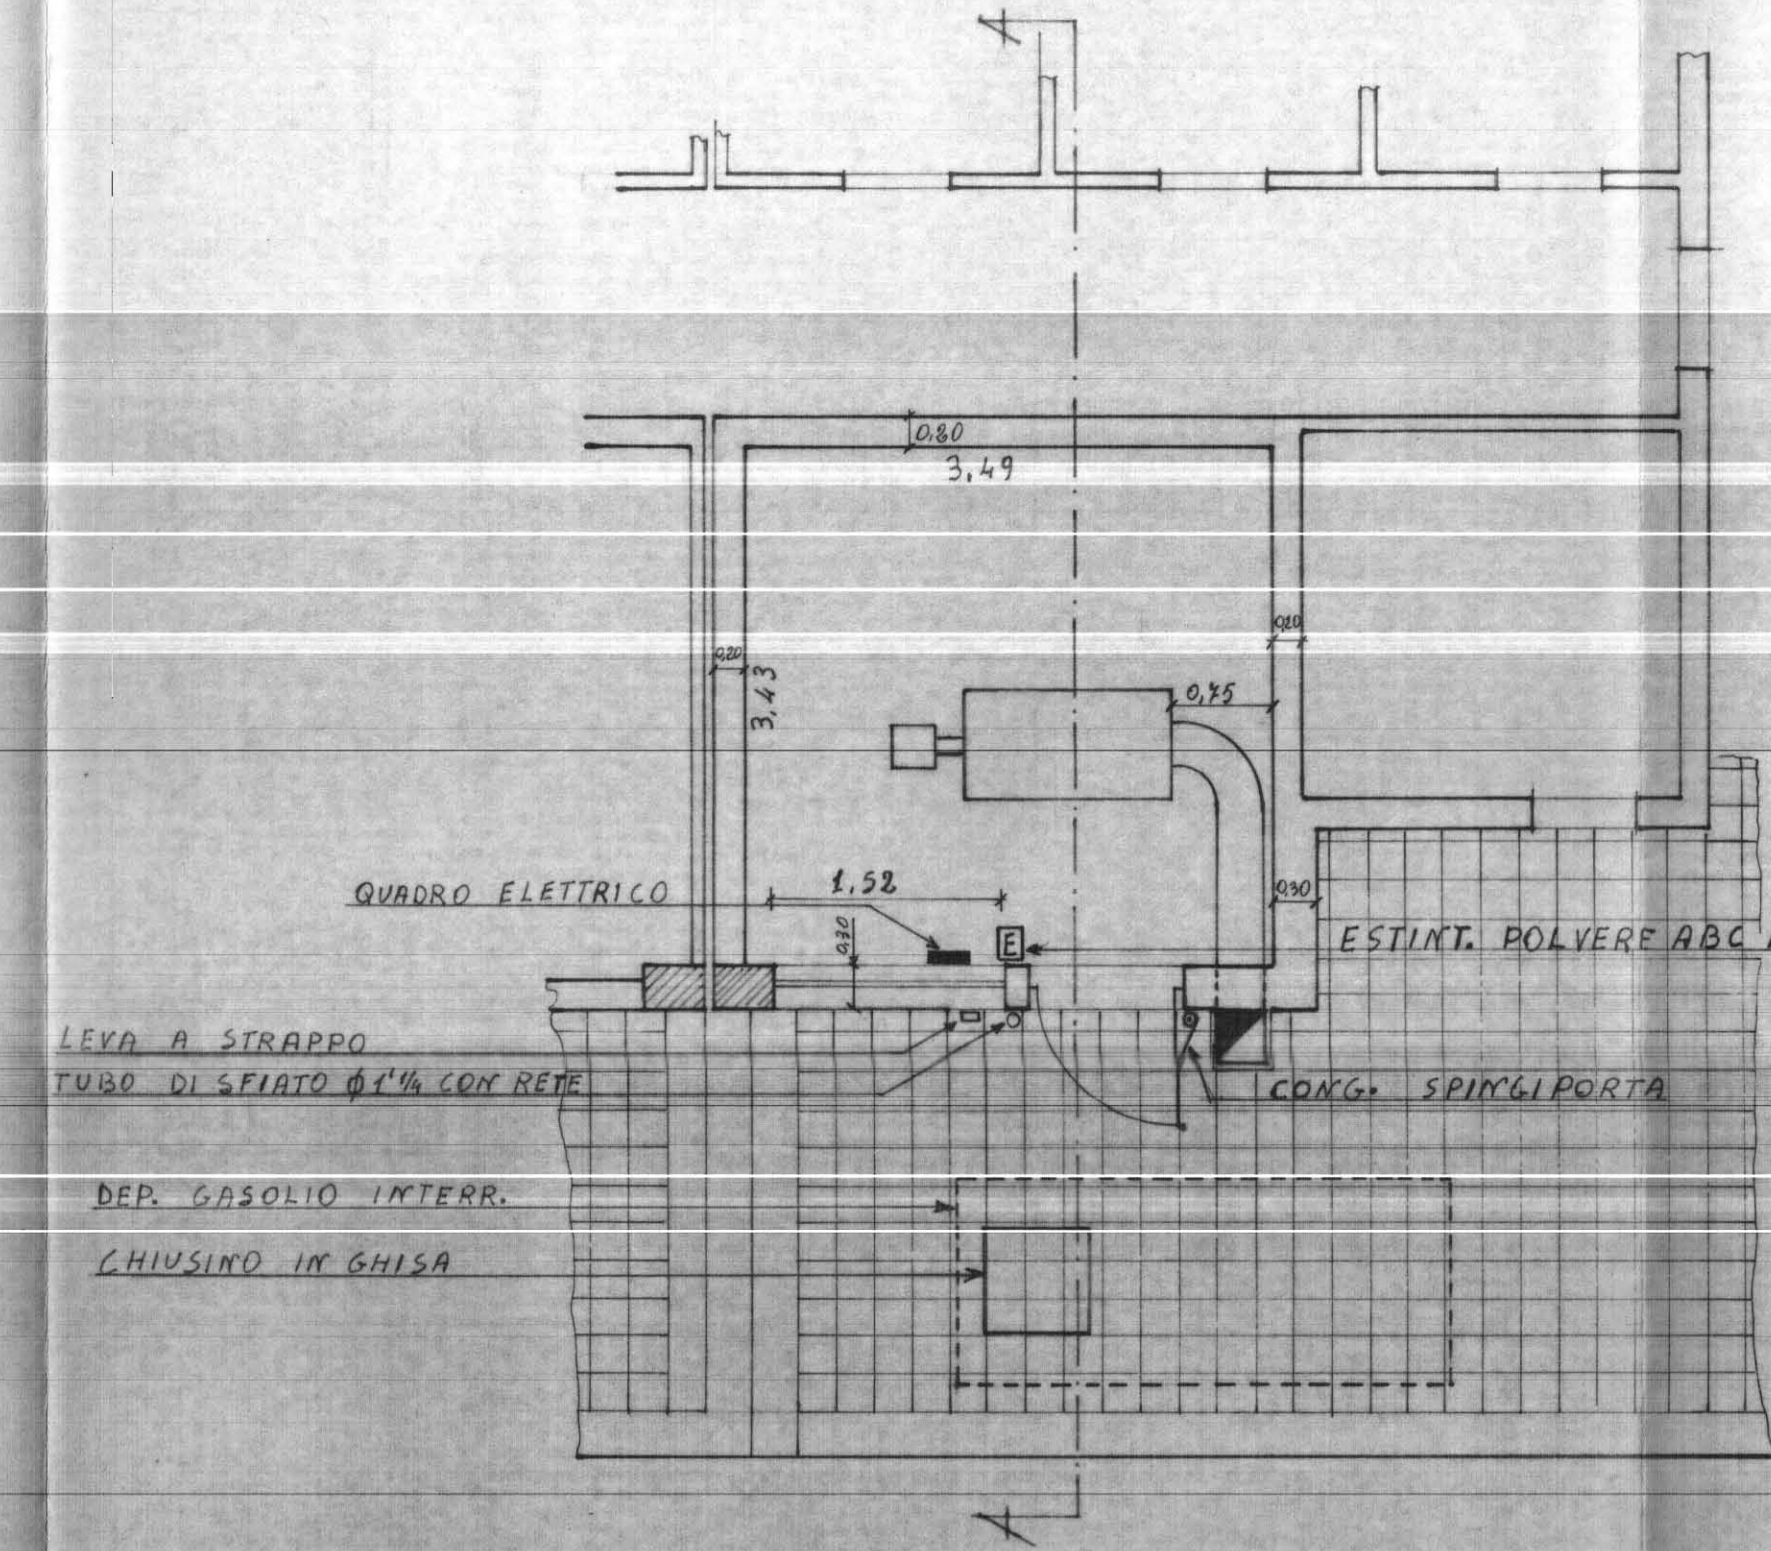

LEVA A STRAPPO
TAPPO DI SFIATO CON RETIC.

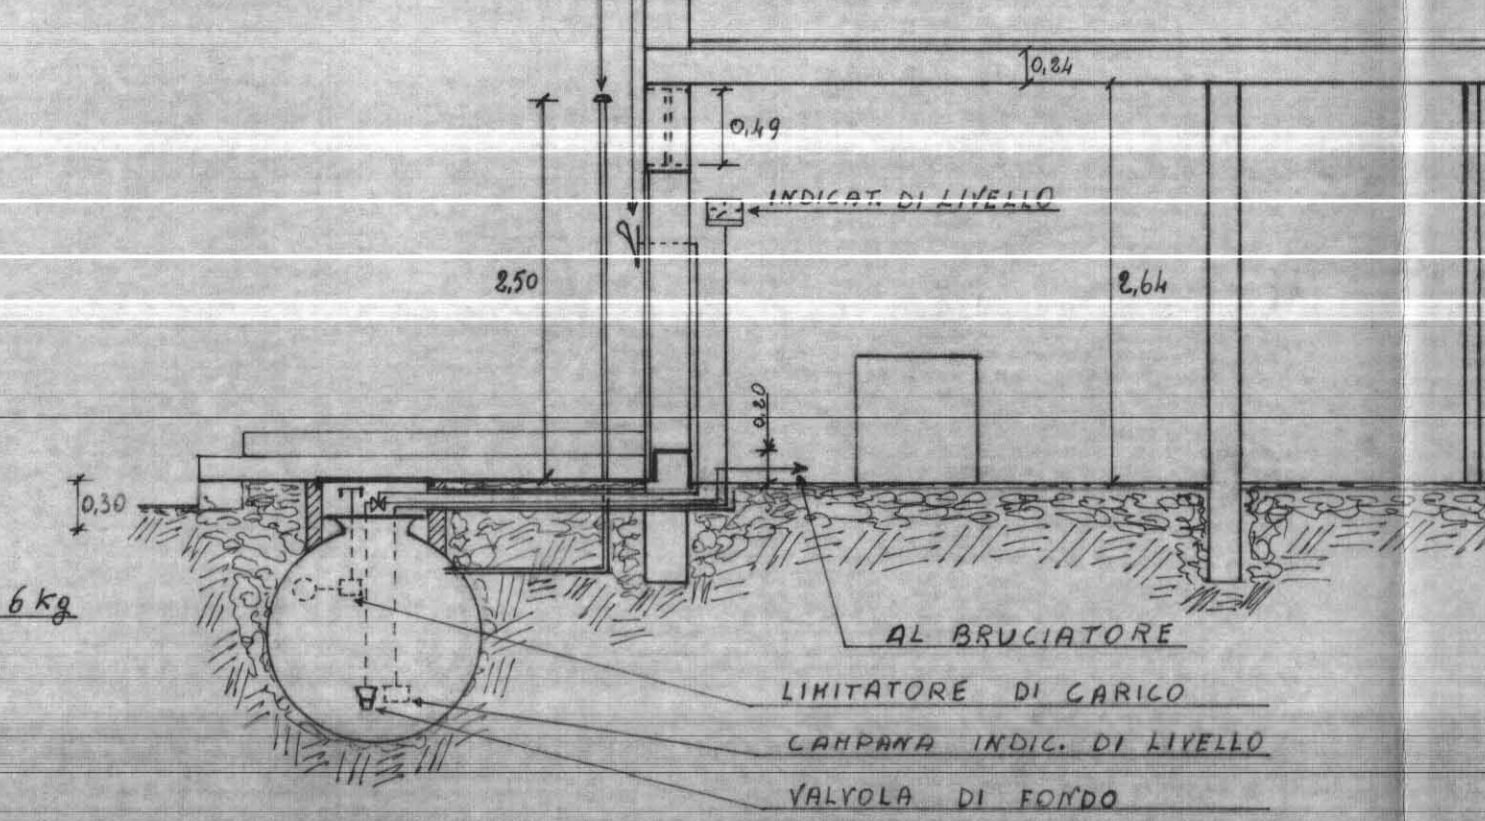

SEZIONE A-A (SCALA: 1/50)

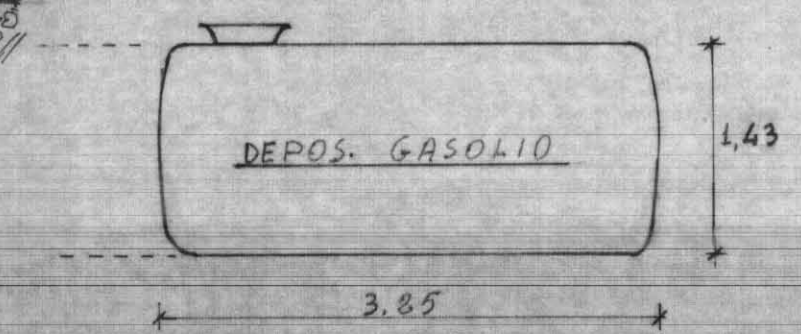

LAVORI DA ESEGUIRE CON URGENZA PER IL N.O.P.

- 1) INSTALLAZIONE DI CASSETTA CON MANIGLIA ASTRAPPO E CAVETTO DI COLLEG. CON VALVOLA
- 2) INSTALLAZIONE DI INTERRUTTORE GENERALE CON TABELLA DI SEGNALAZIONE
- 3) INSTALLAZIONE DI ESTINTORE PORTATILE
- 4) SOSTITUZIONE DEI TUBI CAVIDOTTI IN VISTA CON CAVIDOTTI AUTOESTINGUENTI
- 5) SOSTITUZIONE PLAFONIERA ED INTERR. LUCE CON ALTRETTANTI DI TIPO STAGNO

LAVORI DA ESEGUIRE PER IL RILASCIO DEL C.P.I.

- 6) APPLICAZIONE DI INTONACO ISOLANTE ALLE PARETI E A SOFFITTO DEL LOCALE
- 7) IMPERMEABILIZZAZIONE DELLE PARETI DEL LOCALE PER h=80 cm DAL PAVIMENTO
- 8) APPLICAZIONE DI CONGEGNO DI AUTOCHIUSURA ALLA PORTA DI ACCESSO