

b

ISTITUTO AUTONOMO CASE POPOLARI-BRINDISI-

LEGGE 22-10-1971 N: 865 e DL. 13-8-1975 N: 376

COSTRUZIONE DI CASE POPOLARI IN BRINDISI  
PIANTA PIANO TIPO.

SCALA

1:50

Imprese Edile  
SARDELLA TOMMASO  
FASANO

PROGETTAZIONE  
UFF. TECN. I.A.C.P.  
BRINDISI

AGGIORNAMENTI:


DATA:

SCHEMATURA: IMPIANTO FOGNA

IL DIRETTORE TEC.  
DOTT. ING. ANTONIO  
LONGO

LOTTO "C-D"

TAV. N°

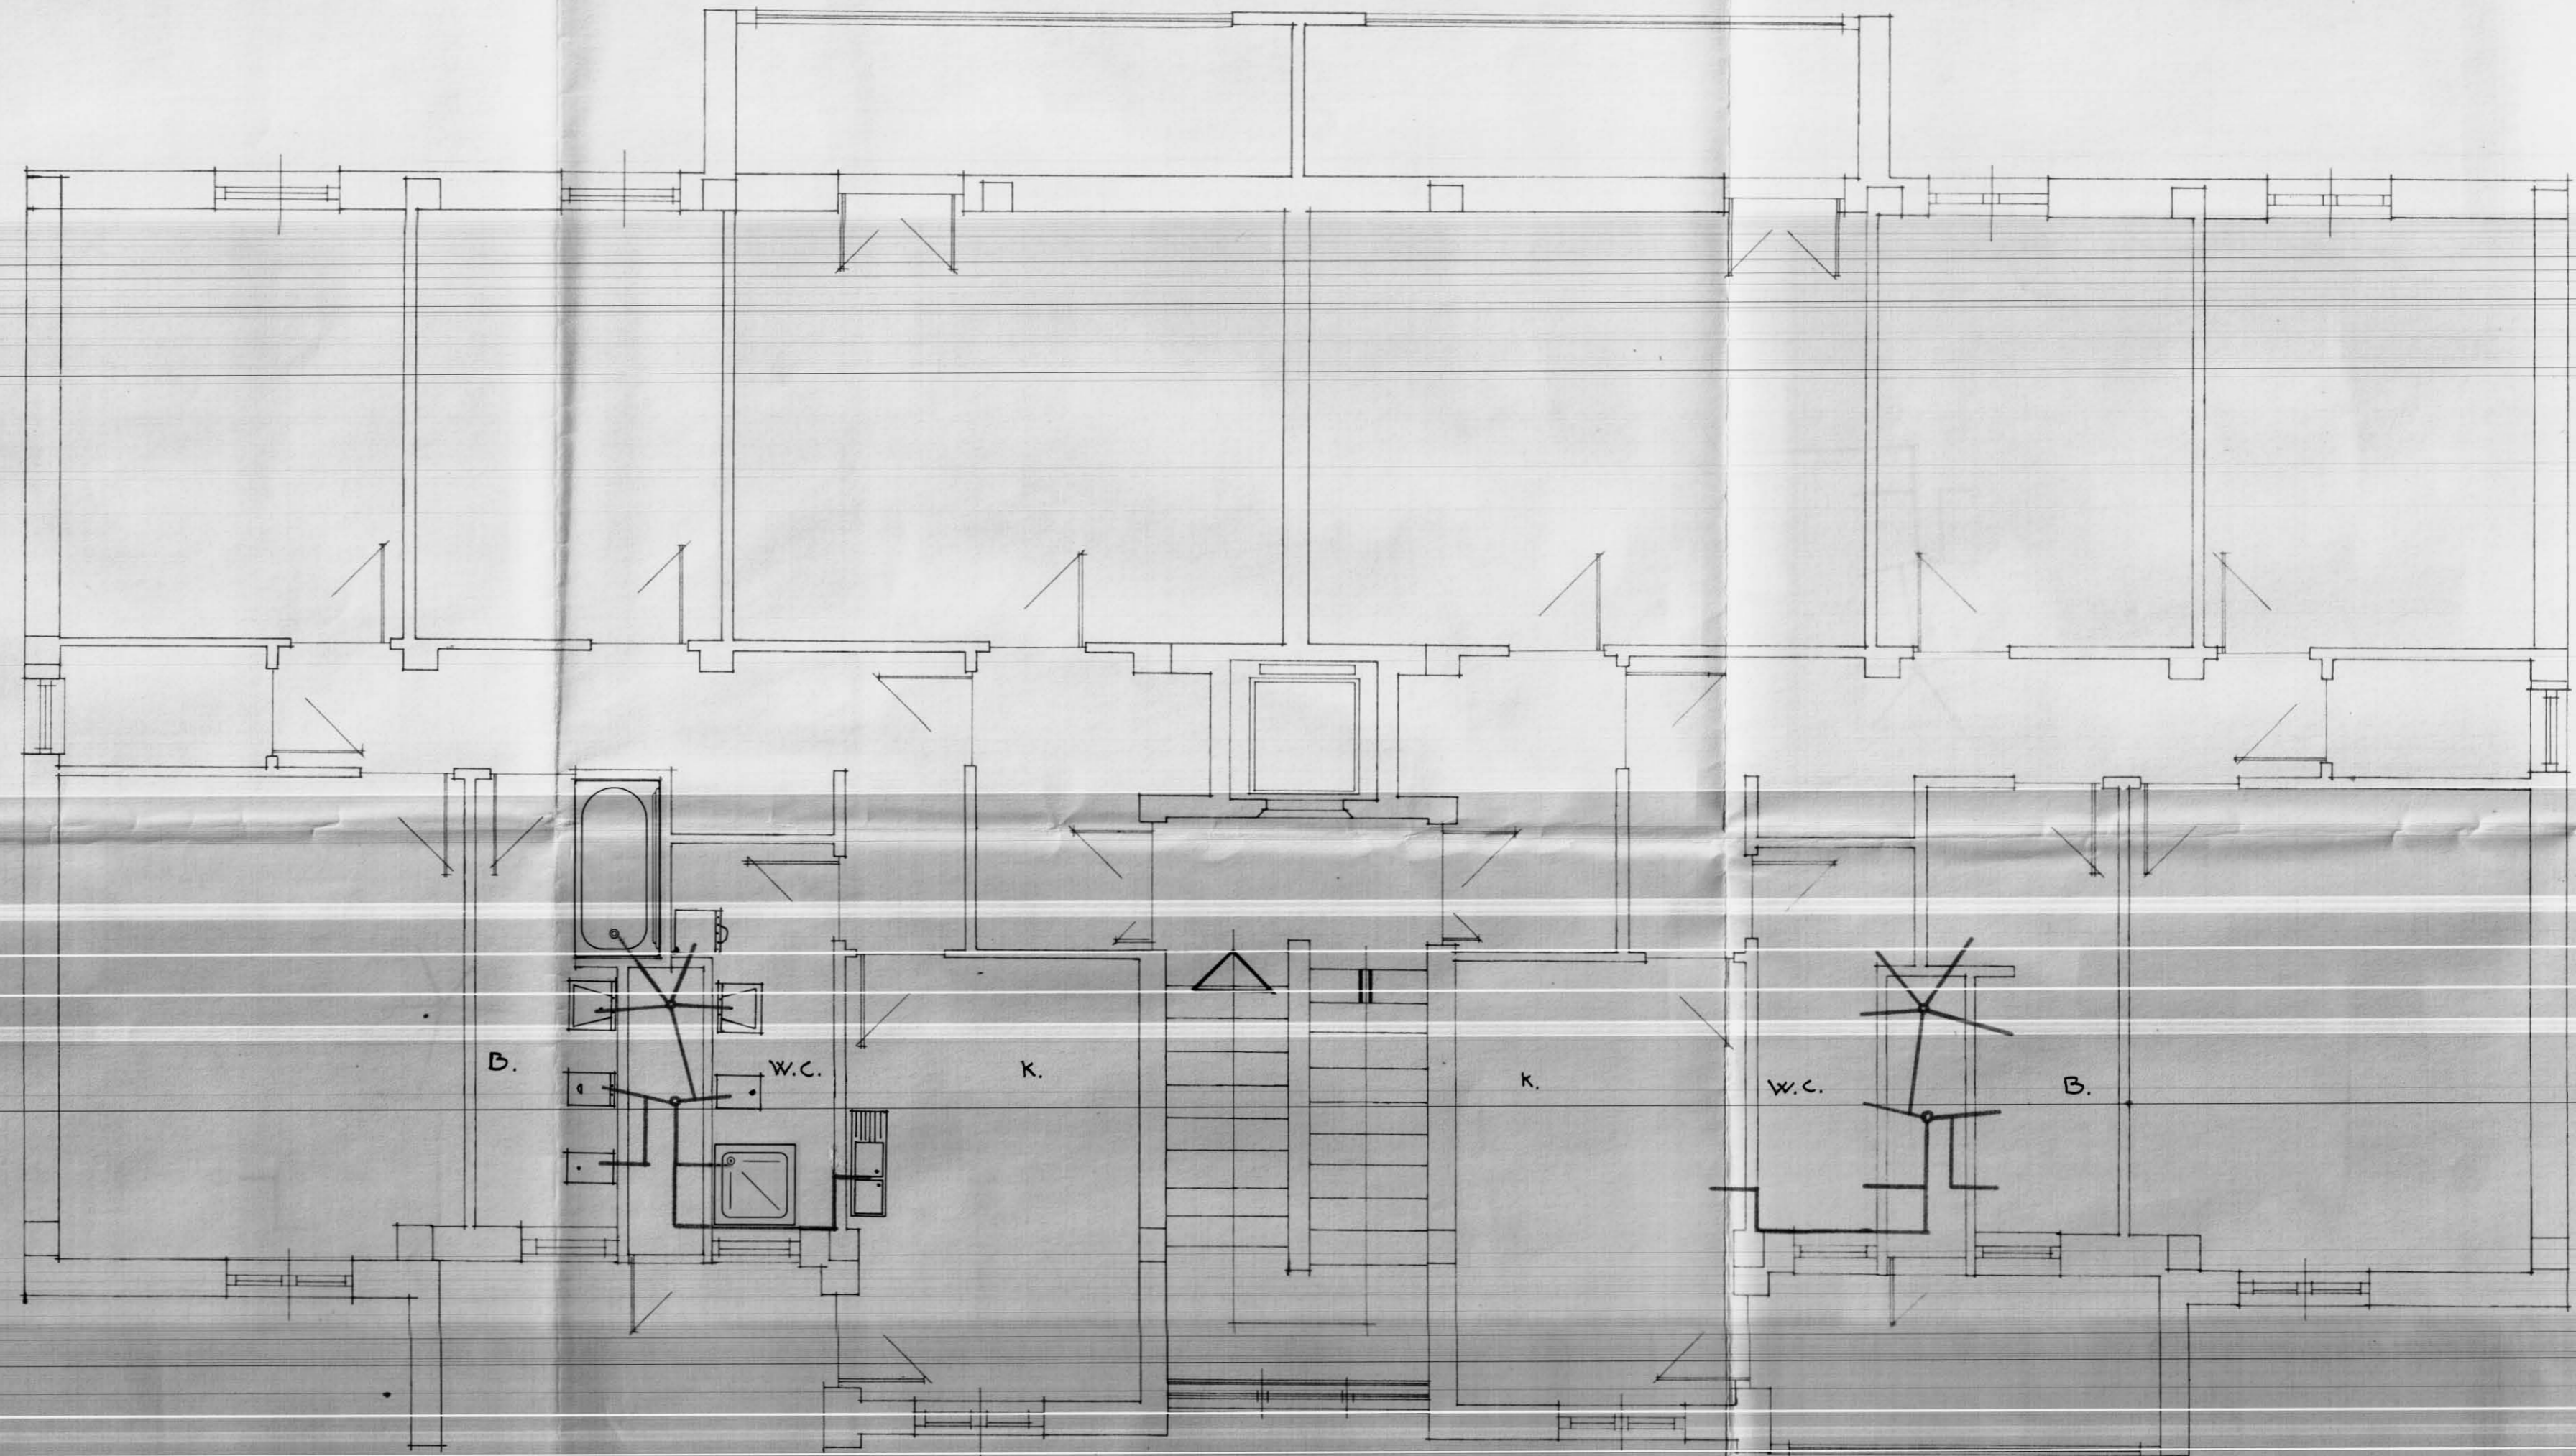

— : SCARICO FOGNA