



LE 99 ENDA


- Contatore
- Tastiera a sei chiamate
- Interruttore
- Deviatore
- Commutatore
- Pulsante
- Lampada
- Presa da 2x6 A
- " " 2x15 A+T
- Lampada da parete

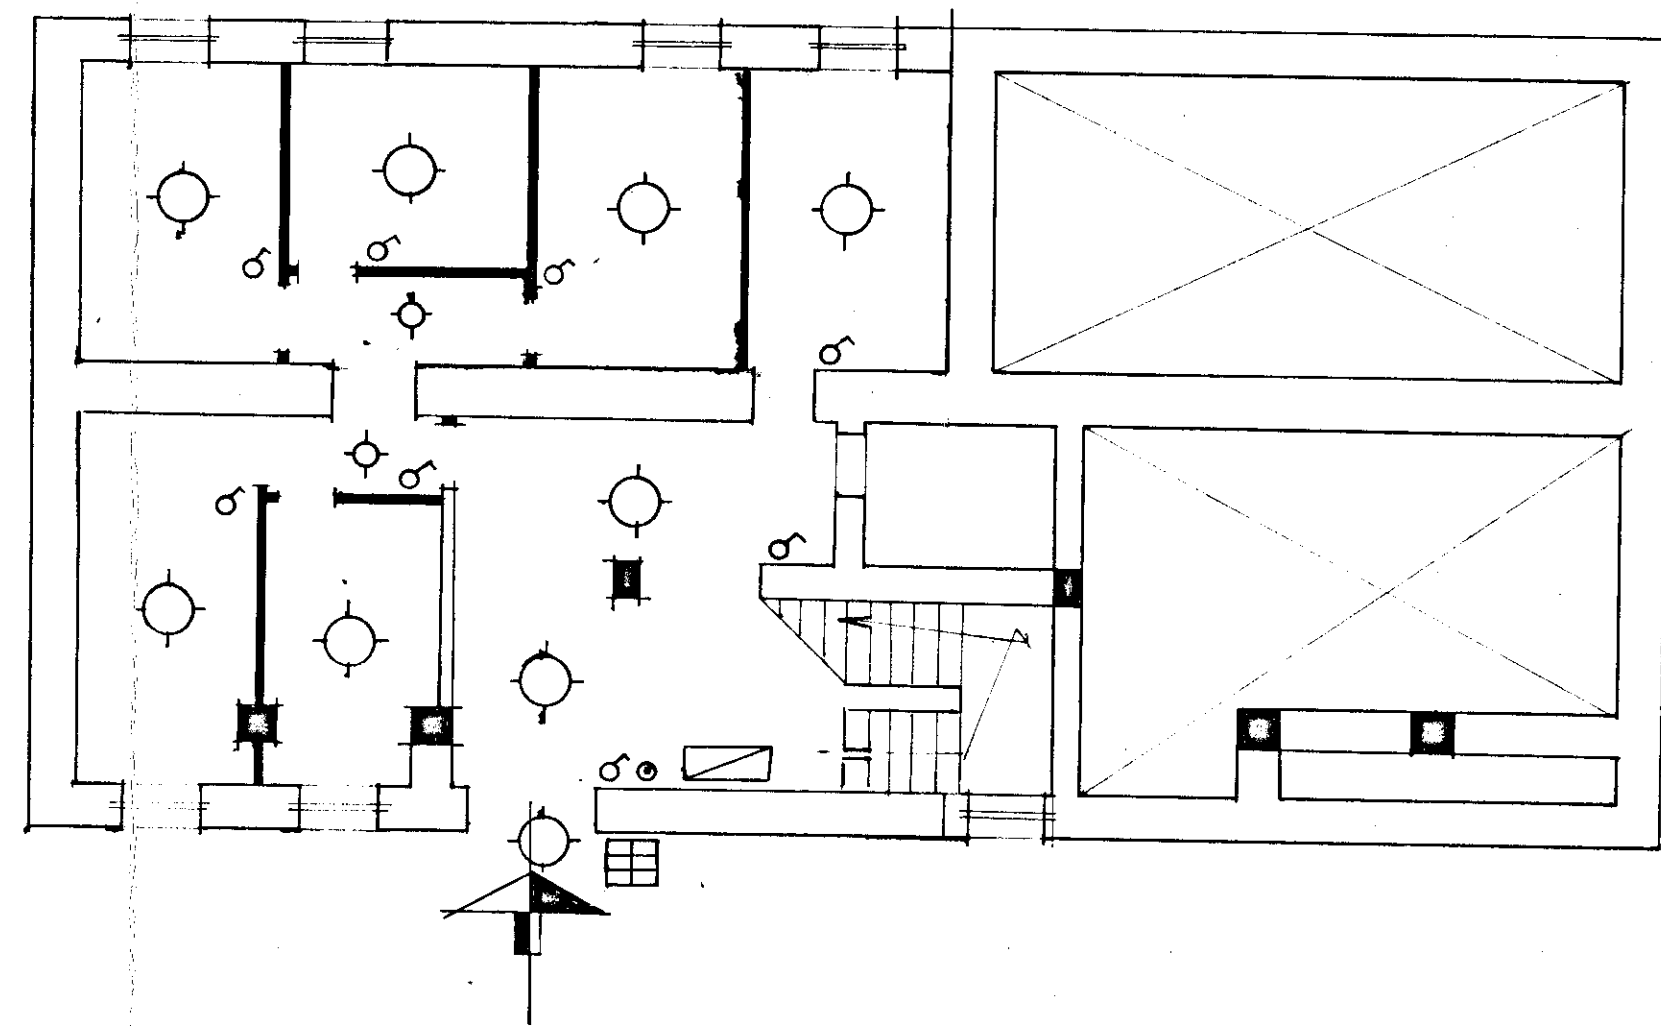

PIANO TERRA

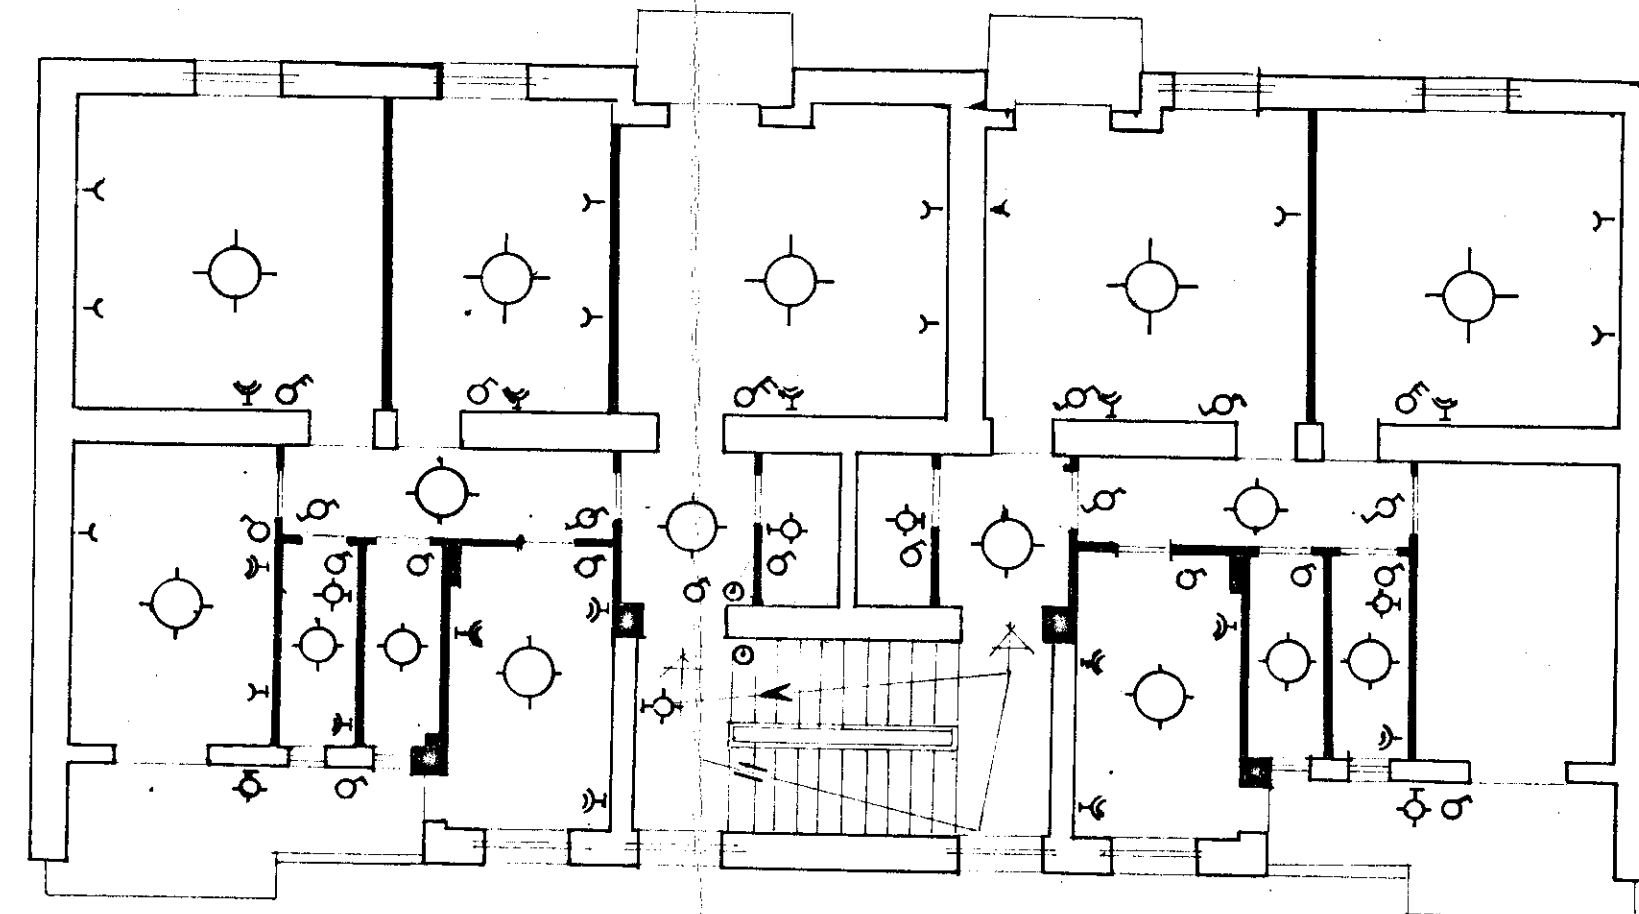

PRIMO PIANO

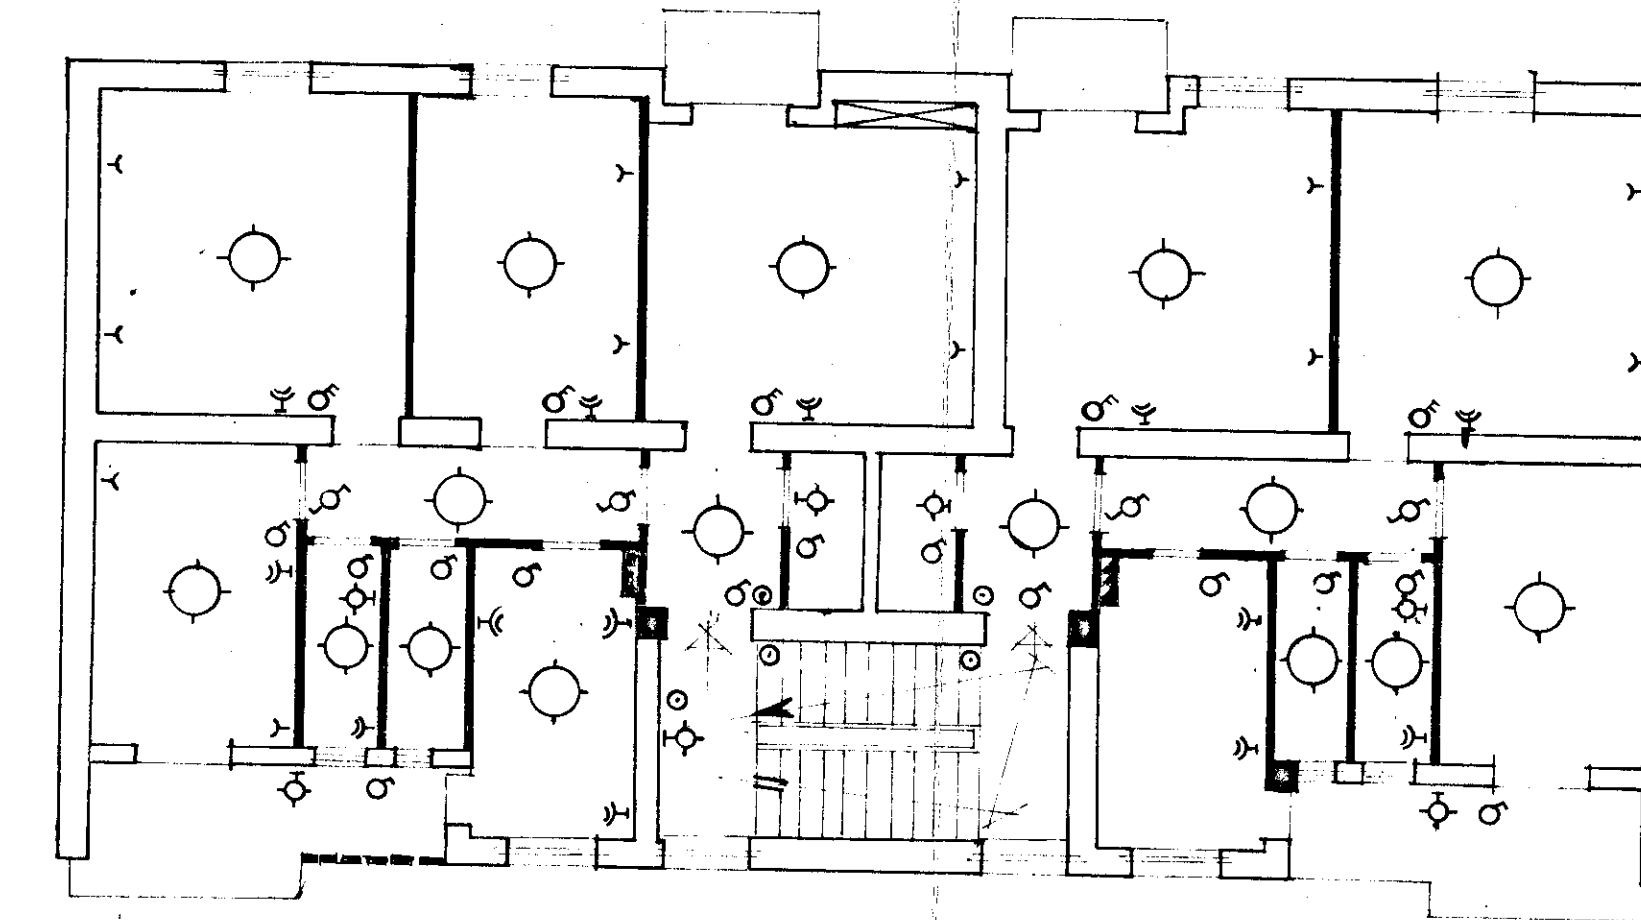

PIANO TIPO

IMPRESA - Ed. Re Luciano - Sasso Francavilla E.	Costruzione Di Case Popolari di cui alla legge 4-11-1963 N° 1460	
Disegno N° 1	Schema impianto elettrico	Scala 1:100
	EL. DE FLORIO MARTINO	data:
		Disegnato da G. De Florio