



pianta piano terra

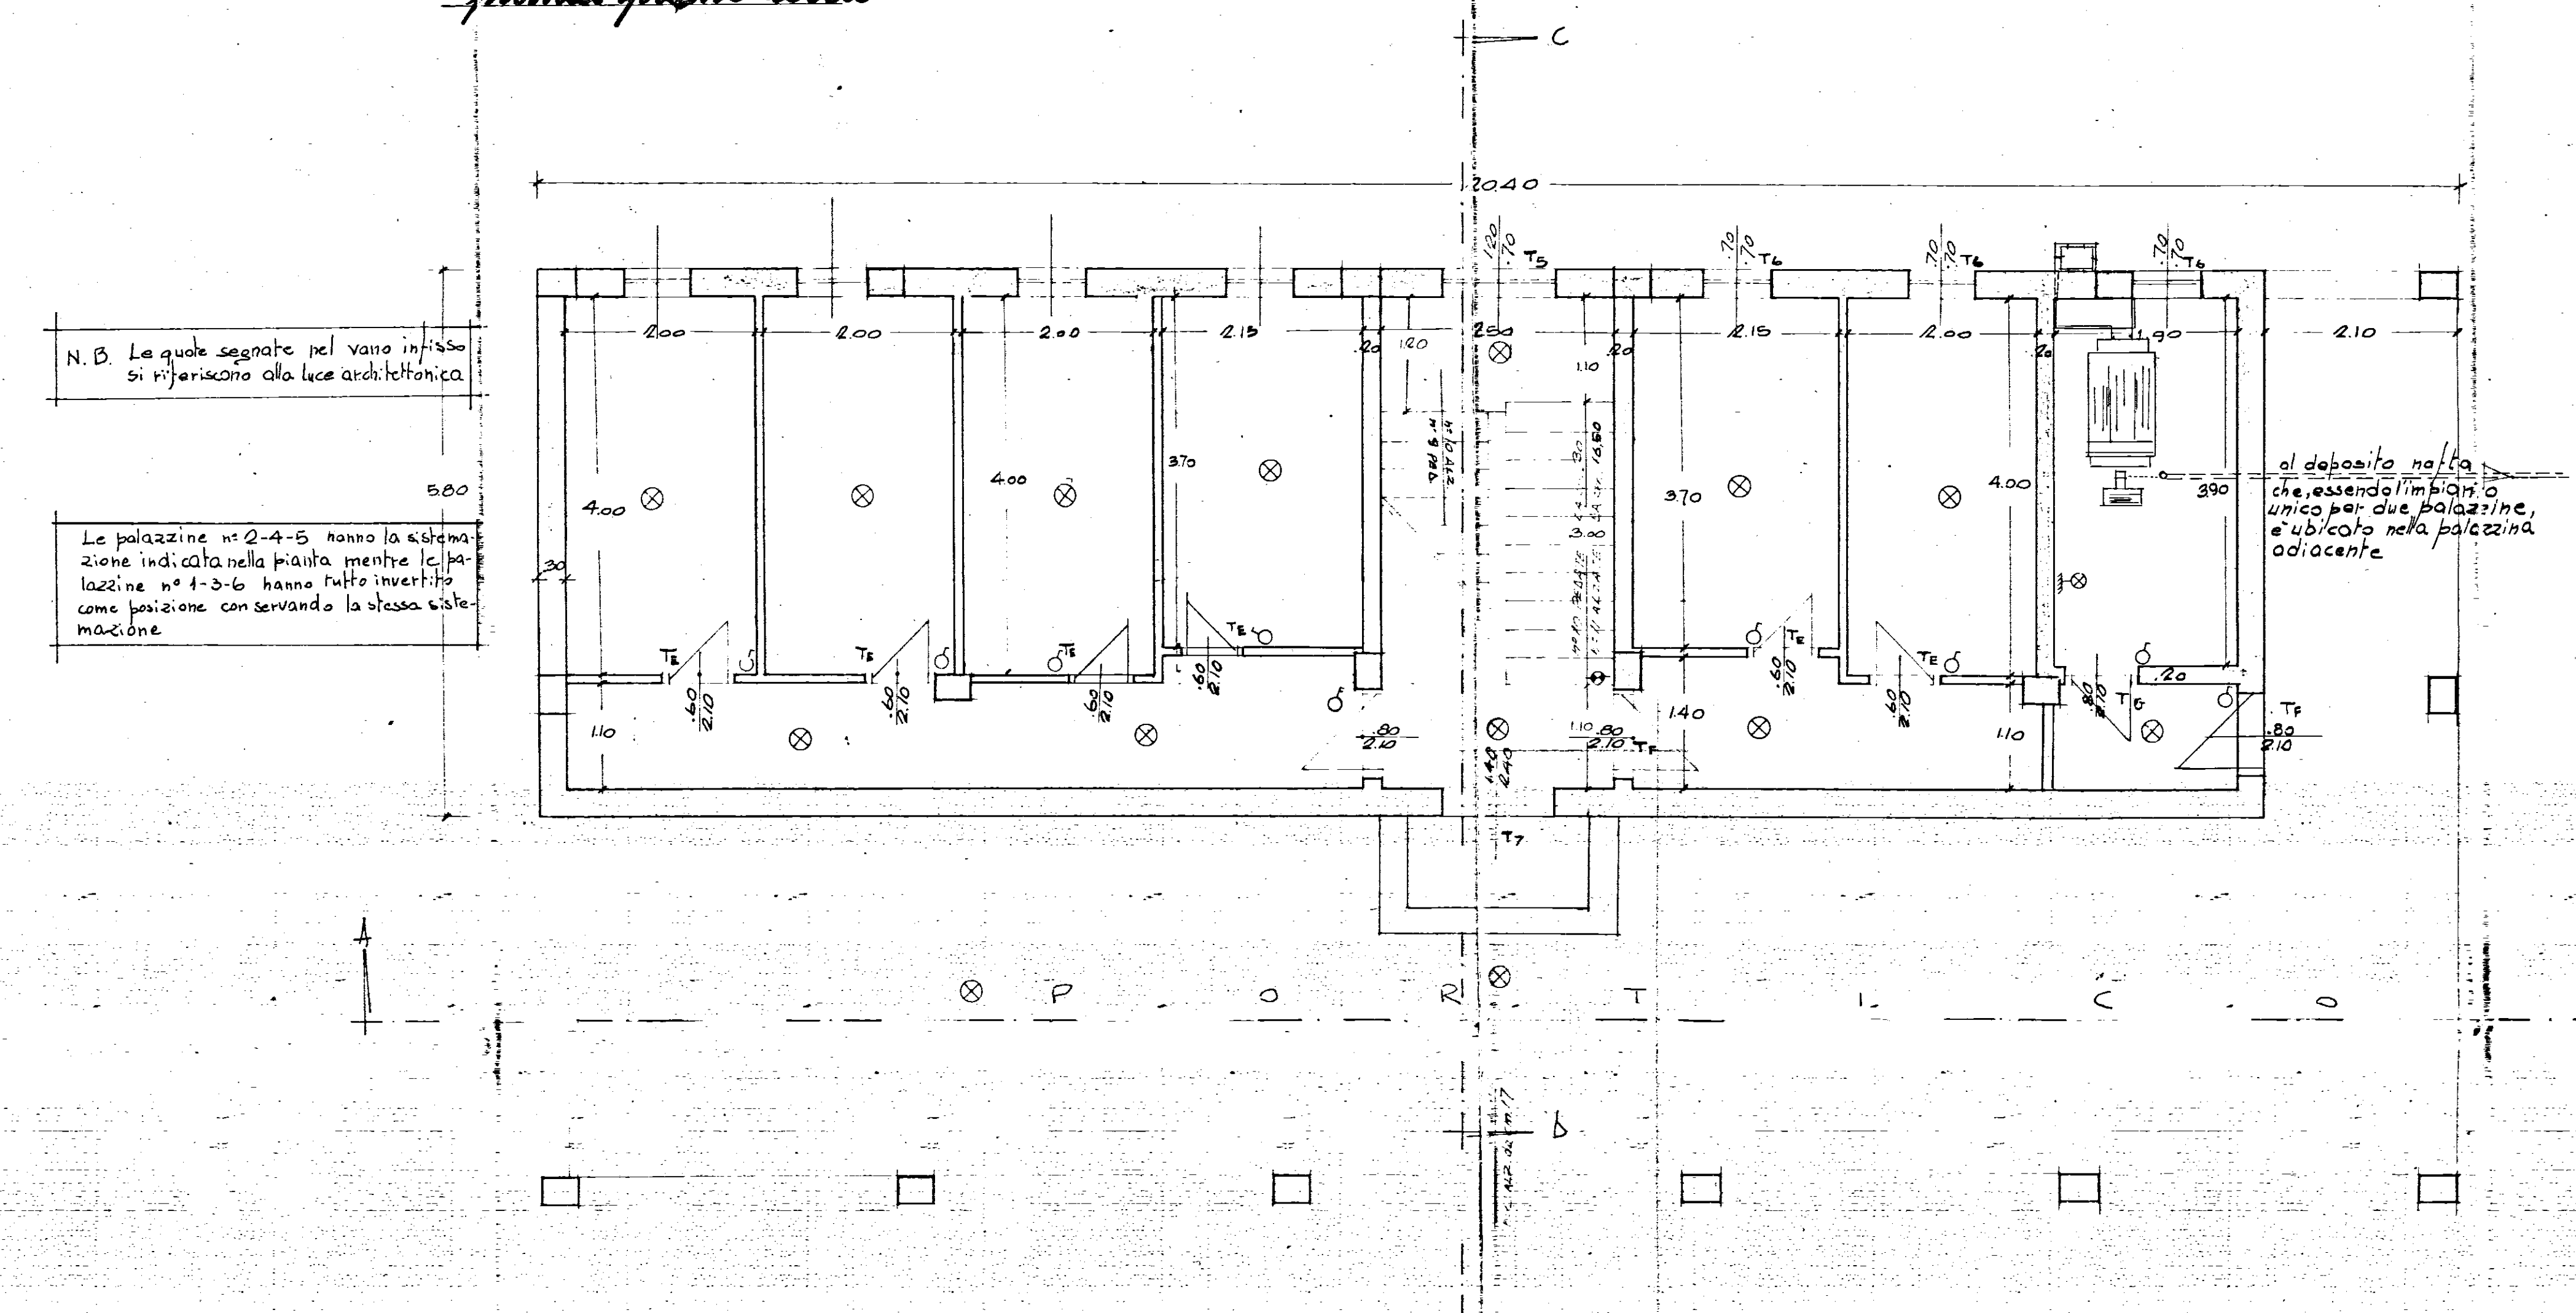

pianta piano tipo

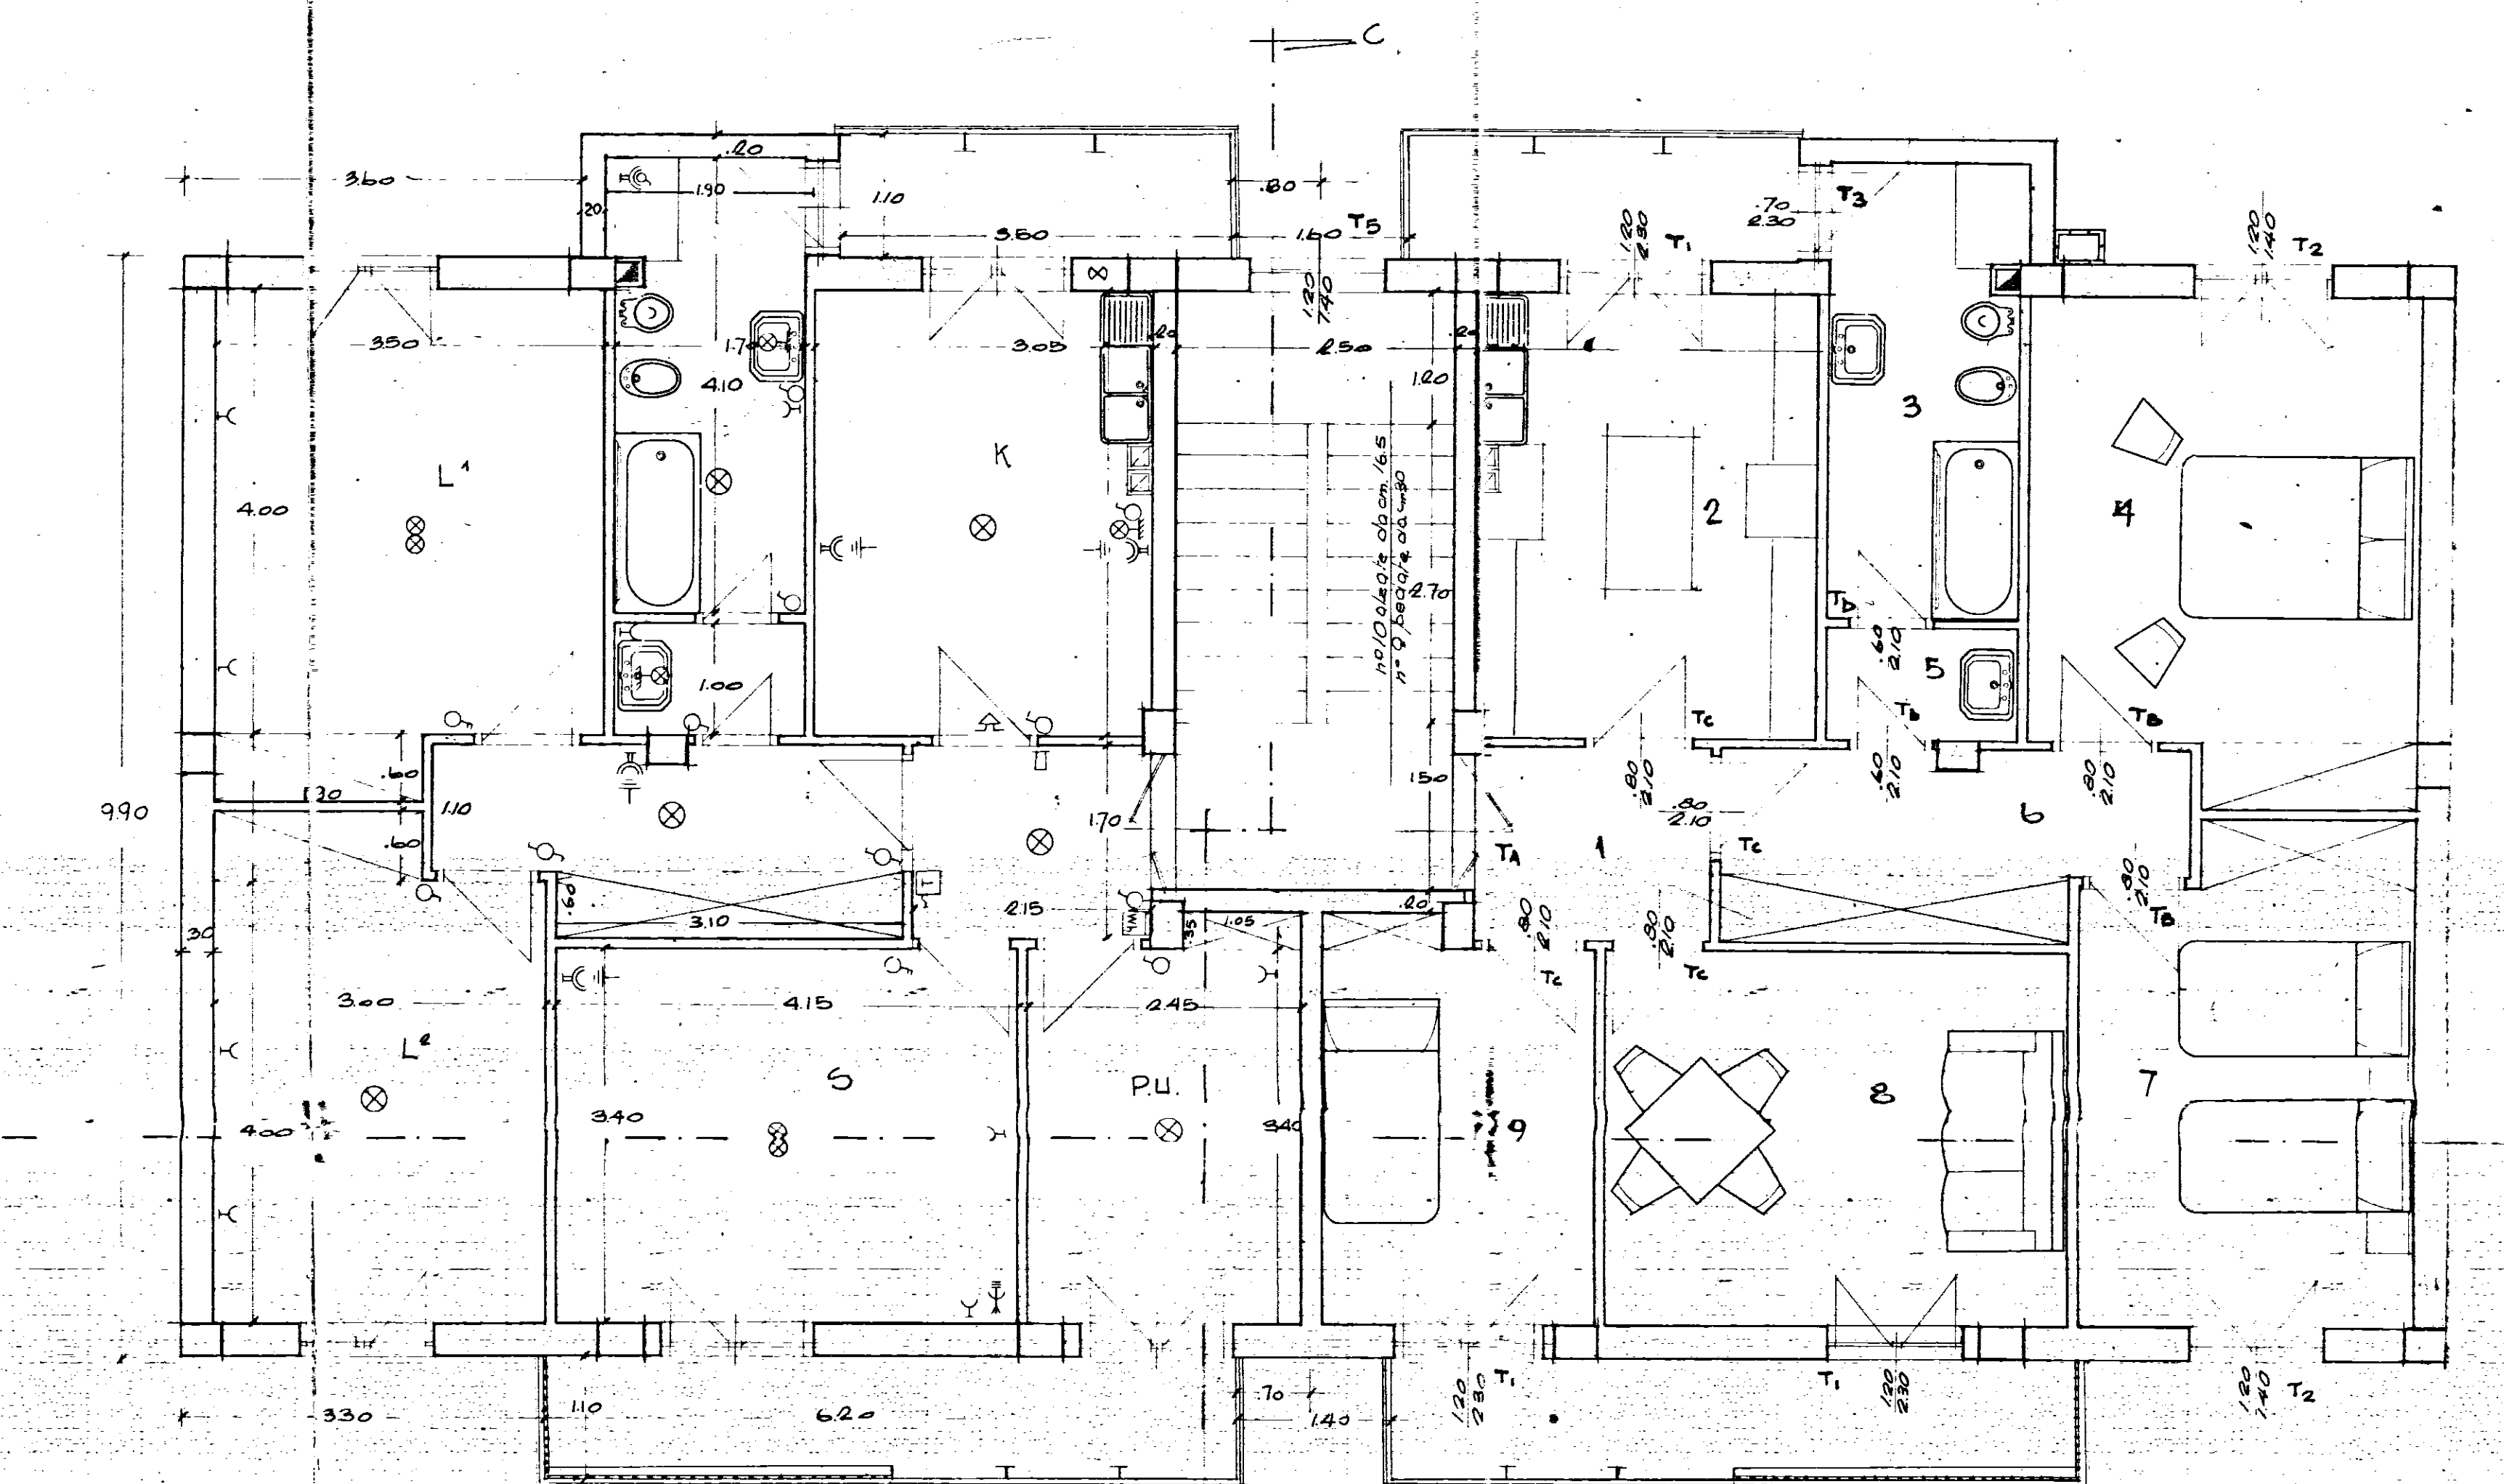


SIMBOLI ELETTRICI
LEGGENDA

- PUNTO LUCE A PARETE
- ASPIRATORE
- RINZATORE IN GENERE
- CONTATORE
- CITOFONO PARETE
- TELEFONO
- TERRA
- PRESA MONOFASE CON INTERRUPTORE SCALOREGGIO
- INTERRUTTORE
- DEVIATORE
- COMMUTATORE
- PRESA LUCE
- PRESA MONOFASE
- PRESA TELEVISIONE
- PULSANTE PER CAMPANELLO
- PUNTO LUCE INTERRUPTO
- PUNTO LUCE COMMUTATO
- QUADRO DI DISTRIBUZIONE

SUPERFICI ALLOGGI TIPO B

Indicaz.	mq.
I	3,65
C	4,73
K	12,20
B	7,15
A+B	1,70
L'	14,00
L''	12,00
S	14,11
PU	8,33
A	4,51
Summa	82,39
Cofino B. 2	4,00
Summa Tot.	86,39

pianta coperture

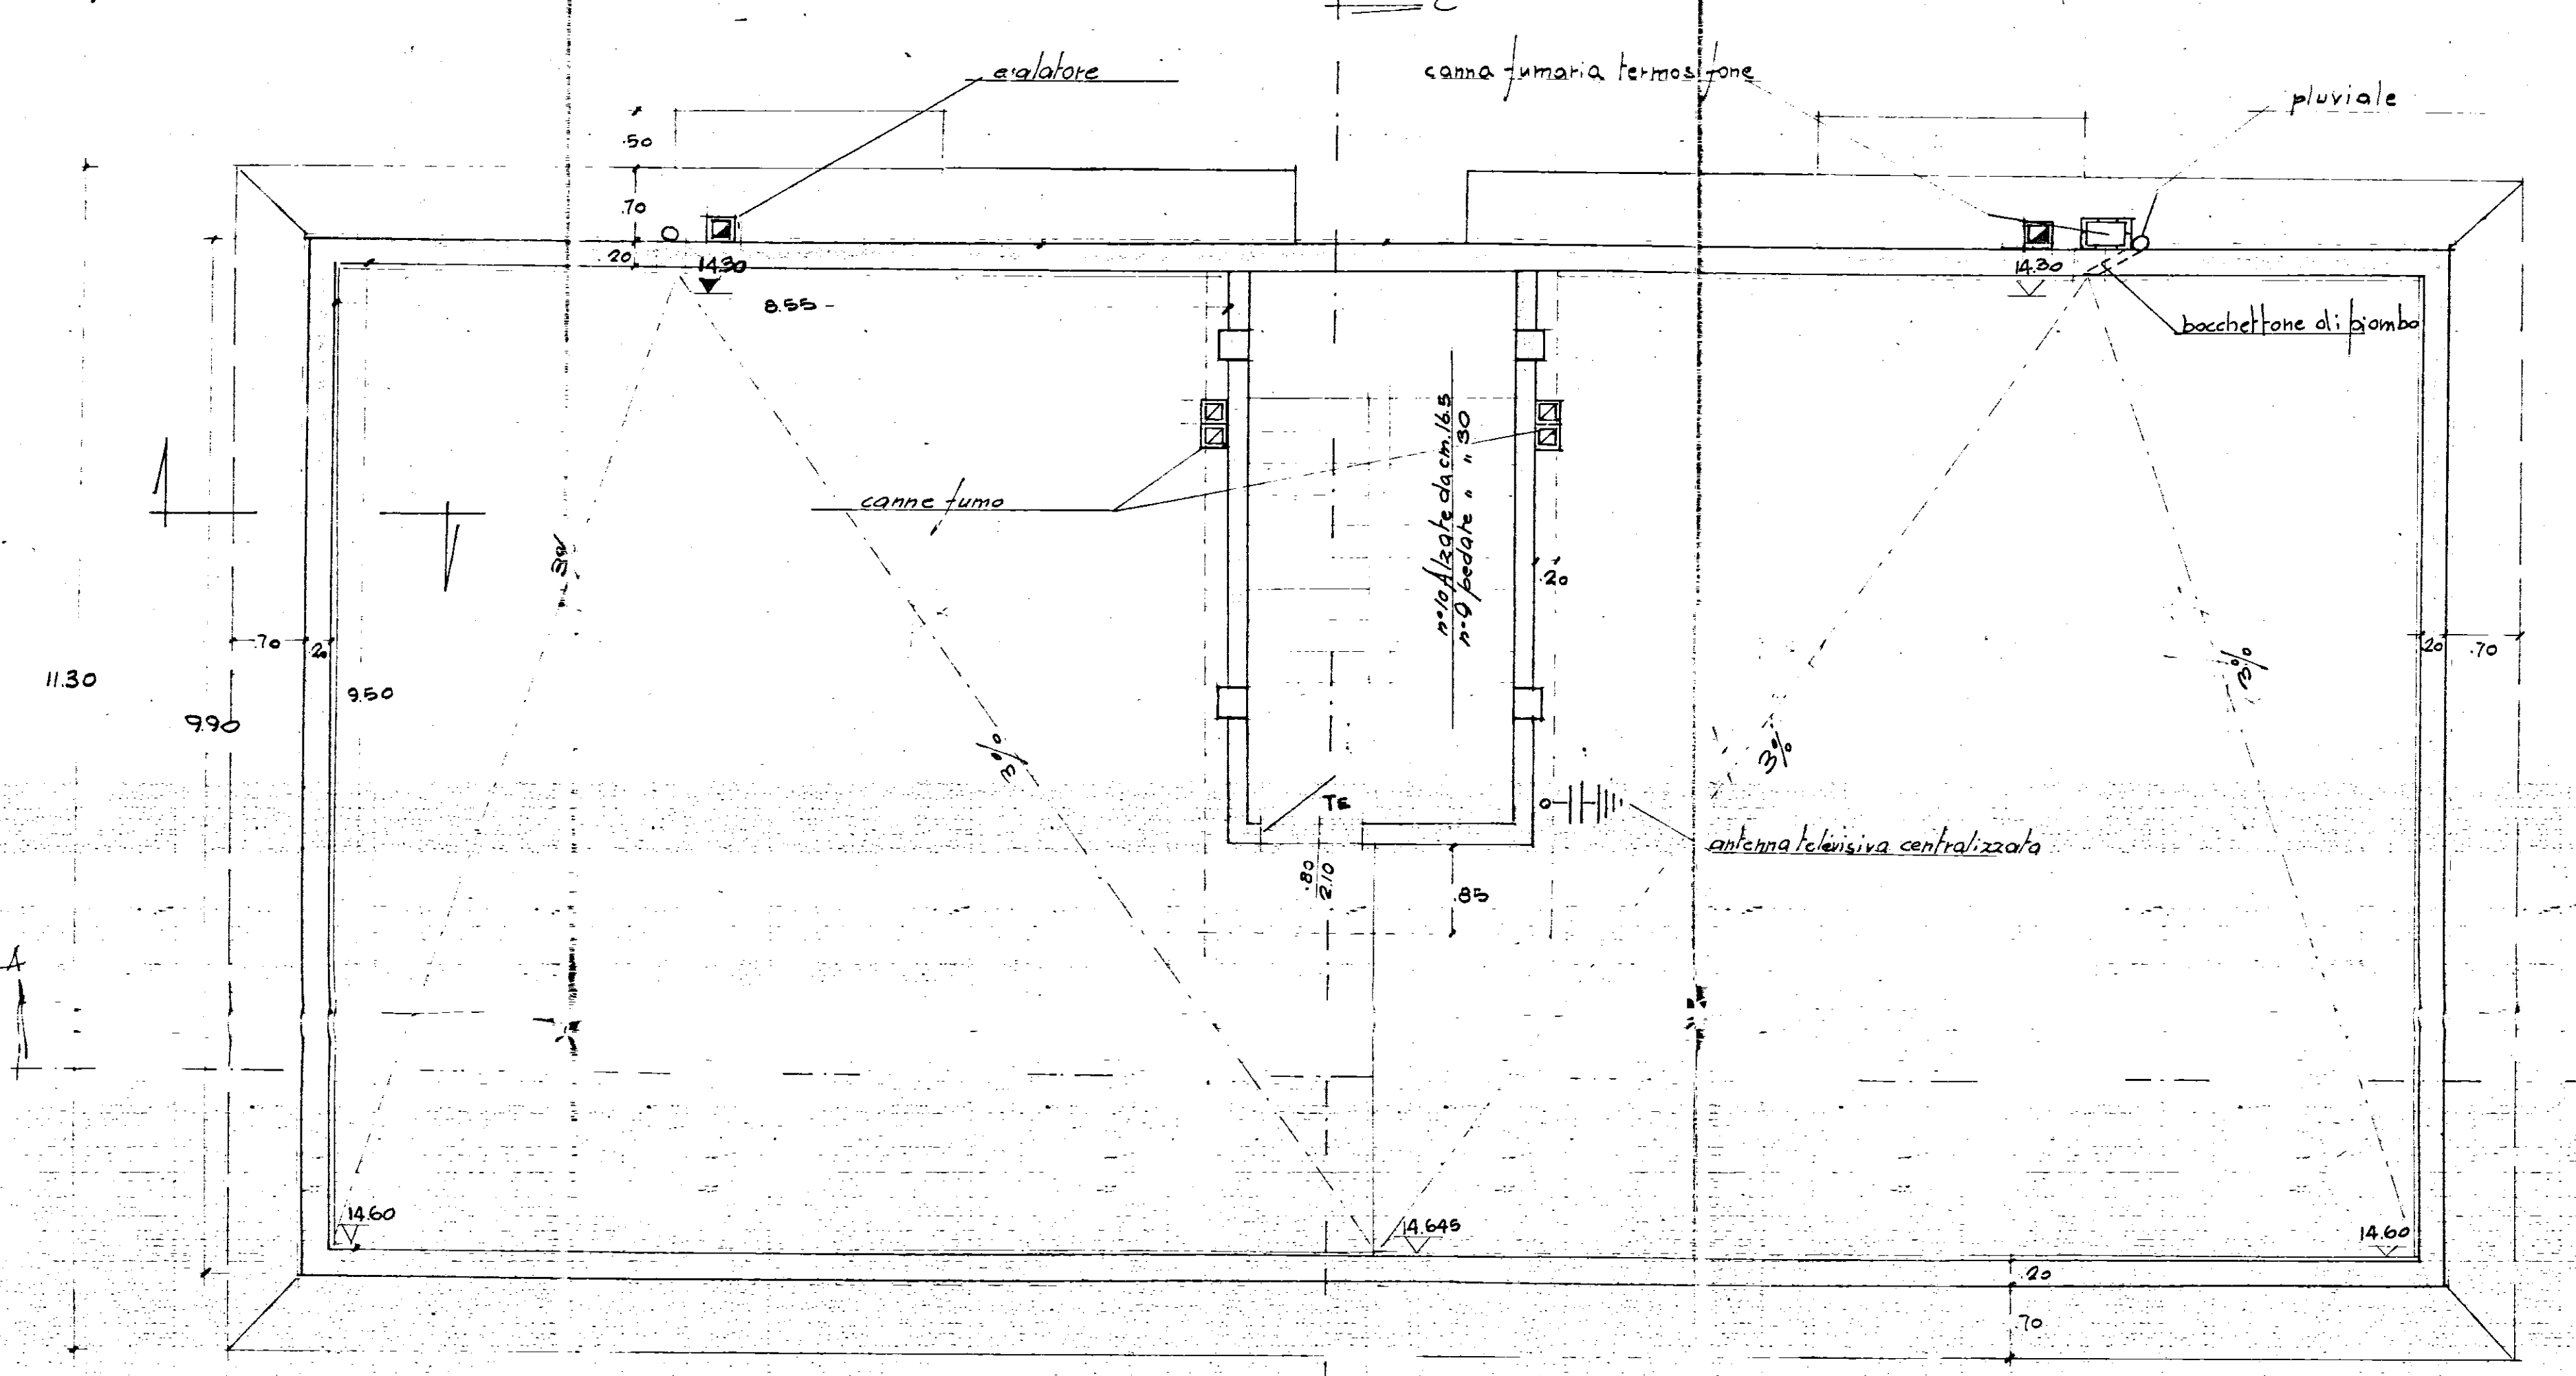

Gestione Case Lavoratori	INTERVENTO n° 82	Stazione Appaltante
LEGE 14/2/63 n° 60		I.A.C.A.
QUARTIERE C.E.P. - RIONE PARAMISO - EDILIZIA JOVENZIONATA AREA B	BRINNI	3
PIANTE PALAZZINA B	ESCALA 1/20	
ING. M. VIVARELLI SCARABIA	EDILIZIA	
ING. M. VIVARELLI SCARABIA	INTERRUTTI	
ING. G. GIANNOVA	STRUTTURE	
ING. R. PULIARDI	PROSECUZIONE	
DIREZIONE LAVORI	I.A.C.A.	